



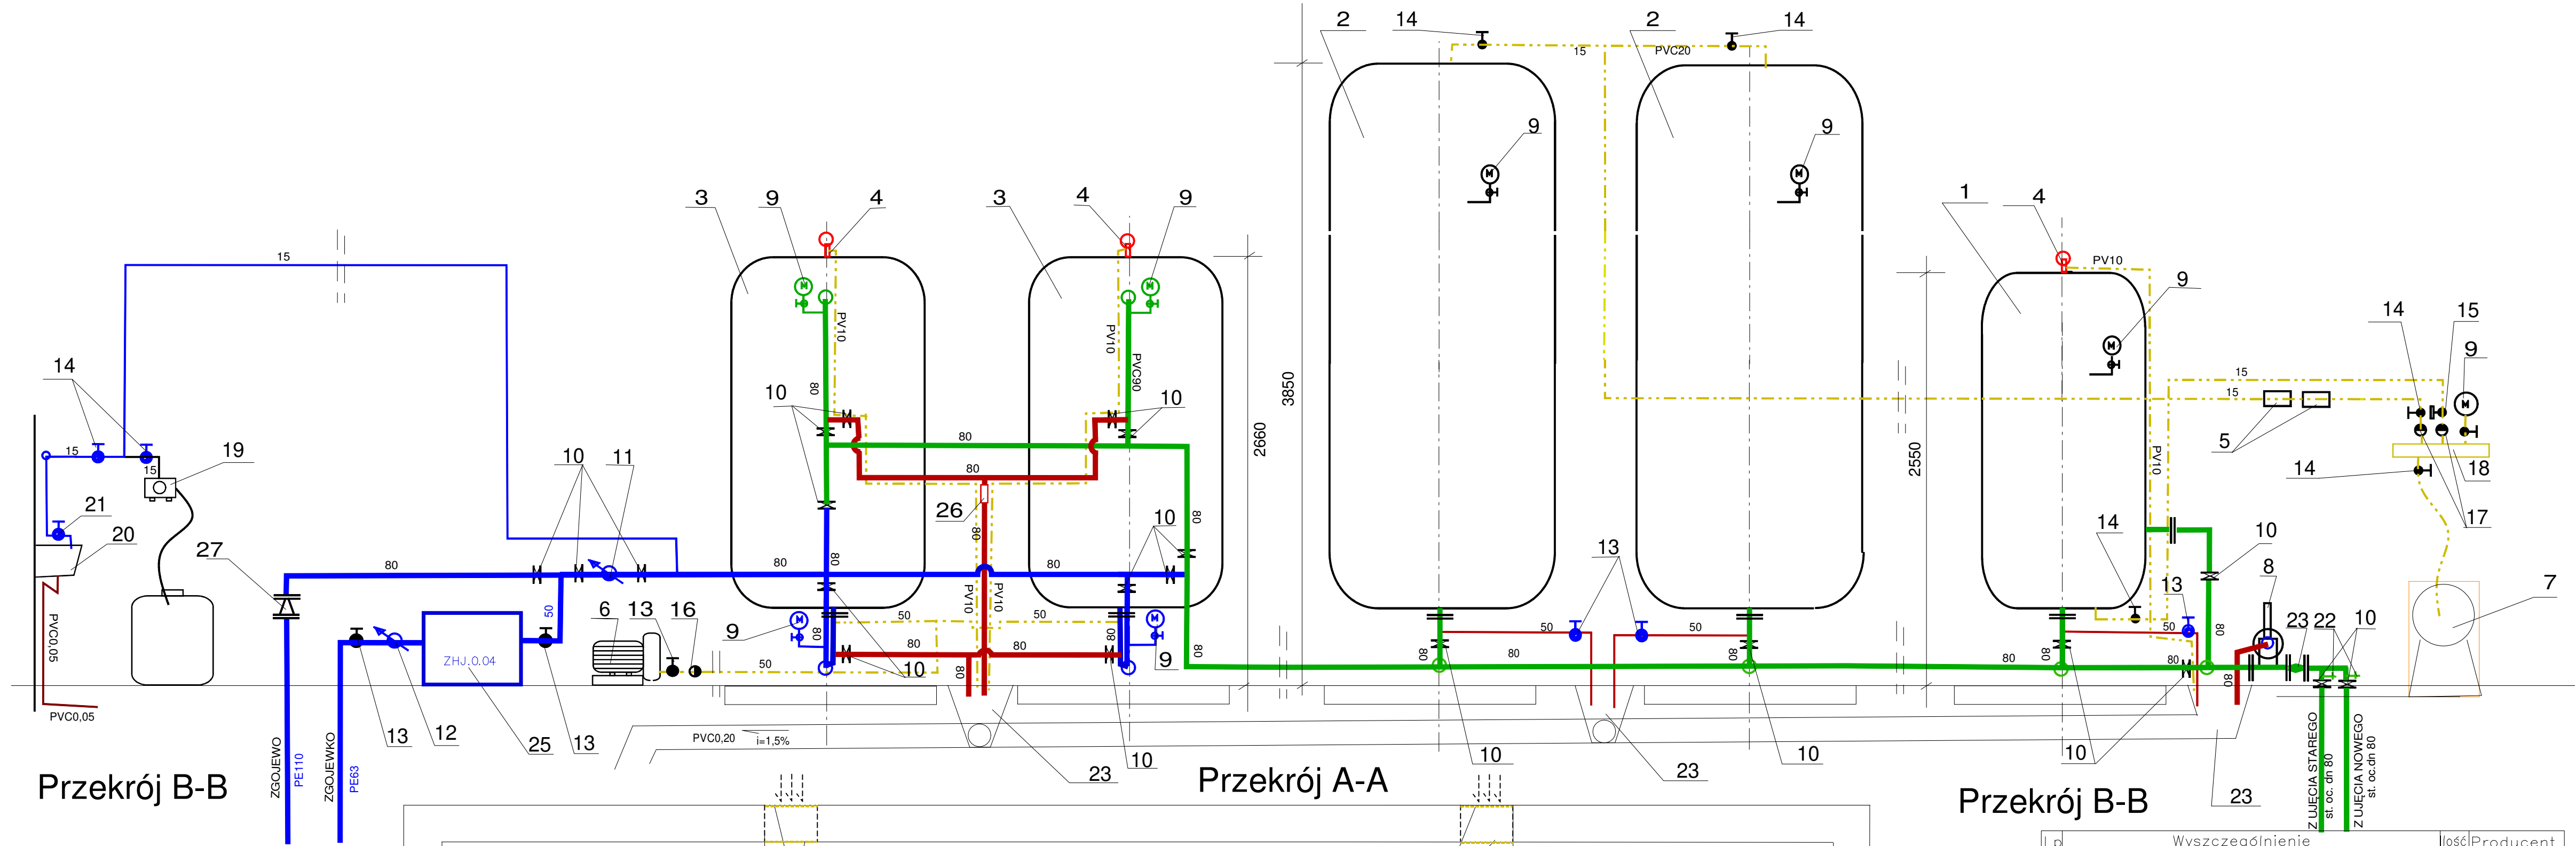

- Woda uzdatniona
- Woda spustowa
- Woda surowa
- Powietrze
- Kanalizacja wewnętrzna

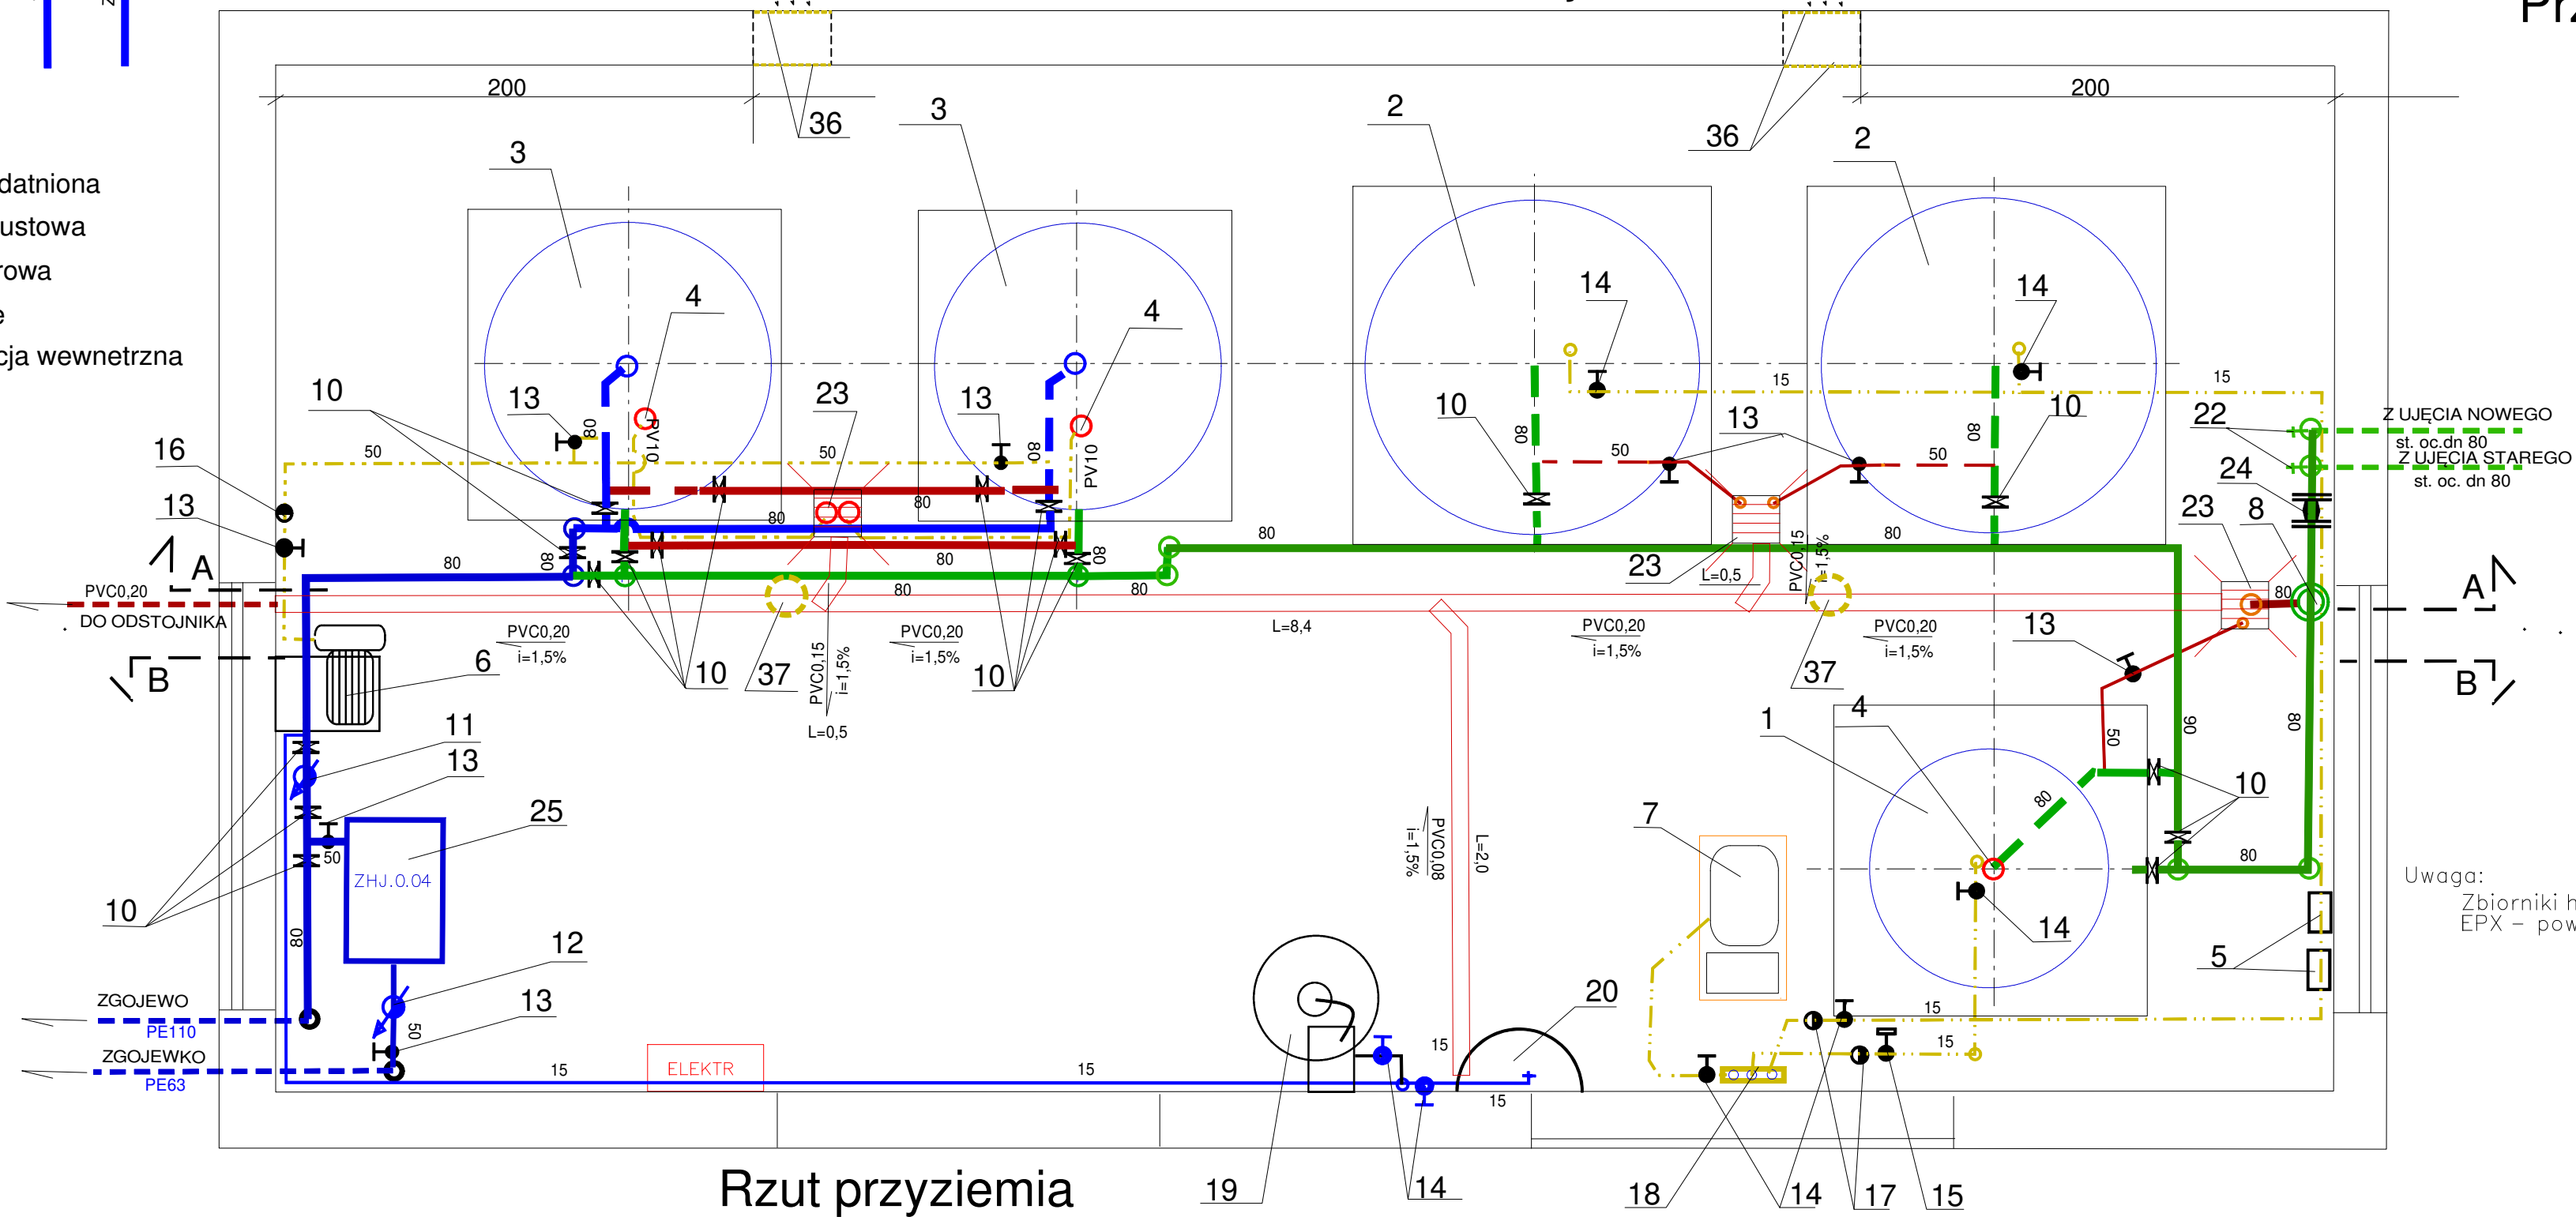

Lp	Wyszczególnienie	Ilość	Producent
1	Zb. mieszacz wodno-powietrzny, typ EPAD-1000-6/1,75	szt. 1	
2	Hydrofor, typ PKW-5000-0/1,4	szt. 2	
3	Filtr ciśnieniowy EPF-1200-6/1,5	szt. 2	
4	Odpowietrznik kulowy typ 132	szt. 3	
5	Wyłącznik ciśnieniowy typ LC	szt. 2	
6	dmuchawa powietrza Q=120m3/h	szt. 1	
7	Sprężarka powietrza Q=15m3/h	szt. 1	
8	Sprężynowy zawór bezpieczeństwa śr. 80 mm	szt. 1	Pmax 0,6 MPa
9	Manometr tarczowy + zawór	kpl. 8	Pmin 1,0 MPa
10	Przepustnica kołnierzowa śr. 80 mm	szt. 21	Pmin 1,0 MPa
11	Wodomierz MP80	szt. 1	Pmin 1,0 MPa
12	Wodomierz MP50	szt. 1	
13	Zawór kulowy śr. 50 mm	szt. 7	Pmin 1,0 MPa
14	Zawór kulowy śr. 15 mm	szt. 7	Pmin 1,0 MPa
15	Zawór elektromagnetyczny śr. 25 mm	szt. 1	Pmin 1,0 MPa
16	Zawór zwrotny śr. 50 mm	szt. 1	Pmax 0,6 MPa
17	Zawór zwrotny śr. 15 mm	szt. 2	Pmax 0,6 MPa
18	Rozdzielacz powietrza śr. 80 mm L=0,6 m	szt. 1	Wyrob. warsztatowy
19	Dozownik podchlorynu sodu (chlorator)	kpl. 1	
20	Zlew 45x50	szt. 1	
21	Kurek ze złączką do węża	szt. 1	
22	Kurek do poboru surowej wody	szt. 2	
23	Kratka odpływowa punktowa 358x358	szt. 3	
24	Łącznik amortyzacyjny kołnierzowy śr. 90	szt. 1	
25	Zestaw hydroforowy dla Zgójewka	kpl. 1	
26	Rura wżernikowa PVC90 mm L=30 cm	szt. 1	
27	Kształtka kołnierzowa stal n.100/80 mm	mb. 2/4	
28	Rura stal nierdz. dn80 mm	mb. 11/4	
29	Rura stal nierdz. dn50 mm	mb. 2/3	
30	Rura stal nierdz. dn15 mm	mb. 12/0	
31	Rura PV10 mm	mb. 8/4	
32	Rura PCW 0,20 kanalizacyjna	mb. 1/0	
33	Rura PCW 0,15 kanalizacyjna	mb. 2/0	
34	Rura PCW 0,08 kanalizacyjna	mb. 3/8	
35	Rura PCW 0,05 kanalizacyjna	szt. 4	
36	Kratki wentylacyjne nawiewne 325x125	szt. 4	
37	Wentylatory dachowe typ A ø 160 + uzbrojenie	kpl. 2	

Uwaga:
Zbiorniki hydroforowe mieszacze powietrza, filtry z powłoką EPX – powłoki elastomerowe, poliuretanowe

ZAMAWIAJĄCY: GMINA GŁÓWCZYCE			
INWESTYCJA: ROZBUDOWA BUDYNKU HYDROFORNI ZGOJEWO			
PROJEKT: STACJA UZDATNIANIA WODY			
TEMAT RYSUNKU: CZĘŚĆ TECHNOLOGICZNA RZUT PRZYZIEMIA I PRZEKROJE			
PROJEKTOWAŁ: INŻ. BOLESŁAW BASZKO UPR. PROJ. AN/8346/151/84 WSP. INSTALACJA I. SIECI SANITARNE	SPRAWDZIŁ:	NR RYSUNKU:	
DATA: 12.2019	STADIUM: PROJEKT BUDOWLANY	BRANŻA: INSTALACYJNA	SKALA: 1:25