


RZUT DACHU
SKALA 1:50

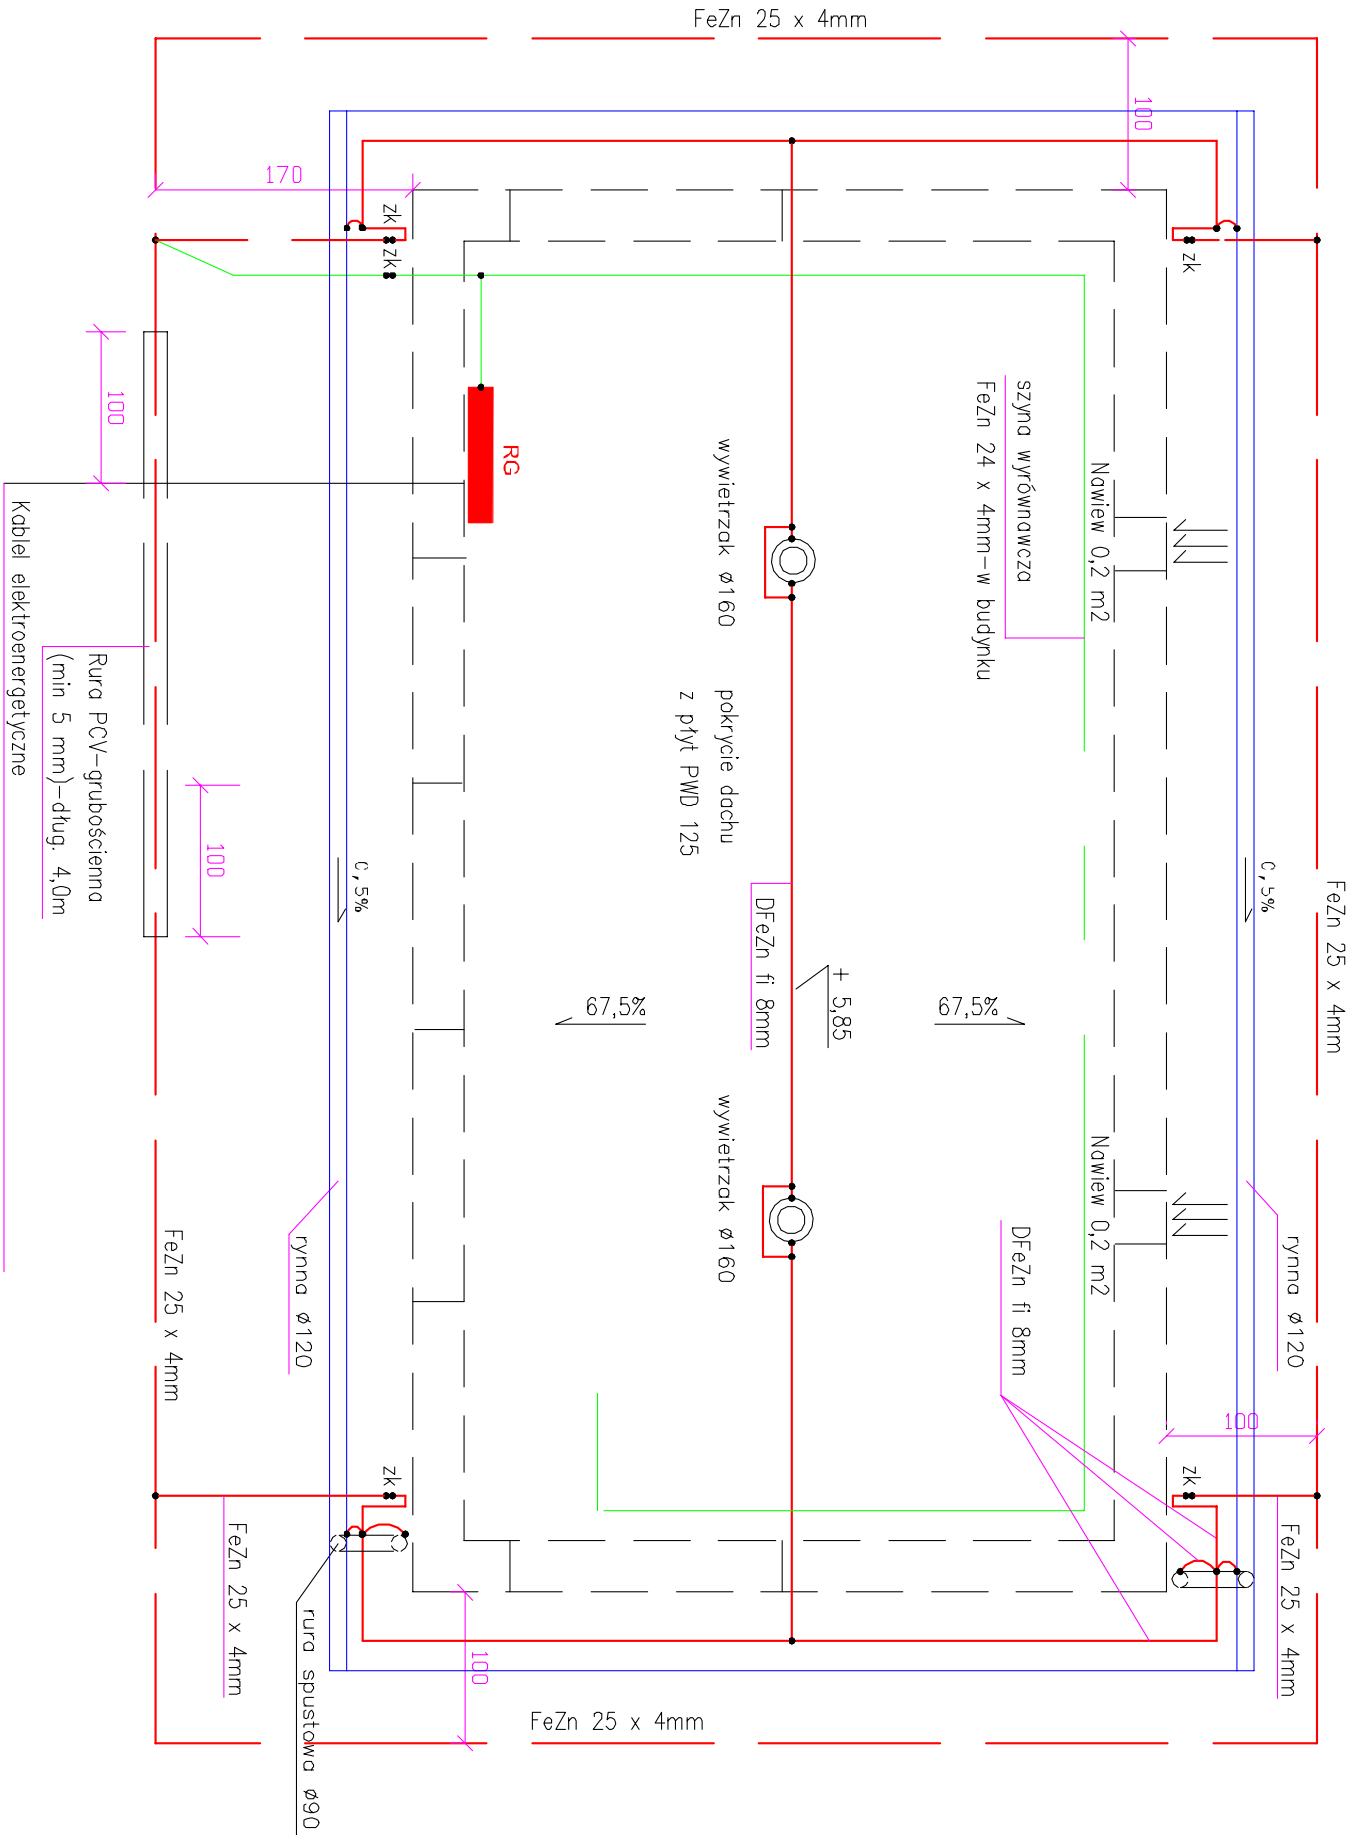

- * Instalację odgromową na dachu wykonać przewodem – drutem DfeZn fi 8 na uchwytych dystansowych
- * Do przewodów odprowadzających podłączyć metalowe pokrycie dachu z płyt PWD 125, metalowe rynny dachowe i spustowe
- * Uziom otokowy wykonać na głębokość nie mniejszej niż 0,6m łosiąg FeZn 25x4
- * Do uziomu instalacji piorunochronnej podłączyć szynę wyrównawczą w st. wodoc.
- * Rezystancję uziemienia $R_u \leq 10,0 \text{ om}$
- * Połączenia w ziemi wykonać jako spawane. Miejsca połączeń zabezpieczyć antykorozyjnie – pokryć lakierem asfaltowym
- * Zaciiski kontrolne umieścić na wys. od 0,3m do 1,8m nad ziemią
- * Odległość kabla elektroenergetycznego od uziomu piorunochronnego nie powinna być mniejsza niż 1,0m

Investor :	GMINA GŁÓWCZYCE		Obiekt :	STACJA UZDATNIANIA WODY – rozbudowa	
Stadium :	PROJEKT BUDOWLANY		Adres :	m. ZGOJEWO, gm. Główczyce dz. nr 1/15	
Jednostka projektowa:		Nazwa rysunku:	Projektant:	Podpis:	Skala:
ZAKŁAD INSTALATORSTWA ELEKTRYCZNEGO Krzysztof Wyrzykowski 76-200 Słupsk ul. K. Jodwigi 11/84 tel. 606 289 485		INSTALACJA PIORUNOCHRONNA – RZUT DACHU	techn. Krzysztof Wyrzykowski upr.bud.nr AN/8346/82/82		Data: 12.2019 Nr rysunku: 8/E
Branża:		ELEKTRYCZNA			