

PROJEKT ZAGOSPODAROWANIA TERENU
m. Cecenowo gm. GŁÓWCZYCE
SIEĆ KANALIZACJI SANIT. Z PRZYŁĄCZAMI
skala 1 : 500

MAPA SYTUACYJNO-WYSOKŚCIOWA
DO CELÓW PROJEKTOWYCH

ARK.16(43)

Skala 1:500

KERG: 6640.832.2014

woj. pomorskie

pow. słupski

jednostka ewidencyjna: Główny 221004_2


obr. Cecenowo 0003

Legenda :

- proj. sieć kanalizacji sanit. grawit. z PVC-U DN 200
- proj. sieć kanalizacji tłocznej z PEHD
- proj. przyłącze wod. do tłoczni z r. PEHD 32-40
- proj. studnia rewizyjna na kan. sanit. grawit.
- proj. studnia podłączeniowa na przyłączu kan. sanit.
- odwiert geologiczny
- proj. tłoczni ścieków
- proj. komora zasuw (podłączeniowa)
- działka objęta projektem
- istn. sieć wodociągowa
- istn. sieć telekomunikacyjna
- istn. sieć energetyczna
- istn. sieć kan. sanit. grawit.

Sn
sn
T-n
KZ-1
n
ks

SZKIC POGLĄDOWY ARKUSZY

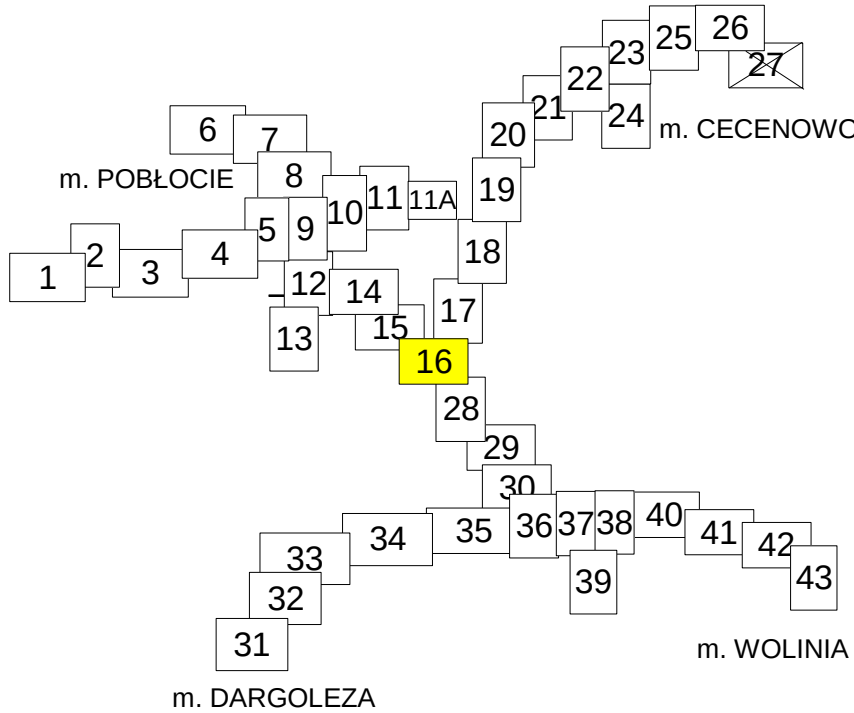

Sporządził dn. 04.09.2014r.
Geodeta Uprawniony
Grzegorz Drzazga

Świadczymy usługi geodezyjne i kartograficzne.
Geodeta H. 10. 2014
Mariusz Jarmulewski
INSPEKTOR
Wydziału Geodezji i Kartografii

Świadcze się, że niniejszy dokument został opracowany w wyniku prac geodezyjnych i kartograficznych, których rezultaty zawiera operat techniczny wpisany do ewidencji materiałów państwowego zasobu geodezyjnego i kartograficznego.

Geodeta: H. 10. 2014

INSPEKTOR: Mariusz Jarmulewski

Wydział Geodezji i Kartografii

Świadcze się, że niniejszy dokument został opracowany w wyniku prac geodezyjnych i kartograficznych, których rezultaty zawiera operat techniczny wpisany do ewidencji materiałów państwowego zasobu geodezyjnego i kartograficznego.

Geodeta: H. 10. 2014

INSPEKTOR: Mariusz Jarmulewski

Wydział Geodezji i Kartografii

Zakład "Projektowanie, Inwestycje, Nadzory" Eleonora Puzo 78- 630 Człopa Szczuczarsz	
Budowa sieci kanalizacji sanit. z tłoczniami ścieków w m. Cecenowo	projekt budowlany
Projekt Zagospodarowania Terenu Sieć kanalizacji sanit. z tłoczniami ścieków	31.03.2017
GMINA GŁÓWCZYCE 76-220 GŁÓWCZYCE ul. Kościuszki 8	1 : 500
mgr inż. Eleonora Puzo kpr.bud. nr ZAP/0223/PWOS/10 ZAP/IS/2771/01	
mgr inż. Mariusz Jarmulewski kpr.bud. POM/0275/PWOS/15 POM/IS/0004/16	
	arkusz nr 16 rys. 11

odwiert nr 21 (A)