


MAPA DO CELÓW PROJEKTOWYCH
ARK 20(43)
Skala 1:500
KERG: 6640.832.2014

woj. pomorskie
pow. słupski
jednostka ewidencyjna: Główny 221204_2
obr. Cecenowo 0003

Poświadczam, że niniejszy dokument został opracowany w wyniku prac geodezyjnych i kartograficznych, których rezultaty zawiera operat techniczny wpisany do ewidencji materiałów państwowego zasobu geodezyjnego i kartograficznego	
Organ prowadzący państwowy zasób geodezyjny i kartograficzny	STAROSTA SŁUPSKI
Identyfikator ewidencyjny materiału zasobu - operatu technicznego	P2212.2014.3833 557 B. 59/2014.2
Data wpisania operatu technicznego do ewidencji materiałów zasobu	12.12.2015
Imię i nazwisko i podpis osoby reprezentującej organ	Kapciek Małgorzata Kucielnic WYDZIAŁ GEODEZJI I KARTOGRAFII


PROJEKT ZAGOSPODAROWANIA TERENU
m. Cecenowo gm. GŁÓWCZYCE
SIEĆ KANALIZACJI SANIT. Z PRZYŁĄCZAMI
skala 1 : 500

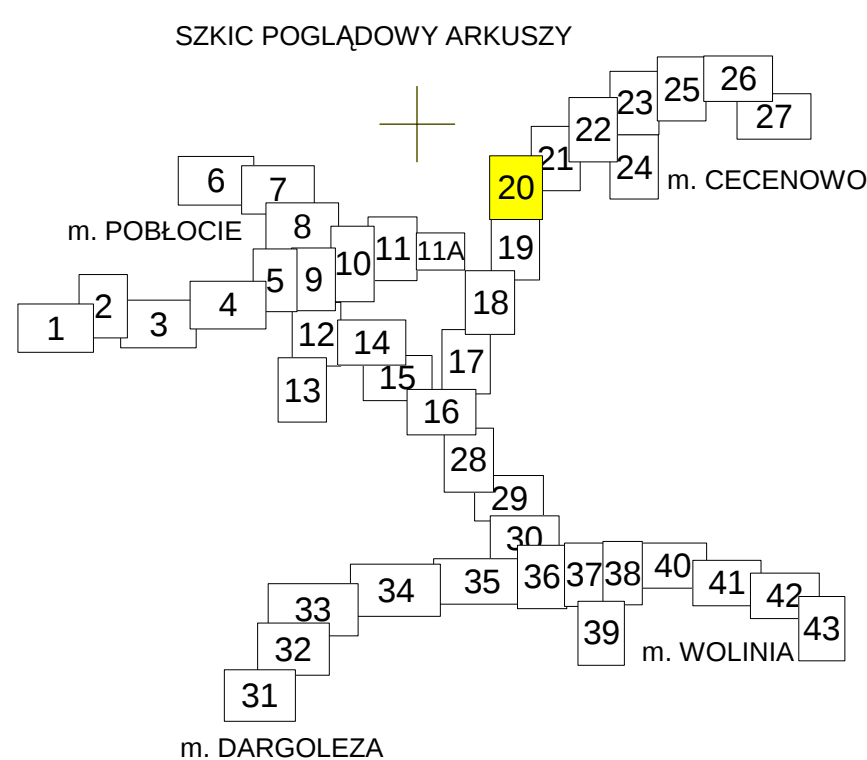

- Legenda :
- proj. sieć kanalizacji sanit. grawit. z PVC-U DN 200
 - proj. sieć kanalizacji tłocznej z PEHD
 - proj. przyłącze wod. do tłoczni z r. PEHD 32-40
 - proj. studnia rewizyjna na kan. sanit. grawit.
 - proj. studnia podłączeniowa na przyłączu kan.sanit.
 - odwiert geologiczny
 - proj. tłocznia ścieków
 - proj. pompownia ścieków
 - działka objęta projektem
 - istn. sieć wodociągowa
 - istn. sieć telekomunikacyjna
 - istn. sieć energetyczna
 - istn. sieć kan. sanit. grawit.
- Sn
sn
T-n
P-n
n
ks

Układ odniesienia: "PL-2000", poziom odniesienia: "Kronsztadt".
W zakresie mapy znajdują się prawem chronione przed zniszczeniem punkty osnowy geodezyjnej nr: 31417500; 6.227.16-157; 6.227.16-156; 6.227.16-155; 6.227.16-154; 6.227.17-561; 6.227.17-2006; 6.227.17-153; 6.227.17-152; 6.227.17-151; 6.227.17-150; 6.227.17-303; 6.227.17-160
Mapę sporządzono bez ustalenia służebności ujawnionych w księgach wieczystych.
Granice pozyskano z PODGiK w Słupsku.
Mapa aktualna na dzień: 05.11.2016r.
Zakres opracowania
Kontur użytku zgodny z ewidencją gruntów

Sporządził dn. 10.11.2016r.
Geodeta Uprawniony
Grzegorz Drzazga
Upr. nr 7912/90 zakres I i II

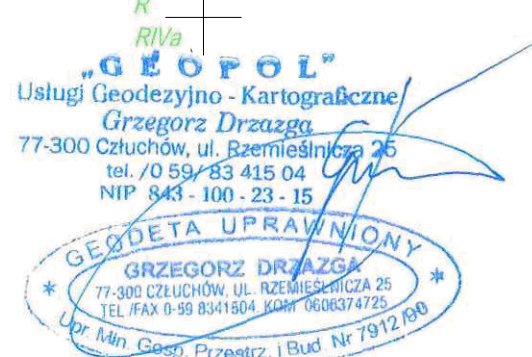

łączy ark. 19

Zakład "Projektowanie, Inwestycje, Nadzory" Eleonora Puzo 78- 630 Człopa Szczuczarsz	
Budowa sieci kanalizacji sanit. z tłoczniami ścieków w m. Cecenowo	projekt budowlany
Projekt Zagospodarowania Terenu Sieć kanalizacji sanit. z tłoczniami ścieków	31.03.2017
GMINA GŁÓWCZYCE 76-220 GŁÓWCZYCE ul. Kościuski 8	1 : 500
mgr inż. Eleonora Puzo upr.bud. nr ZAP/0223/PWOS/10 ZAP/IS/2771/01	arkusz nr 20 rys. 7
mgr inż. Mariusz Jarmulewski upr.bud POM/0275/PWBS/15 POM/IS/0004/15	