


MAPA DO CELÓW PROJEKTOWYCH
ARK 22(43)
Skala 1:500
KERG: 6640.832.2014

PROJEKT ZAGOSPODAROWANIA TERENU
m. CECENOWO gm. GŁÓWCZYCE
SIEĆ KANALIZACJI SANIT. Z PRZYŁĄCZAMI
oraz pompownia P-1 (9)
skala 1 : 500

woj. pomorskie
pow. słupski
jednostka ewidencyjna: Głównicy 221204_2
obr. Cecenowo 0003

Legenda :

- Legenda:
- proj. sieć kanalizacji sanit. grawit. z PVC-U DN 200
 - proj. sieć kanalizacji tłocznej z PEHD
 - proj. przyłącze wod. do tłoczni z r. PEHD 32-40
 - proj. studnia rewizyjna na kan. sanit. grawit.
 - proj. studnia podłączeniowa na przyłączu kan.sanit.
 - odwiert geologiczny
 - proj. tłocznia ścieków
 - proj. pompownia ścieków
 - działka objęta projektem
 - istn. sieć wodociągowa
 - istn. sieć telekomunikacyjna
 - istn. sieć energetyczna
 - istn. sieć kan. sanit. grawit.

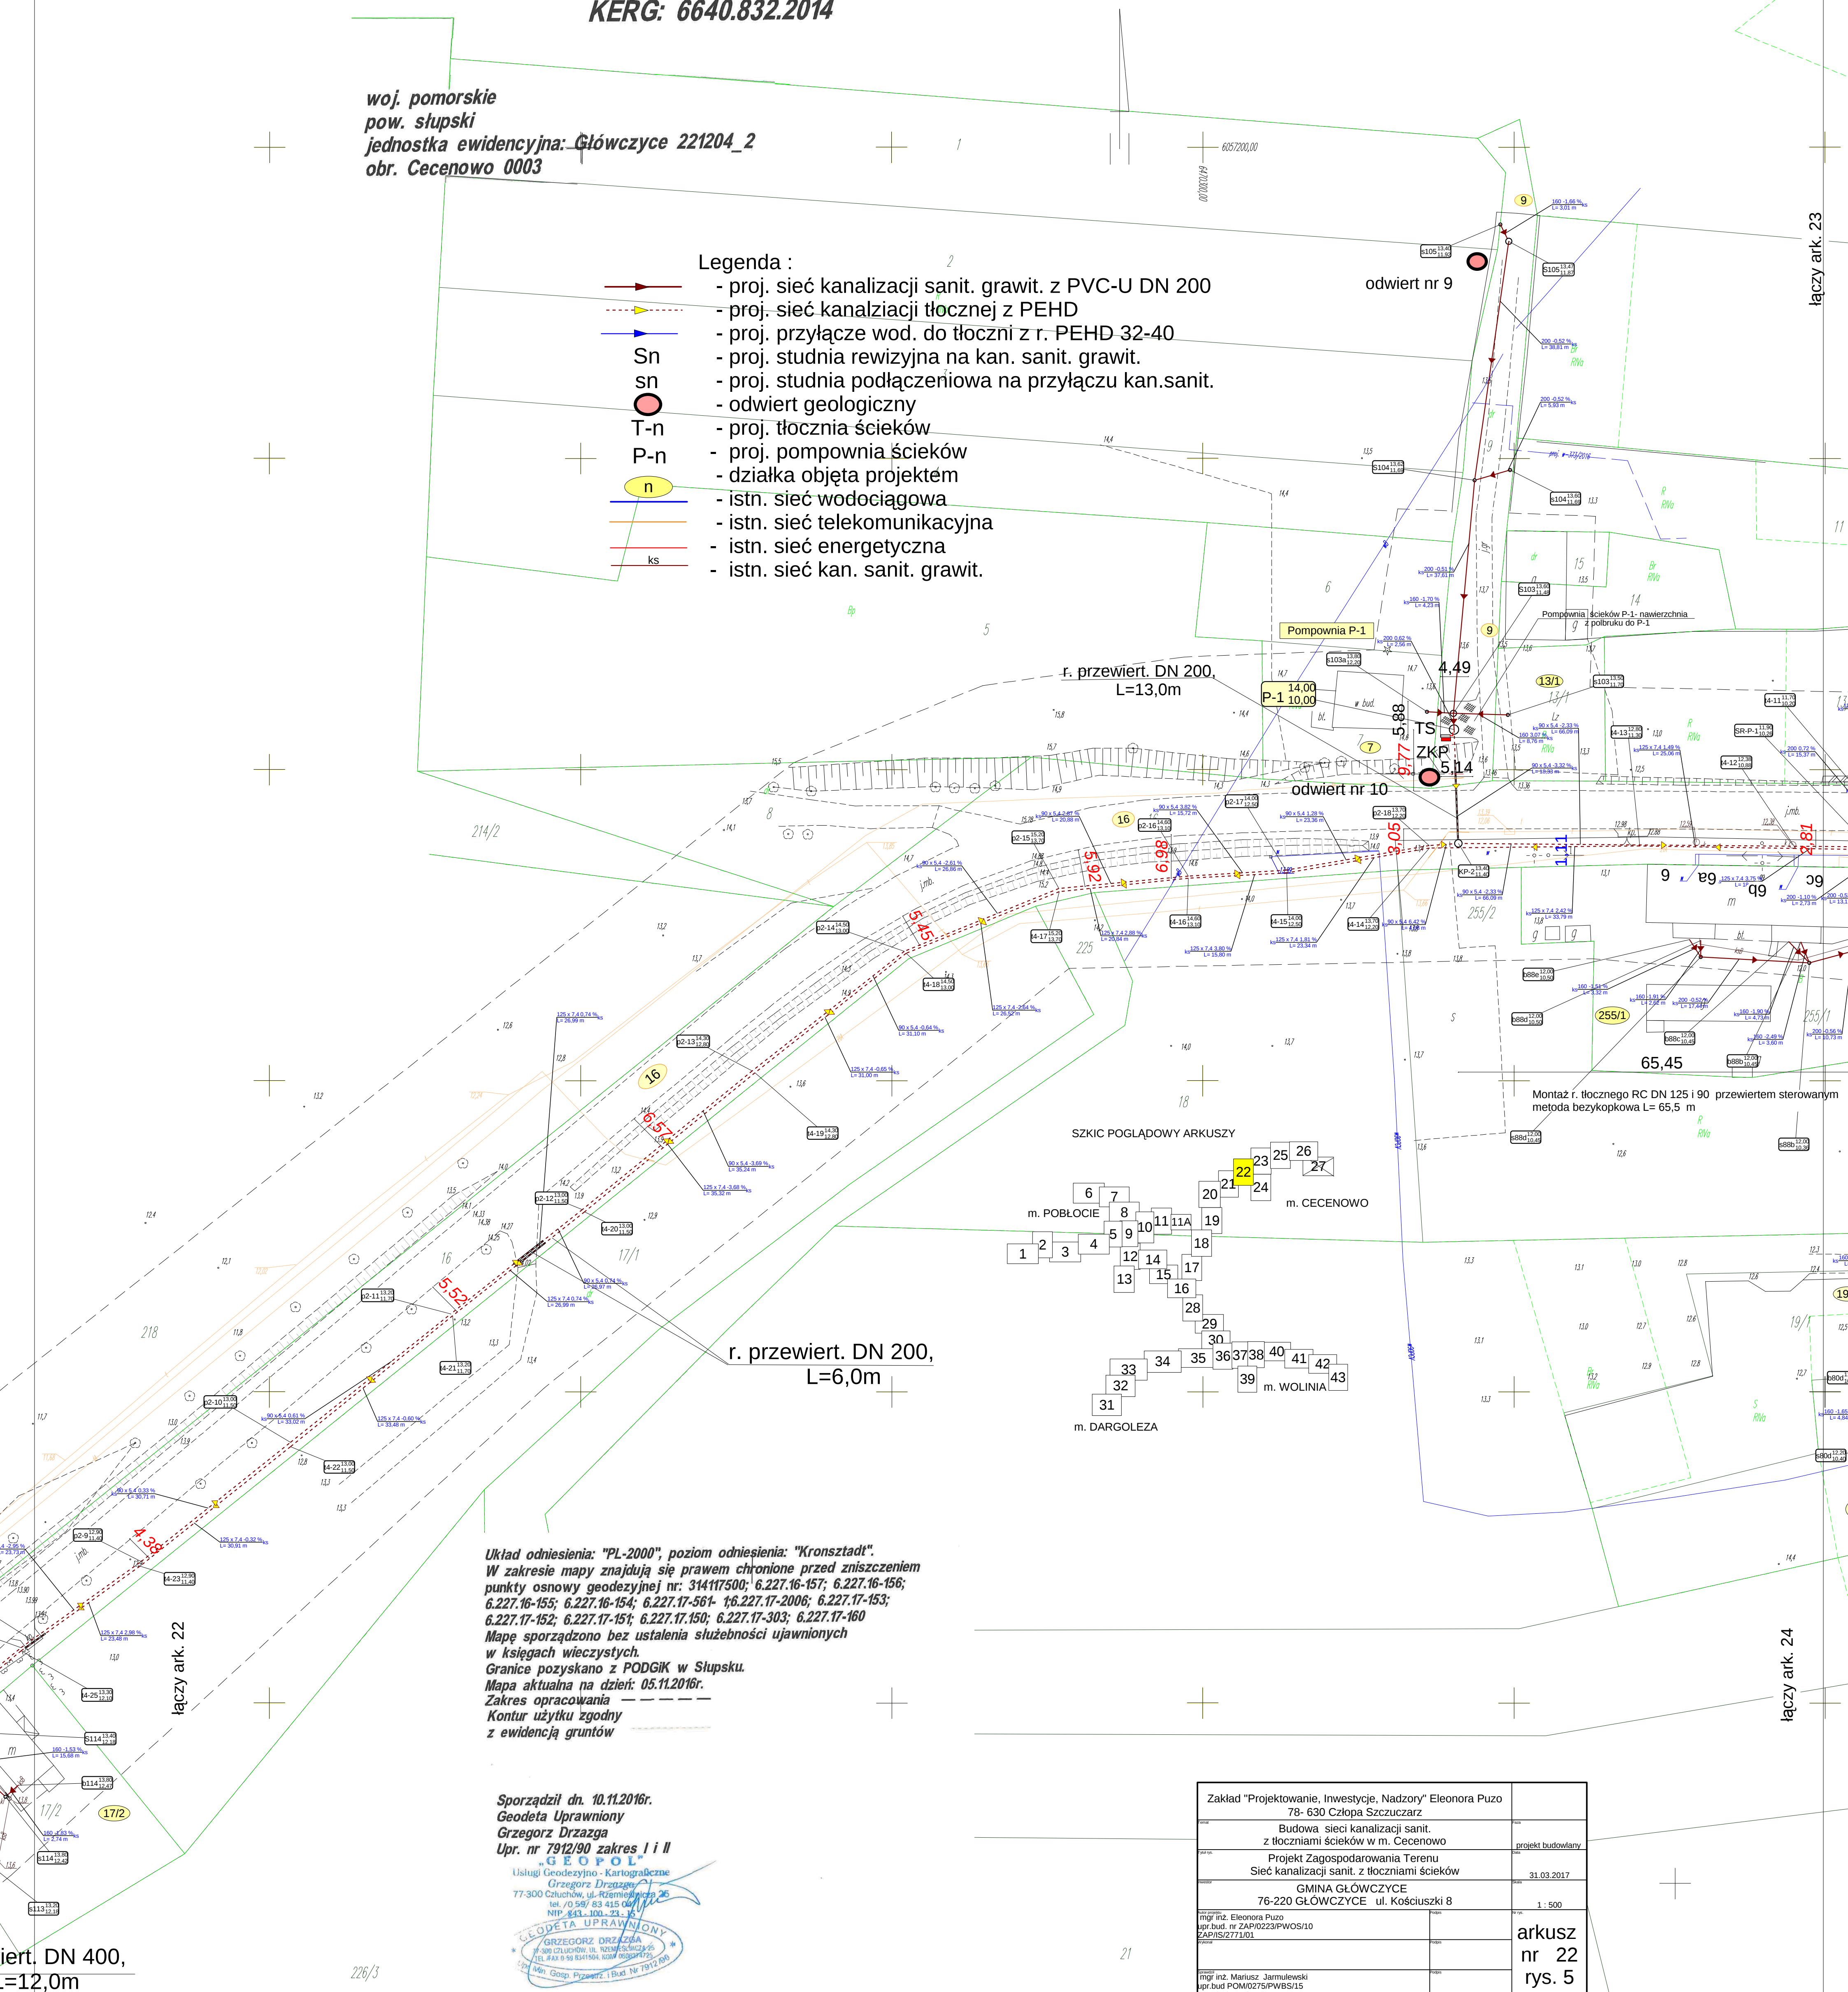

Układ odniesienia: "PL-2000", poziom odniesienia: "Kronstadt".
W zakresie mapy znajdują się prawem chronione przed zniesieniem punkty osnowy geodezyjnej nr: 34417500; 6.227.16-157; 6.227.16-156; 6.227.16-155; 6.227.16-154; 6.227.17-561; 16.227.17-2006; 6.227.17-153; 6.227.17-152; 6.227.17-151; 6.227.17-150; 6.227.17-303; 6.227.17-160
Mapę sporządzono bez ustalenia służebności ujawnionych w księgach wieczystych.
Granice pozyskano z PODGIK w Słupsku.
Mapa aktualna na dzień: 05.11.2016r.
Zakres opracowania —————
Kontur użytku zgodny z ewidencją gruntów

Sporządził dn. 10.11.2016r.
Geodeta Uprawniony
Grzegorz Drzazga
Upr. nr 7912/90 zakres I i II

Usługi Geodezyjno - Kartograficzne
"GEOPOL"
 Grzegorz Drzazga
 77-300 Człuchów, ul. Rzemieślnicza 25
 tel. 0 59 / 83 415 00
 NIP 83-100-23-15

GEODETA UPRAWNIENY
 GRZEGOZ DRZAZGA
 77-300 CZŁUCHÓW, UL. RZEMIEŚLNICZA 25
 TEL. FAX: 0-59 8341504. KOD 0603074725
 Min. Gosp. Przem. i Bud. Nr 7912/R0

Zakład "Projektowanie, Inwestycje, Nadzory" Eleonora Puzo 78- 630 Czapła Szczuczarz			
adres	Budowa sieci kanalizacji sanit. z tłoczniami ścieków w m. Cecenowo	adres	projekt budowlany
adres	Projekt Zagospodarowania Terenu Sieci kanalizacji sanit. z tłoczniami ścieków	data	31.03.2017
GMINA GŁÓWCZYCE 76-220 GŁÓWCZYCE ul. Kościuski 8		1 : 500	
mgr inż. Eleonora Puzo ul. bud. nr ZAP/0223/PWBS/10 ZAP/IS/277/103	adres	adres	arkusz nr 22
adres	adres	adres	rys. 5
mgr inż. Mariusz Jarmulewski ul. bud. POM/0275/PWBS/15 Szczuczynska 20	adres	adres	