



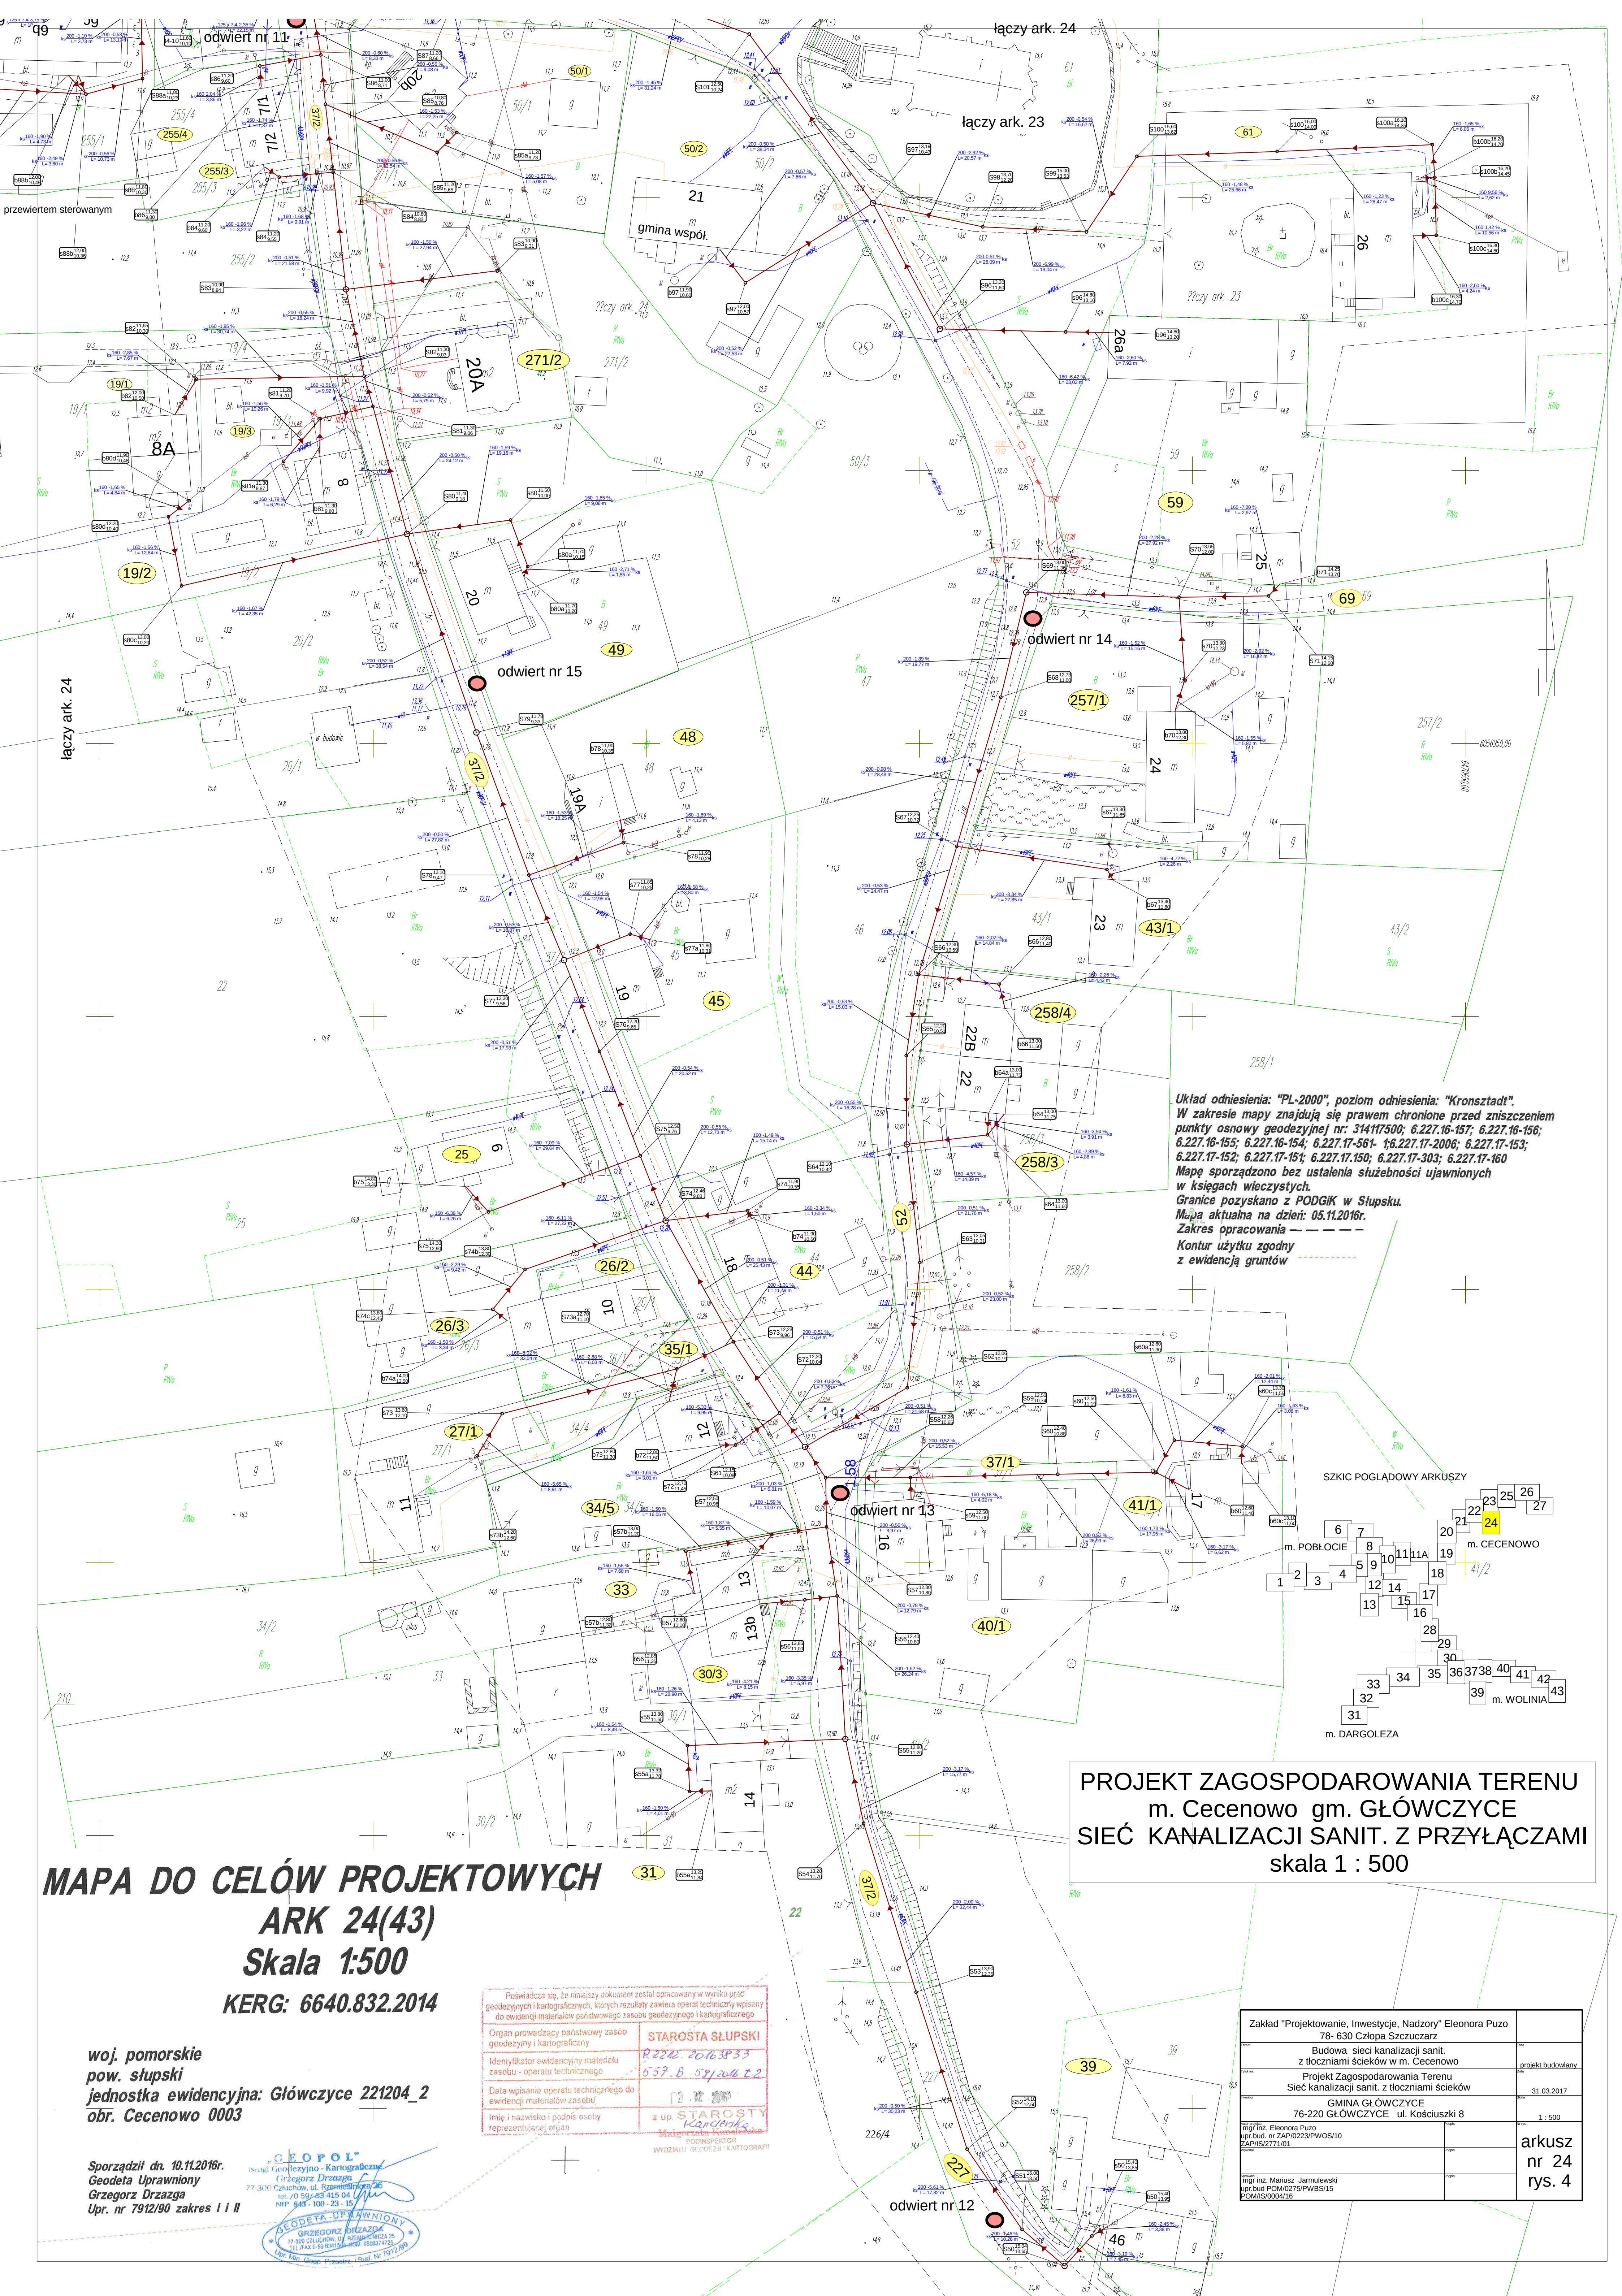

Układ odniesienia: "PL-2000", poziom odniesienia: "Kronsztadt".
W zakresie mapy znajdują się prawem chronione przed zniszczeniem
punkty osnowy geodezyjnej nr: 314117500; 6.227.16-157; 6.227.16-156;
6.227.16-155; 6.227.16-154; 6.227.17-561- 16.227.17-2006; 6.227.17-153;
6.227.17-152; 6.227.17-151; 6.227.17.150; 6.227.17-303; 6.227.17-160
Mapę sporządzono bez ustalenia służebności ujawnionych
w księgach wieczystych.
Granice pozyskano z PODGIK w Słupsku.
Mapa aktualna na dzień: 05.11.2016r.
Zakres opracowania - - - - -
Kontur użytku zgodny
z ewidencją gruntów

SZKIC POGŁĄDOWY ARKUSZY

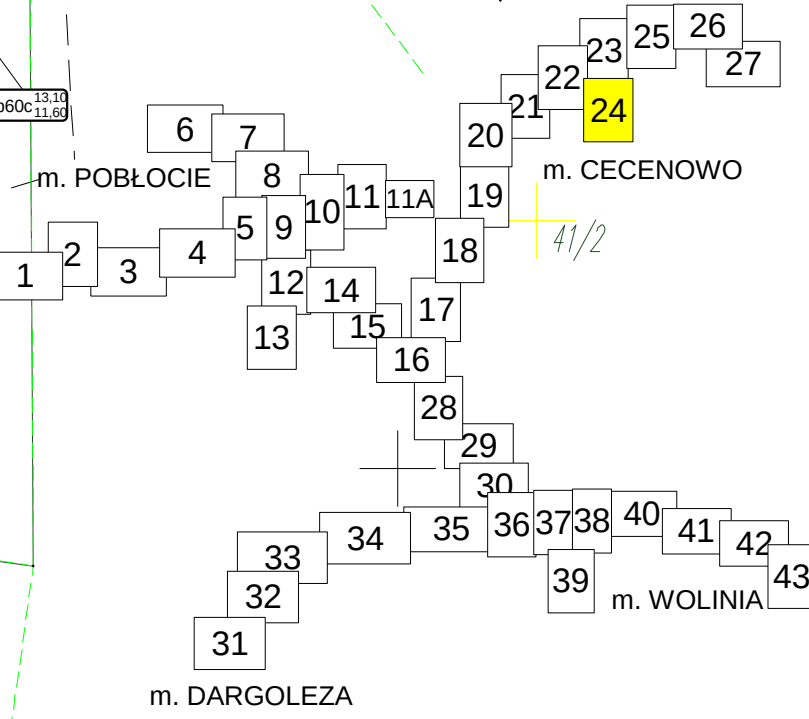


PROJEKT ZAGOSPODAROWANIA TERENU
m. Cecenowo gm. GŁÓWCZYCE
SIEĆ KANALIZACJI SANIT. Z PRZYŁĄCZAMI
skala 1 : 500

MAPA DO CELÓW PROJEKTOWYCH
ARK 24(43)
Skala 1:500
KERG: 6640.832.2014

woj. pomorskie
pow. słupski
obstr. Główna ewidencyjna: Główna 221204_2
obr. Cecenowo 0003

Sporządził dn. 10.11.2016r.
Geodeta Uprawniony
Grzegorz Drzazga
Upr. nr 7912/90 zakres I i II

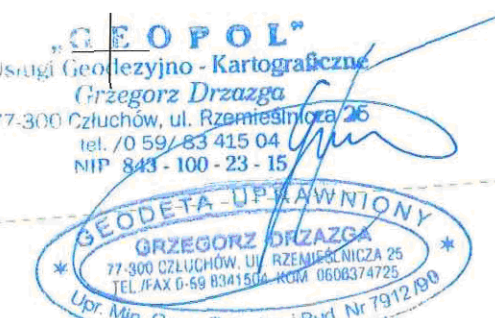

„Pozwiera się, że niniejszy dokument został opracowany w wyniku prac
geodezyjnych i kartograficznych, których rezultaty zawiera operat techniczny wpisany
do ewidencji materiałów państwowego zasobu geodezyjnego i kartograficznego”
Organ prowadzący państwowy zasob
geodezyjny i kartograficzny
Identyfikator ewidencyjny materiału
zasobu - operatu technicznego
Data wpisania operatu technicznego do
ewidencji materiałów zasobu
Imię i nazwisko i podpis osoby
reprezentującej organ
STAROSTA SŁUPSKI
P.222. 2016.3P33
657.B 591204.2.2
z up. STAROSTY
Kardynal
PODINSPEKTOR
WYDZIAŁU GEODEZJI I KARTOGRAFII

Zakład "Projektowanie, Inwestycje, Nadzory" Eleonora Puzo 78- 630 Człopa Szczuczarsz Budowa sieci kanalizacji sanit. z tłoczniami ścieków w m. Cecenowo	projekt budowlany
Projekt Zagospodarowania Terenu Sieć kanalizacji sanit. z tłoczniami ścieków	31.03.2017
GMINA GŁÓWCZYCE 76-220 GŁÓWCZYCE ul. Kościuski 8	1 : 500
mgr inż. Eleonora Puzo upr. bud. nr ZAP.0223/PWOS/10 ZAPIS/52771/01	arkusz nr 24 rys. 4
mgr inż. Mariusz Jarmulewski upr. bud. POM.0275/PWBS/15 POMIS/0004/15	