


**PROJEKT ZAGOSPODAROWANIA TERENU
m. WOLONIA gm. GŁÓWCZYCE
SIĘĆ KANALIZACJI SANIT. TŁOCZNEJ
skala 1 : 500**

Układ odniesienia: "2000", poziom odnie.
W zakresie mapy znajdują się prawa
punkty osnowy geodezyjnej nr. 31411.
6.22716-155; 6.22716-154; 6.22717-361-
6.22717-152; 6.22717-151; 6.22717-150; t
Mapę sporządzono bez ustalenia służebności ujawniwy...
w księgach wieczystych.
Granice pozyskano z PODGK w Słupsku.
Mapa aktualna na dzień 04.09.2014r.
Zakres opracowania
Kontur użytku zgodny
z ewidencją gruntów

oblaste objęte opracowaniem nie ma
obowiązujących projektów sieci uzbrojenia
terenu.
9.11.10.2014
Mariusz Jarulewski
INSPEKTOR
Wydziału Geodezji i Kartografii


Posiadać... niniejszy dokument został opracowany w wyniku prac geodezyjnych
i kartograficznych, których rezultaty zawiera operat techniczny wpisany do ewidencji
dokumentacji technicznej Urzędu Geodezji i Kartografii.
Miejscowość: SŁUPSK
P. 22.12.1014. 1887
6.557.B-5012014
17.10.2014
Z up. S. JARULEWSKI
INSPEKTOR
Wydziału Geodezji i Kartografii

Sporządził dn. 04.09.2014r.
Geodeta Uprawniony
Grzegorz Drzazga

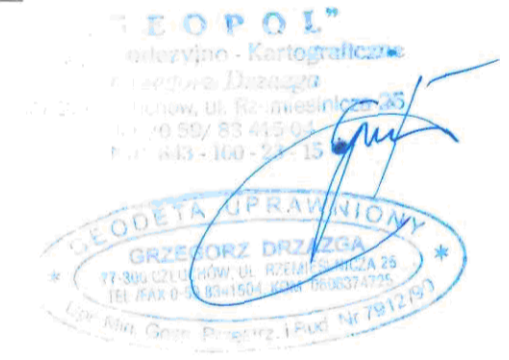

MAPA SYTUACYJNO-WYSOKOŚCIOWA
DO CELÓW PROJEKTOWYCH
ARK.36(43)
Skala 1:500
KRG: 6640.832.2014

woj. pomorskie
pow. słupski
jednostka ewidencyjna: Główny 221204_2
obr. Wolonia 0024

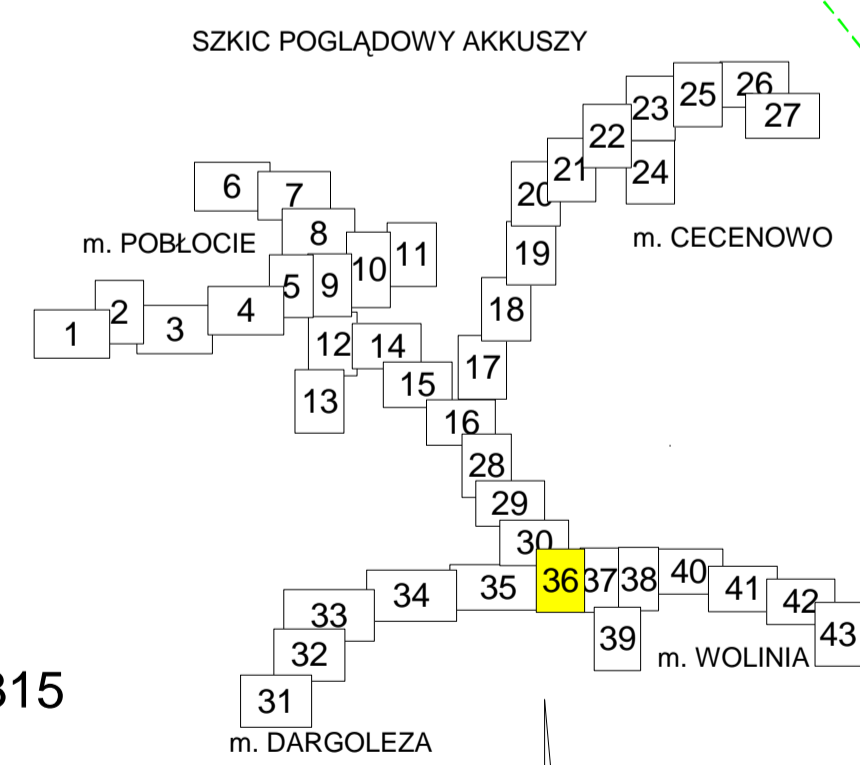

- Legenda :**
- proj. sieć kanalizacji sanit. grawit. z PVC-U DN 200,315
 - proj. sieć kanalizacji tłocznej z PEHD
 - proj. przyłącze wod. do tłoczni z r. PEHD 32x3,0
 - proj. studnia rewizyjna na kan. sanit. grawit.
 - proj. studnia podłączeniowa na przyłączy kan.sanit.
 - odwiert geologiczny
 - proj. tłocznia ścieków
 - proj. pompownia przydomowa
 - działka objęta projektem
 - istn. sieć wodociągowa
 - istn. sieć telekomunikacyjna
 - istn. sieć energetyczna
 - istn. sieć kan. sanit. grawit.

Zakład "Projektowanie, Inwestycje, Nadzory" Eleonora Puzo 78- 630 Człopa Szczuczarsz		
Budowa sieci kanalizacji sanit. z tłoczniami ścieków w m. Pobłocie		projekt budowlany
Projekt Zagospodarowania Terenu Sieć kanalizacji sanit. z tłoczniami ścieków		16.02.2017
GMINA GŁÓWCZYCE 76-220 GŁÓWCZYCE ul. Kościuszki 8		1 : 500
mgr inż. Eleonora Puzo upr. bud. nr ZAP/0223/PWOS/10 ZAP/IS/2771/01		arkusz nr 36 rys.19
mgr inż. Mariusz Jarulewski upr. bud. POM/0275/PWBS/15 POM/IS/0004/16		