


MAPA DO CELÓW PROJEKTOWYCH  
ARK.1(43)  
Skala 1:500  
KERG: 6640.832.2014


woj. pomorskie  
pow. słupski  
jednostka ewidencyjna: Główny 221204\_2  
obr. Pobłocie 0014

PROJEKT ZAGOSPODAROWANIA TERENU  
m. POBŁOCIE gm. GŁÓWCZYCE  
SIEĆ KANALIZACJI SANIT. Z PRZYŁĄCZAMI  
skala 1 : 500

|                                                                                                                                                                                                                                        |                                                                                                             |
|----------------------------------------------------------------------------------------------------------------------------------------------------------------------------------------------------------------------------------------|-------------------------------------------------------------------------------------------------------------|
| Prowadzący się, że niniejszy dokument został opracowany w wyniku prac geodezyjnych i kartograficznych, których rezultaty zawiera operat techniczny wpisany do ewidencji materiałów państwowego zasobu geodezyjnego i kartograficznego. |                                                                                                             |
| Organ prowadzący państwowy zasób geodezyjny i kartograficzny                                                                                                                                                                           | STAROSTA SŁUPSKI                                                                                            |
| Identyfikator ewidencyjny materiału zasobu - operatu technicznego                                                                                                                                                                      | P.2212.2014 - 3833                                                                                          |
| Data wpisania operatu technicznego do ewidencji materiałów zasobu                                                                                                                                                                      | 30.09.2014 t.2                                                                                              |
| Imię i nazwisko i podpis osoby reprezentującej organ                                                                                                                                                                                   | z up. STAROSTY<br>Kancłerska<br>Marek Janusz Kancłerski<br>POWOWOJEWÓDZKI<br>WYDZIAŁ GEODEZJI I KARTOGRAFII |

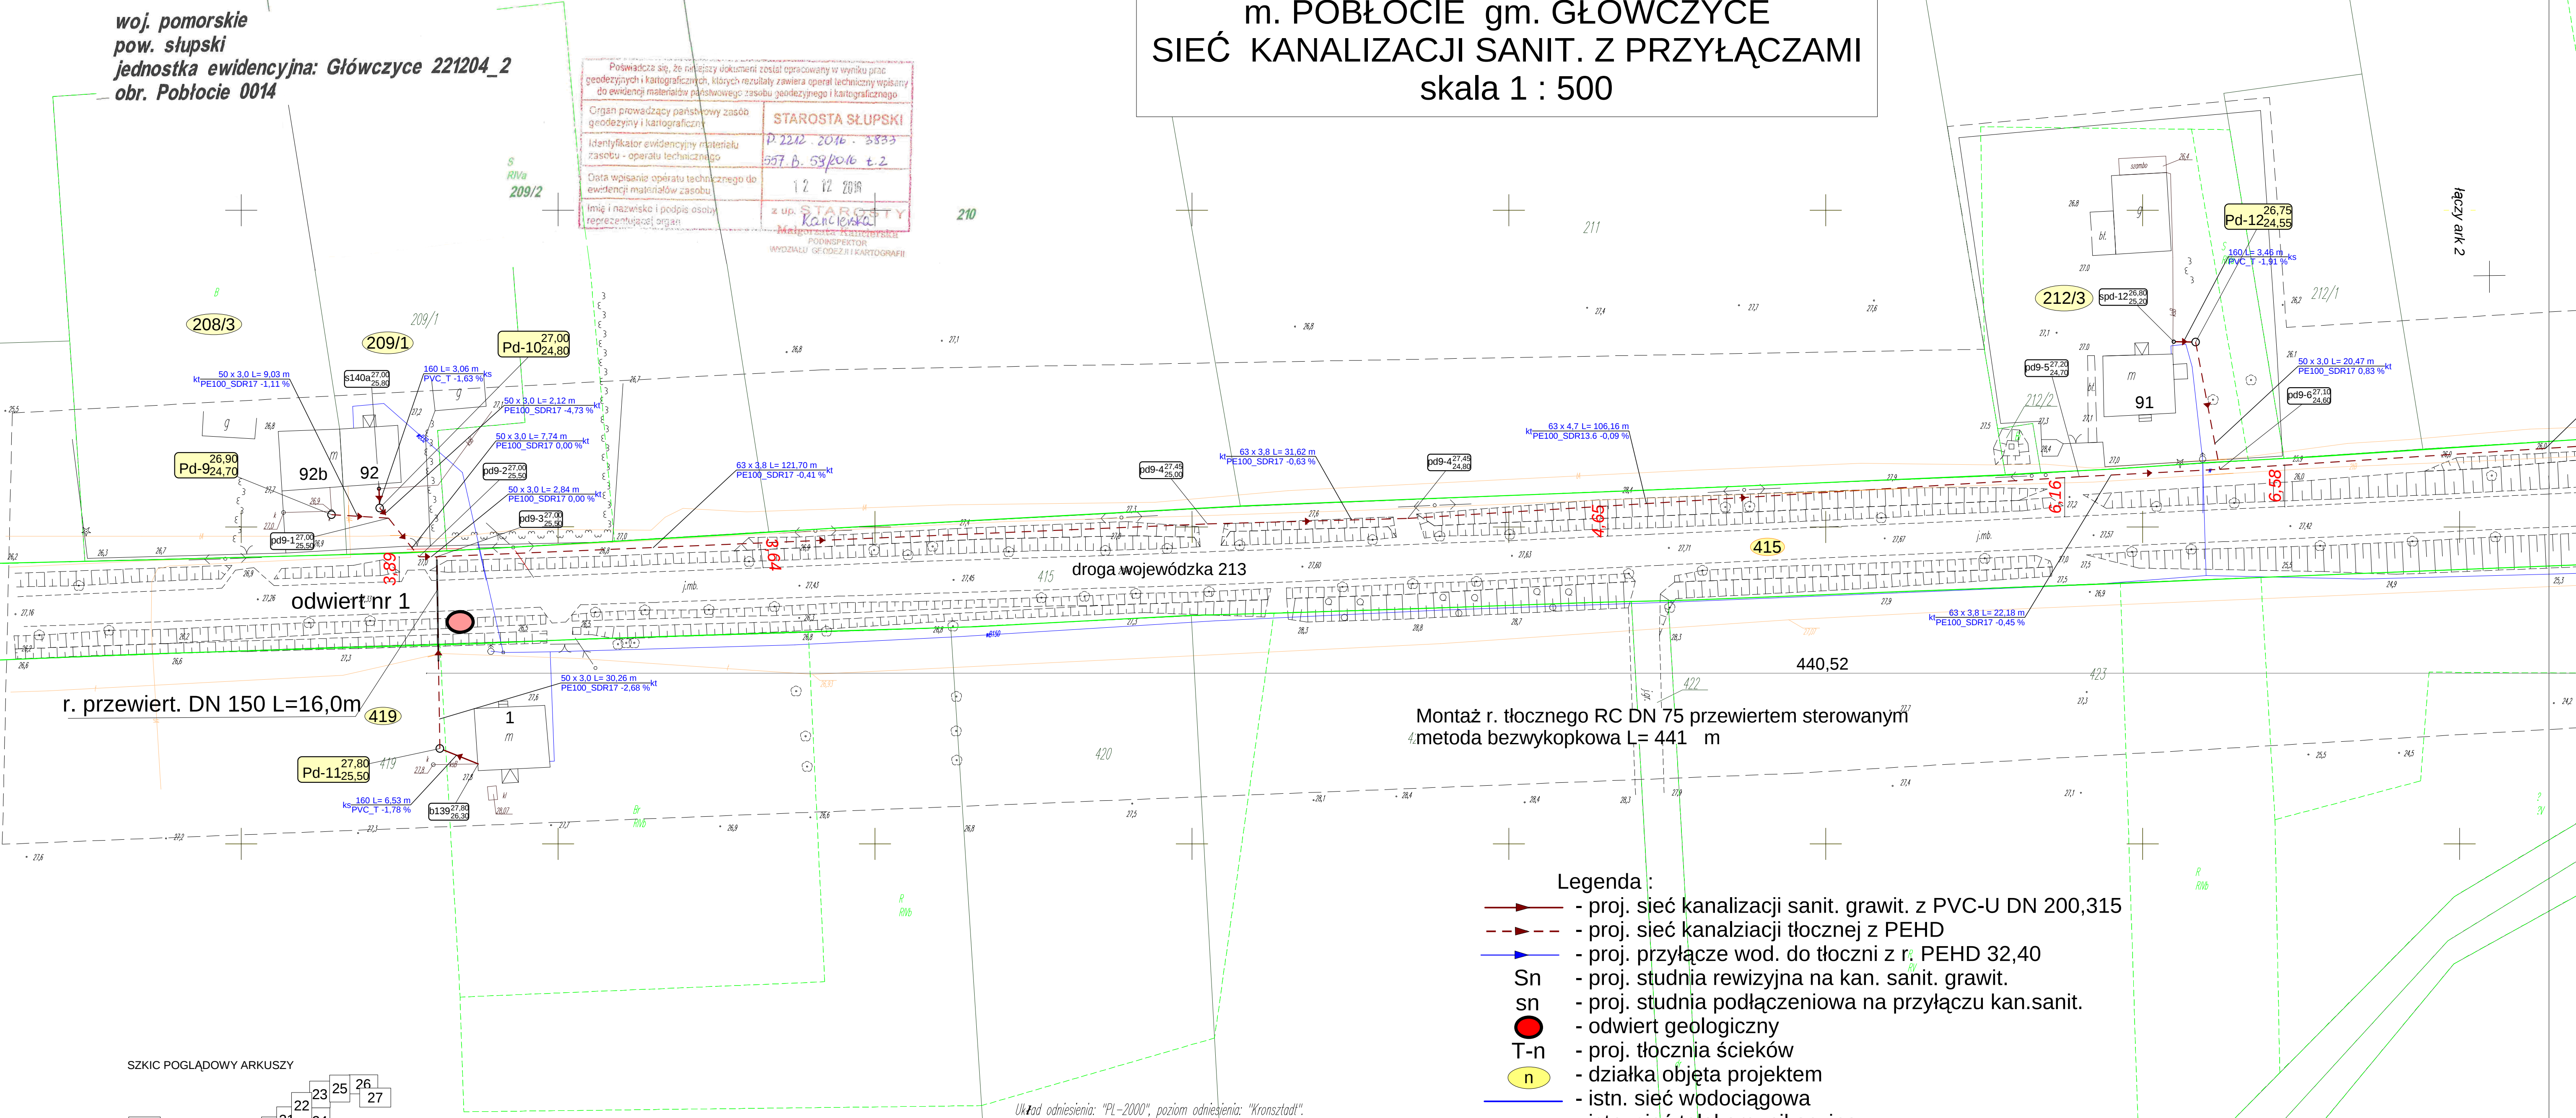

- Legenda :
- proj. sieć kanalizacji sanit. grawit. z PVC-U DN 200,315
  - proj. sieć kanalizacji tłocznej z PEHD
  - proj. przyłącze wod. do tłoczni z r. PEHD 32,40
  - proj. studnia rewizyjna na kan. sanit. grawit.
  - proj. studnia podłączeniowa na przyłączu kan.sanit.
  - odwiert geologiczny
  - proj. tłocznia ścieków
  - działka objęta projektem
  - istn. sieć wodociągowa
  - istn. sieć telekomunikacyjna
  - istn. sieć energetyczna
  - istn. sieć kan. sanit. grawit.
- Sn  
sn  
●  
T-n  
n  
ks

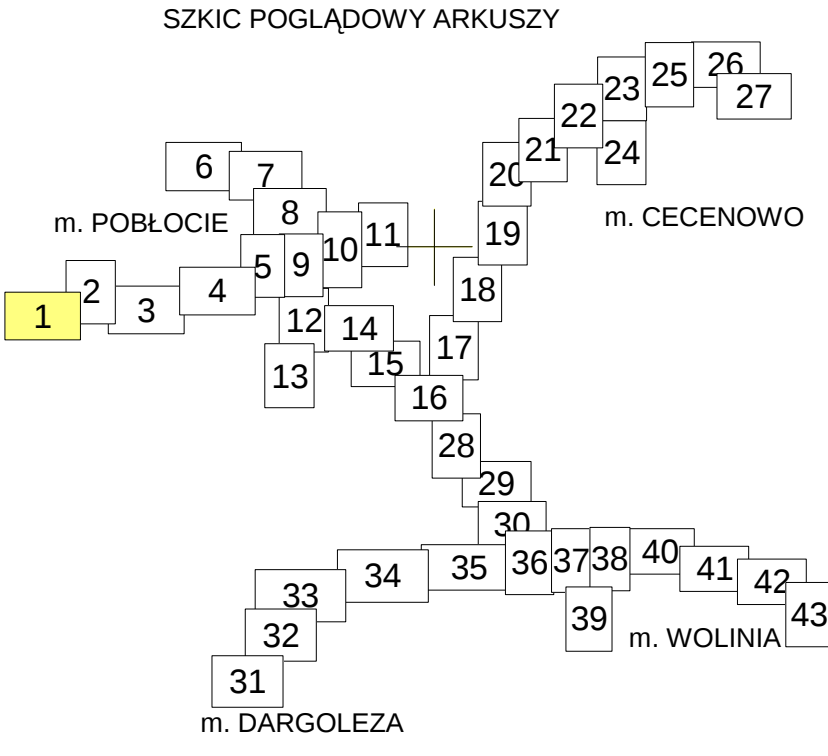

Sporządził dn. 10.11.2016r.  
Geodeta Uprawniony  
Grzegorz Drzazga  
Upr. nr 7912/90 zakres I i II



Układ odniesienia: "PL-2000", poziom odniesienia: "Kronsztadt".  
W zakresie mapy znajdują się prawem chronione przed zniszczeniem punkty osnowy geodezyjnej nr.: 314117500; 6.227.16-157; 6.227.16-156; 6.227.16-155; 6.227.16-154; 6.227.17-561-1; 6.227.17-2006; 6.227.17-153; 6.227.17-152; 6.227.17-151; 6.227.17.150; 6.227.17-303; 6.227.17-160  
Mapa sporządzona bez ustalenia spójności ułamkowych w księgach wieczystych.  
Granice pozyskano z PODOGK w Słupsku.  
Mapa aktualna na dzień 05.11.2016r.  
Zakres opracowania  
Kontur użytku zgodny z ewidencją gruntów

|                                                                                         |                         |
|-----------------------------------------------------------------------------------------|-------------------------|
| Zakład "Projektowanie, Inwestycje, Nadzory" Eleonora Puzo<br>78- 630 Człopa Szczuczarsz |                         |
| Budowa sieci kanalizacji sanit.<br>z tłoczniami ścieków w m. Pobłocie                   | projekt budowlany       |
| Projekt Zagospodarowania Terenu<br>Sieć kanalizacji sanit. z tłoczniami ścieków         | 16.02.2017              |
| GMINA GŁÓWCZYCE<br>76-220 GŁÓWCZYCE ul. Kościuszki 8                                    | 1 : 500                 |
| mgr inż. Eleonora Puzo<br>upr.bud. nr ZAP/0223/PWOS/10<br>ZAP/IS/2771/01                | arkusz<br>nr 1<br>rys.1 |
| mgr inż. Mariusz Janulewski<br>upr.bud POM/0275/PWBS/15<br>POM/IS/0004/16               |                         |