


MAPA DO CELÓW PROJEKTOWYCH
ARK.2(43)
Skala 1:500
KERG: 6640.832.2014

woj. pomorskie
pow. słupski
jednostka ewidencyjna: Główny 221204_2
obr. Pobłocie 0014

Pobliższa się, że niniejszy dokument został opracowany w wyniku prac geodezyjnych i kartograficznych, których rezultaty zawiera operat techniczny wpisany do ewidencji materiałów państwowego zasobu geodezyjnego i kartograficznego	
Organ prowadzący państwowy zasób geodezyjny i kartograficzny	STAROSTA SŁUPSKI
Identyfikator ewidencyjny materiału zasobu - operatu technicznego	P.221204_2014_2833
Data wpisania operatu technicznego do ewidencji materiałów zasobu	5.5.2014
Imię i nazwisko i podpis osoby reprezentującej organ	12.12.2014 K. Kosiński Majewski Stanisław

SKIC POGLĄDOWY ARKUSZY

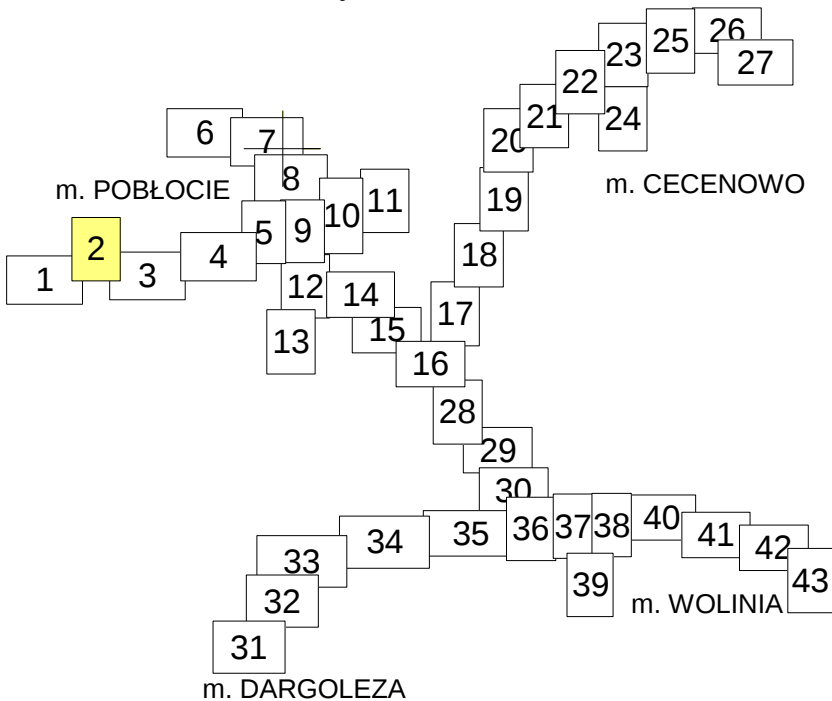

Układ odniesienia: "PL-2000", poziom odniesienia: "Kronsztadt".
W zakresie mapy znajdują się punkty osnowy geodezyjnej nr: 314117500; 6.227.16-154; 6.227.16-156; 6.227.16-155; 6.227.16-154; 6.227.17-561-1; 6.227.17-2006; 6.227.17-153; 6.227.17-152; 6.227.17-151; 6.227.17.150; 6.227.17-303; 6.227.17-160
Mapa sporządzona bez ustalenia służebności ujawnionych w księgach wieczystych.
Granice pozyskano z PODOGK w Słupsku.
Mapa aktualna na dzień 05.11.2016r.
Zakres opracowania
Kontur użytku zgodny z ewidencją gruntów

PROJEKT ZAGOSPODAROWANIA TERENU
m. POBŁOCIE gm. GŁÓWCZYCE
SIEĆ KANALIZACJI SANIT. Z PRZYŁĄCZAMI
skala 1 : 500

Sporządził dn. 10.11.2016r.
Geodeta Uprawniony
Grzegorz Drzazga
Upr. nr 7912/90 zakres I i II

"GEOFOI"
Usługi Geodezyjno - Kartograficzne
Grzegorz Drzazga
77-300 Czuchów, ul. Spieralska 26
tel. 79 59 45 415 04
NIP 646-189-22-16
Grzegorz Drzazga
77-300 Czuchów, ul. Spieralska 26
tel. 79 59 45 415 04
NIP 646-189-22-16

Legenda :

- proj. sieć kanalizacji sanit. grawit. z PVC-U DN 200,315
- proj. sieć kanalizacji tłocznej z PEHD
- proj. przyłącze wod. do tłoczni z r. PEHD 32x3,0
- proj. studnia rewizyjna na kan. sanit. grawit.
- proj. studnia podłączeniowa na przyłączu kan.sanit.
- odwiert geologiczny
- proj. tłocznia ścieków
- działka objęta projektem
- istn. sieć wodociągowa
- istn. sieć telekomunikacyjna
- istn. sieć energetyczna
- istn. sieć kan. sanit. grawit.
- TS - proj. tablica sterownicza tłoczni
- ZKP - proj. złącze kablowo pomiarowe (zakres zakładu Energa)

Montaż r. tłoczego RC DN 75 przewiertem sterowanym
metoda bezwykopkowa L= 441 m

Montaż r. tłoczego RC DN 110 przewiertem sterowanym
metoda bezwykopkowa L= 141,5 m

Zakład "Projektowanie, Inwestycje, Nadzory" Eleonora Puzo 78-630 Człopa Szczuczarska Budowa sieci kanalizacji sanit. z tłoczniami ścieków w m. Pobłocie Projekt Zagospodarowania Terenu Sieć kanalizacji sanit. z tłoczniami ścieków 76-220 GŁÓWCZYCE ul. Kościuski 8	projekt budowlany 16.02.2017 1:500
mgr inż. Eleonora Puzo upr. bud. nr ZAP/0233/PWOS/10 ZAP/IS/2771/01 mgr inż. Dariusz Kosiński upr. bud. LBS/0008/PWOE/12 LBS/ICQ-DIV-977 mgr inż. Mariusz Jarulewski upr. bud. POM/0275/PWBS/15 POM/IS/0004/16 mgr inż. Sławomir Szadkowski upr. bud. LBS/0087/PWOE/12 LBS/IE/2429/01	arkusz nr 2 rys.2