

MAPA DO CELÓW PROJEKTOWYCH

ARK.4(43)

Skala 1:500

KERG: 6640.832.2014

woj. pomorskie

pow. słupski

jednostka ewidencyjna: Główny 221204_2

obr. Pobłocie 0014

PROJEKT ZAGOSPODAROWANIA TERENU m. POBŁOCIE gm. GŁÓWCZYCE SIEĆ KANALIZACJI SANIT. Z PRZYŁĄCZAMI skala 1 : 500



roboty ziemne ręczne oraz montaż sieci kanalizacji sanit. DN 200
i studzienek w rowie ręcznie

241,84

DN 200

r. przewiert. DN 400
L=5,0m

r. przewiert. DN 300
L=10,0m

r. przewiert. DN 300
L=10,0m

Legenda :


- proj. sieć kanalizacji sanit. grawit. z PVC-U DN 200,315
- proj. sieć kanalizacji tłocznej z PEHD
- proj. przyłącze wod. do tłoczni z r. PEHD 32x3,0
- proj. studnia rewizyjna na kan. sanit. grawit.
- proj. studnia podłączeniowa na przyłączu kan. sanit.
- odwiert geologiczny
- proj. tłocznia ścieków
- działka objęta projektem
- istn. sieć wodociągowa
- istn. sieć telekomunikacyjna
- istn. sieć energetyczna
- istn. sieć kan. sanit. grawit.

Legenda:


- lokalizacja sieci kanalizacji sanit. grawit. DN 200 typ rury PP w nawierzchni asfaltowej - przewiert sterowany

Układ odniesienia: "PL-2000", poziom odniesienia: "Kronsztadt".
W zakresie mapy znajdują się prawa chronione przed zniszczeniem
punkty osnowy geodezyjnej nr: 314117500; 6.227.16-157; 6.227.16-156;
6.227.16-155; 6.227.16-154; 6.227.17-561-1; 6.227.17-2006; 6.227.17-153;
6.227.17-152; 6.227.17-151; 6.227.17.150; 6.227.17-303; 6.227.17-160
Mapę sporządzono bez ustalenia składowości ujawnionych
w księgach wieczystych.
Granice pozyskano z PODOGK w Słupsku.
Mapa aktualna na dzień 05.11.2016r.
Zakres opracowania
Kontur użytku zgodny
z ewidencją gruntów

Sporządził dn. 10.11.2016r.
Geodeta Uprawniony
Grzegorz Drzazga
Upr. nr 7912/90 zakres I i II

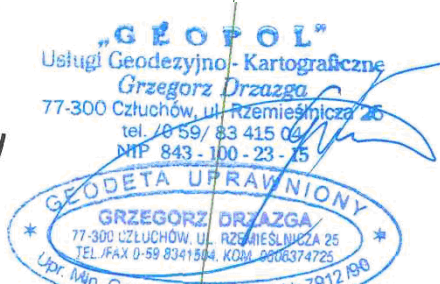

SZKIC POGLĄDOWY ARKUSZY

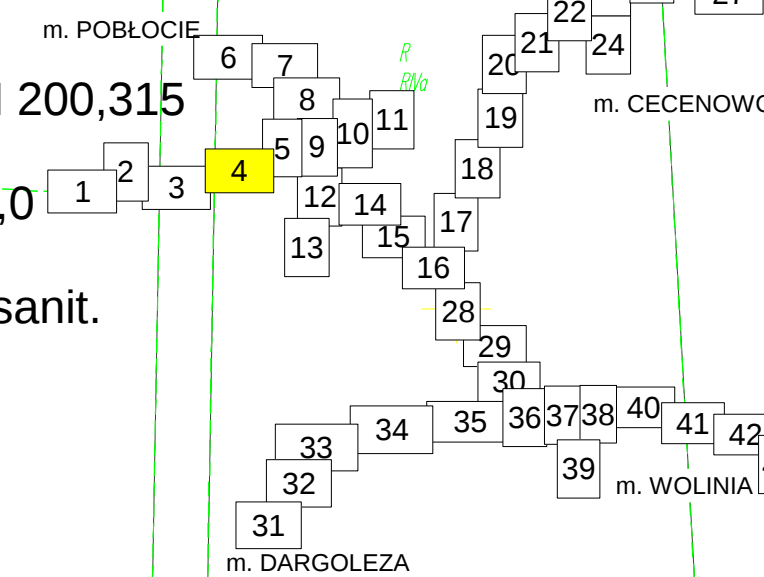

Zakład "Projektowanie, Inwestycje, Nadzory" Eleonora Puzo 78- 630 Człopa Szczuczarsz Budowa sieci kanalizacji sanit. z tłoczniami ścieków w m. Pobłocie		2014
Projekt Zagospodarowania Terenu Sieć kanalizacji sanit. z tłoczniami ścieków		16.02.2017
GMINA GŁÓWCZYCE 76-220 GŁÓWCZYCE ul. Kościuski 8		1 : 500
mgr inż. Eleonora Puzo upr.bud. nr ZAP/0223/PWBS/10 ZAP/05/277/101		arkusz nr 4 rys. 4
mgr inż. Mariusz Janulewski upr.bud POM/0275/PWBS/15 POM/05/004/16		