


Poświadczam, że niniejszy dokument został opracowany w wyniku prac geodezyjnych i kartograficznych, których rezultaty zawiera operat techniczny wpisany do ewidencji materiałów państwowego zasobu geodezyjnego i kartograficznego.

Organ prowadzący państwowy zasób geodezyjny i kartograficzny	STAROSTA SŁUPSKI
Identyfikator ewidencyjny materiału zasobu - operatu technicznego	P.2212.2016-3893
Data wpisania operatu technicznego do ewidencji materiałów państwowego zasobu geodezyjnego i kartograficznego	557.B.59/2016 t.2
Imię i nazwisko i podpis osoby reprezentującej organ	z up. STAROSTY KAMIEŃSKA

PODINSPEKTOR WYDZIAŁU GEODEZYJNO-KARTOGRAFICZNEGO

MAPA DO CELÓW PROJEKTOWYCH
 ARK.5(43)
 Skala 1:500
 KERG: 6640.832.2014

woj. pomorskie
 pow. słupski
 jednostka ewidencyjna: Głównice 221204_2
 obr. Poblocie 0014

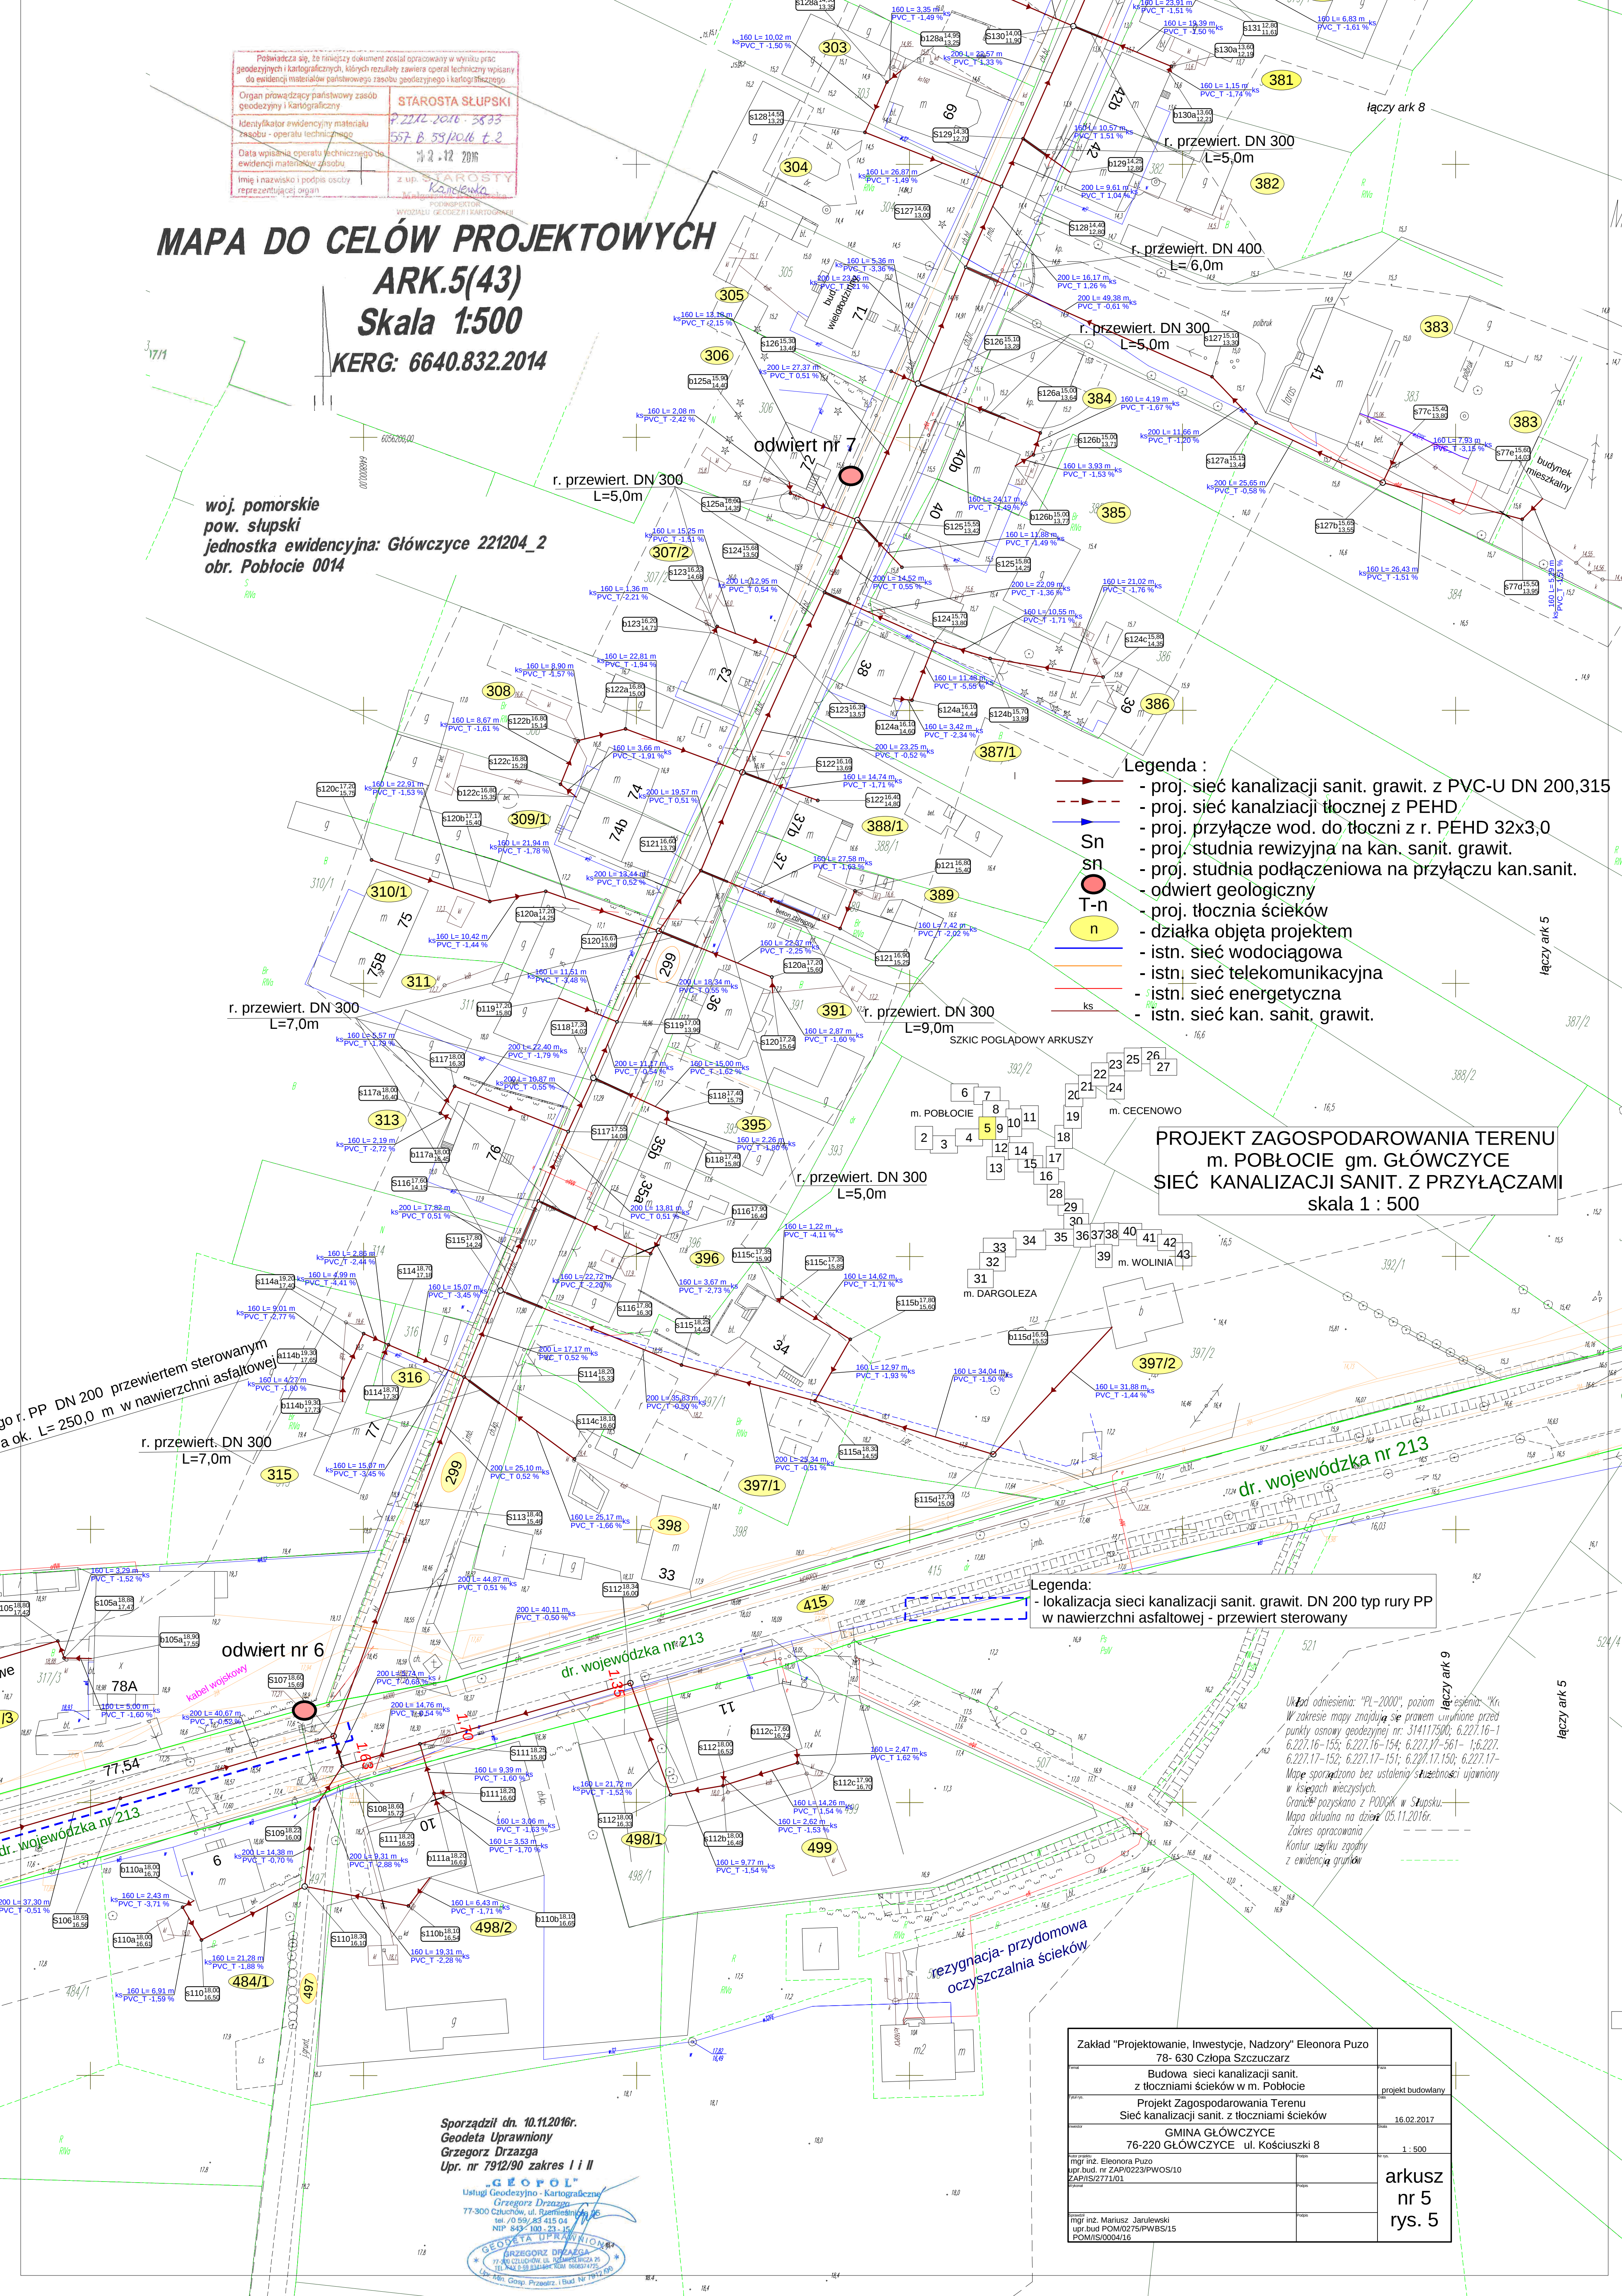

- Legenda :
- proj. sieć kanalizacji sanit. grawit. z PVC-U DN 200,315
 - proj. sieć kanalizacji tłocznej z PEHD
 - proj. przyłącze wod. do tłoczni z r. PEHD 32x3,0
 - proj. studnia rewizyjna na kan. sanit. grawit.
 - proj. studnia podłączeniowa na przyłączu kan.sanit.
 - odwiert geologiczny
 - proj. tłocznia ścieków
 - działka objęta projektem
 - istn. sieć wodociągowa
 - istn. sieć telekomunikacyjna
 - istn. sieć energetyczna
 - istn. sieć kan. sanit. grawit.

PROJEKT ZAGOSPODAROWANIA TERENU
 m. POBŁOCIE gm. GŁÓWCZYCE
 SIEĆ KANALIZACJI SANIT. Z PRZYŁĄCZAMI
 skala 1 : 500

- Legenda:
- lokalizacja sieci kanalizacji sanit. grawit. DN 200 typ rury PP w nawierzchni asfaltowej - przewiert sterowany

Uwaga: Podanie: "PL-2000", poziom
 W zakresie mapy znajdują się prawem chronione przed
 punkty osnowy geodezyjnej nr.: 314117500; 6.227.16-1
 6.227.16-155; 6.227.16-154; 6.227.17-561- 1;6.227.
 6.227.17-152; 6.227.17-151; 6.227.17.150; 6.227.17-
 Mapę sporządzono bez ustalenia składowości ujętym
 w księgach wieczystych.
 Granicę pozyskano z PODOK w Słupsku.
 Mapa aktualna na dzień 05.11.2016r.
 Zakres opracowania
 Kontur użytku zgodny
 z ewidencją gruntów

Zakład "Projektowanie, Inwestycje, Nadzory" Eleonora Puzo	
Budowa sieci kanalizacji sanit. z tłoczniami ścieków w m. Poblocie	projekt budowlany
Projekt Zagospodarowania Terenu Sieć kanalizacji sanit. z tłoczniami ścieków	16.02.2017
GMINA GŁÓWCZYCE ul. Kościuski 8	1:500
mgr inż. Eleonora Puzo upr.bud. nr ZAP/0223/PWOS/10 ZAP/IS/2771/01	arkusz nr 5 rys. 5
mgr inż. Mariusz Jarulewski upr.bud POM/0275/PWBS/15 POM/IS/0004/16	

Sporządził dn. 10.11.2016r.
 Geodeta Uprawniony
 Grzegorz Drzazga
 Upr. nr 7912/90 zakres I i II

