




MAPA DO CELÓW PROJEKTOWYCH
ARK.7(43)
Skala 1:500

KERG: 6640.832.2014

woj. pomorskie
pow. słupski
jednostka ewidencyjna: Główny 221204_2
obr. Pobłocie 0014

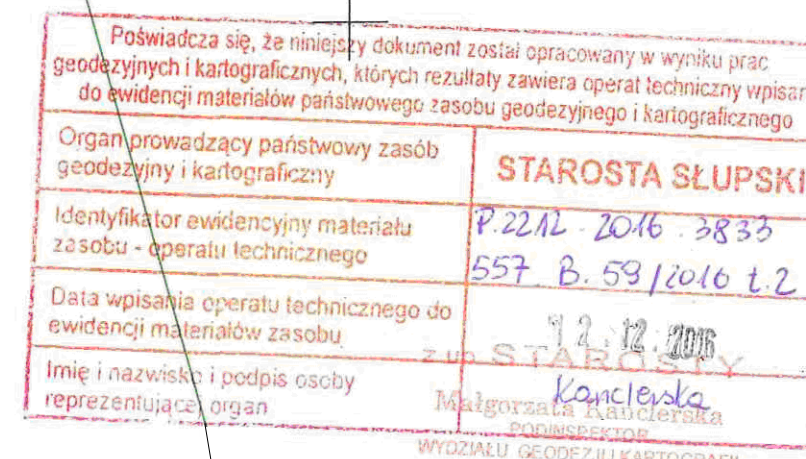


PROJEKT ZAGOSPODAROWANIA TERENU
m. POBŁOCIE gm. GŁÓWCZYCE
SIEĆ KANALIZACJI SANIT. Z PRZYŁĄCZAMI
oraz tłocznia ścieków T-2 (dz. nr 249)
skala 1 : 500

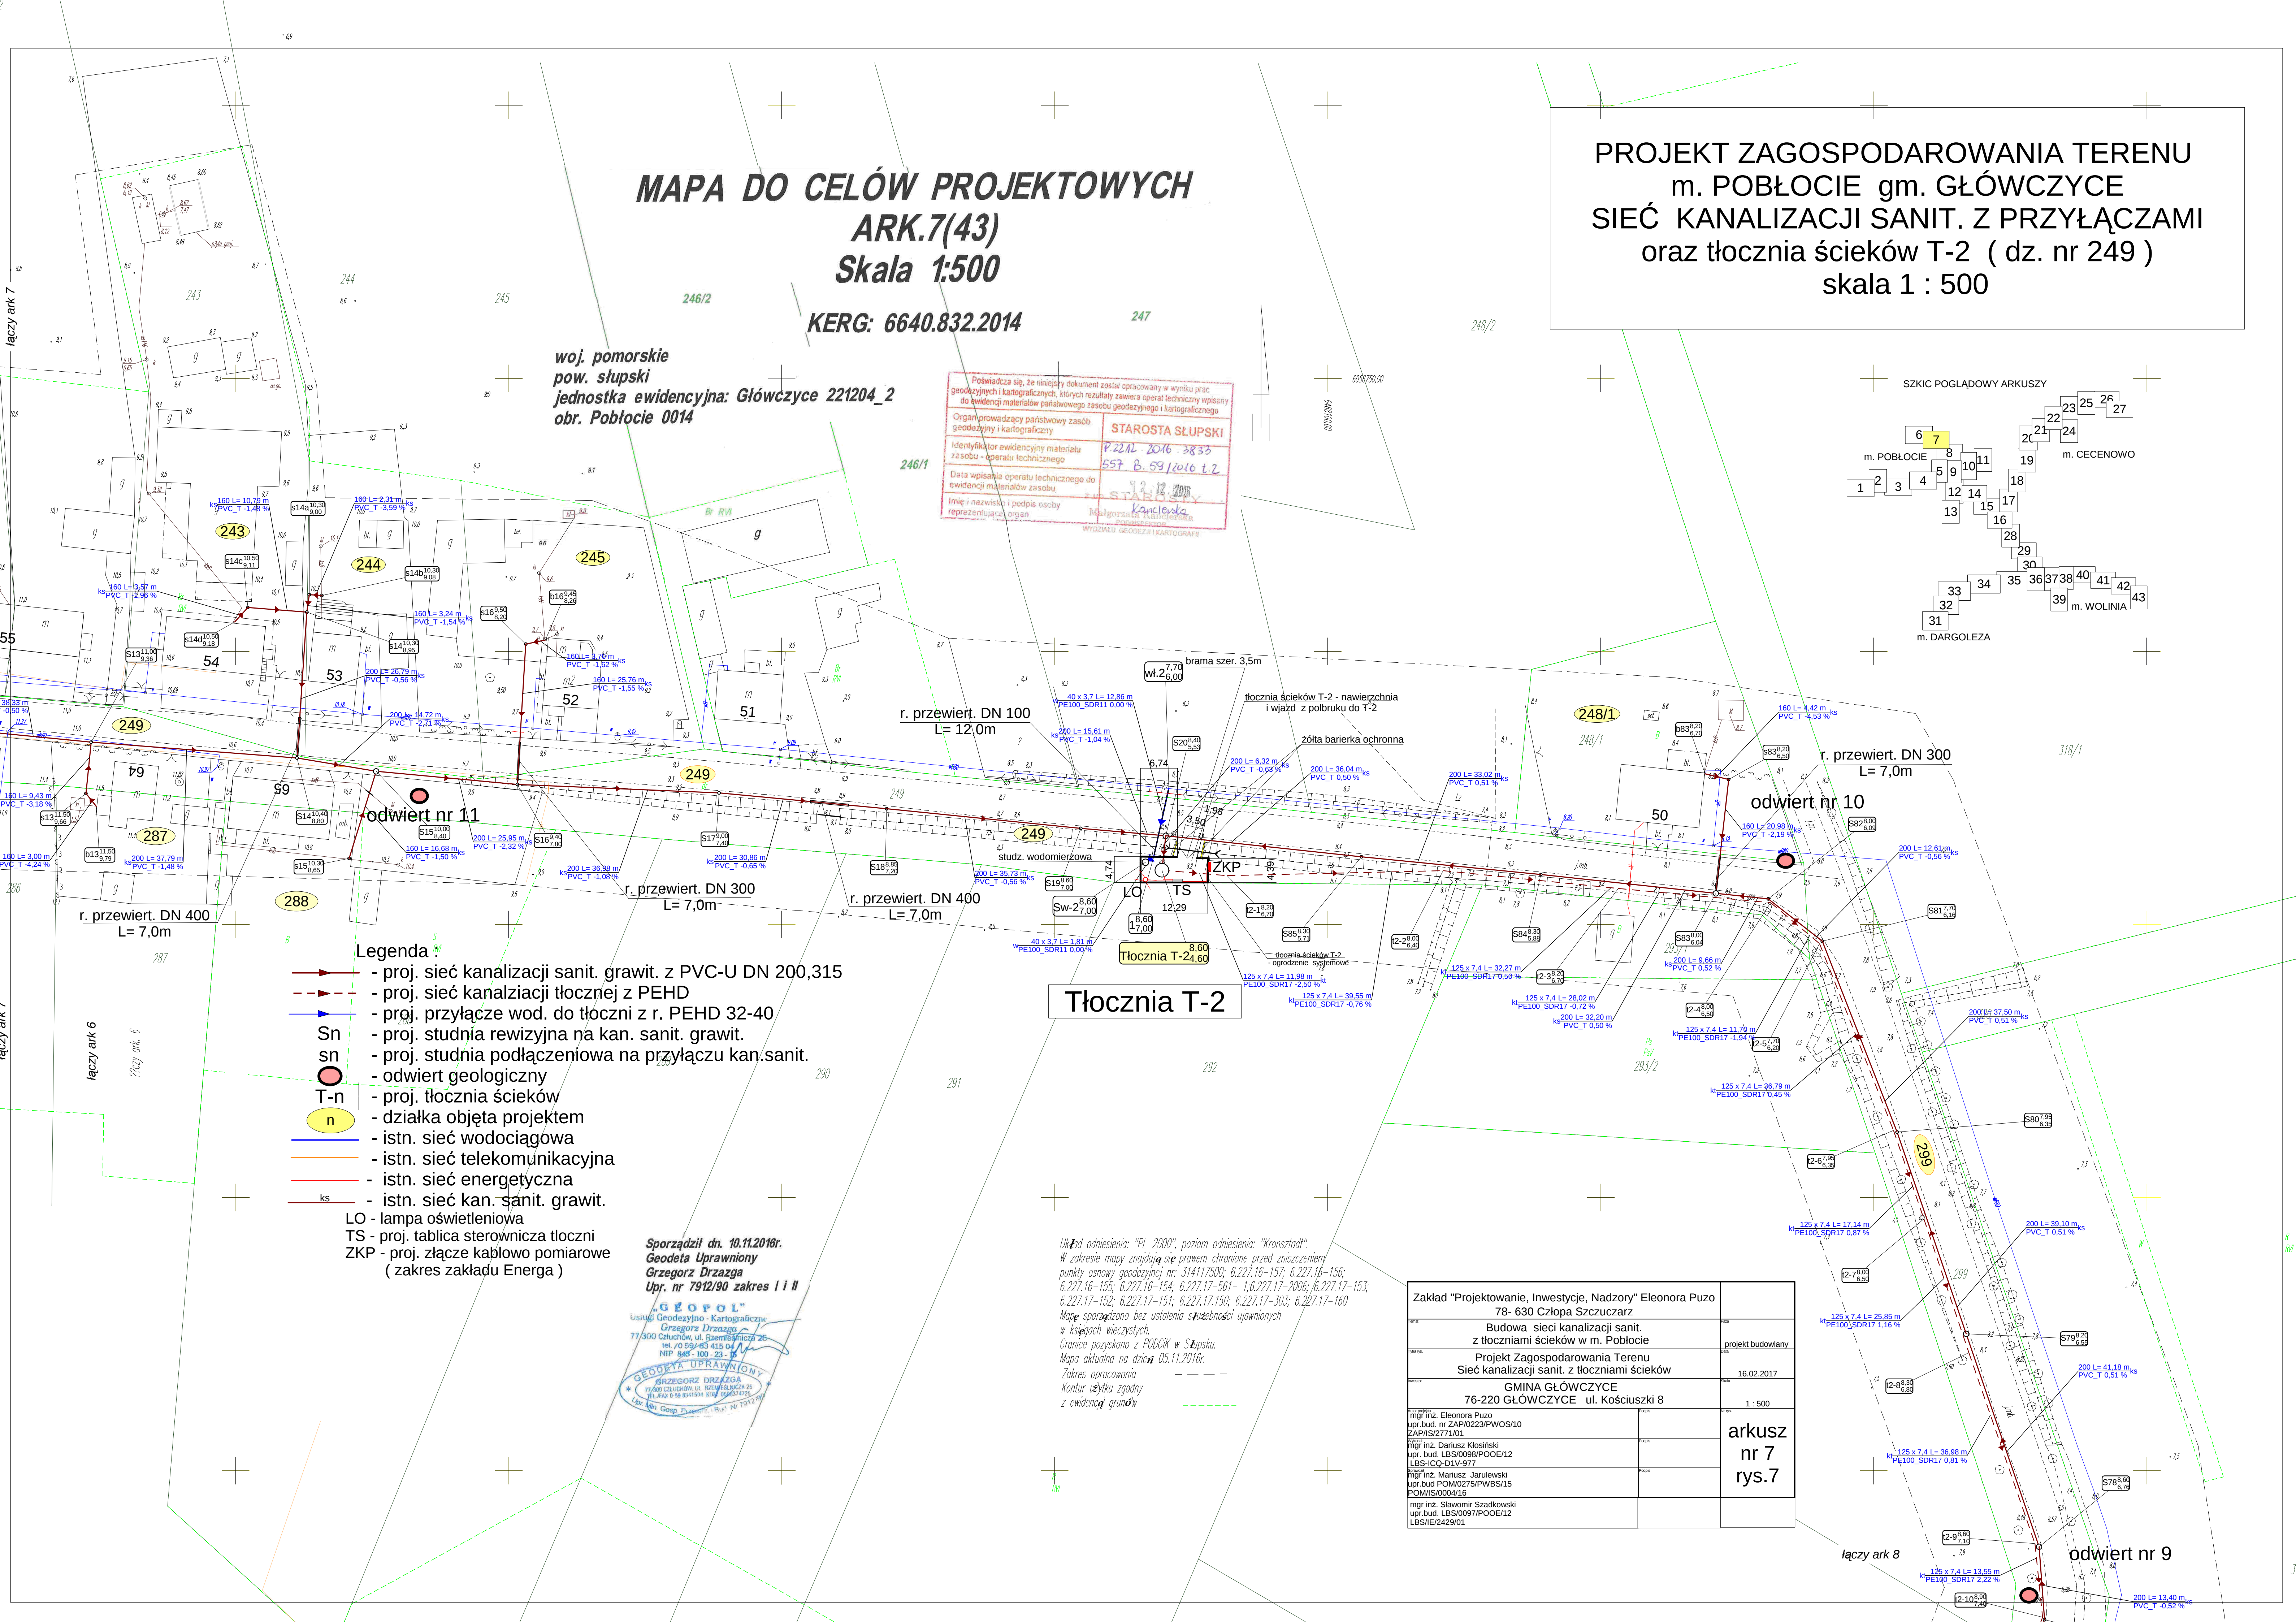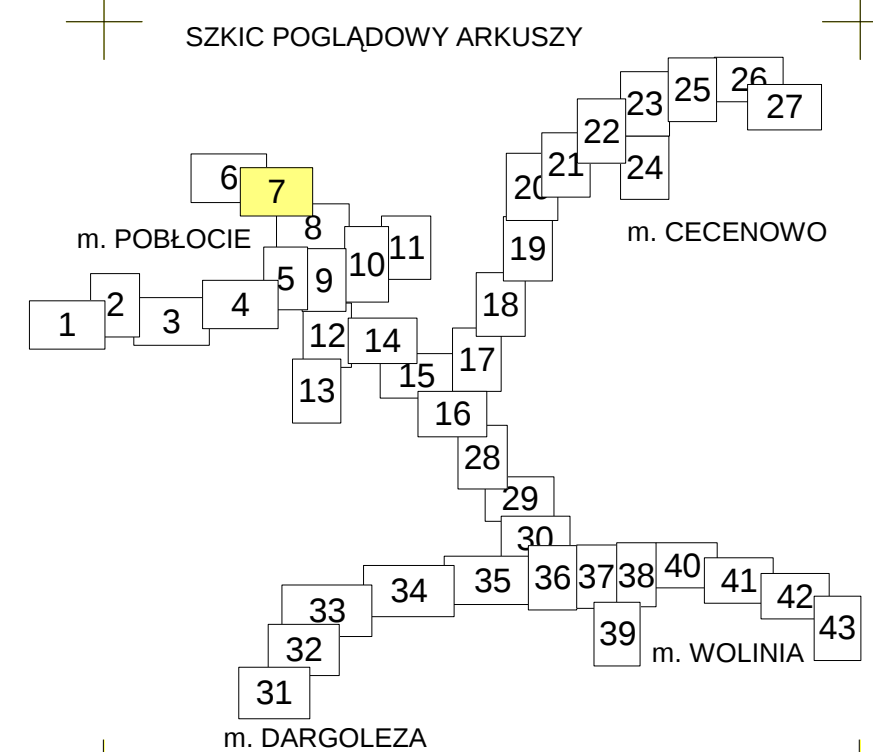

Legenda

- proj. sieć kanalizacji sanit. grawit. z PVC-U DN 200,315
- proj. sieć kanalizacji tłocznej z PEHD
- proj. przyłącze wod. do tłoczni z r. PEHD 32-40
- Sn - proj. studnia rewizyjna na kan. sanit. grawit.
- sn - proj. studnia podłączeniowa na przyłączu kan.sanit.
- odwiert geologiczny
- T-n - proj. tłocznia ścieków
- n - działka objęta projektem
- istn. sieć wodociągowa
- istn. sieć telekomunikacyjna
- istn. sieć energetyczna
- istn. sieć kan. sanit. grawit.
- LO - lampa oświetleniowa
- TS - proj. tablica sterownicza tłoczni
- ZKP - proj. złącze kablowo pomiarowe (zakres zakładu Energa)

Sporządził dn. 10.11.2016r.
Geodeta Uprawniony
Grzegorz Drzazga
Upr. nr 7912/90 zakres I i II

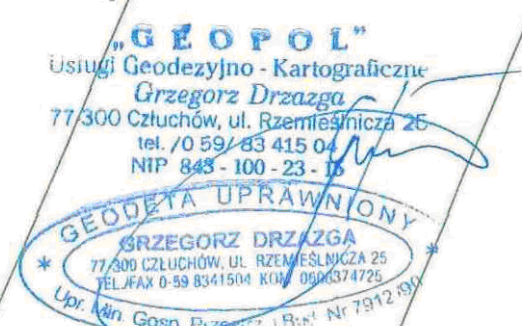

Układ odniesienia: "PL-2000", poziom odniesienia: "Kronsztadt".
W zakresie mapy znajdują się prawem chronione przed zniszczeniem punkty osnowy geodezyjnej nr: 314117508; 6.227.16-157; 6.227.16-156; 6.227.16-155; 6.227.16-154; 6.227.17-561-1; 6.227.17-2006; 6.227.17-153; 6.227.17-152; 6.227.17-151; 6.227.17.150; 6.227.17-303; 6.227.17-160
Mapa sporządzona bez ustalenia spójności ujętych w niej danych.
Granice pozyskano z POKG w Słupsku.
Mapa aktualna na dzień 05.11.2016r.
Zakres opracowania
Kontur użytku zgodny z ewidencją gruntów

Zakład "Projektowanie, Inwestycje, Nadzory" Eleonora Puzo 78- 630 Człopa Szczuczarsz	
Budowa sieci kanalizacji sanit. z tłoczni ścieków w m. Pobłocie	projekt budowlany
Projekt Zagospodarowania Terenu Sieć kanalizacji sanit. z tłoczni ścieków	16.02.2017
GMINA GŁÓWCZYCE 76-220 GŁÓWCZYCE ul. Kościuszki 8	1 : 500
mgr inż. Eleonora Puzo upr.bud. nr ZAP/0223/PWOS/10 ZAP/IS/2771/01	arkusz nr 7 rys.7
mgr inż. Dariusz Kosiński upr. bud. LBS/0098/POOE/12 LBS-ICQ-DLV-977	
mgr inż. Mariusz Janulewski upr.bud POM/0275/PWBS/15 POM/IS/0004/16	
mgr inż. Sławomir Szadkowski upr.bud. LBS/0097/POOE/12 LBS/IE/2429/01	