

Poswiadcza się, że niniejszy dokument jest integralną częścią projektu technicznego w wyniku prac geodezyjnych i kartograficznych, których rezultatem jest opracowanie techniczne wpisane do ewidencji materiałów geodezyjnych i kartograficznych.

Organ prowadzący państwowy zasób geodezyjny i kartograficzny: **STAROSTA SŁUPSKI**

Identyfikator ewidencyjny materiału zasobu - operatu technicznego: **P.2212.2016.9855**

Szereg wpisania operatu technicznego do ewidencji materiałów zasobu: **537 p. 59/2016.1.2**

Imię i nazwisko i podpis osoby reprezentującej organ: **STAROSTA SŁUPSKI**

MAPA DO CEŁÓW PROJEKTOWYCH

ARK 8(43)

Skala 1:500

KERG: 6640.832.2014



woj. pomorskie
pow. słupski
jednostka ewidencyjna: Głównice 221204_2
obr. Pobłocie 0014

Układ odniesienia: "PL-2000", poziom odniesienia: "Kronsztadt".
W zakresie mapy znajdują się prawem chronione przed zniszczeniem punkty osnowy geodezyjnej nr.: 314117500; 6.227.16-157; 6.227.16-156; 6.227.16-155; 6.227.16-154; 6.227.17-561-1; 6.227.17-2006; 6.227.17-153; 6.227.17-152; 6.227.17-151; 6.227.17.150; 6.227.17-303; 6.227.17-160.
Mapa sporządzona bez ustalenia szkodności ujawnionych w księgach wieczystych.
Granice pozyskano z PODOG w Słupsku.
Mapa aktualna na dzień 05.11.2016r.
Zakres opracowania:
Kontur użytku zgodny z ewidencją gruntów.

Sporządził dn. 10.11.2016r.
Geodeta Uprawniony
Grzegorz Drzazga
Upr. nr 7912/90 zakres I i II

GEOPOL
Usługi Geodezyjno-Kartograficzne
Grzegorz Drzazga
77-300 Człuchów, ul. Rzemieślnicza
ul. 70 58/ 63 415 04
NIP 643-330-23-15
GEODETA UPRAWNIONY
GRZEGORZ DRZAZGA
77-300 CZŁUCHÓW, UL. RZEMIEŚLNICZA 70
TEL./FAX 0-99 634-415 04 634-415 07
Lp. Nazwa Usługi Przewidywalny Bud. Nr. 7912/90

PROJEKT ZAGOSPODAROWANIA TERENU
m. POBŁOCIE gm. GŁÓWCZYCE
SIEĆ KANALIZACJI SANIT. Z PRZYŁĄCZAMI
skala 1 : 500

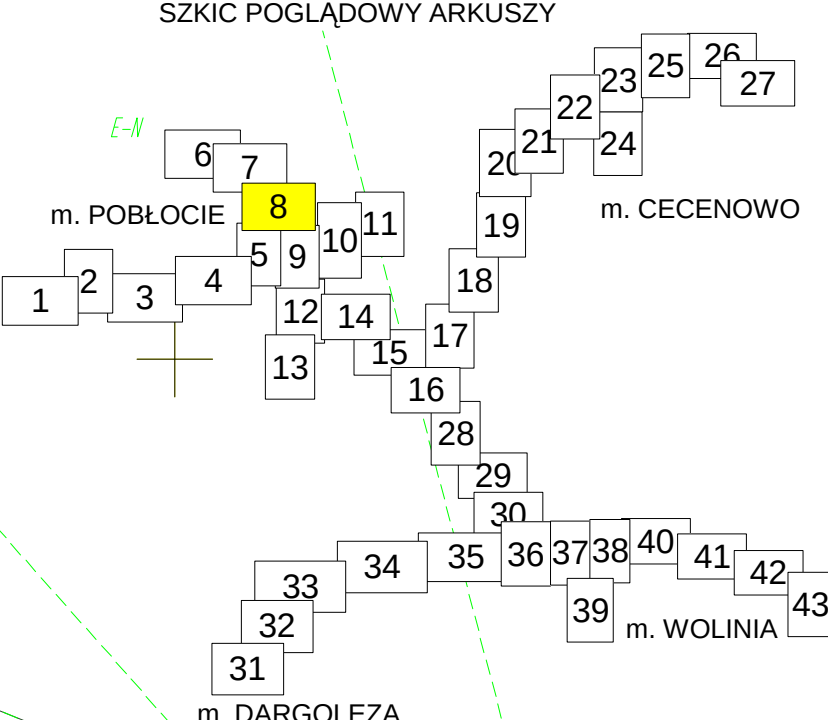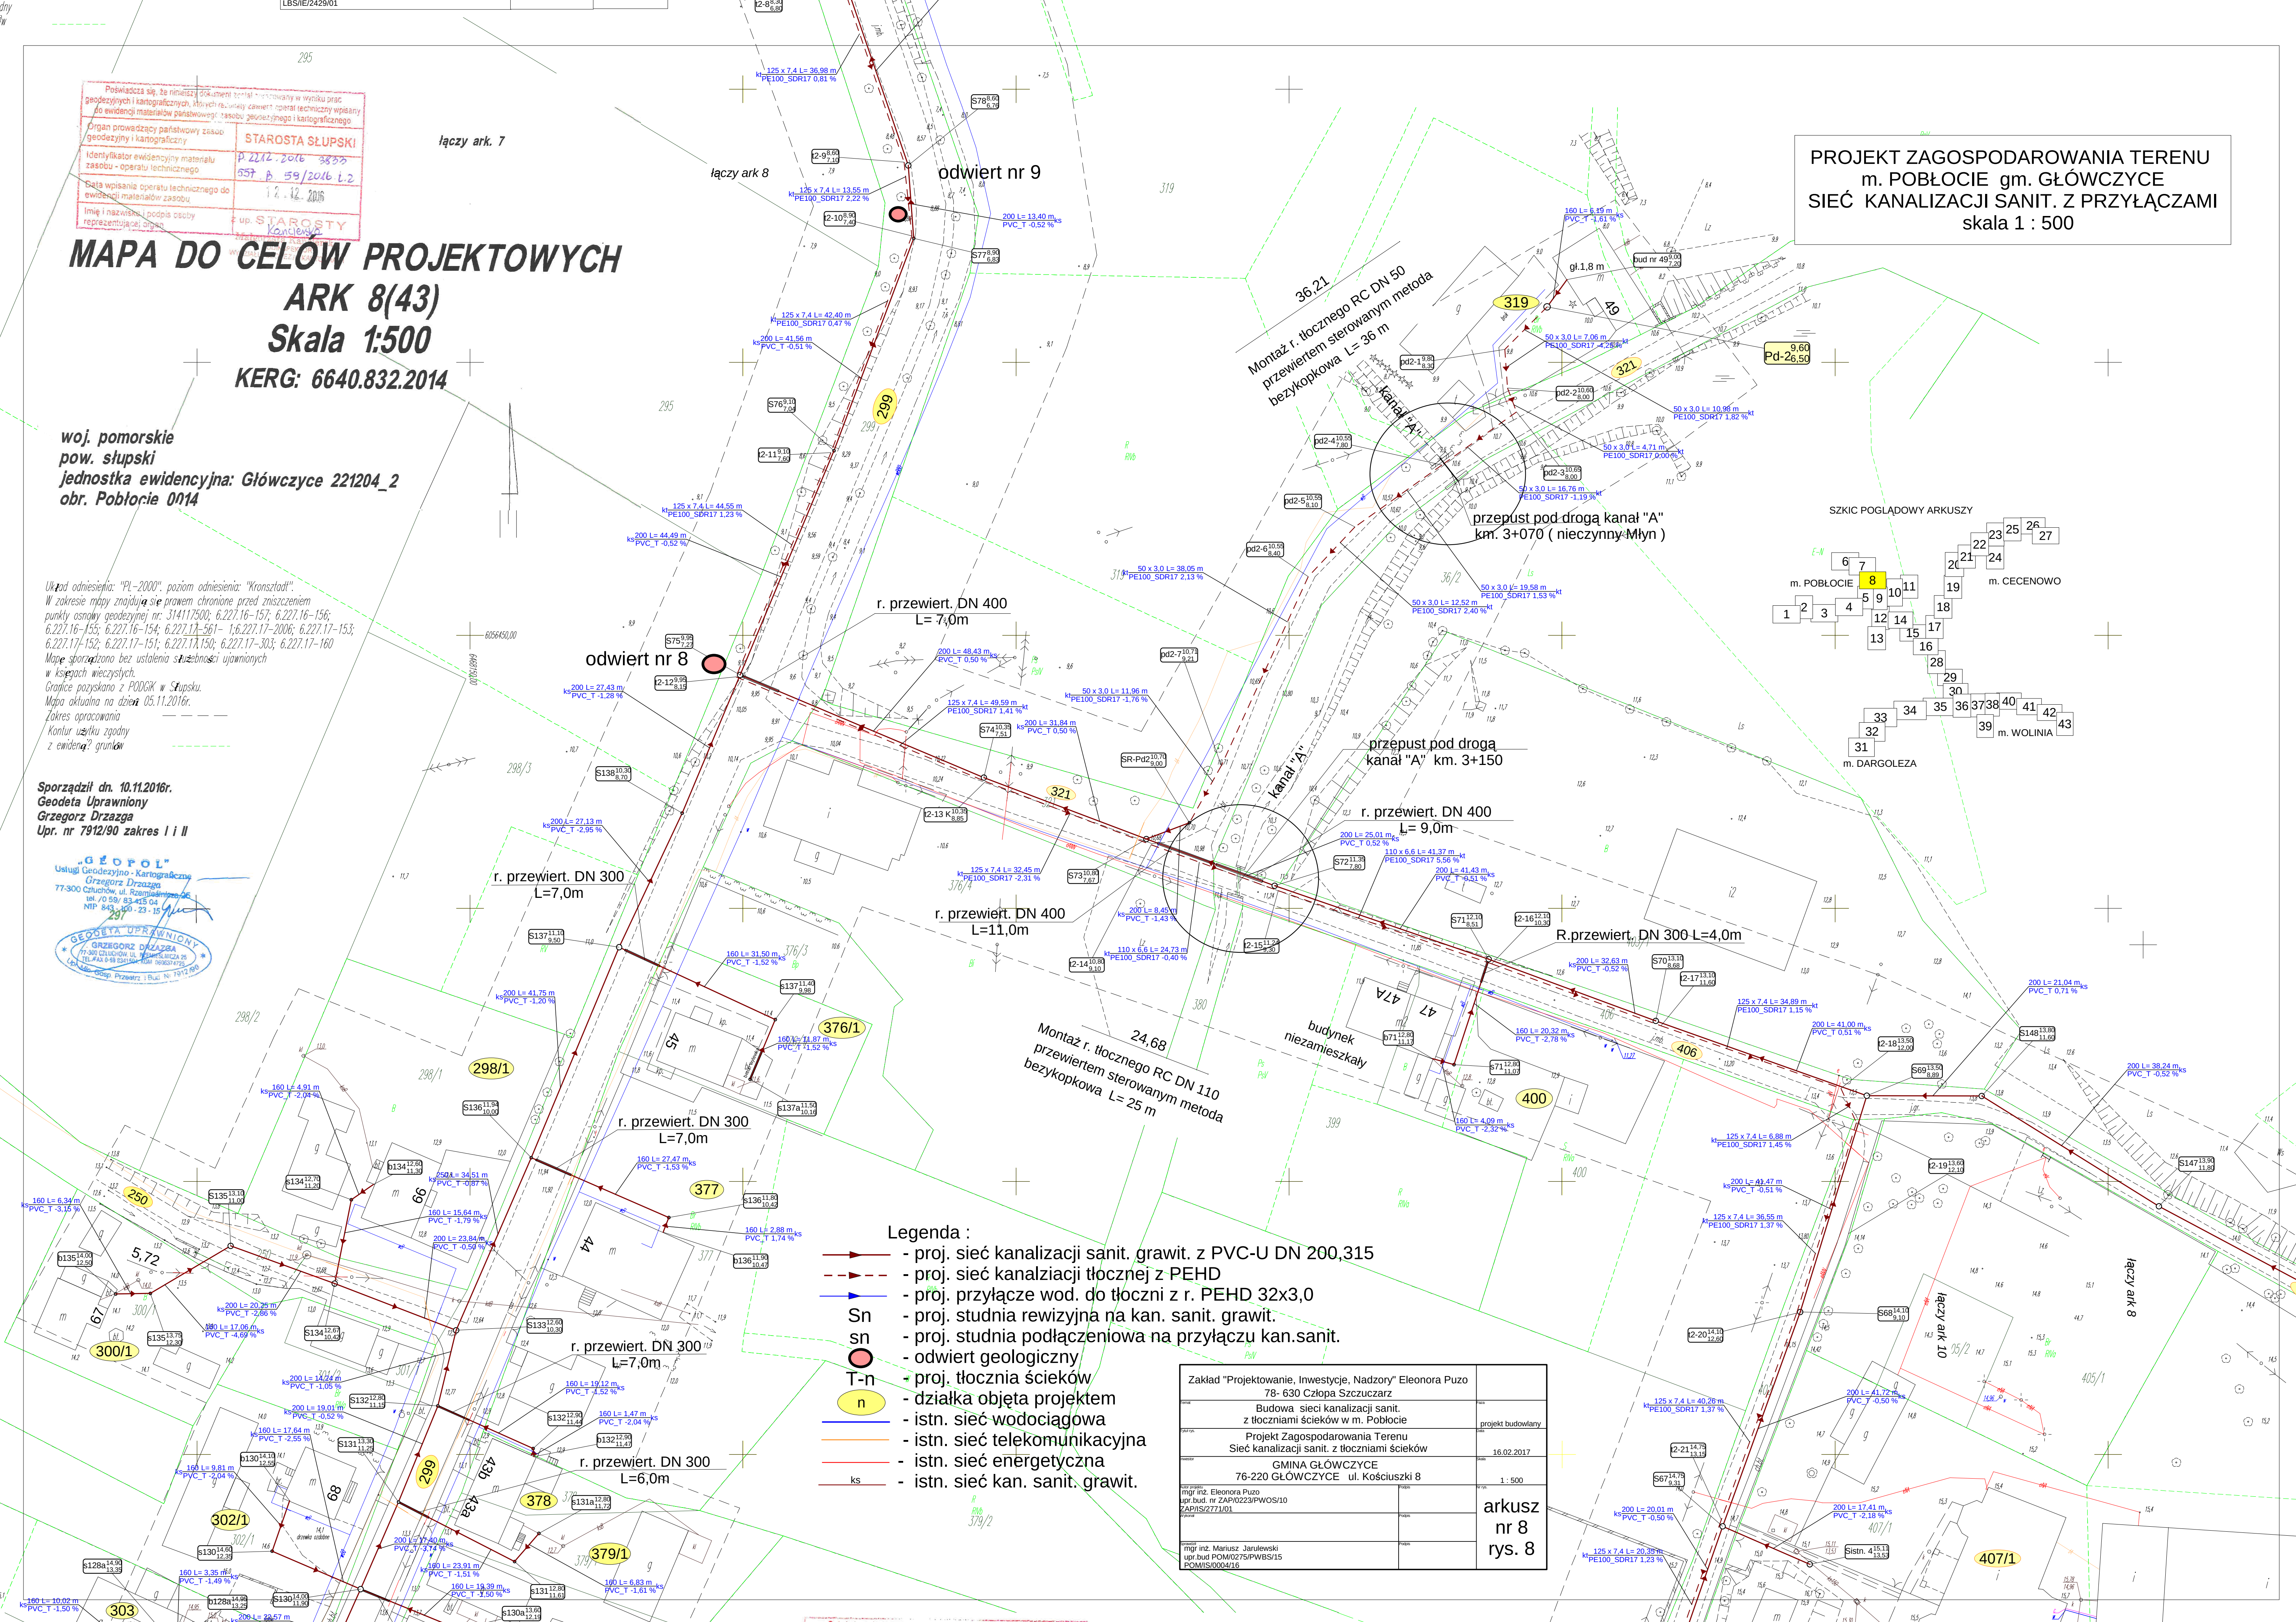

- Legenda :
- proj. sieć kanalizacji sanit. grawit. z PVC-U DN 200,315
 - proj. sieć kanalizacji tłocznej z PEHD
 - proj. przyłącze wod. do tłoczni z r. PEHD 32x3,0
 - proj. studnia rewizyjna na kan. sanit. grawit.
 - proj. studnia podłączeniowa na przyłączu kan.sanit.
 - odwiert geologiczny
 - proj. tłocznia ścieków
 - działka objęta projektem
 - istn. sieć wodociągowa
 - istn. sieć telekomunikacyjna
 - istn. sieć energetyczna
 - istn. sieć kan. sanit. grawit.
- Sn
sn
T-n
n
ks

Zakład "Projektowanie, Inwestycje, Nadzory" Eleonora Puźo 78- 630 Człopa Szczuczarsz	
Budowa sieci kanalizacji sanit. z tłoczniami ścieków w m. Pobłocie	
Projekt Zagospodarowania Terenu Sieć kanalizacji sanit. z tłoczniami ścieków	
GMINA GŁÓWCZYCE 76-220 GŁÓWCZYCE ul. Kościuski 8	
mgr inż. Eleonora Puźo upr.bud. nr ZAP/0223/PWOS/10 ZAP/PS/2771/01	projekt budowlany 16.02.2017 1: 500
mgr inż. Mariusz Janulewski upr.bud POM/0275/PWBS/15 POM/IS/0004/16	arkusz nr 8 rys. 8