

Poświadczam, że niniejszy dokument został opracowany w wyniku prac geodezyjnych i kartograficznych, których rezultaty zawiera operat techniczny wpisany do ewidencji materiałów państwowego zasobu geodezyjnego i kartograficznego.

Organ prowadzący państwowy zasób geodezyjny i kartograficzny	STAROSTA SŁUPSKI
Identyfikator ewidencyjny materiału zasobu - operatu technicznego	P 2212.2016-3833 557 B 59/16.6.2
Data wpisania operatu technicznego do ewidencji materiałów zasobu	12.11.2016
Imię i nazwisko i podpis osoby reprezentującej organ	z up. STAROSTY Kardowska

MAPA DO CELÓW PROJEKTOWYCH

ARK 9(43)

Skala 1:500

KERG: 6640.832.2014

woj. pomorskie
pow. słupski
jednostka ewidencyjna: Główny 221204_2
obr. Pobłocie 0014

Układ odniesienia: "PL-2000", poziom odniesienia: "Kronsztadt".
W zakresie mapy znajdują się prawem chronione przed zniszczeniem punkty osnowy geodezyjnej nr: 314117500; 6.227.16-157; 6.227.16-156; 6.227.16-155; 6.227.16-154; 6.227.17-561; 6.227.17-2006; 6.227.17-153; 6.227.17-152; 6.227.17-151; 6.227.17-150; 6.227.17-303; 6.227.17-160
Mapę sporządzono bez ustalenia służebności ujawnionych w księgach wieczystych.
Granice pozyskano z PODGIK w Słupsku.
Mapa aktualna na dzień: 05.11.2016r.
Zakres opracowania
Kontur użytku zgodny z ewidencją gruntów

Sporządził dn. 10.11.2016r.
Geodeta Uprawniony
Grzegorz Drzazga
Upr. nr 7912/90 zakres I i II

"GEOFOL"
Usługi Geodezyjno-Kartograficzne
Grzegorz Drzazga
77-300 Człuchów, ul. Rynek 26
tel. 0-59-454 515 04
NIP 843-100-23-15
REGON 141840
KRS 0000242020
Dzielnica Główna, Przegląd 1 Bud. Nr 10/100

GEODETA UPRAWNIONY
GRZEGORZ DRZAZGA
77-300 CZŁUCHÓW, UL. RYNEK 26
TEL. 0-59 454 515 04
NIP 843-100-23-15
REGON 141840
KRS 0000242020
Dzielnica Główna, Przegląd 1 Bud. Nr 10/100

r. przewiert. DN 400
L=9,0m

dr. wojewódzka nr 213 415


R.przewiert. DN 300 L=18,0m

przepust pod drogą
kanal "A" km. 3+540

Legenda :

- proj. sieć kanalizacji sanit. grawit. z PVC-U DN 200,315
- proj. sieć kanalizacji tłocznej z PEHD
- proj. przyłącze wod. do tłoczni z r. PEHD 32x3,0R,przewiert. DN 400 L=7,0m
- Sn - proj. studnia rewizyjna na kan. sanit. grawit.
- sn - proj. studnia podłączeniowa na przyłączu kan.sanit.
- - odwiert geologiczny
- T-n - proj. tłocznia ścieków
- (n) - działka objęta projektem
- istn. sieć wodociągowa
- istn. sieć telekomunikacyjna
- istn. sieć energetyczna
- ks - istn. sieć kan. sanit. grawit.

SZKIC POGLĄDOWY ARKUSZY

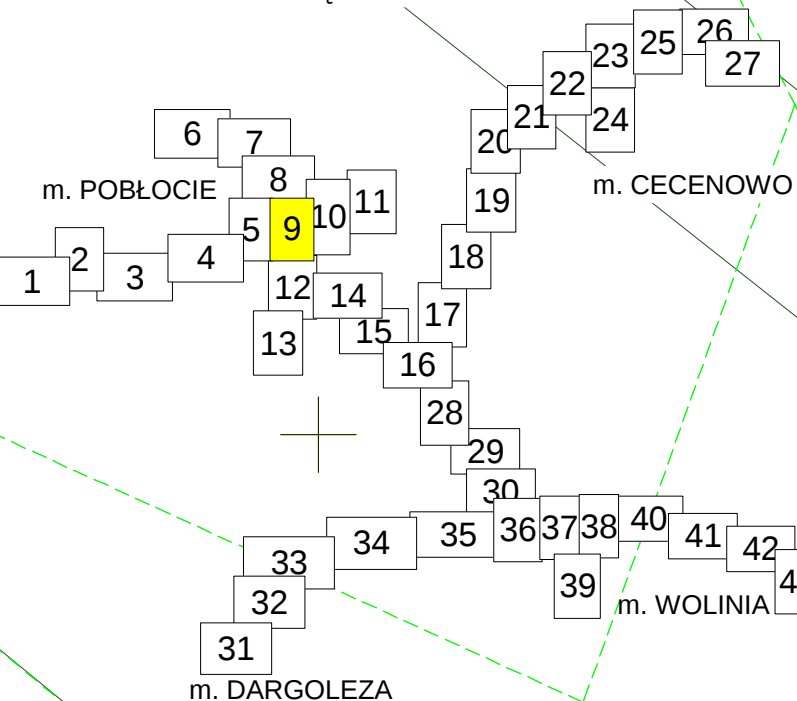

Zakład "Projektowanie, Inwestycje, Nadzory" Eleonora Puzo 78-630 Człopa Szczuczarsz	
Budowa sieci kanalizacji sanit. z tłoczniami ścieków w m. Pobłocie	projekt budowlany
Projekt Zagospodarowania Terenu Sieć kanalizacji sanit. z tłoczniami ścieków	16.02.2017
GMINA GŁÓWCZYCE 76-220 GŁÓWCZYCE ul. Kościuski 8	1:500
mgr inż. Eleonora Puzo upr.bud. nr ZAP/0223/PWOS/10 ZAP/IS/277/U/01	arkusz nr 9 rys.9
mgr inż. Mariusz Jarulewski upr.bud. POM/0275/PWBS/15 POM/IS/0004/16	