

MAPA DO CELOW PROJEKTOWYCH  
ARK 11(43)  
Skala 1:500  
KERG: 6640.832.2014

woj. pomorskie  
pow. słupski  
jednostka ewidencyjna: Główny 221204\_2  
obr. Pobłocie 0014

Uwaga: Podniesienia: "PL-2000", poziom odniesienia: "Kronsztadt".  
W zakresie mapy znajdują się prawem chronione przed zniszczeniem  
punkty osnowy geodezyjnej nr: 314117500; 6.227.16-157; 6.227.16-156;  
6.227.16-155; 6.227.16-154; 6.227.17-561-1; 6.227.17-2006; 6.227.17-153;  
6.227.17-152; 6.227.17-151; 6.227.17.150; 6.227.17-303; 6.227.17-160  
Mapę sporządzono bez ustalenia służebności ujawnionych  
w księgach wieczystych.  
Granice pozyskano z PODGK w Słupsku.  
Mapa aktualna na dzień 05.11.2016r.  
Zakres opracowania  
Kontur użytku zgodny  
z ewidencją gruntów

Potwierdza się, że niniejszy dokument został opracowany w wyniku prac  
geodezyjnych i kartograficznych, których rezultaty zawiera operat techniczny wpisany  
do ewidencji materiałów państwowego zasobu geodezyjnego i kartograficznego

Organ prowadzący państwowy zasób  
geodezyjny i kartograficzny

STAROSTA SŁUPSKI

Identyfikator ewidencyjny materiału  
zasobu - operatu technicznego

P.2212.10.06.3853  
S.2212.10.06.3853

Data wpisania operatu technicznego do  
ewidencji materiałów zasobu



12.12.2016

Imię i nazwisko i podpis osoby  
reprezentującej organ

z up. STAROSTA SŁUPSKI

MARSZAŁKA KANCELARIA  
POWOWOJEWODZKA  
WYDZIAŁ GEODEZJI I KARTOGRAFII

PROJEKT ZAGOSPODAROWANIA TERENU  
m. POBŁOCIE gm. GŁÓWCZYCE  
SIEĆ KANALIZACJI SANIT. Z PRZYŁĄCZAMI  
oraz tłocznia ścieków T-5 ( dz. nr 541 )  
skala 1 : 500

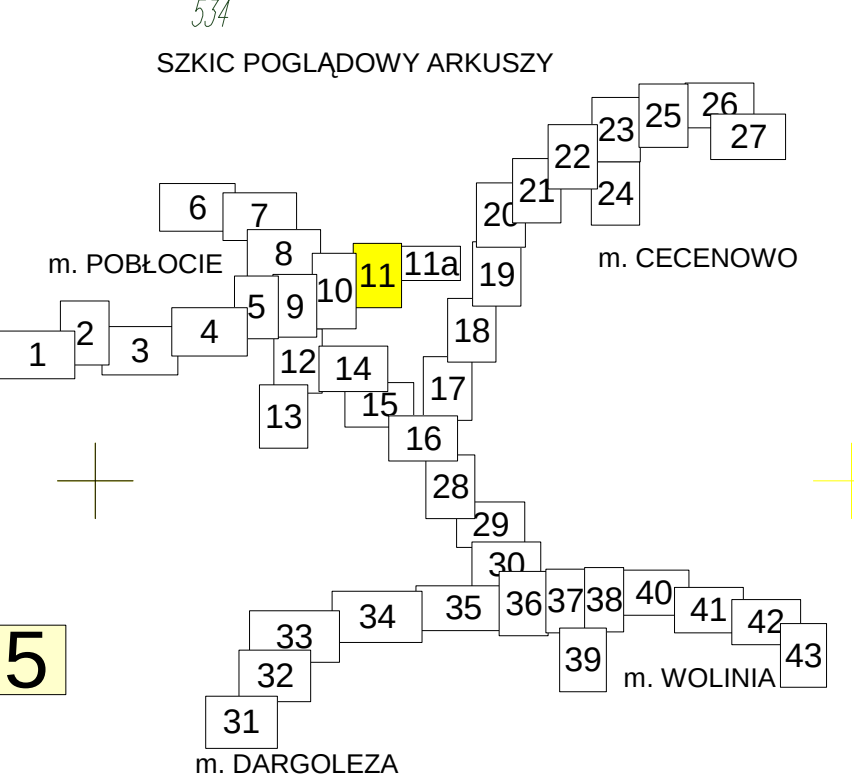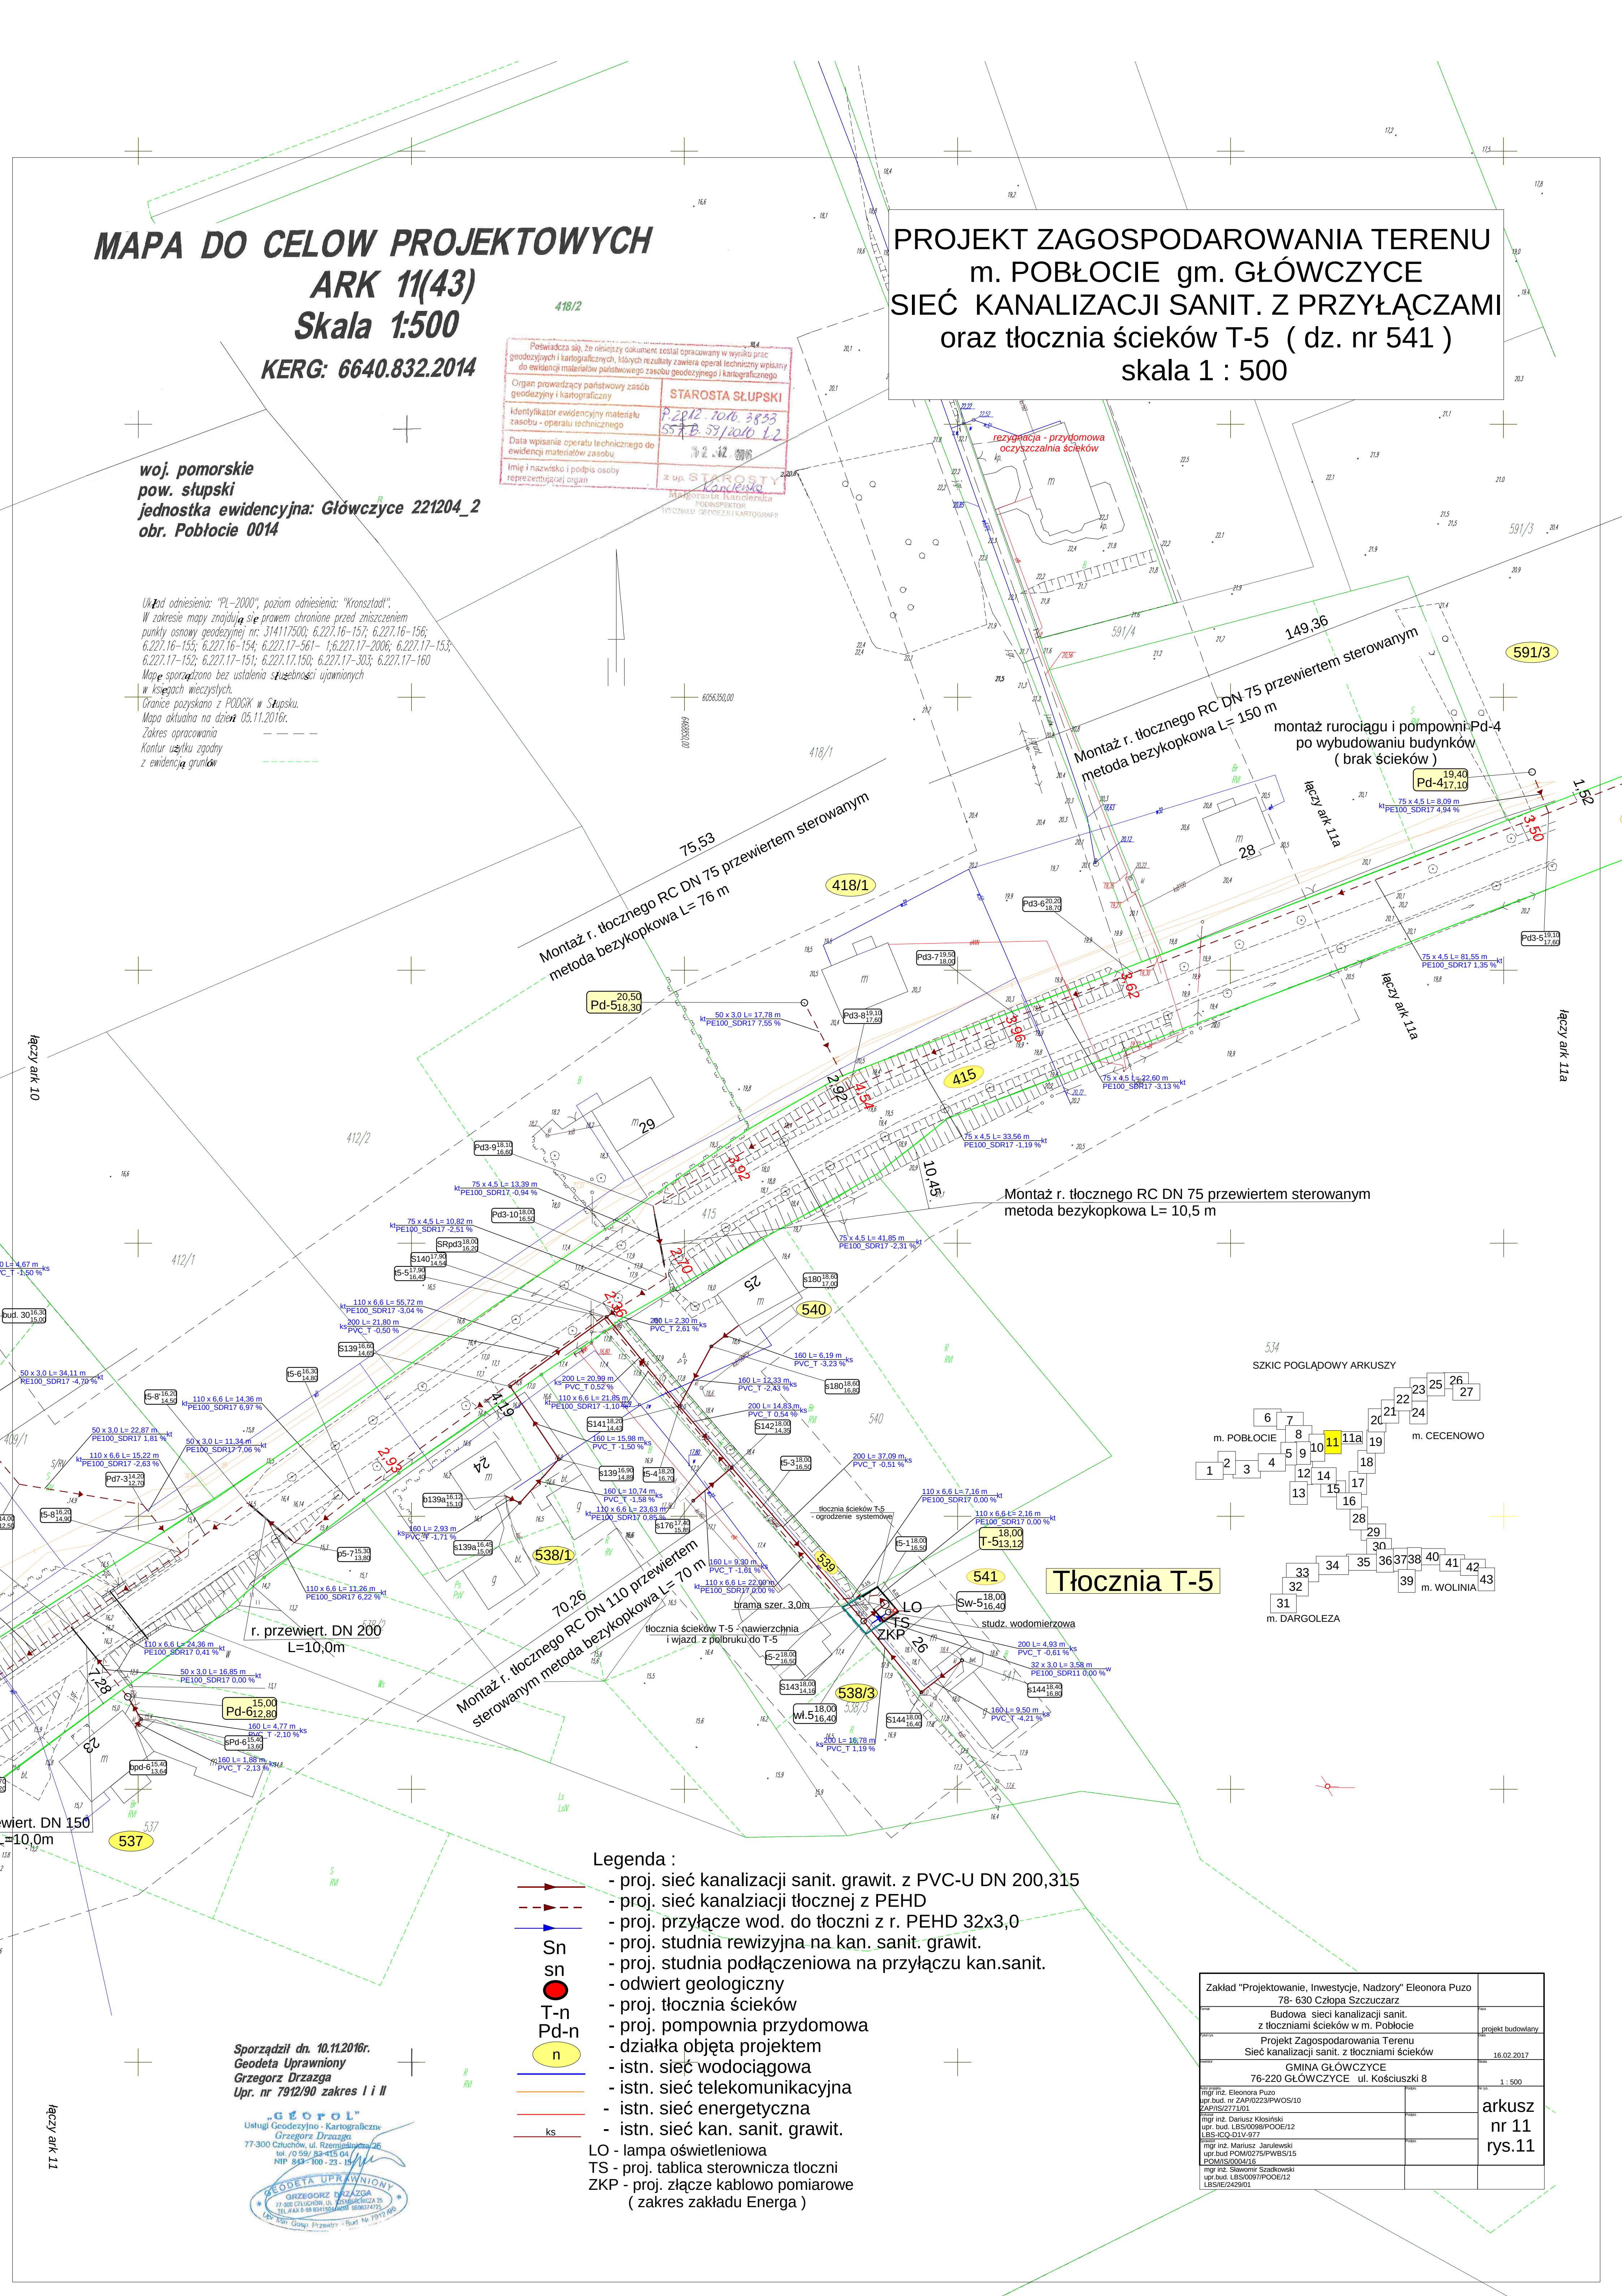

- Legenda :
- proj. sieć kanalizacji sanit. grawit. z PVC-U DN 200,315
  - proj. sieć kanalizacji tłocznej z PEHD
  - proj. przyłącze wod. do tłoczni z r. PEHD 32x3,0
  - proj. studnia rewizyjna na kan. sanit. grawit.
  - proj. studnia podłączeniowa na przyłączy kan.sanit.
  - odwiert geologiczny
  - proj. tłocznia ścieków
  - proj. pompownia przydomowa
  - działka objęta projektem
  - istn. sieć wodociągowa
  - istn. sieć telekomunikacyjna
  - istn. sieć energetyczna
  - istn. sieć kan. sanit. grawit.
  - LO - lampa oświetleniowa
  - TS - proj. tablica sterownicza tłoczni
  - ZKP - proj. złącze kablowo pomiarowe (zakres zakładu Energa)

Sporządził dn. 10.11.2016r.  
Geodeta Uprawniony  
Grzegorz Drzazga  
Upr. nr 7912/90 zakres I i II

"GEOPOL"  
Usługi Geodezyjno - Kartograficzne  
Grzegorz Drzazga  
77-300 Człuchów, ul. Remiesłowa 25  
tel. / 0 59 / 83 415 04  
NIP 833-100-23-15

GEODETA UPRAWNIONY  
GRZEGORZ DRZAZGA  
77-300 CZŁUCHÓW, UL. REMIEŚLOWA 25  
TEL. / 0 59 83 415 04  
NIP 833-100-23-15

|                                                                                          |                           |
|------------------------------------------------------------------------------------------|---------------------------|
| Zakład "Projektowanie, Inwestycje, Nadzory" Eleonora Puzo<br>78- 630 Człopa Szczuczczarz |                           |
| Budowa sieci kanalizacji sanit.<br>z tłoczniami ścieków w m. Pobłocie                    | projekt budowlany         |
| Projekt Zagospodarowania Terenu<br>Sieć kanalizacji sanit. z tłoczniami ścieków          | 16.02.2017                |
| GMINA GŁÓWCZYCE<br>76-220 GŁÓWCZYCE ul. Kościuszki 8                                     |                           |
| mgr inż. Eleonora Puzo<br>upr. bud. nr ZAP/0223/PWOS/10<br>ZAP/0223/PWOS/10              |                           |
| mgr inż. Dariusz Kłoskiński<br>upr. bud. LBS/0098/POOE/12<br>LBS/0098/POOE/12            |                           |
| mgr inż. Mariusz Janulewski<br>upr. bud. POM/0275/PWBS/15<br>POM/0275/PWBS/15            |                           |
| mgr inż. Sławomir Szadkowski<br>upr. bud. LBS/0097/POOE/12<br>LBS/0097/POOE/12           |                           |
|                                                                                          | arkusz<br>nr 11<br>rys.11 |