


MAPA SYTUACYJNO-WYSOKOŚCIOWA
DO CELÓW PROJEKTOWYCH
Skala 1:500
KERG: 6640.1081/2015

Legenda :


- proj. sieć kanalizacji sanit. grawit. z PVC-U DN 200,315
- proj. sieć kanalizacji tłocznej z PEHD
- proj. przyłącze wod. do tłoczni z r. PEHD 32x3,0
- proj. studnia rewizyjna na kan. sanit. grawit.
- proj. studnia podłączeniowa na przyłączu kan.sanit.
- odwiert geologiczny
- proj. tłoczni ścieków
- proj. pompownia przydomowa
- działka objęta projektem
- istn. sieć wodociągowa
- istn. sieć telekomunikacyjna
- istn. sieć energetyczna
- istn. sieć kan. sanit. grawit.

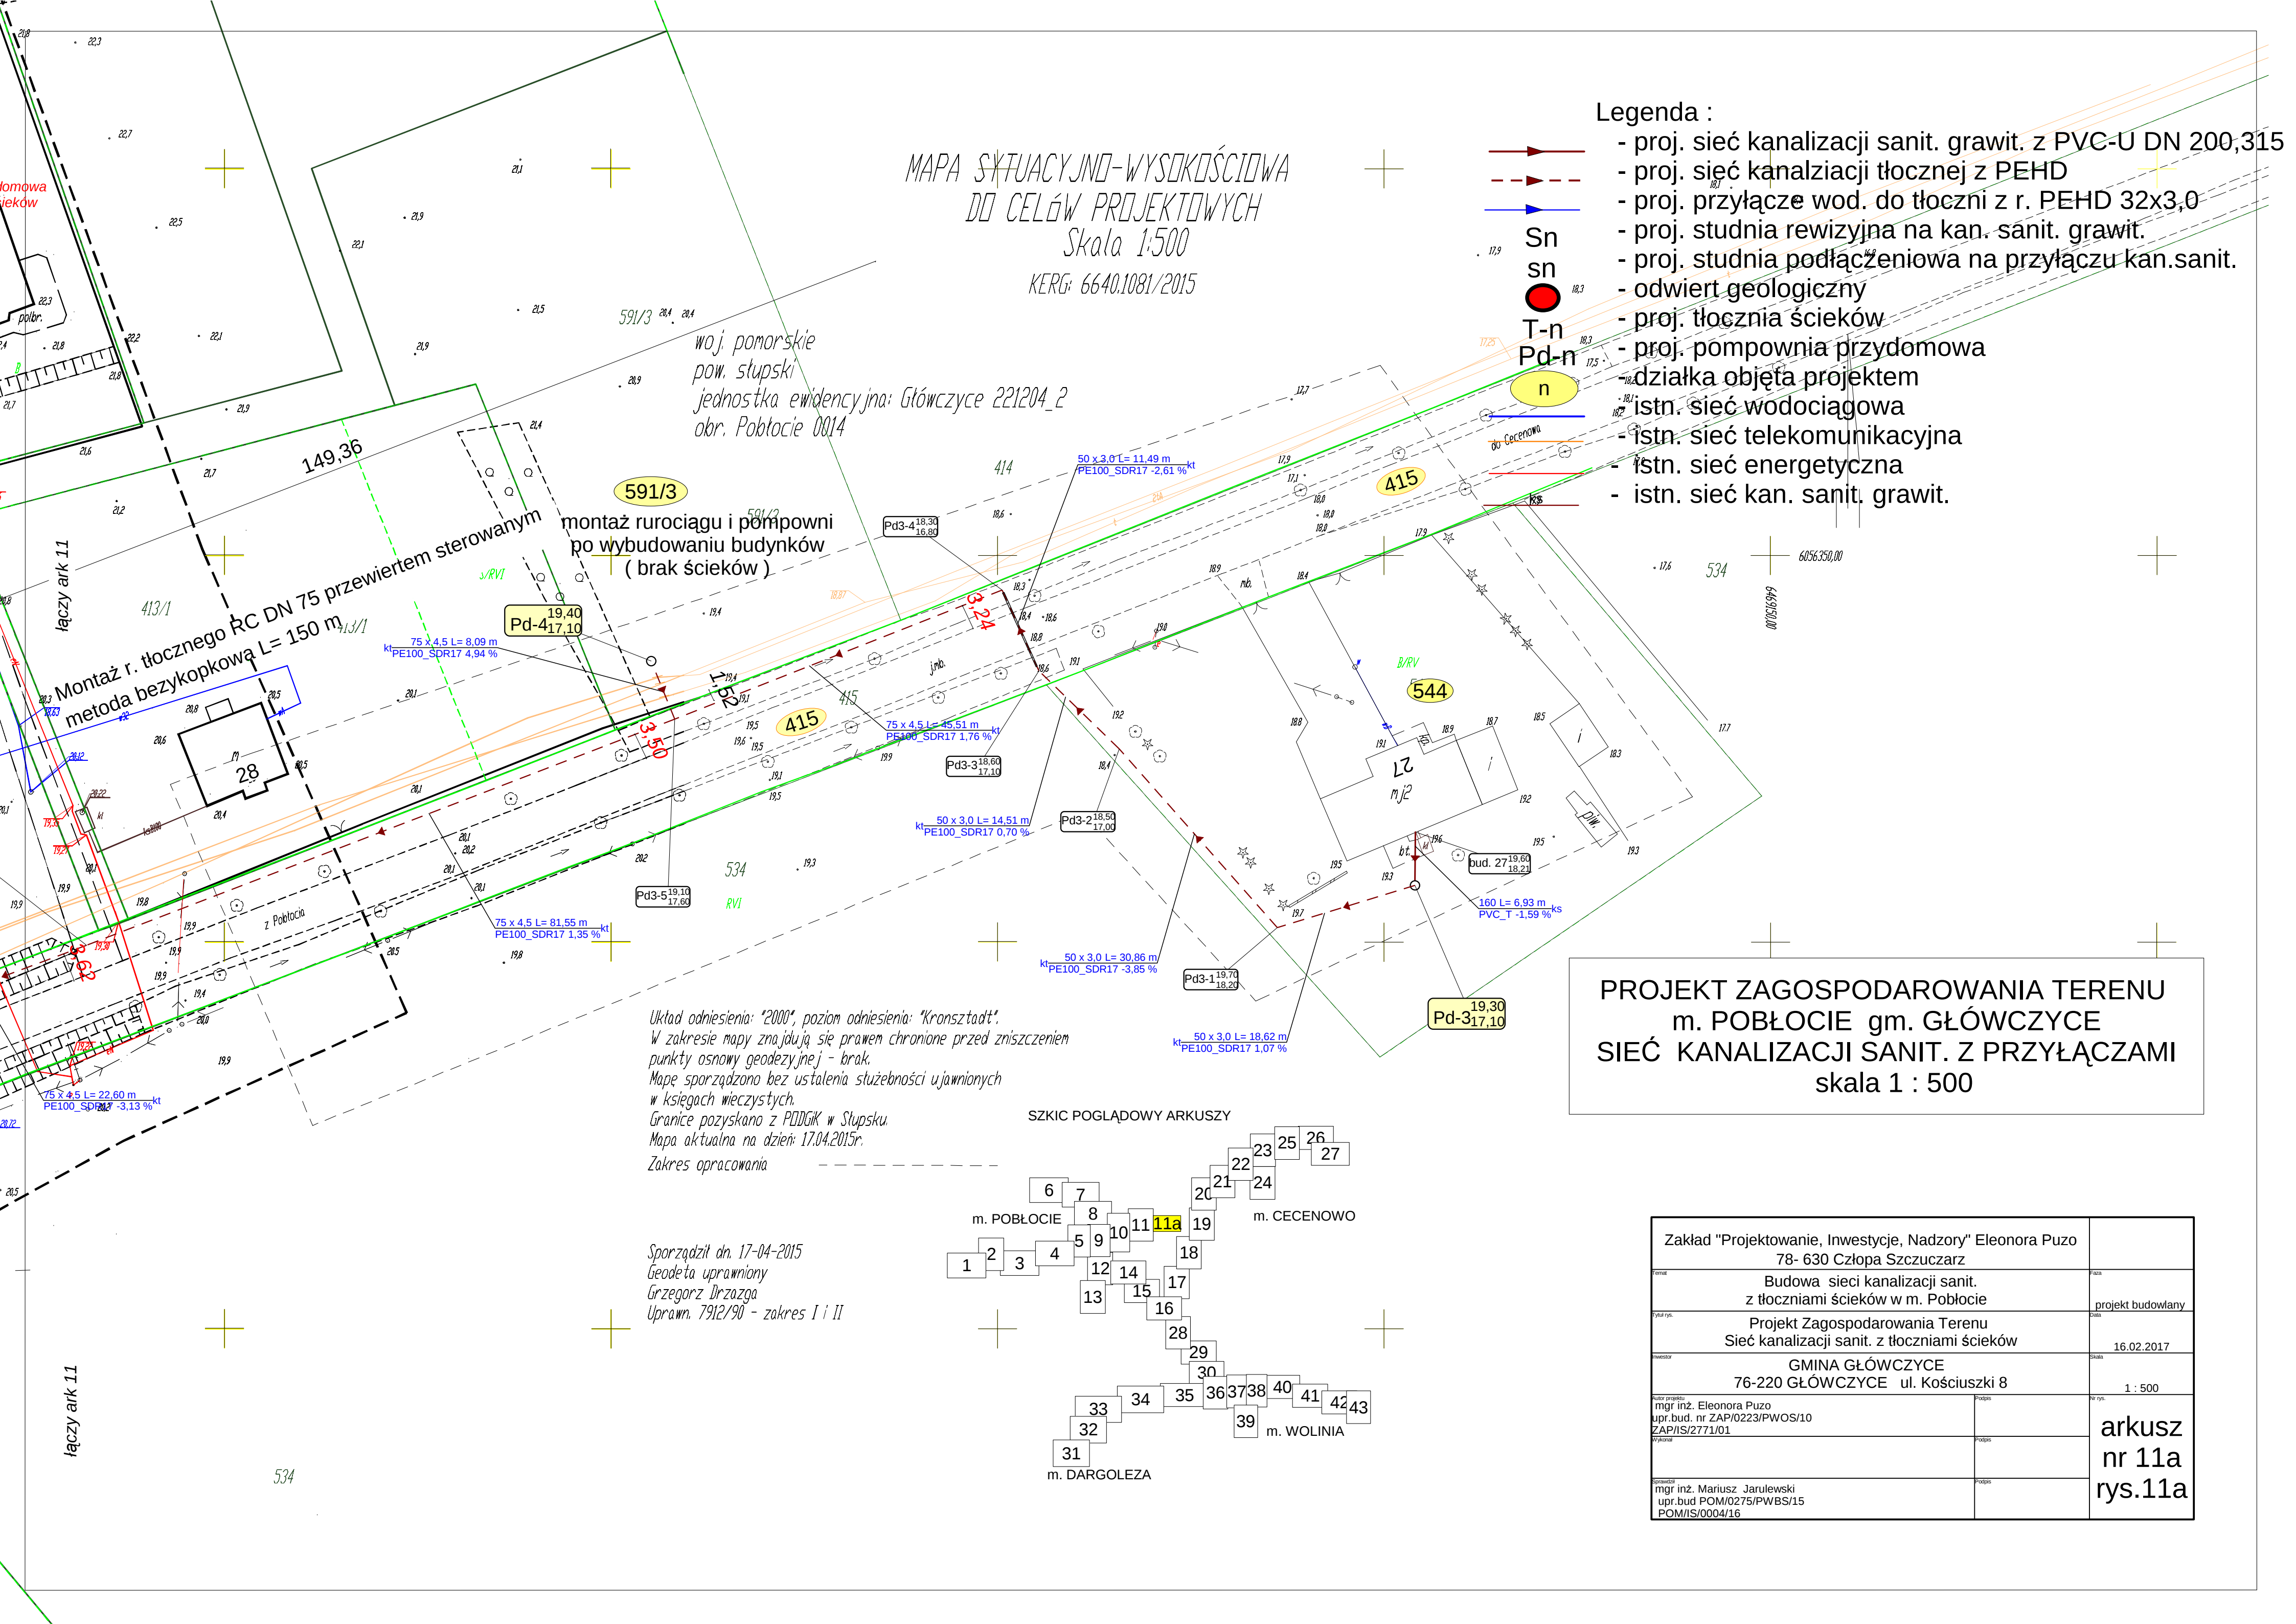

Układ odniesienia: "2000", poziom odniesienia: "Kronsztadt".
W zakresie mapy znajdują się prawa chronione przed zniszczeniem
punkty osnowy geodezyjnej - brak.
Mapę sporządzono bez ustalenia służebności ujawnionych
w księgach wieczystych.
Granice pozyskano z PDDGIK w Słupsku.
Mapa aktualna na dzień: 17.04.2015r.
Zakres opracowania

Sporządził dn. 17-04-2015
Geodeta uprawniony
Grzegorz Drzazga
Uprawn. 7912/90 - zakres I i II

PROJEKT ZAGOSPODAROWANIA TERENU
m. POBŁOCIE gm. GŁÓWCZYCE
SIEĆ KANALIZACJI SANIT. Z PRZYŁĄCZAMI
skala 1 : 500

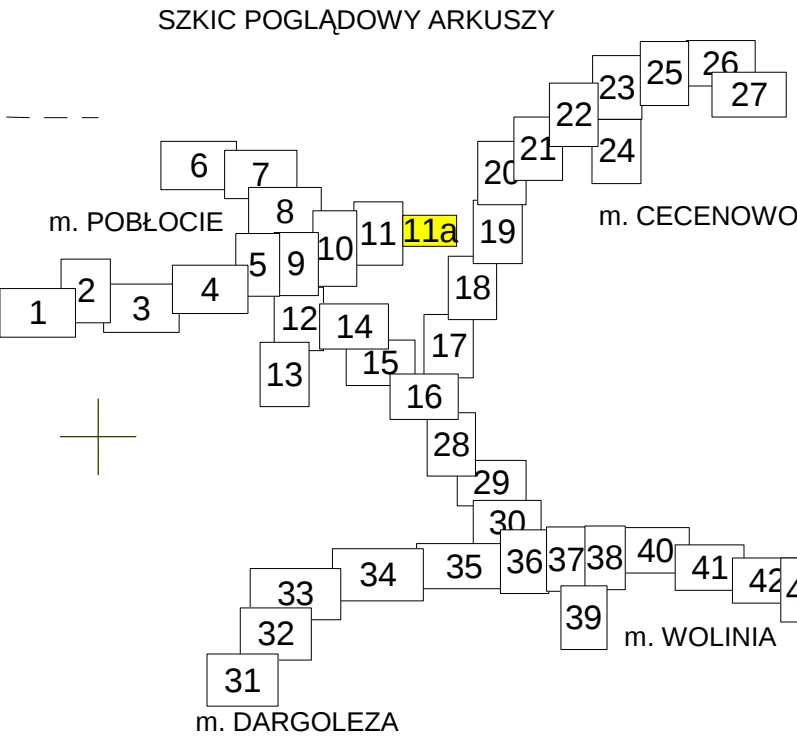

Zakład "Projektowanie, Inwestycje, Nadzory" Eleonora Puzo 78- 630 Człopa Szczuczarsz	
Budowa sieci kanalizacji sanit. z tłoczniami ścieków w m. Pobłocie	projekt budowlany
Projekt Zagospodarowania Terenu Sieć kanalizacji sanit. z tłoczniami ścieków	16.02.2017
GMINA GŁÓWCZYCE 76-220 GŁÓWCZYCE ul. Kościuszki 8	1 : 500
mgr inż. Eleonora Puzo upr.bud. nr ZAP/0223/PWOS/10 ZAP/IS/2771/01	arkusz nr 11a rys.11a
mgr inż. Mariusz Jarulewski upr.bud POM/0275/PWBS/15 POM/IS/0004/16	