

PROJEKT ZAGOSPODAROWANIA TERENU
m. POBŁOCIE gm. GŁÓWCZYCE
SIEĆ KANALIZACJI SANIT. Z PRZYŁĄCZAMI
skala 1 : 500

Powiadza się, że niniejszy dokument został opracowany w wyniku prac geodezyjnych i kartograficznych. Osoba, która zawiera operat techniczny wpisany do ewidencji materiałów państwowych: zasobu geodezyjnego i kartograficznego

Organ prowadzący państwowy zasob geodezyjny i kartograficzny: **STAROSTA SŁUPSKI**

Identyfikator ewidencyjny materiału zasobu - operatu technicznego: **P.2212.2016.3853**

Data wpisania operatu technicznego do ewidencji materiałów zasobu: **12.02.2017**

Imię i nazwisko i podpis osoby reprezentującej organ: **Kamieniecka**

MAPA DO CELOW PROJEKTOWYCH
ARK 12(43)
Skala 1:500
KERG: 6640.832.2014

woj. pomorskie
pow. słupski
jednostka ewidencyjna: Głowczyce 221204_2
obr. Pobłocie 0014

- Legenda :**
- proj. sieć kanalizacji sanit. grawit. z PVC-U DN 200,315
 - proj. sieć kanalizacji tłocznej z PEHD
 - proj. przyłącze wod. do tłoczni z r. PEHD 32x3,0
 - proj. studnia rewizyjna na kan. sanit. grawit.
 - proj. studnia podłączeniowa na przyłączu kan.sanit.
 - odwiert geologiczny
 - proj. tłoczna ścieków
 - działka objęta projektem
 - istn. sieć wodociągowa
 - istn. sieć telekomunikacyjna
 - istn. sieć energetyczna
 - istn. sieć kan. sanit. grawit.
- Sn
 sn
 T-n
 n
 ks

Układ odniesienia: "PL-2000", poziom odniesienia: "Kronsztadt".
 W zakresie mapy znajdują się prawem chronione przed zniszczeniem punkty osnowy geodezyjnej nr: 314117500; 6.227.16-157; 6.227.16+156; 6.227.16-155; 6.227.16-154; 6.227.17-561-1; 6.227.17-2006; 6.227.17-153; 6.227.17-152; 6.227.17-151; 6.227.17.150; 6.227.17-303; 6.227.17-160


Mapa sporządzona bez ustalenia słuszności ujawnionych w księgach wieczystych.

Granice pozyskano z PODGK w Słupsku.


Mapa aktualna na dzień 05.11.2016r.

Zakres opracowania

Kontur usztyku zgodny z ewidencją gruntów

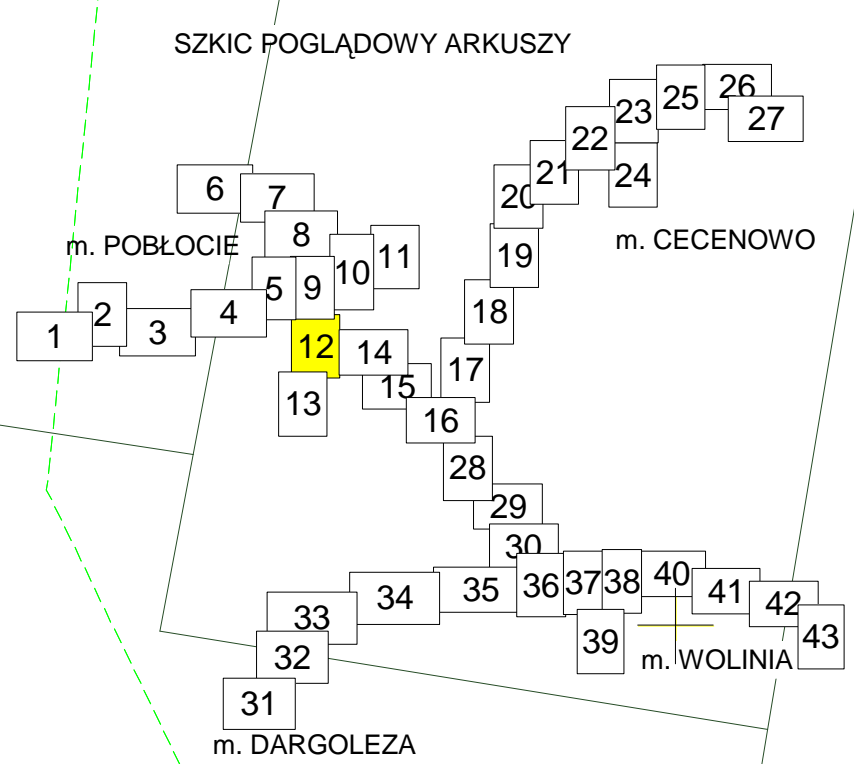

Sporządził dn. 10.11.2016r.
Geodeta Uprawniony
Grzegorz Drzazga
Upr. nr 7912/90 zakres I i II

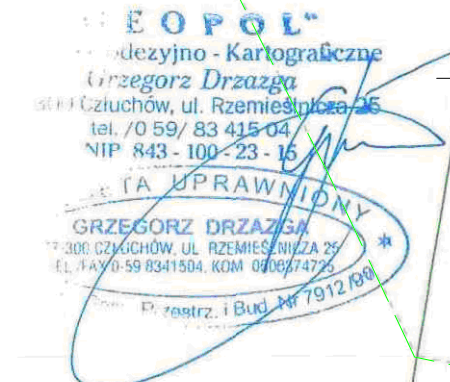

Zakład "Projektowanie, Inwestycje, Nadzory" Eleonora Puzo 78- 630 Człopa Szczuczczarz	projekt budowlany
Budowa sieci kanalizacji sanit. z tłoczniami ścieków w m. Pobłocie	
Projekt Zagospodarowania Terenu Sieć kanalizacji sanit. z tłoczniami ścieków	16.02.2017
GMINA GŁÓWCZYCE 76-220 GŁÓWCZYCE ul. Kościuski 8	1 : 500
mgr inż. Eleonora Puzo upr.bud. nr ZAP/0223/PWOS/10 ZAP/IS/2771/01	arkusz nr 12 rys.12
mgr inż. Mariusz Janulewski upr.bud POM/0275/PWBS/15 POM/IS/0004/16	

