


**MAPA DO CELÓW PROJEKTOWYCH
ARK 13(43)
Skala 1:500
KERG: 6640.832.2014**


woj. pomorskie
pow. słupski
jednostka ewidencyjna: Główny 221204_2
obr. Pobłocie 0014

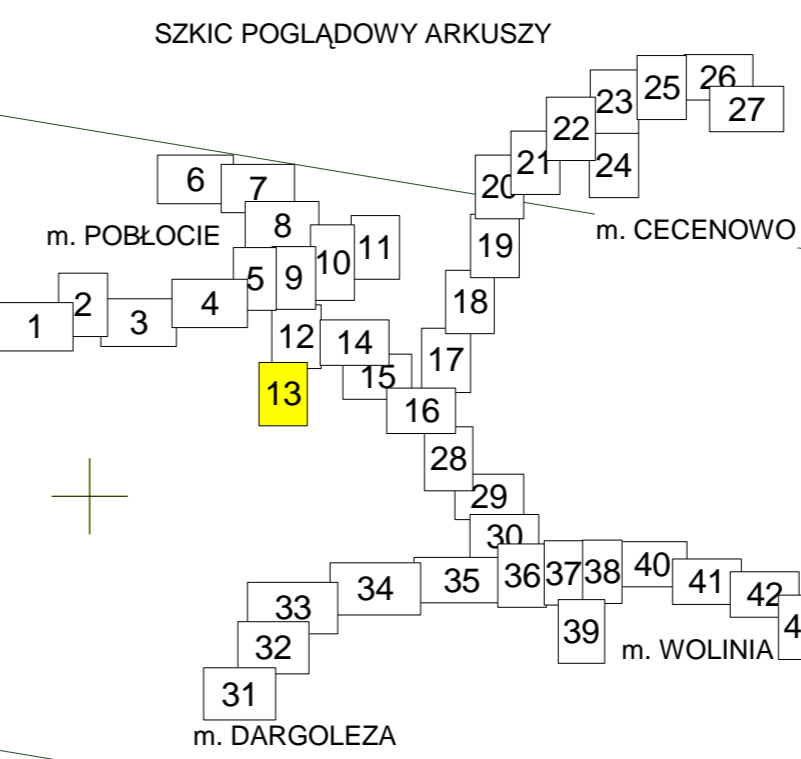

**PROJEKT ZAGOSPODAROWANIA TERENU
m. POBŁOCIE gm. GŁÓWCZYCE
SIEĆ KANALIZACJI SANIT. Z PRZYŁĄCZAMI
skala 1 : 500**

Układ odniesienia: "PL-2000", poziom odniesienia: "Kronsztadt".
W zakresie mapy znajdują się prawem chronione przed zniszczeniem punkty osnowy geodezyjnej nr: 314117500; 6.227.16-157; 6.227.16-156; 6.227.16-155; 6.227.16-154; 6.227.17-561-1; 6.227.17-2006; 6.227.17-153; 6.227.17-152; 6.227.17-151; 6.227.17.150; 6.227.17-303; 6.227.17-160
Mapa sporządzona bez ustalenia słuszności ujawionych w księgach wieczystych.
Granice pozyskano z PODGK w Słupsku.
Mapa aktualna na dzień 05.11.2016r.
Zakres opracowania
Kontur użytku zgodny z ewidencją gruntów

Sporządził dn. 10.11.2016r.
Geodeta Uprawniony
Grzegorz Drzazga
Upr. nr 7912/90 zakres I i II

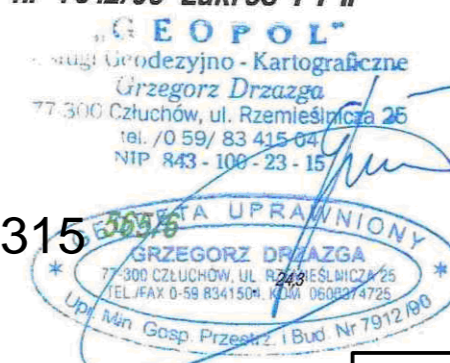

Legenda :

- proj. sieć kanalizacji sanit. grawit. z PVC-U DN 200,315
- proj. sieć kanalizacji tłocznej z PEHD
- proj. przyłącze wod. do tłoczni z r. PEHD 32x3,0
- proj. studnia rewizyjna na kan. sanit. grawit.
- proj. studnia podłączeniowa na przyłączy kan.sanit.
- odwiert geologiczny
- proj. tłocznia ścieków
- działka objęta projektem
- istn. sieć wodociągowa
- istn. sieć telekomunikacyjna
- istn. sieć energetyczna
- istn. sieć kan. sanit. grawit.

Zakład "Projektowanie, Inwestycje, Nadzory" Eleonora Puzo 78- 630 Człopa Szczuczarsz	
Budowa sieci kanalizacji sanit. z tłoczniami ścieków w m. Pobłocie	projekt budowlany
Projekt Zagospodarowania Terenu Sieć kanalizacji sanit. z tłoczniami ścieków	16.02.2017
GMINA GŁÓWCZYCE 76-220 GŁÓWCZYCE ul. Kościuszki 8	1 : 500
mgr inż. Eleonora Puzo upr.bud. nr ZAP/0223/PWOS/10 ZAP/IS/2771/01	arkusz nr 13 rys.13
mgr inż. Mariusz Janulewski upr.bud POM/0275/PWBS/15 POM/IS/0004/16	