

MAPA SYTUACYJNO-WYSOKOŚCIOWA
DO CELÓW PROJEKTOWYCH
ARK.14(43)
Skala 1:500
KERG: 6640.832.2014


woj. pomorskie
pow. słupski
jednostka ewidencyjna: Główny 221204_2
obr. Pobłocie 0014

PROJEKT ZAGOSPODAROWANIA TERENU
m. POBŁOCIE gm. GŁÓWCZYCE
SIEĆ KANALIZACJI SANIT. Z PRZYŁĄCZAMI
skala 1 : 500

Legenda :

- proj. sieć kanalizacji sanit. grawit. z PVC-U DN 200,315
- proj. sieć kanalizacji tłocznej z PEHD
- proj. przyłącze wod. do tłoczni z r. PEHD 32x3,0
- proj. studnia rewizyjna na kan. sanit. grawit.
- proj. studnia podłączeniowa na przyłączu kan.sanit.
- odwiert geologiczny
- proj. tłocznia ścieków
- proj. pompownia przydomowa
- działka objęta projektem
- istn. sieć wodociągowa
- istn. sieć telekomunikacyjna
- istn. sieć energetyczna
- istn. sieć kan. sanit. grawit.

Układ odniesienia: "2000", poziom odniesienia: "Kronsztadt".
W zakresie mapy znajdują się prawa chronione przed zniszczeniem
punkty osnowy geodezyjnej nr: 314117500; 622716-157; 622716-156;
622716-155; 622716-154; 622717-561-16; 622717-2006; 622717-153;
622717-152; 622717-151; 622717150; 622717-303; 622717-160
Mapę sporządzono bez ustalenia służebności ujemnych
w księgach wieczystych.
Granice pozyskano z PDBK w Słupsku.
Mapa aktualna na dzień 04.09.2014r.
Zakres opracowania
Kontur lużytku zgodny
z ewidencją gruntów

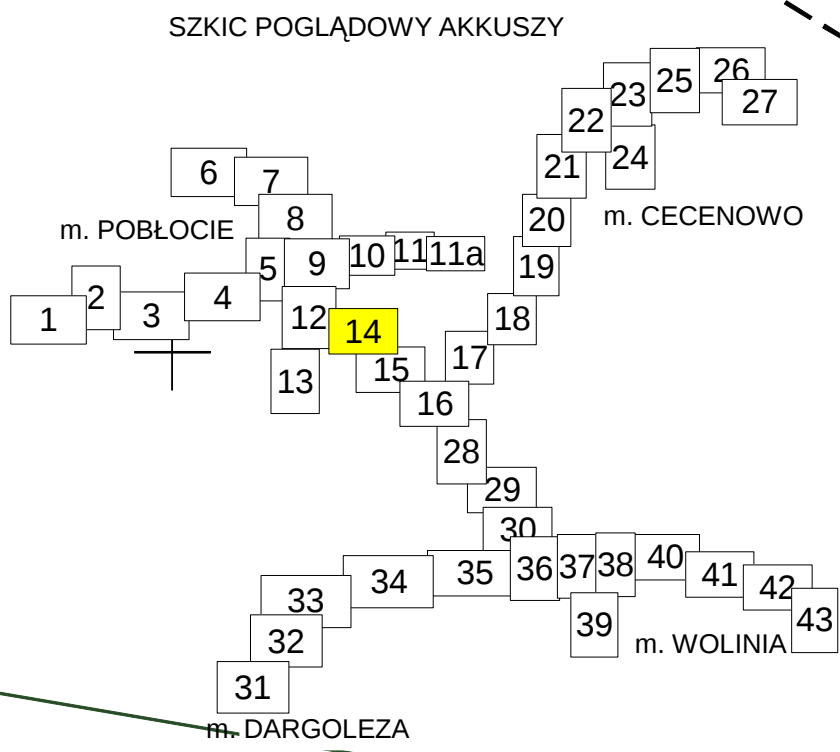

Sporządził dn. 04.09.2014r.
Geodeta Uprawniony
Grzegorz Drzazga

Mariusz Piotrowski
INSPEKTOR
Wydziału Geodezji i Kartografii

Poświadczam, że niniejszy dokument został opracowany w wyniku prac geodezyjnych i kartograficznych, których rezultaty zawiera operat techniczny wpisany do ewidencji materiałów pomiarowych z zakresu geodezyjnego i kartograficznego.

Organ prowadzący poświadczony załącznik geodezyjny i kartograficzny

Identyfikacja w celu: [] dla potrzeb zasobu - operatu technicznego

Data wpisania operatu technicznego do ewidencji materiałów zasobu

Imię, nazwisko i podpis osoby reprezentującej organ

STANISŁAW SŁUPSKI
P.2212.2014.2184
8.557.6-59/2014
17.10.2014
ZESP. SŁUPSKI
Wydział Geodezji i Kartografii

Zakład "Projektowanie, Inwestycje, Nadzory" Eleonora Puzo 78- 630 Człopa Szczuczarsz	
Budowa sieci kanalizacji sanit. z tłoczniami ścieków w m. Pobłocie	projekt budowlany
Projekt Zagospodarowania Terenu Sieć kanalizacji sanit. z tłoczniami ścieków	16.02.2017
GMINA GŁÓWCZYCE 76-220 GŁÓWCZYCE ul. Kościuszki 8	1 : 500
mgr inż. Eleonora Puzo upr.bud. nr ZAP/0223/PWOS/10 ZAP/IS/2771/01	arkusz nr 14 rys.14
mgr inż. Mariusz Jarulewski upr.bud POM/0275/PWBS/15 POM/IS/0004/16	