

woj. pomorskie
pow. słupski
jednostka ewidencyjna: Główny 221204_2
obr. Cecenowo 0003


MAPA SYTUACYJNO-WYSOKOŚCIOWA DO CELÓW PROJEKTOWYCH

ARK16(43)

Skała 1 : 500

KERG 6640.832.2014

PROJEKT ZAGOSPODAROWANIA TERENU
m. POBŁOCIE gm. GŁÓWCZYCE
SIEĆ KANALIZACJI SANIT. Z PRZYŁĄCZAMI
trasa : POBŁOCIE-WOLINIA
skala 1 : 500

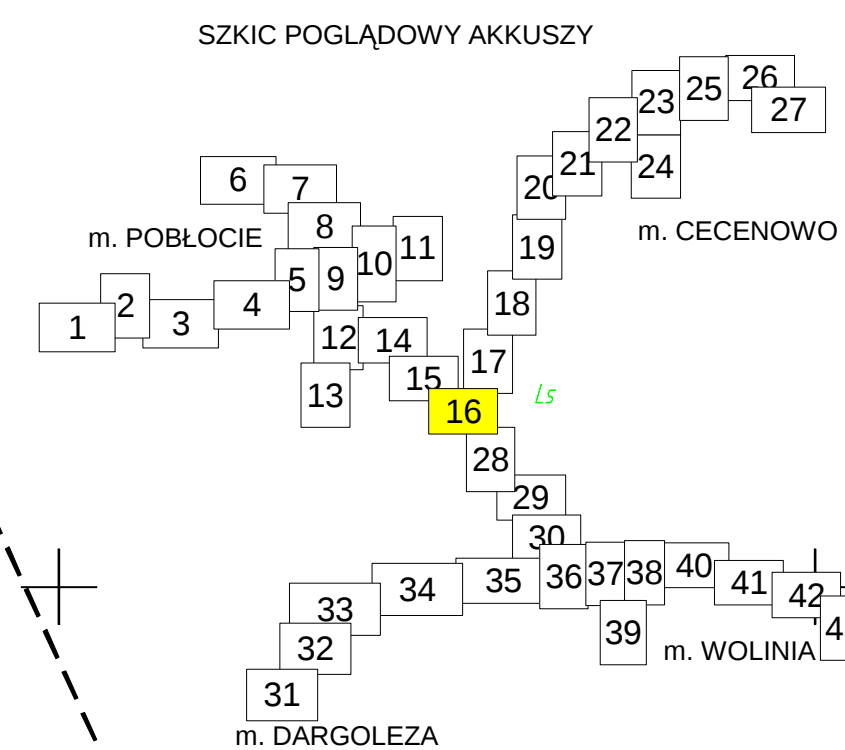

Układ odniesienia: '2000', poziom odniesienia: 'Kronsztadt'.
W zakresie mapy znajdują się prawa chronione przed zniszczeniem
punkty osnowy geodezyjnej nr: 314117500, 6.227.16-157; 6.227.16-156;
6.227.16-155; 6.227.16-154; 6.227.17-561-1; 6.227.17-2006; 6.227.17-153;
6.227.17-152; 6.227.17-151; 6.227.17.150; 6.227.17-303; 6.227.17-160
Mapę sporządzono bez ustalenia służebności ujawnionych
w księgach wieczystych.
Granice pozyskano z PODOGK w Słupsku.
Mapa aktualna na dzień: 04.09.2014r.
Zakres opracowania
Kontur użytku zgodny
z ewidencją gruntów

Sporządził dn. 04.09.2014r.
Geodeta Uprawniony
Grzegorz Drzazga

GEODETA
Grzegorz Drzazga
ul. Wolności 10, 83-100 Słupsk
tel. 091 822 83 125
fax 091 822 83 125
POM 443-00-20

Geodeta Uprawniony
mgr inż. Mariusz Jarulewski
INSPEKTOR
Wydziału Geodezji i Kartografii

Poświadczam, że niniejszy dokument został opracowany w wyniku prac geodezyjnych i kartograficznych, których rezultaty zawiera operat techniczny wpisany do ewidencji materialnej państwowego zasobu geodezyjnego i kartograficznego

Organ prowadzący państwowy zasób geodezyjny i kartograficzny
STANISŁAW SŁUPSKI
P. 2212.2014.2817
B. 554. B - 50 2014
17.10.2014
mgr inż. Jarulewski
INSPEKTOR
WYDZIAŁU GEODEZJI I KARTOGRAFII

Legenda :

- proj. sieć kanalizacji sanit. grawit. z PVC-U DN 200,315
- proj. sieć kanalizacji tłocznej z PEHD
- proj. przyłącze wod. do tłoczni z r. PEHD 32x3,0
- proj. studnia rewizyjna na kan. sanit. grawit.
- proj. studnia podłączeniowa na przyłączy kan.sanit.
- odwiert geologiczny
- proj. tłocznia ścieków
- proj. pompownia przydomowa
- działka objęta projektem
- istn. sieć wodociągowa
- istn. sieć telekomunikacyjna
- istn. sieć energetyczna
- istn. sieć kan. sanit. grawit.

Sn
sn
●
T-n
Pd-n
n
ks

Zakład "Projektowanie, Inwestycje, Nadzory" Eleonora Puzo 78- 630 Człopa Szczuczarsz	
Budowa sieci kanalizacji sanit. z tłoczniami ścieków w m. Pobłocie	projekt budowlany
Projekt Zagospodarowania Terenu Sieć kanalizacji sanit. z tłoczniami ścieków	16.02.2017
GMINA GŁÓWCZYCE 76-220 GŁÓWCZYCE ul. Kościuszki 8	1 : 500
mgr inż. Eleonora Puzo upr.bud. nr ZAP/0223/PWOS/10 ZAP/IS/2771/01	
mgr inż. Mariusz Jarulewski upr.bud POM/0275/PWBS/15 POM/IS/0004/16	
arkusz nr 16 rys.16	