


Projekt Zagospodarowania Działki 249  
 Tłocznia ścieków T-2  
 w m. Pobłocie gm. Głównyzyce  
 - pas drogi gminnej  
 skala 1 : 200

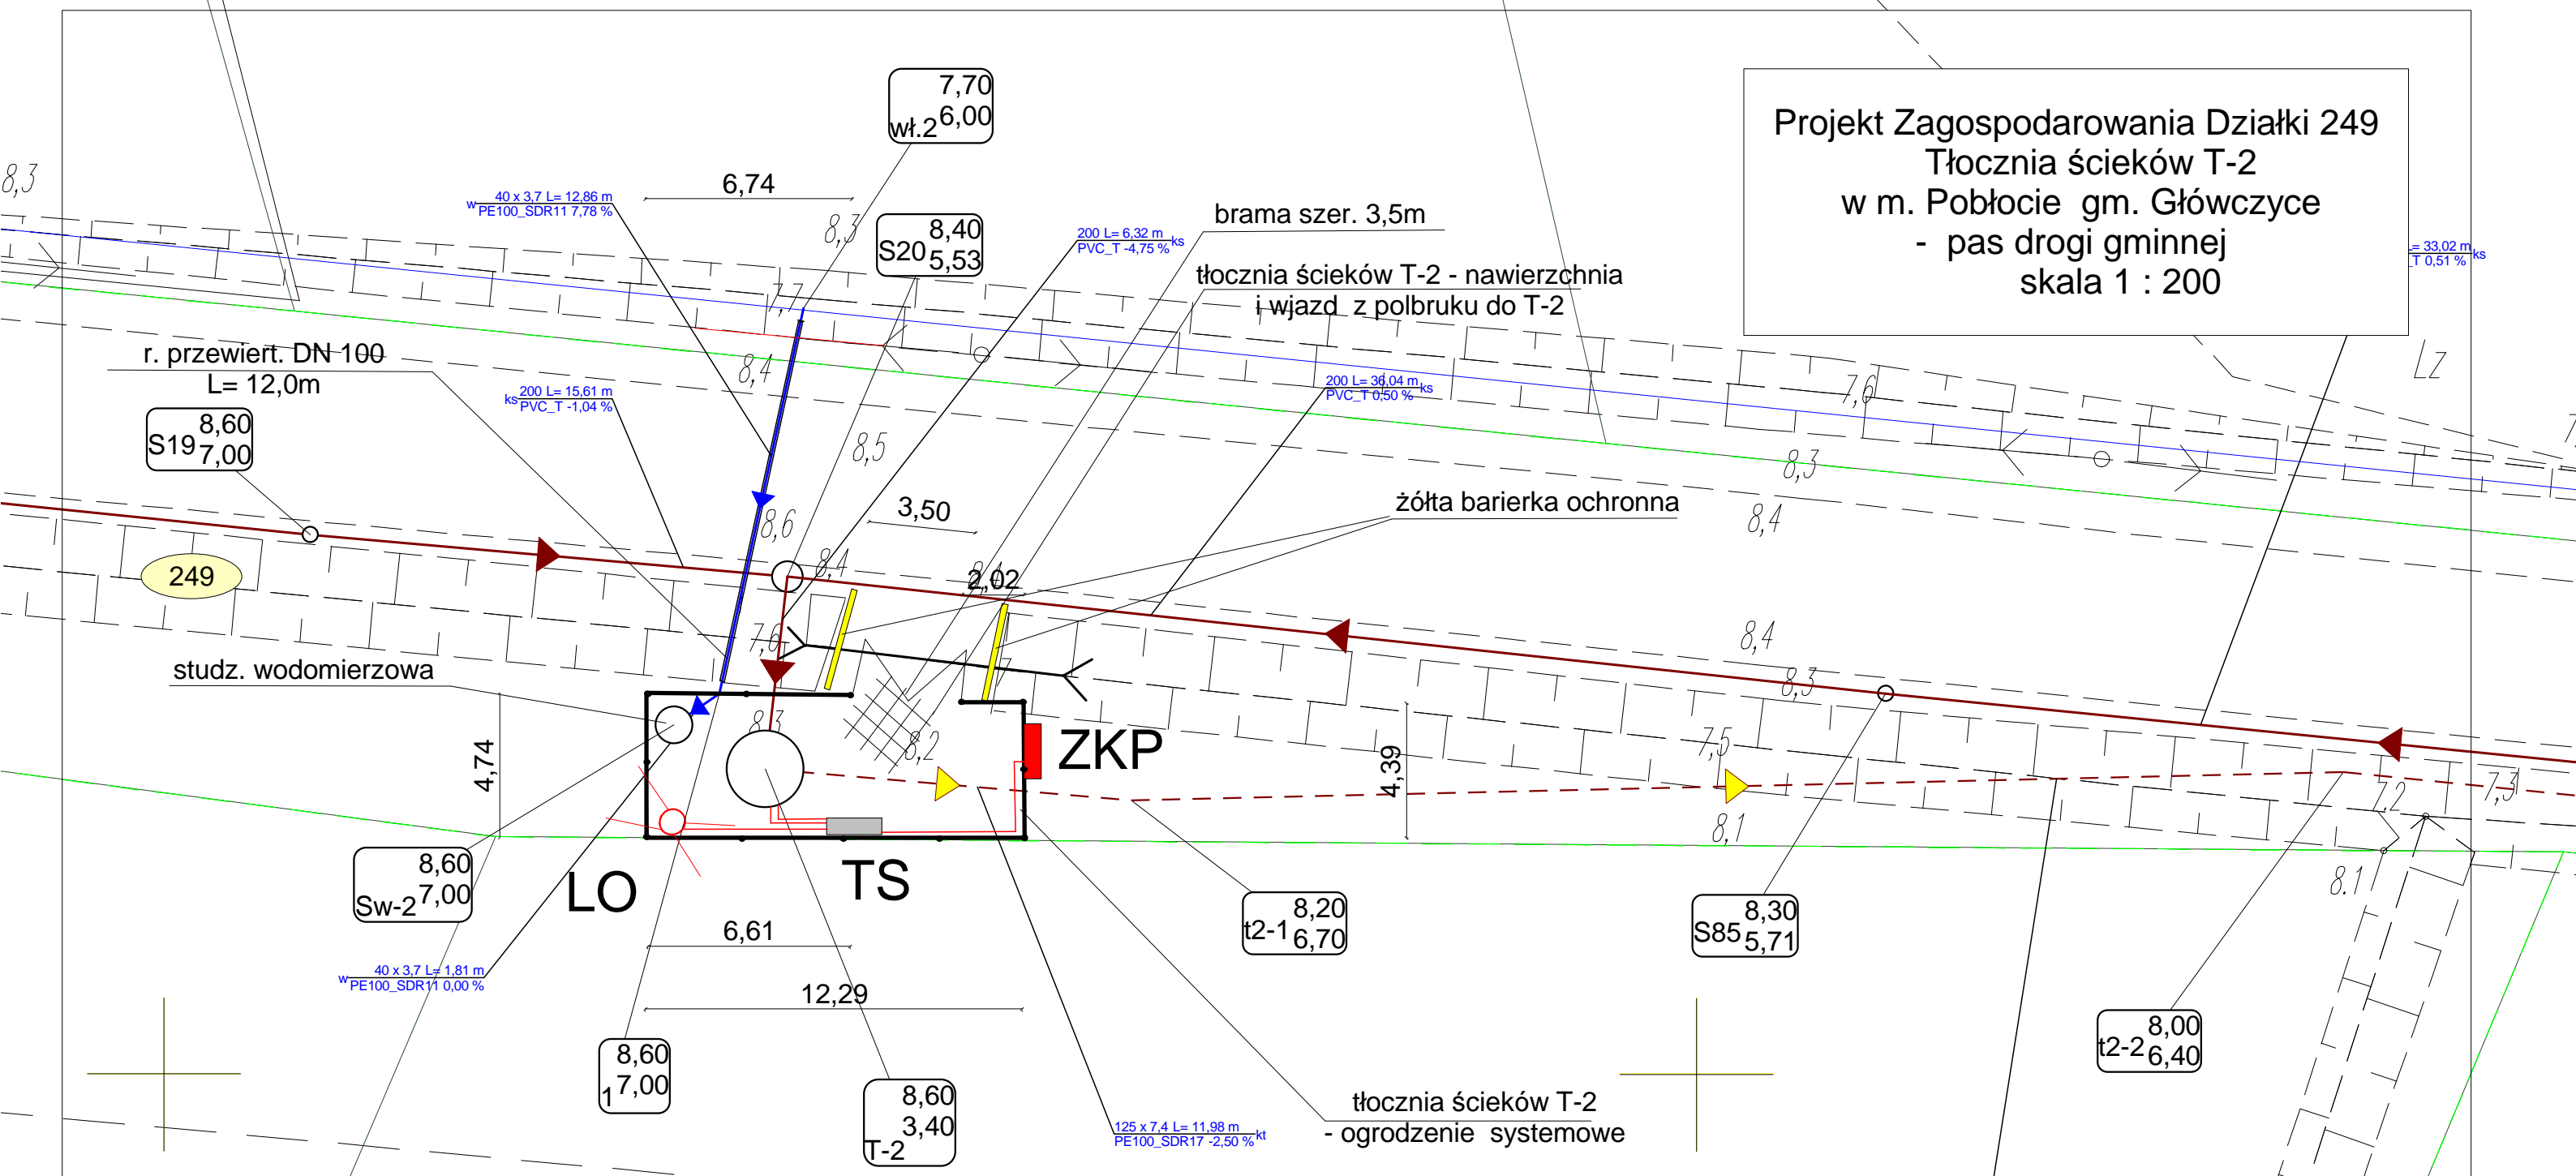

- Legenda :
- proj. sieć kanalizacji grawit. sanitarnej PVC DN 160/ PVC DN 200,315
  - proj. sieć kanalizacji ciśnieniowej sanit. PE DN 110 SDR 17
  - proj. przyłącze wodociągowe PEHD 40 SDR 11
  - projektowane kable elektroenergetyczne
  - S-n - proj. studzienki kanalizacji grawitacyjnej sanit.
  - t2-n - proj. węzły kanalizacji ciśnieniowej sanit.
  - T-2 - projektowana tłocznia ścieków
  - LO - lampa oświetleniowa
  - TS - proj. tablica sterownicza tłoczni
  - ZKP - proj. złącze kablowo pomiarowe ( zakres zakładu Energa )

Zakład "Projektowanie, Inwestycje, Nadzory" Eleonora Puzo 78- 600 Wałcz Osiedle Piastowskie 6		
Budowa sieci kanalizacji sanit. z tłoczniami ścieków w m. Pobłocie gm. Głównyzyce		Projekt budowlany
Projekt Zagospodarowania Działki 249 Tłocznia ścieków T-2 m. Pobłocie Gmina Głównyzyce - instalacje elektryczne tłoczni T-2		24.02.2017
Gmina Głównyzyce 76-220 GŁÓWCZYCE , ul. Kościuszki 8		1 : 200
mgr inż. Dariusz Kloński upr. bud. LBS/0098/POOE/12 LBS-ICQ-D1V-977		ark. 7 E-01
mgr inż. Sławomir Szadkowski upr. bud. LBS/0097/POOE/12 LBS/IE/2429/01		