
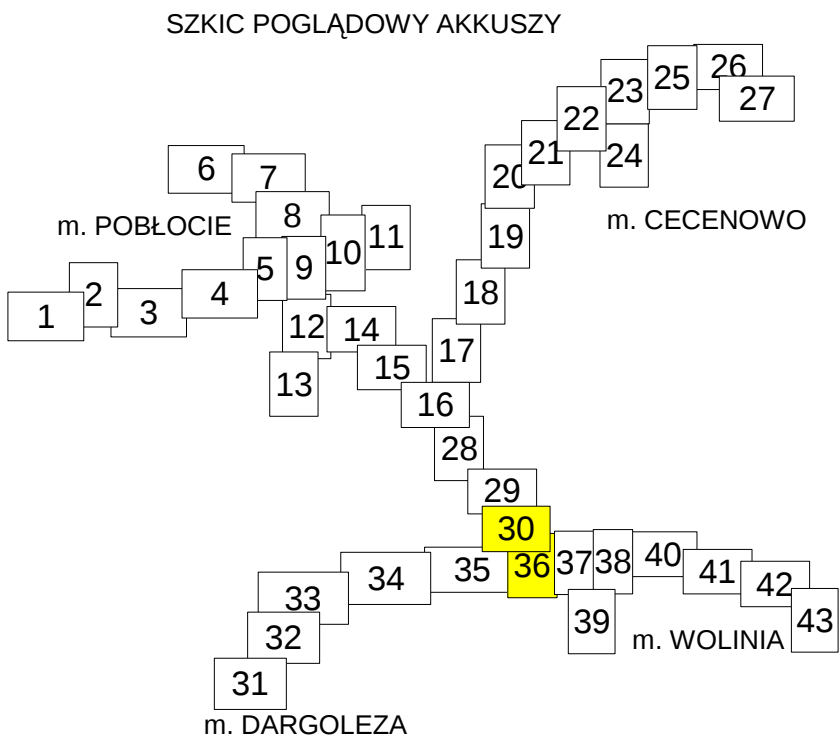


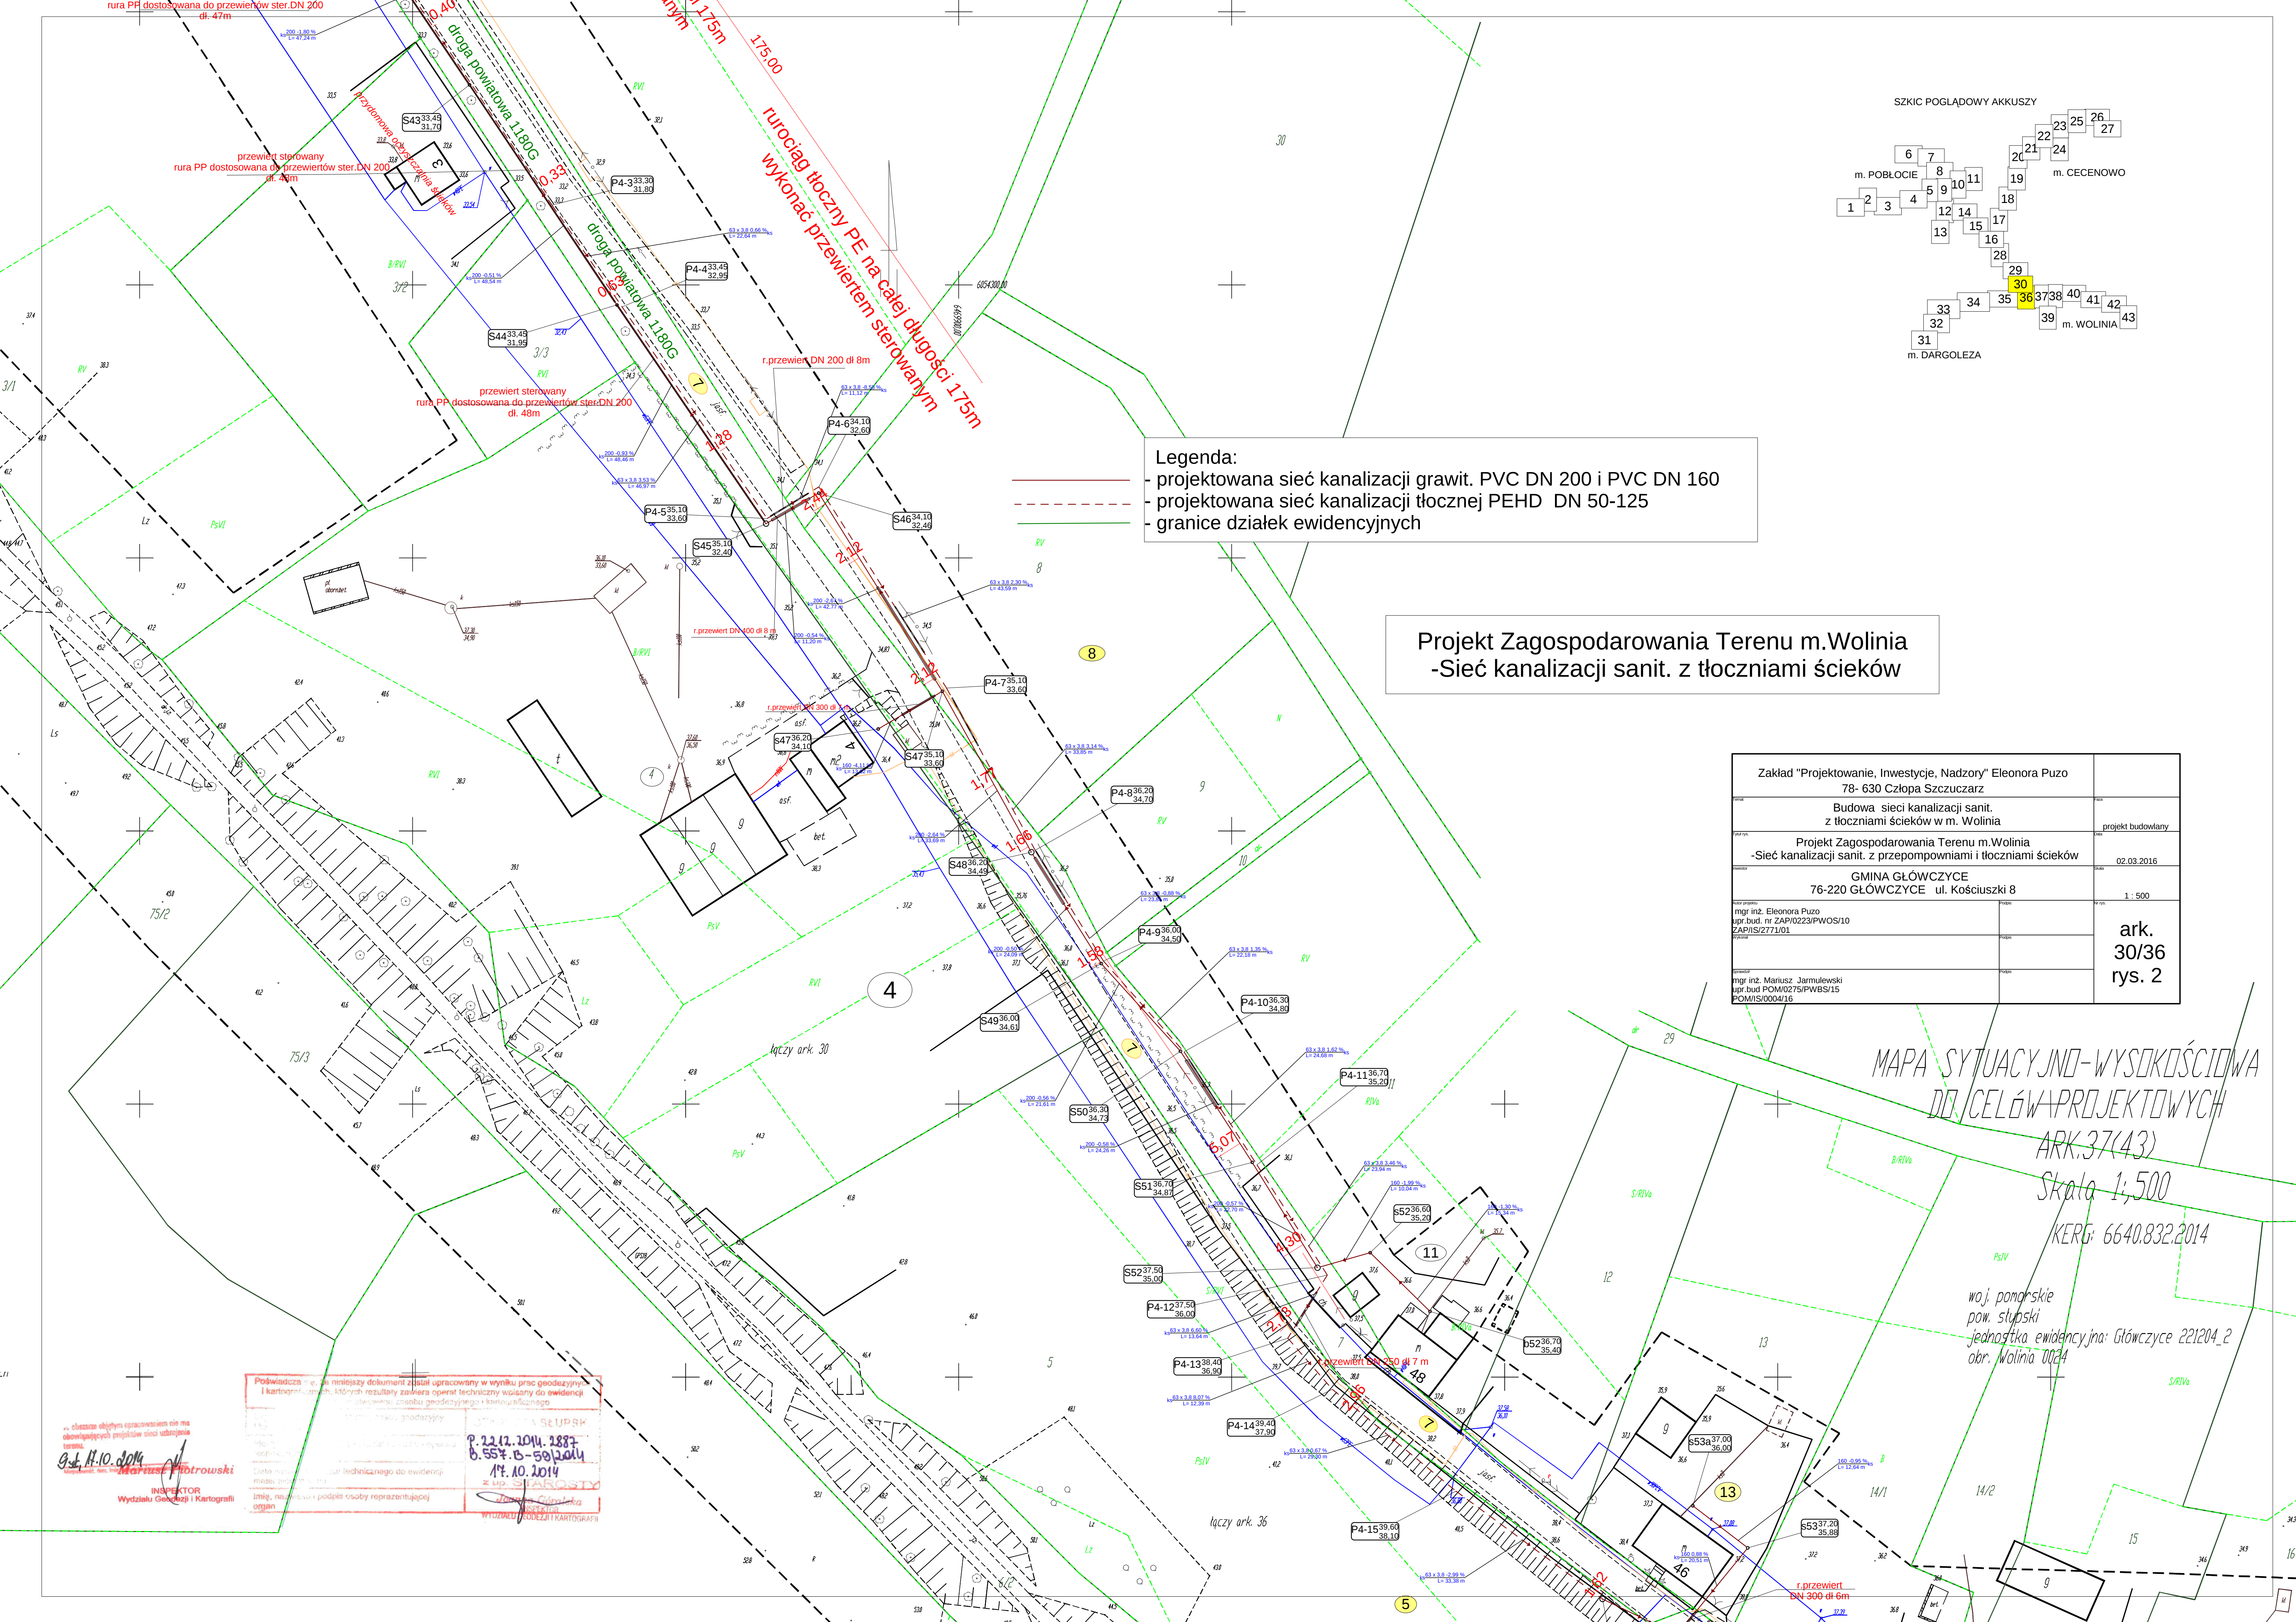

Legenda:
- projektowana sieć kanalizacji grawit. PVC DN 200 i PVC DN 160
- projektowana sieć kanalizacji tłocznej PEHD DN 50-125
- granice działek ewidencyjnych

Projekt Zagospodarowania Terenu m.Wolinia
-Sieć kanalizacji sanit. z tłoczniami ścieków

Zakład "Projektowanie, Inwestycje, Nadzory" Eleonora Puzo 78- 630 Człopa Szczuczarsz	
Budowa sieci kanalizacji sanit. z tłoczniami ścieków w m. Wolinia	projekt budowlany
Projekt Zagospodarowania Terenu m.Wolinia -Sieć kanalizacji sanit. z przepompowniami i tłoczniami ścieków	02.03.2016
GMINA GŁÓWCZYCE 76-220 GŁÓWCZYCE ul. Kościuszki 8	1 : 500
mgr inż. Eleonora Puzo upr.bud. nr ZAP/0223/PWOS/10 ZAP/IS/2771/01	ark. 30/36 rys. 2
mgr inż. Mariusz Jarmulewski upr.bud POM/0275/PWBS/15 POM/IS/0004/16	

MAPA SYTUACYJNO-WYSOKOŚCIOWA
DO CELÓW PROJEKTOWYCH
ARK.37(43)
Skala 1:500
KERG: 6640.832.2014

woj. pomorskie
pow. słupski
jednostka ewidencyjna: Głowczycze 221204_2
obr. Wolinia 0024

Poswiadcza, że niniejszy dokument został opracowany w wyniku prac geodezyjnych i kartograficznych, których rezultaty zawiera operat techniczny wpisany do ewidencji geodezyjnej i kartograficznej.

mgr inż. Mariusz Jarmulewski
INSPEKTOR
Wydziału Geodezji i Kartografii

9.11.2014

Świadectwo
P. 22.12.2014. 2887
B. 554.10-50/2014
14.10.2014
z us. SŁABOSTY
mgr inż. Mariusz Jarmulewski
INSPEKTOR
Wydziału Geodezji i Kartografii