

Projekt Zagospodarowania Terenu m.Wolinia
-Sieć kanalizacji sanit. z tłoczniami ścieków


woj. pomorskie
pow. słupski
jednostka ewidencyjna: Głównicy 221204_2
obr. Wolinia 0024

MAPA SYTUACYJNO-WYSEKOWA
DO CELÓW PROJEKTOWYCH
ARK.38(43)
Skala 1:500
KERG: 6640.832.2014

woj. pomorskie
pow. słupski
jednostka ewidencyjna: Głównicy 221204_2
obr. Wolinia 0024

Układ odniesienia: "2000", poziom odniesienia: "Kronsztadt".
W zakresie mapy znajdują się prawa chronione przed zniszczeniem
punkty osnowy geodezyjnej nr: 3141/7500; 622716-157; 622716-156;
622716-155; 622716-154; 622717-561-1; 622717-2006; 622717-153;
622717-152; 622717-151; 622717-150; 622717-303; 622717-160
Mapa sporządzona bez ustalenia służebności ujemnych
w księgach wieczystych.
Granice pozyskano z PUDOK w Słupsku.
Mapa aktualna na dzień 04.09.2014r.
Zakres opracowania
Kontur użytku zgodny
z ewidencją gruntów

Sporządz. 04.09.2014r.
Geodeta uprawniony
Grzegorz Trzaskaza

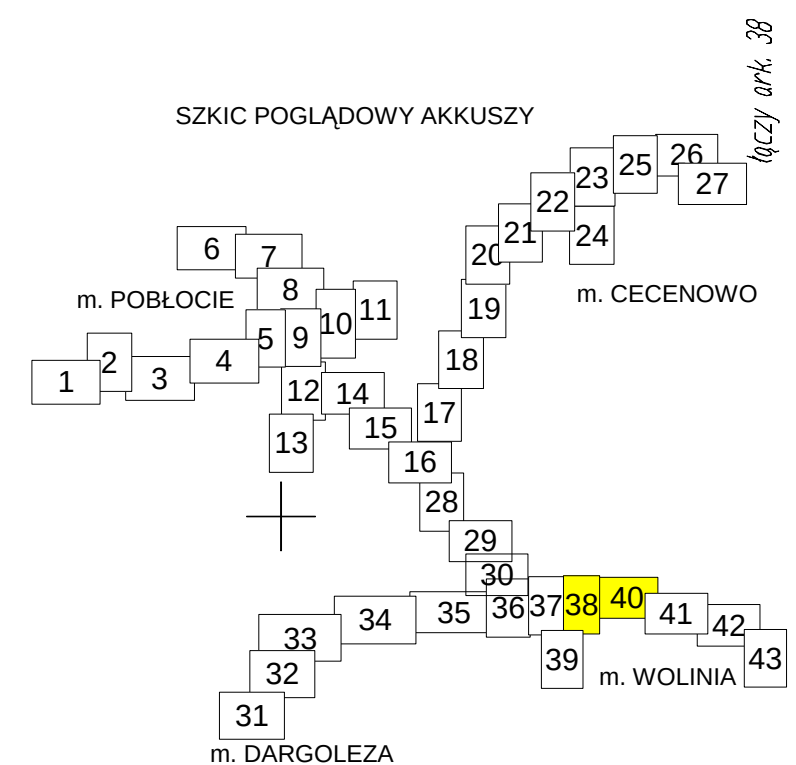

- Legenda:
- projektowana sieć kanalizacji grawit. PVC DN 200
 - projektowana sieć kanalizacji tłocznej PEHD DN 50-140
 - granice działek ewidencyjnych

Sporządz. 04.09.2014r.
Geodeta uprawniony
Grzegorz Trzaskaza

Układ odniesienia: "2000", poziom odniesienia: "Kronsztadt".
W zakresie mapy znajdują się prawa chronione przed zniszczeniem
punkty osnowy geodezyjnej nr: 3141/7500; 622716-157; 622716-156;
622716-155; 622716-154; 622717-561-1; 622717-2006; 622717-153;
622717-152; 622717-151; 622717-150; 622717-303; 622717-160
Mapa sporządzona bez ustalenia służebności ujemnych
w księgach wieczystych.
Granice pozyskano z PUDOK w Słupsku.
Mapa aktualna na dzień 04.09.2014r.
Zakres opracowania
Kontur użytku zgodny
z ewidencją gruntów

Zakład "Projektowanie, Inwestycje, Nadzory" Eleonora Puzo 78- 630 Człopa Szczuczarsz	
Budowa sieci kanalizacji sanit. z tłoczniami ścieków w m. Wolinia	
projekt budowlany	
Projekt Zagospodarowania Terenu m.Wolinia -Sieć kanalizacji sanit. z przepompowniami i tłoczniami ścieków	
02.03.2016	
GMINA GŁÓWCZYCE 76-220 GŁÓWCZYCE ul. Kościuski 8	
1 : 500	
mgr inż. Eleonora Puzo upr.bud. nr ZAP/0223/PWOS/10 ZAP/IS/271/01	
mgr inż. Mariusz Jarmulewski upr.bud POM/0275/PWBS/15 POM/IS/004/16	
ark. 38/40 rys. 4	