

MAPA SYTUACYJNO-WYSOKŚCIOWA
DO CELÓW PROJEKTOWYCH

ARK.32(43)

Skala 1:500

KERG: 6640.832.2014

woj. pomorskie
pow. słupski
jednostka ewidencyjna: Główny 221204_2
obr. Dargeloz 0007

Legenda:

- projektowana sieć kanalizacji grawit. PVC DN 200 i PVC DN 160
- projektowana sieć kanalizacji tłocznej PEHD DN 50-140
- granice działek ewidencyjnych

Układ odniesienia: "2000", poziom odniesienia: "Kronsztadt"
W zakresie mapy znajdują się prawa chronione przed zniszczeniem
punkty osnowy geodezyjnej nr: 314117500; 622716-157; 622716-156;
622716-155; 622716-154; 622717-361-1; 622717-200; 622717-153;
622717-152; 622717-151; 622717-303; 622717-160
Mapa sporządzona bez ustaleń służebności ujawnionych
w księgach wieczystych
Granice pozyskano z PDBiK w Słupsku
Mapa aktualna na dzień 04.09.2014r.
Zakres opracowania
Kontur użytku zgodny
z ewidencją gruntów

Sporządził dn. 04.09.2014r.
Geodeta Uprawniony
Grzegorz Urzazga




Kontur użytku zgodny
z ewidencją gruntów

łączy ark. 33

łączy ark. 32

SZKIC POGLĄDOWY AKKUSZY

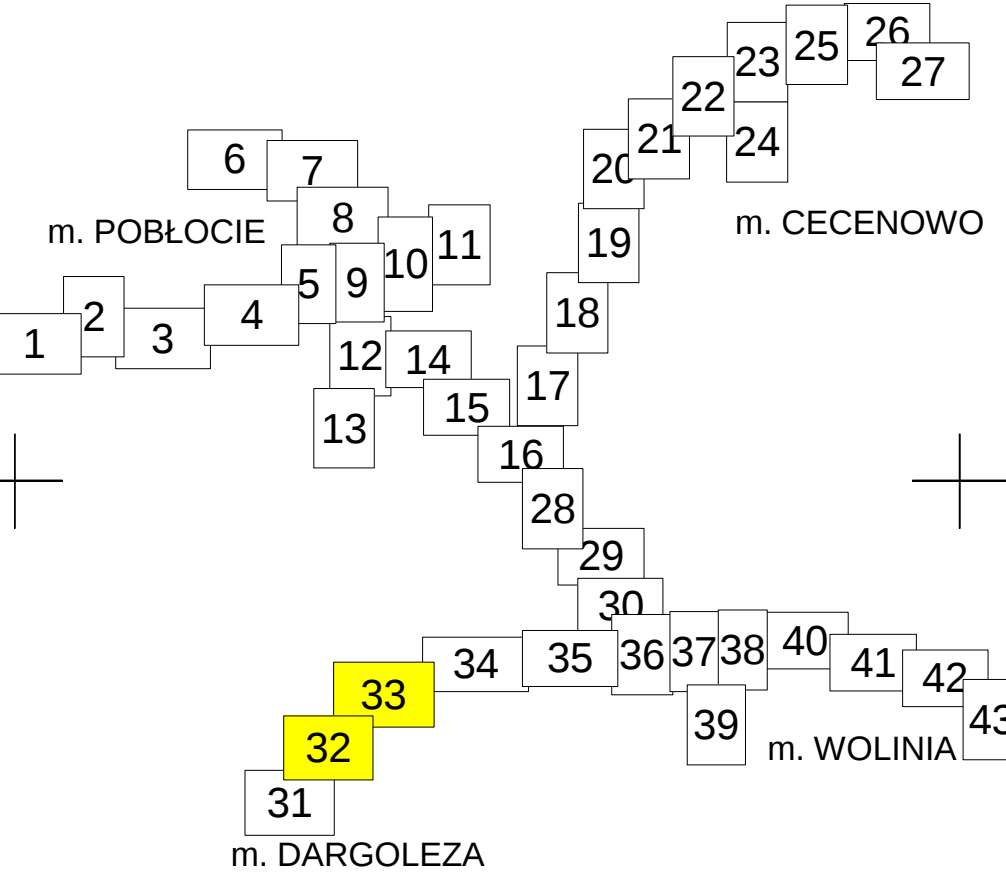

Projekt Zagospodarowania Terenu m. Dargeloz
-Sieć kanalizacji sanit. z tłoczniami ścieków
trasa Wolinia - Dargeloz

Potwierdzam, że niniejszy dokument został opracowany w wyniku prac geodezyjnych i kartograficznych, których rezultaty zawiera operat techniczny wpisany do ewidencji materiałów państwowych. Zakres geodezyjny i kartograficzny.	
Opis projektu, parametrów i zakresu geodezyjny i kartograficzny.	STAROSTA SŁUPSKI
Identyfikator ewidencyjny materiału zasobu - operatu technicznego.	P. 13.12.2014.8884 B. 324.0-59/2014
Data wpisania operatu technicznego do ewidencji materiałów zasobu.	16.10.2014
Imię, nazwisko i podpis osoby reprezentującej urząd.	Starosta

Zakład "Projektowanie, Inwestycje, Nadzory" Eleonora Puzo 78- 630 Człopa Szczuczarsz	
Budowa sieci kanalizacji sanit. z tłoczniami ścieków w m. Wolinia	projekt budowlany
Projekt Zagospodarowania Terenu m. Dargeloz -Sieć kanalizacji sanit. z przepompowniami i tłoczniami ścieków	02.03.2016
GMINA GŁÓWCZYCE 76-220 GŁÓWCZYCE ul. Kościuszki 8	1 : 500
mgr inż. Eleonora Puzo upr.bud. nr ZAP/0223/PWOS/10 ZAPIS/2771/01	ark. 32/33 rys. 11
mgr inż. Mariusz Jarmulewski upr.bud POM/0275/PWBS/15 POMIS/000415	