



ANALIZA FUNKCJI ORAZ CECH ZABUDOWY I ZAGOSPODAROWANIA TERENU

w związku z wnioskiem o wydanie decyzji
o lokalizacji inwestycji celu publicznego
Budowa sieci kanalizacji sanitarnej
obróby: DARGOLEZA, WOLINIA
i WOLINIA LEŚNICTWO gm. Główny

zał. 16.2

skala 1:1000 (z pomniejszeniem do 1:5000)

-42-

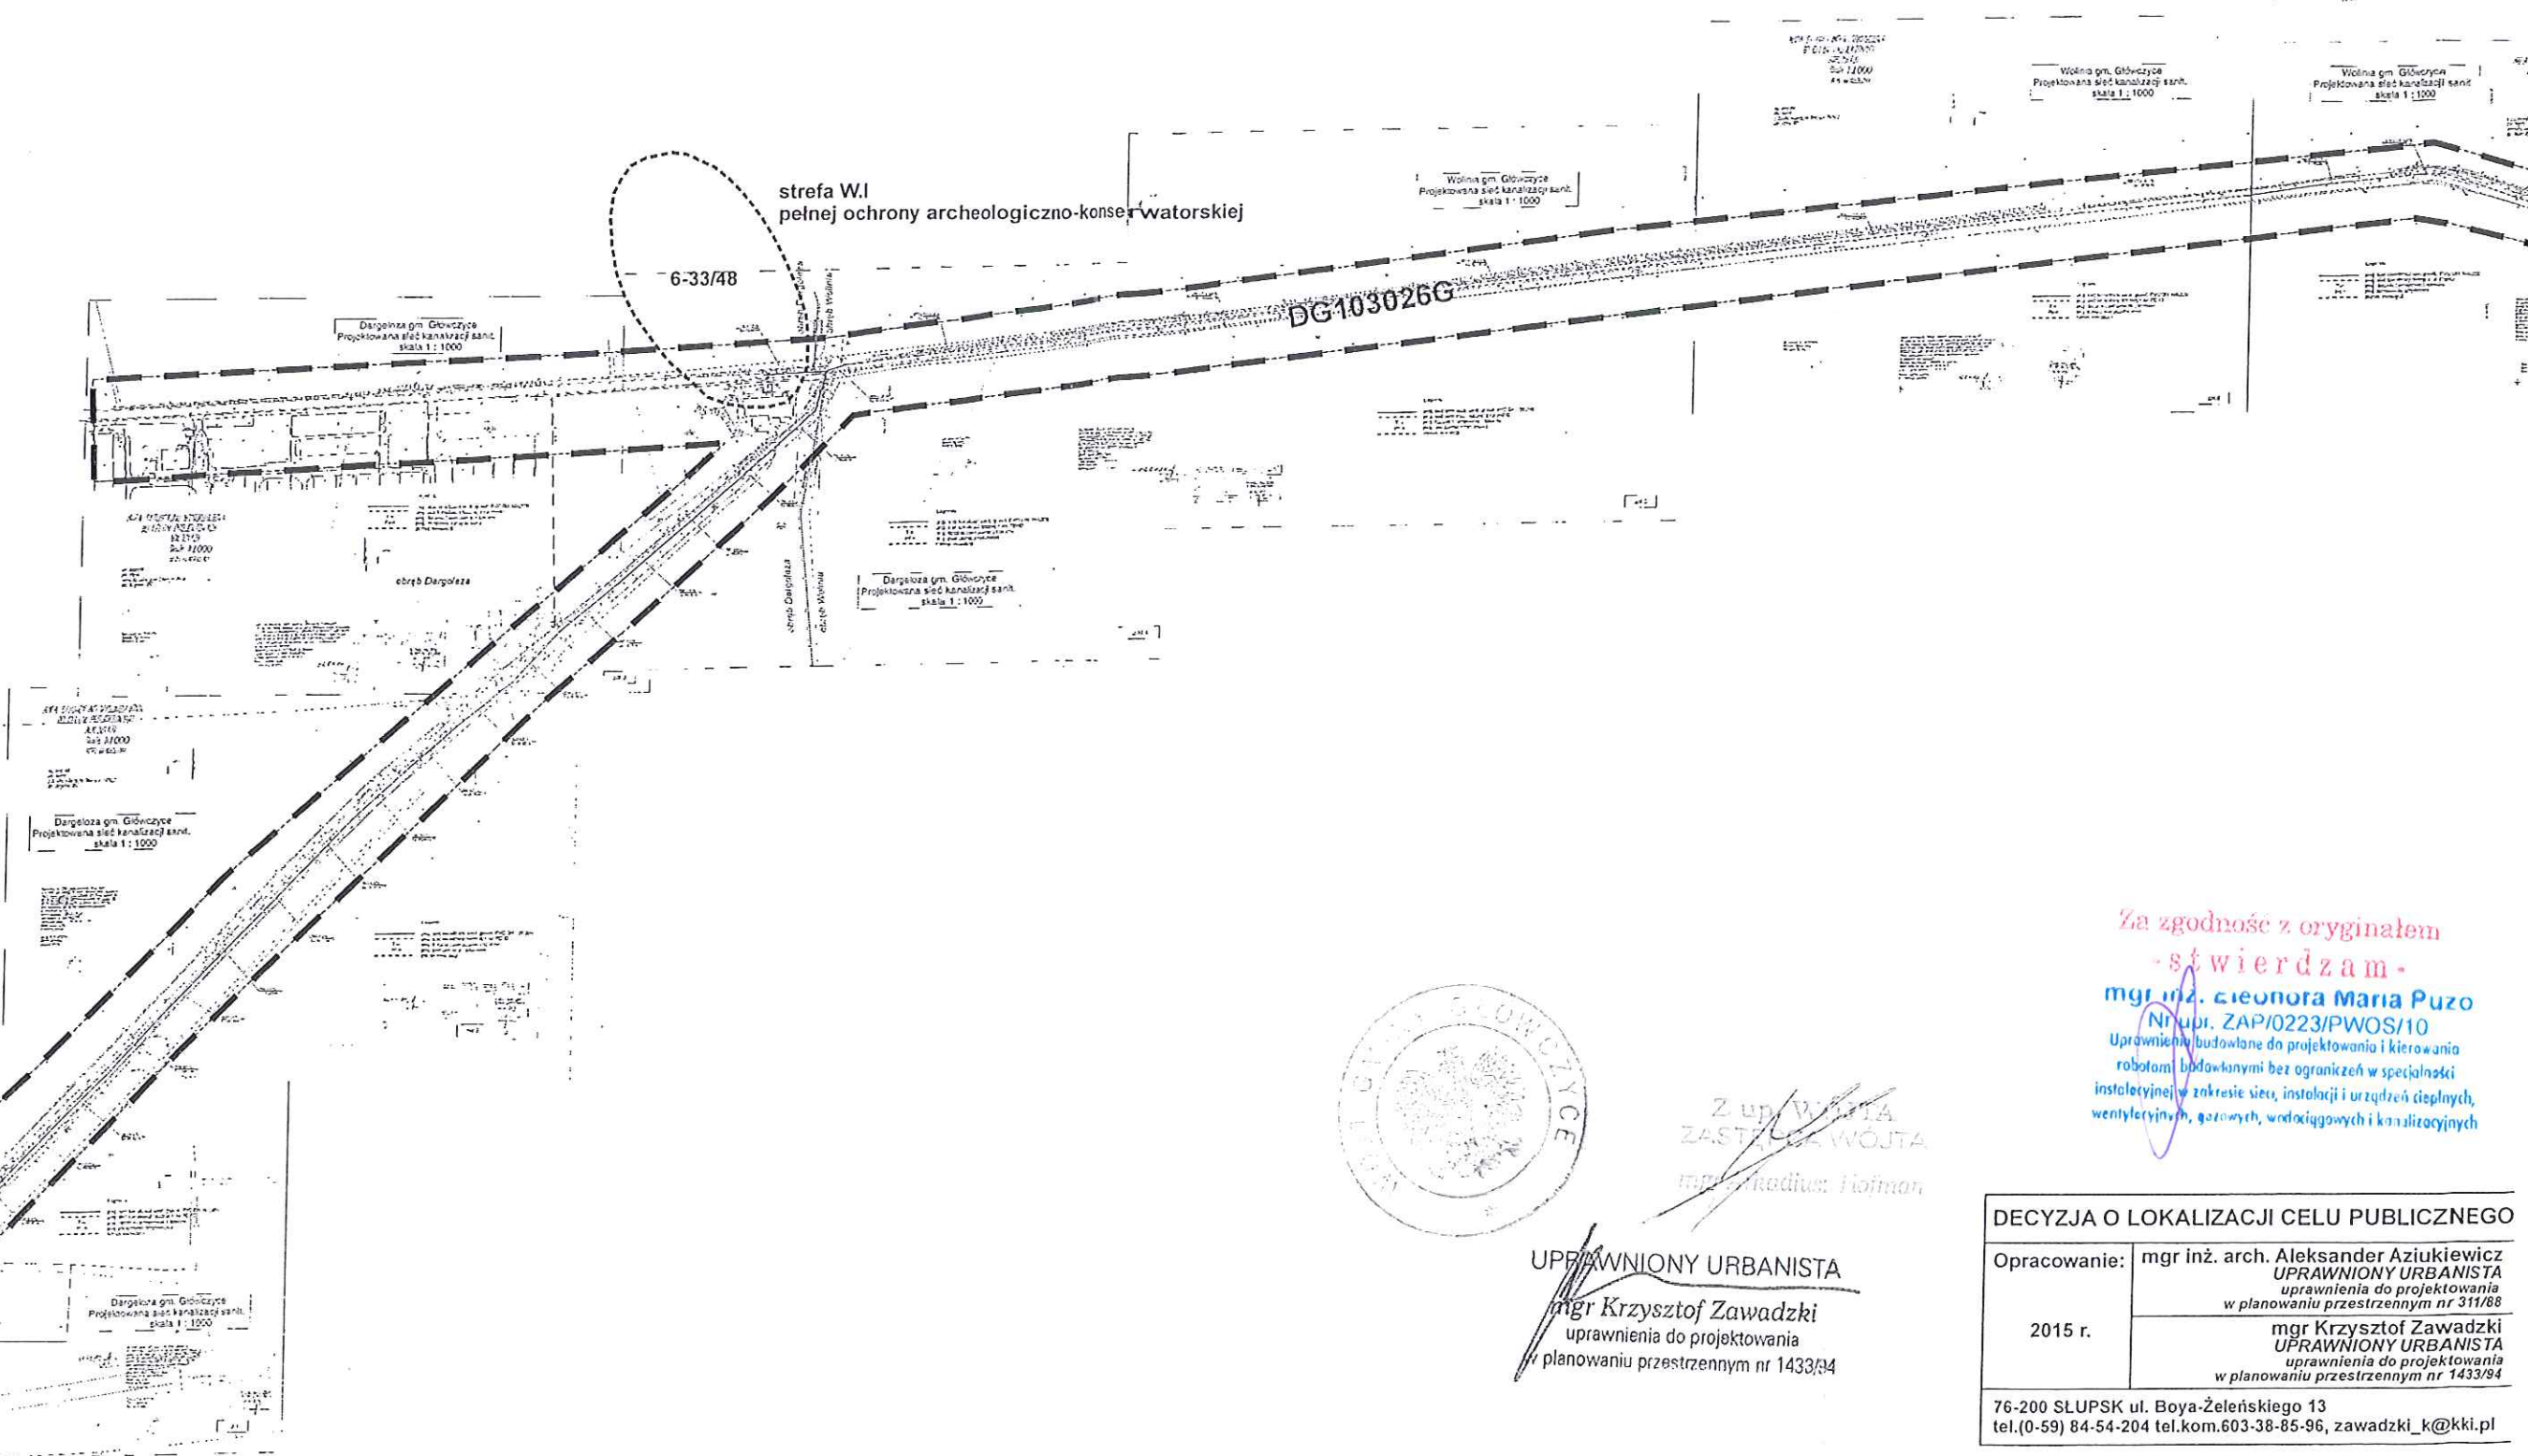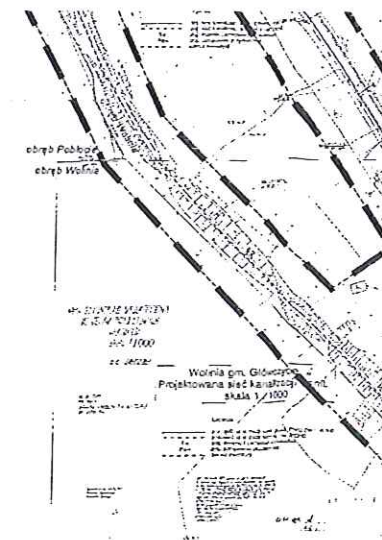


Za zgodność z oryginałem
świadczam

mgr inż. **Eleonora Maria Puzo**

Nr upr. ZAP/0223/PWOS/10

Uprawnienia budowlane do projektowania i kierowania
robotami budowlanymi bez ograniczeń w specjalności
instalacyjnej w zakresie sieci, instalacji i urządzeń ciepłych,
wentylacyjnych, gazowych, wodociagowych i kanalizacyjnych

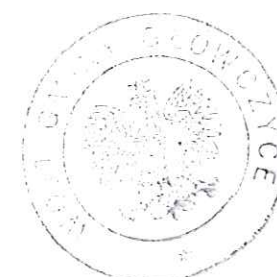

Z up. WŁAŚC.
ZAST. WŁAŚC.
mgr inż. **Hofman**

UPRAWNIONY URBANISTA

mgr **Krzysztof Zawadzki**
uprawnienia do projektowania
i planowaniu przestrzennym nr 1433/94

DECYZJA O LOKALIZACJI CELU PUBLICZNEGO

Opracowanie:	mgr inż. arch. Aleksander Aziukiewicz UPRAWNIONY URBANISTA uprawnienia do projektowania i planowaniu przestrzennym nr 311/88
2015 r.	mgr Krzysztof Zawadzki UPRAWNIONY URBANISTA uprawnienia do projektowania i planowaniu przestrzennym nr 1433/94

76-200 SŁUPSK ul. Boya-Zeleńskiego 13
tel.(0-59) 84-54-204 tel.kom.603-38-85-96, zawadzki_k@kki.pl

w związku z wnioskiem o wydanie decyzji
o lokalizacji inwestycji celu publicznego
Budowa sieci kanalizacji sanitarnej
obróby: DARGOLEZA, WOLINIA
i WOLINIA LEŚNICTWO gm. Głównyzyce
zał. 16.3
skala 1:1000 (z pomniejszeniem do 1:5000)

**ANALIZA FUNKCJI
ORAZ CECH ZABUDOWY
I ZAGOSPODAROWANIA TERENU**
w związku z wnioskiem o wydanie decyzji
o lokalizacji inwestycji celu publicznego
Budowa sieci kanalizacji sanitarnej
obręb: DARGOLEZA, WOLINIA
i WOLINIA LEŚNICTWO gm. Głównice
zał. 16.
skala 1:1000 (z pomniejszeniem do 1:500)

-43-

Za zgodność z oryginałem
-świadczam-
mgr inż. **człoch Maria Puzo**
NIP: 141-0223/PWOS/10
uprawnienia budowlane do projektowania i kierowania
robotami budowlanymi bez ograniczeń w specjalności
instalacyjnej w zakresie sieci, instalacji i urządzeń ciepłych,
wentylacyjnych, chłodniczych, wodociagowych i kanalizacyjnych

Z up. WÓJTA
ZASTĘPCA WÓJTY
mgr inż. Andrzej Bojan

Za zgodność z oryginałem
- stwierdzam -
mgr inż. Eleanora Maria Puzo
Nr. upr. ZAP/0223/PWOS/10
Wykonanie budowlane do projektowania i kierowania
robotami budowlanymi bez ograniczeń w specjalności
instalacyjnej w zakresie sieci, instalacji i urządzeń elektrycznych,
separacyjnych, chłodniczych, wentylacyjnych i kanalizacyjnych

UPRAWNIONY URBANISTA
Inż. Krzysztof Zawadzki
uprawnienia do projektowania
w planowaniu przestrzennym nr 1433/94

Opracowanie:	mgr inż. arch. Aleksander Aziukiewicz UPRAWNIONY URBANISTA uprawnienia do projektowania w planowaniu przestrzennym nr 311/88
2015 r.	mgr Krzysztof Zawadzki UPRAWNIONY URBANISTA uprawnienia do projektowania w planowaniu przestrzennym nr 1433/94

76-200 SŁUPSK ul. Boya-Żeleńskiego 13
tel.(0-59) 84-54-204 tel.kom.603-38-85-96, zawadzki_k@kki.pl

**ANALIZA FUNKCJI
ORAZ CECH ZABUDOWY
I ZAGOSPODAROWANIA TERENU**

w związku z wnioskiem o wydanie decyzji
o lokalizacji inwestycji celu publicznego
Budowa sieci kanalizacji sanitarnej
obróby: DARGOLEZA, WOLINIA
i WOLINIA LEŚNICTWO gm. Główny

zał. 16.4

skala 1:1000 (z pomniejszeniem do 1:5000)

- 44 -

Za zgodność z oryginałem
świadczam -
mgr inż. Eleonora Maria Puzo
Nr upr. ZAP/0223/PWOS/10
Uprawnienia budowlane do projektowania i kierowania
robotami budowlanymi bez ograniczeń w specjalności
instalacyjnej w zakresie sieci, instalacji i urządzeń ciepłych,
wentylacyjnych, termicznych, wodociągowych i kanalizacyjnych



Za zgodność z oryginałem
mgr inż. Adam Hofman

UPRAWNIONY URBANISTA
mgr Krzysztof Zawadzki
uprawnienia do projektowania
w planowaniu przestrzennym nr 1433/94

DECYZJA O LOKALIZACJI CELU PUBLICZNEGO

Opracowanie:	mgr inż. arch. Aleksander Aziukiewicz UPRAWNIONY URBANISTA uprawnienia do projektowania w planowaniu przestrzennym nr 311/81
2015 r.	mgr Krzysztof Zawadzki UPRAWNIONY URBANISTA uprawnienia do projektowania w planowaniu przestrzennym nr 1433/94
76-200 SŁUPSK ul. Bona-Zeleńskiego 13 tel.(0-59) 84-54-204 tel.kom.603-38-85-96, zawadzki_k@kki.pl	

ologiczno-konserwatorskiej

DG103026G

zespół
pałacowo-
parkowy (A-183)

strefa W.III
ograniczonej ochrony archeologiczno-koi