


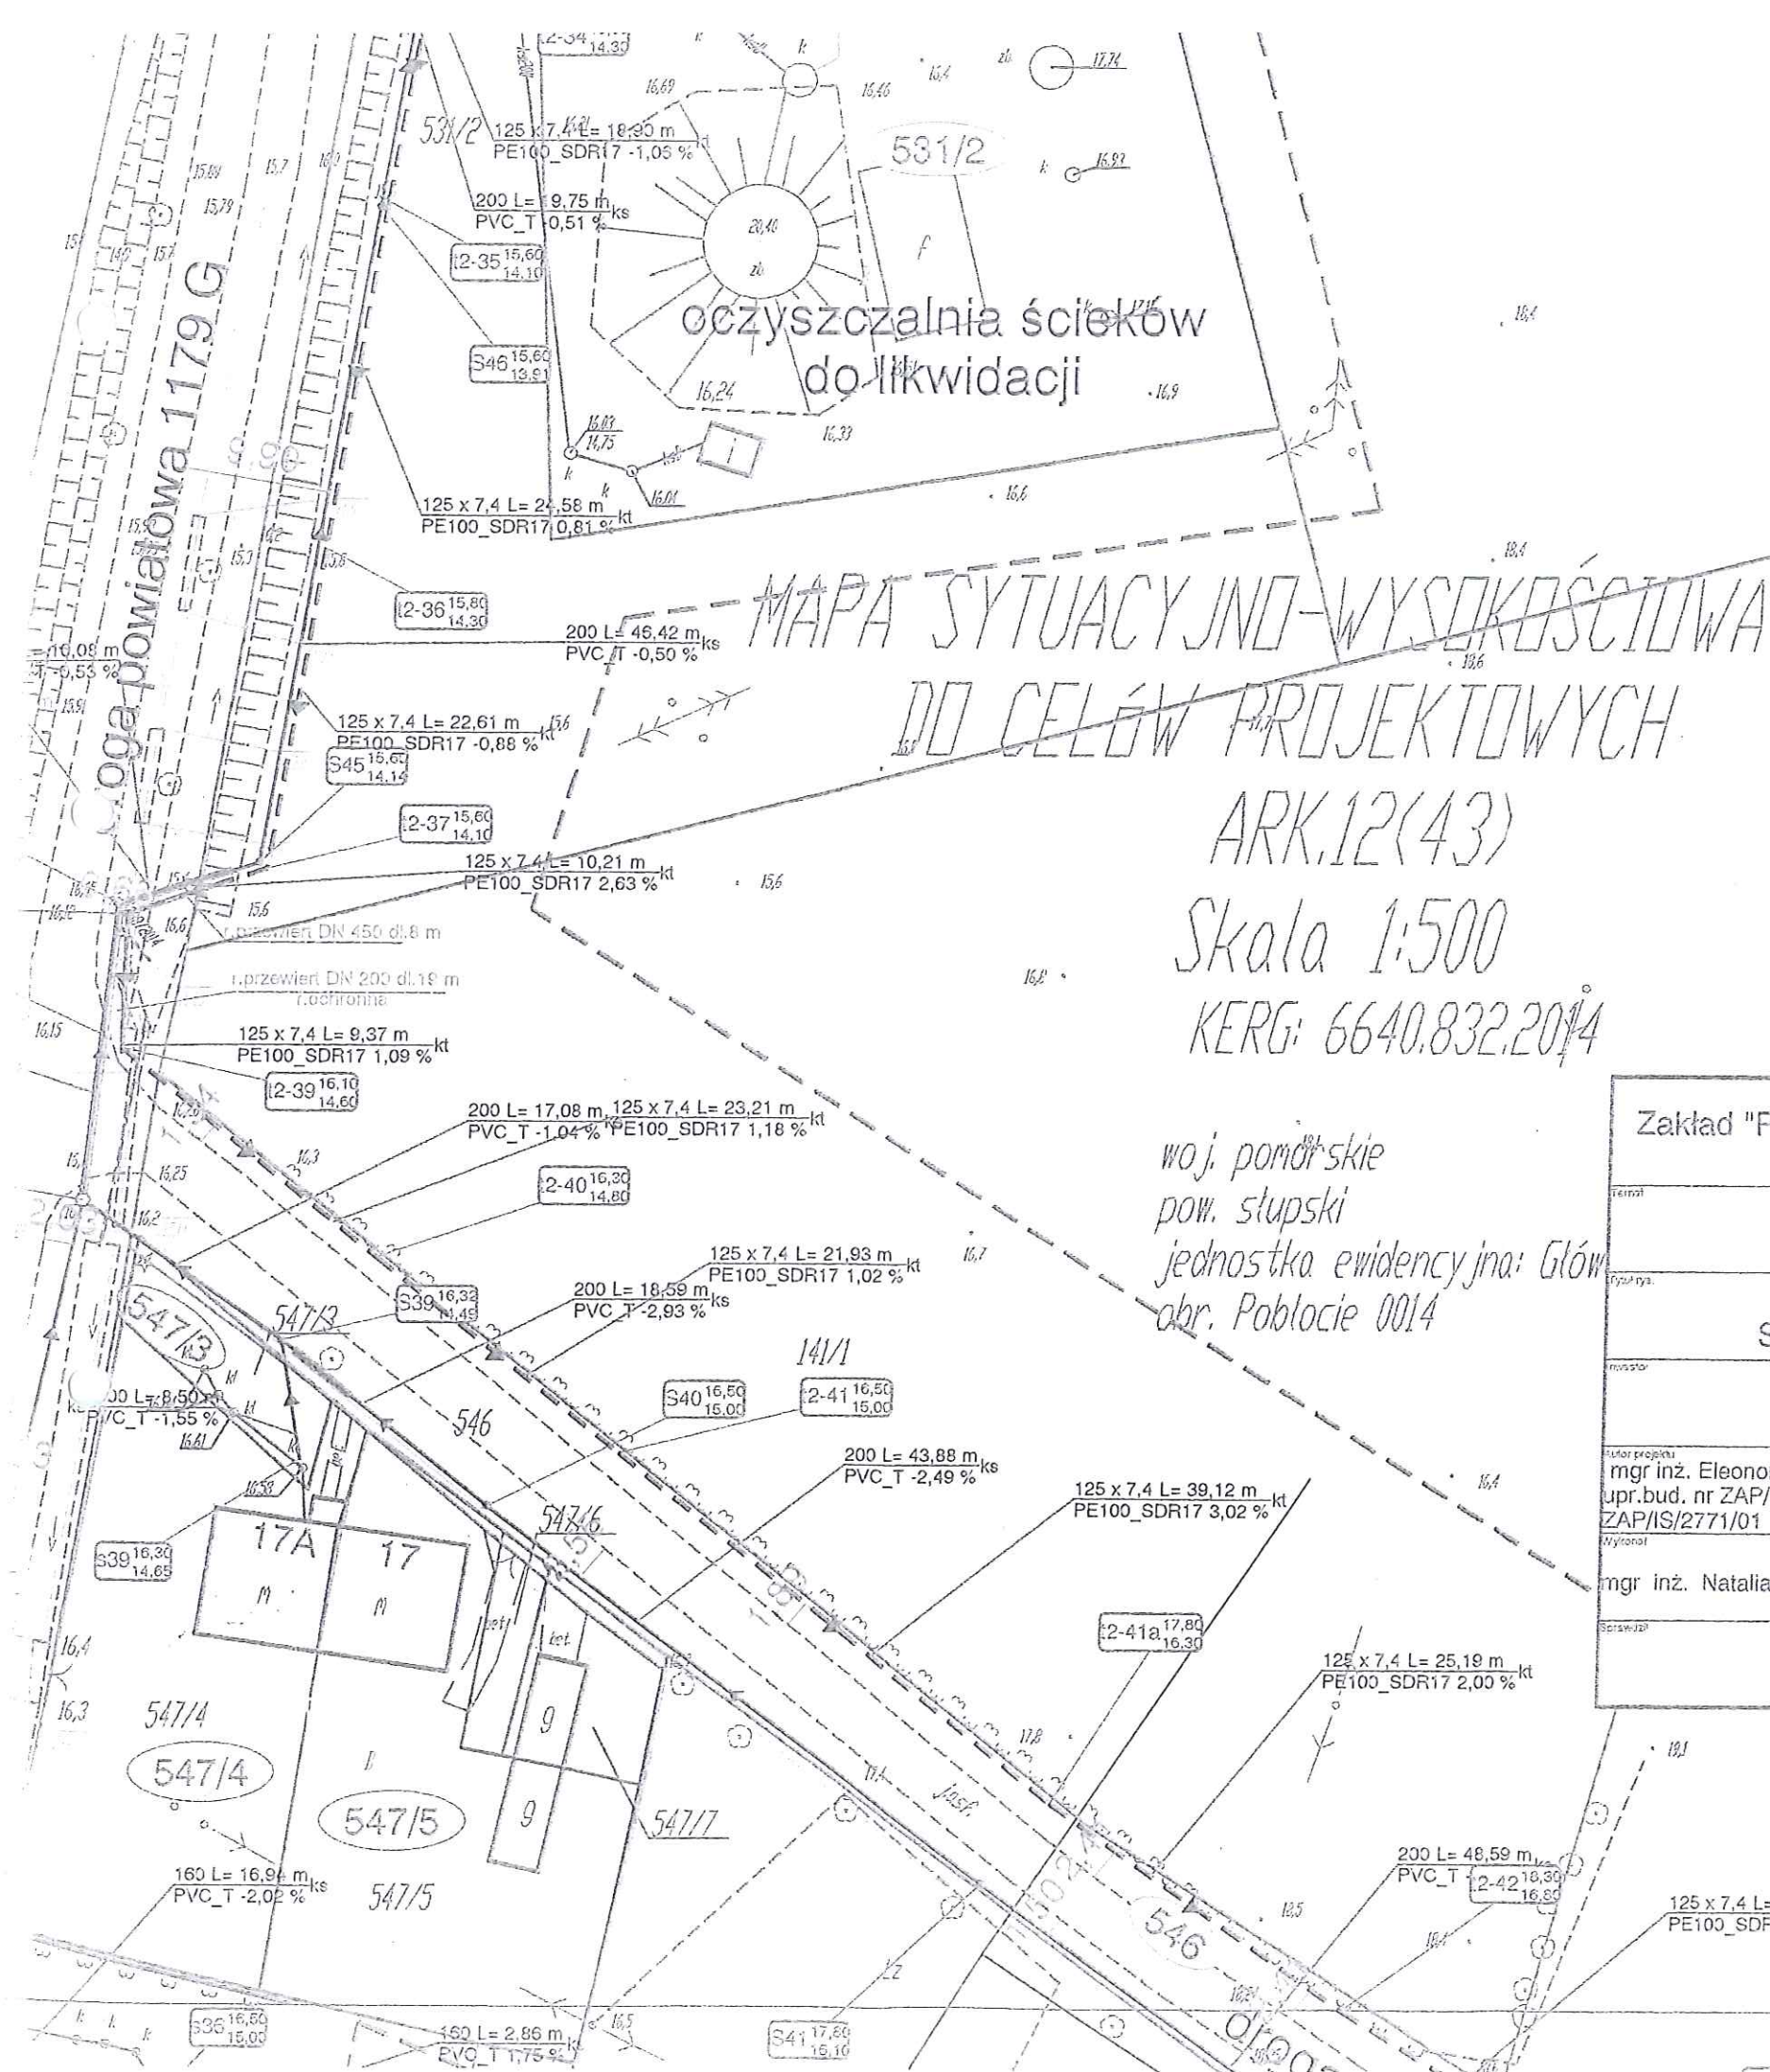

ZARZĄD DRÓG POWIATOWYCH
w SŁUPSKU *z/ XVII*

Załącznik do decyzji nr 435.103-1.2015.2216

z dnia 22.02.2016r.

Z up. DYREKTORA
GŁ. INŻYNIER

mgr inż. Bartłomiej Gajkowski

Zakład "Projektowanie, Inwestycje, Nadzory" Eleonora Puzo
78- 630 Człopa Szczuczarsz

Budowa sieci kanalizacji sanit.
z tłoczniami ścieków w m. Pobłocie

projekt budowlany

Projekt Zagospodarowania Terenu
Sieć kanalizacji sanit. z tłoczniami ścieków

20.11.2015

GMINA GŁÓWCZYCE
76-220 GŁÓWCZYCE ul. Kościuszki 8

1 : 500

mgr inż. Eleonora Puzo
upr.bud. nr ZAP/0223/PWOS/10
ZAP/IS/2771/01

mgr inż. Natalia Woźnica

rys.1

Za zgodność z oryginałem
- stwierdzam -

mgr inż. Eleonora Maria Puzo
Nr upr. ZAP/0223/PWOS/10
Uprawnienia budowlane do projektowania i kierowania
robotami budowlanymi bez ograniczeń w specjalności
instalacyjnej w zakresie sieci, instalacji i urządzeń ciepłych,
wentylacyjnych, grzewczych, wodociągowych i kanalizacyjnych

- granice działek ewidencyjnych

JKQIA 1:200
KERG: 6640.832.2014

woj. pomorskie
pow. słupski
jednostka ewidencyjna: Główny 221204_2
obr. Pobłocie 0014

ZARZĄD DRÓG POWIATOWYCH
W SŁUPSKU
Załącznik do decyzji nr 135.103.1.2.15.20.16
z dnia 22.02.2016

Z. op. DYKUSIA
GŁ. INŻYNIER
mgr inż. Eleonora Puzo

125 x 7.4 L = 95.91 m
PE100_SDR17 2.29 %

droga powiatowa 1180 G

YCE
PASIE
1180G

Zakład "Projektowanie, Inwestycje, Nadzory" Eleonora Puzo 78-630 Człopa Szczuczarsz	Projekt budowlany
Budowa sieci kanalizacji sanit. z tłoczniami ścieków w m. Pobłocie	20.11.2015
Projekt Zagospodarowania Terenu Sieć kanalizacji sanit. z tłoczniami ścieków	1 : 500
GMINA GŁÓWCZYCE 76-220 GŁÓWCZYCE ul. Kościuszki 8	rys.2
mgr inż. Eleonora Puzo upr. bud. nr ZAP/0223/PWOS/10 ZAP/IS/2771/01	
mgr inż. Natalia Woźnica	

Za zgodność z oryginałem
stwierdzam:
mgr inż. Eleonora Maria Puzo
Nr upr. ZAP/0223/PWOS/10
Uprawnienia budowlane do projektowania i kierowania
robotami budowlanymi bez ograniczeń w specjalności
projektowania i kierowania w zakresie sieci, instalacji i urządzeń cieplnych,
energetycznych, gazowych, wodociągowych i kanalizacyjnych.
Zawartość ustaleń służebności ujawnionych
przez projektanta
Zgodny z projektem
na dzień 04.09.2014r.
Zgodny z projektem

ARK15(43)


Skala 1 : 500

KERG 6640.832.2014

ZAKŁAD DRÓG POWIATOWYCH
W SEULSKU

Załącznik do decyzji nr 435/13-1.2015.2015
z dnia 22.02.2016r.


Zup. DYPLOMOWANA
GŁ. INŻYNIER
mgr inż. Ewelina Borkowska

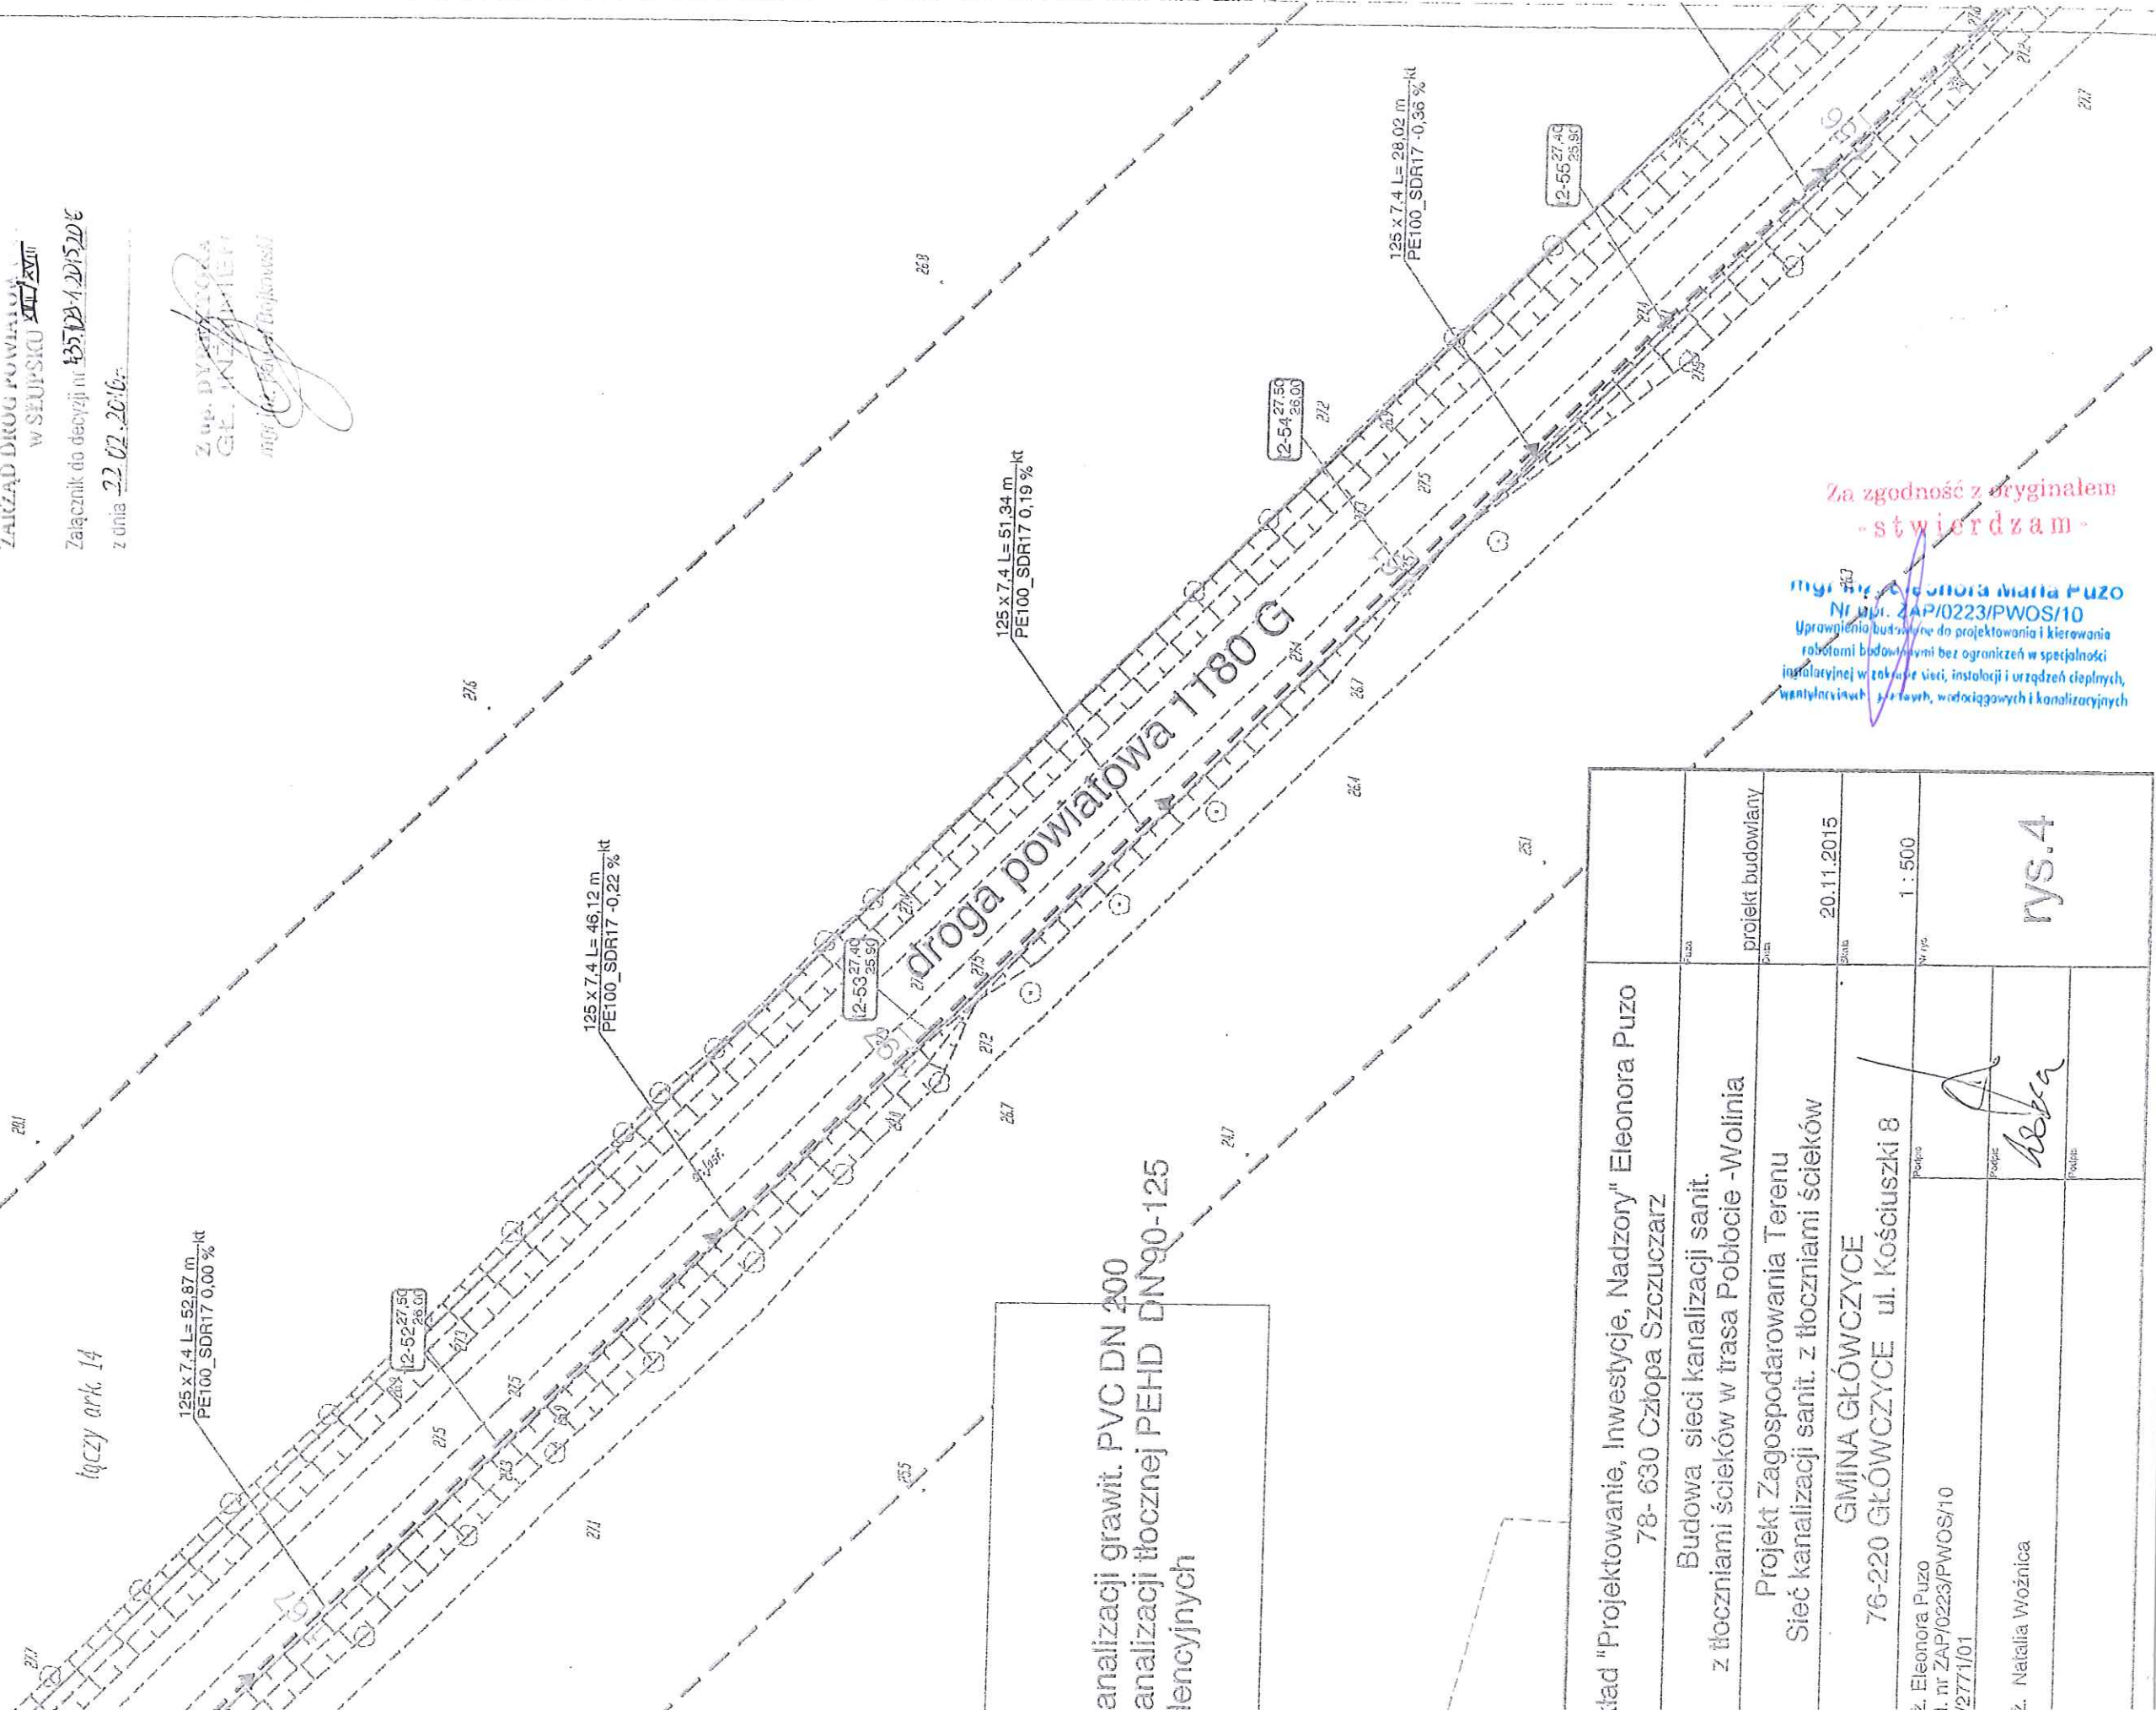

tęczy ark. 14

analizacji grawit. PVC DN 200
analizacji tłocznej PEHD DN90-125
tłocznych

Zakład "Projektowanie, Inwestycje, Nadzory" Eleonora Puza 78- 630 Człopa Szczuczarsz	projekt budowlany		rys.4
	Plan	20.11.2015	
Budowa sieci kanalizacji sanit. z tłoczniami ścieków w trasie Pobłocie -Wolinia Projekt Zagospodarowania Terenu Sieć kanalizacji sanit. z tłoczniami ścieków	1 : 500		rys.4
	Plan	20.11.2015	
GMINA GŁÓWCZYCE 76-220 GŁÓWCZYCE ul. Kościuszki 8	1 : 500		rys.4
	Plan	20.11.2015	
Z. Eleonora Puza i. nr ZAP/0223/PWOS/10 2/2771/01	Podpis		Podpis
Z. Natalia Woźnica	Podpis		

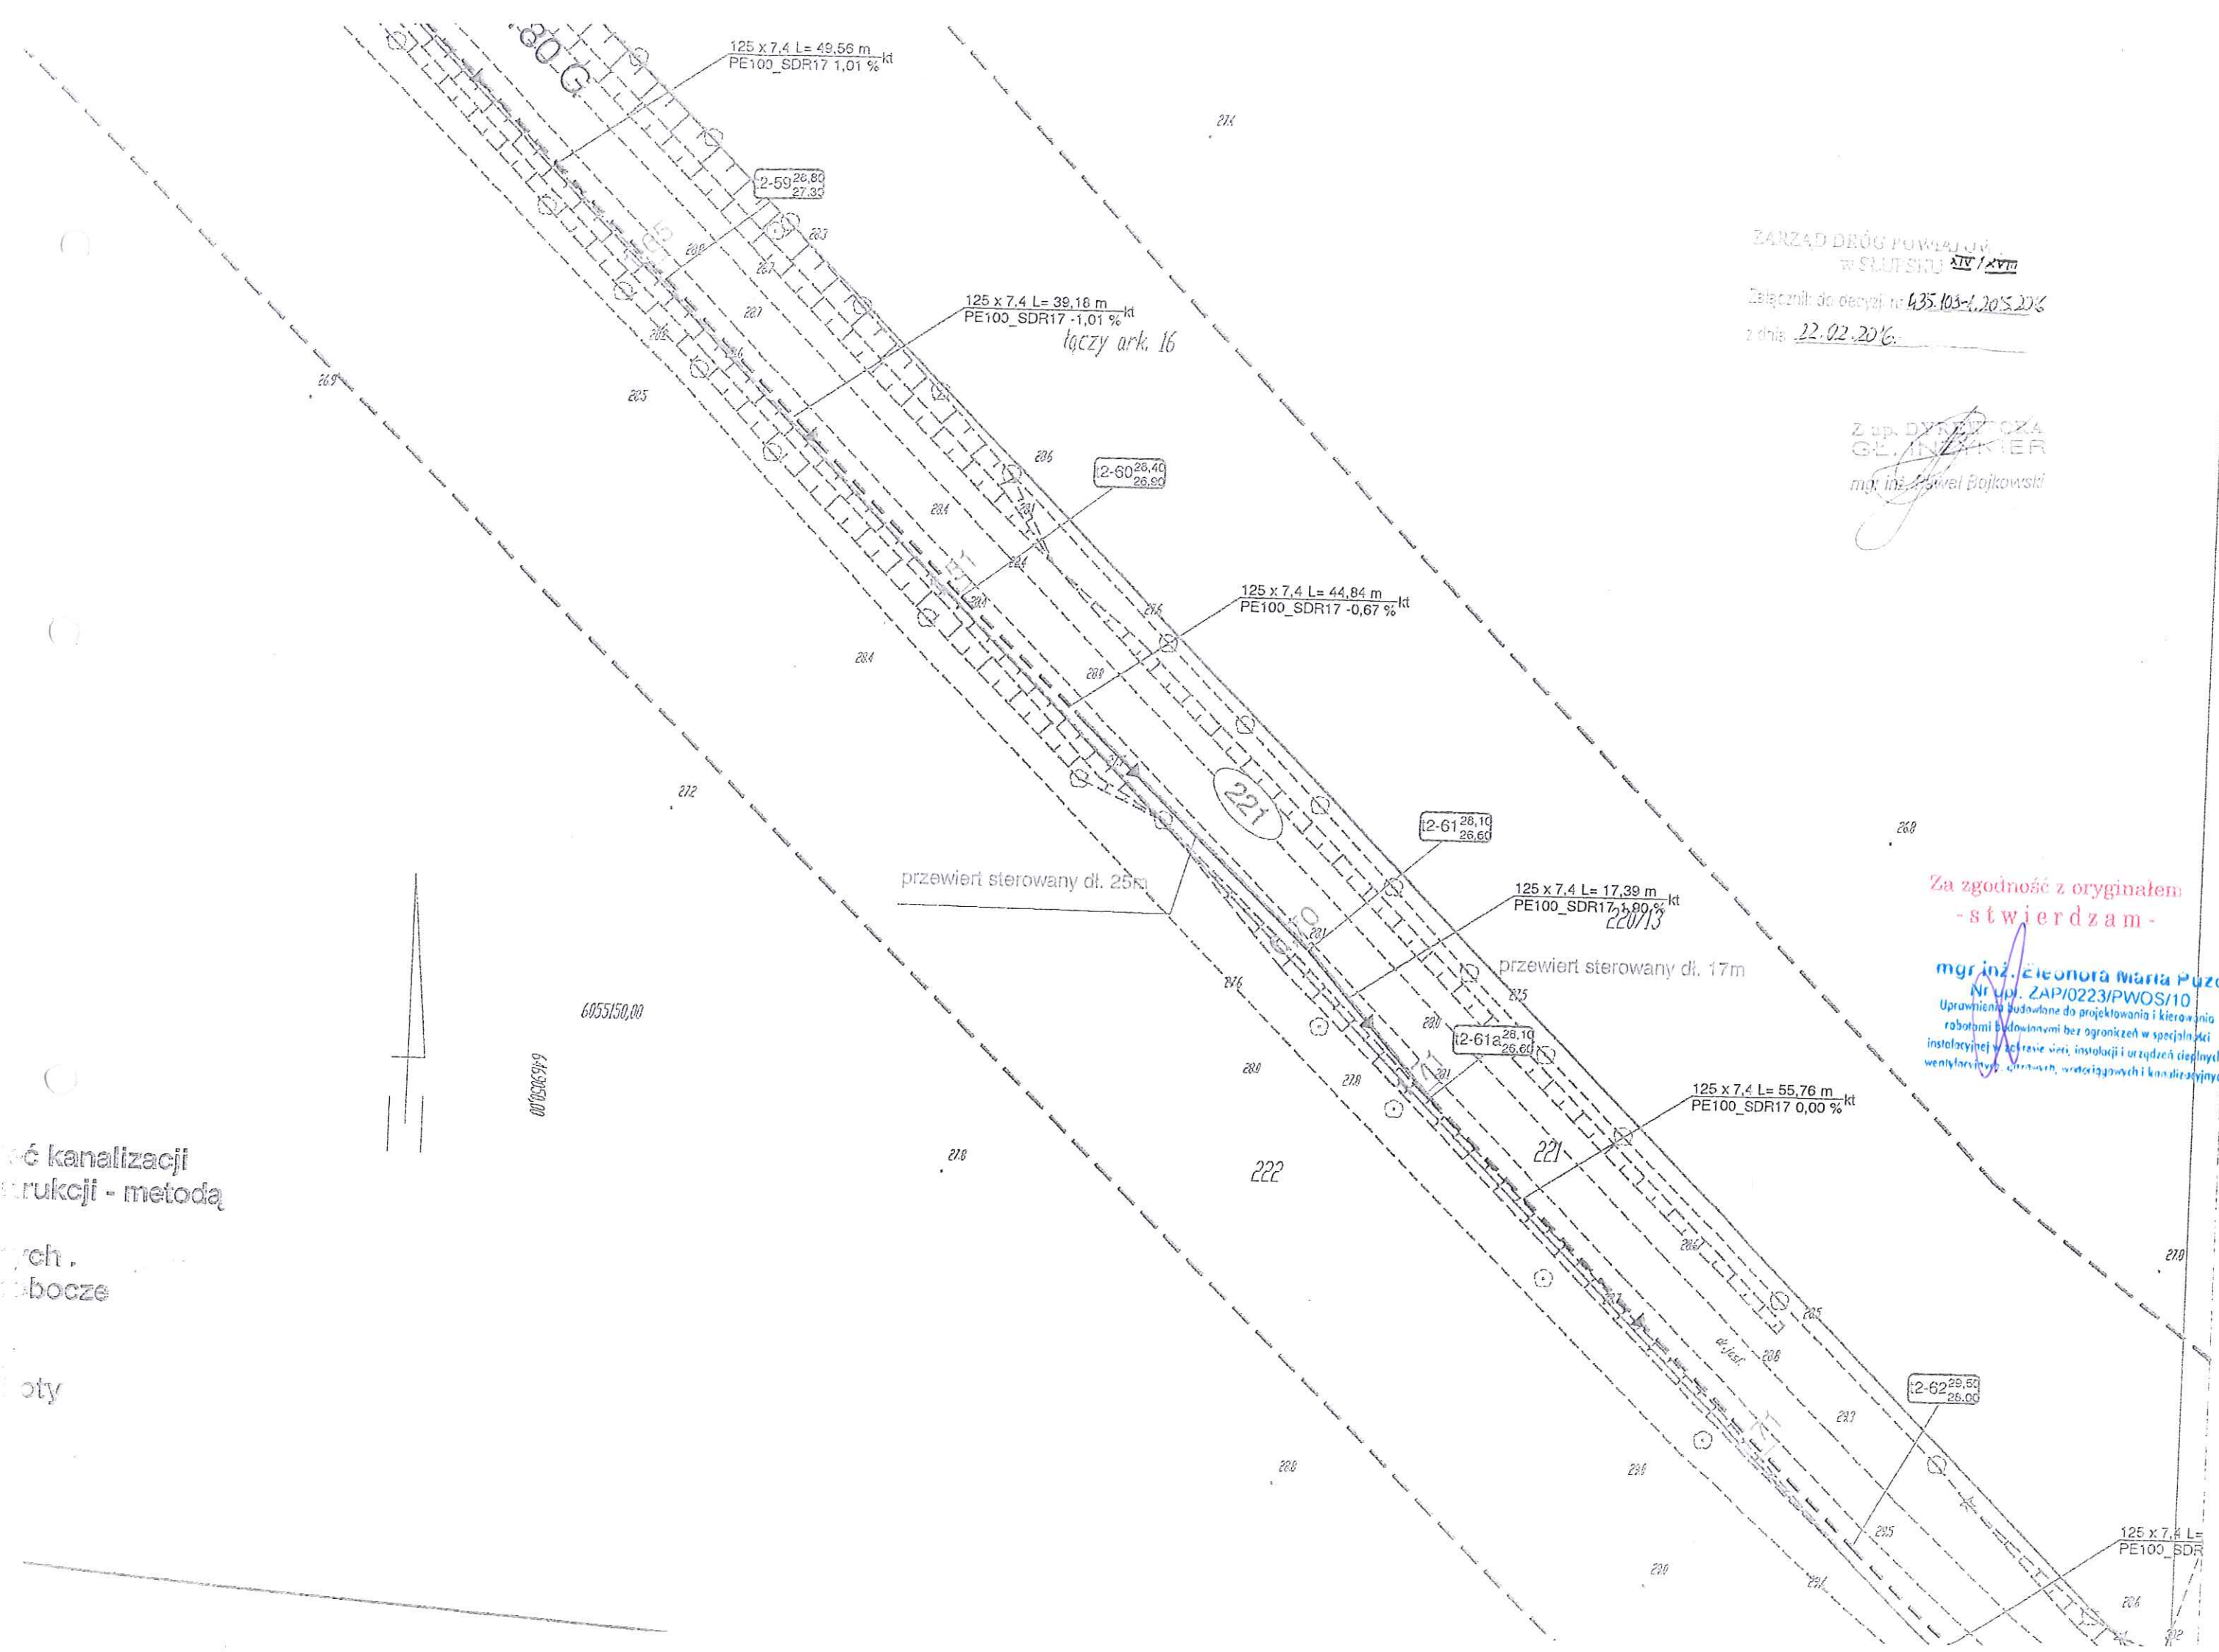

ZARZĄD DRÓG POWIATOWY
W ŚLĄSKU XIV / XVII
Załącznik do decyzji nr 435.103-1.2015.2016
z dnia 22.02.2016.

Z up. DYPLOMACJA
GŁ. INŻYNIER
mgr inż. Paweł Bojkowski

Za zgodność z oryginałem
- stwierdzam -

mgr inż. Eleonora Maria Puzo
Nr up. ZAP/0223/PWOS/10
Uprawnienia budowlane do projektowania i kierowania
robotami budowlanymi bez ograniczeń w specjalności
instalacyjnej w zakresie sieci, instalacji i urządzeń elektrycznych,
wentylacyjnych, cieplowych, wodociagowych i kanalizacyjnych


ć kanalizacji
strukcji - metoda
ch.
bocze
oty

Uwaga :

- W obrębie jezdni drogi powiatowej, zjazdów i chodników sieć kanalizacji sanitarnej wraz z przyłączami wykonać bez naruszania konstrukcji - metodą przewiertu sterowanego
- Przejścia poprzeczne pod jezdnią wykonać w rurach ochronnych .
- W przypadku lokalizacji urządzenia w poboczu drogi należy pobocze utwardzić, zajęść i wyprofilować- pobocza obsiać trawą.
- Odległość sieci kanalizacji sanitarnej od krawędzi jezdni drogi powiatowej min. 1,5 m, w przypadku mniejszej odległości roboty wykonać - metodą przewiertów sterowanych.

ZARZĄD DRÓG POWIATOWYCH
W ŚLUPSKU XV/XVII
Załącznik do decyzji nr: 435.105-1 2015 2016
z dnia 22.01.2016.

Z up. DYREKTORA
GŁ. INŻYNIER
mgr inż. Paweł Bojkowski

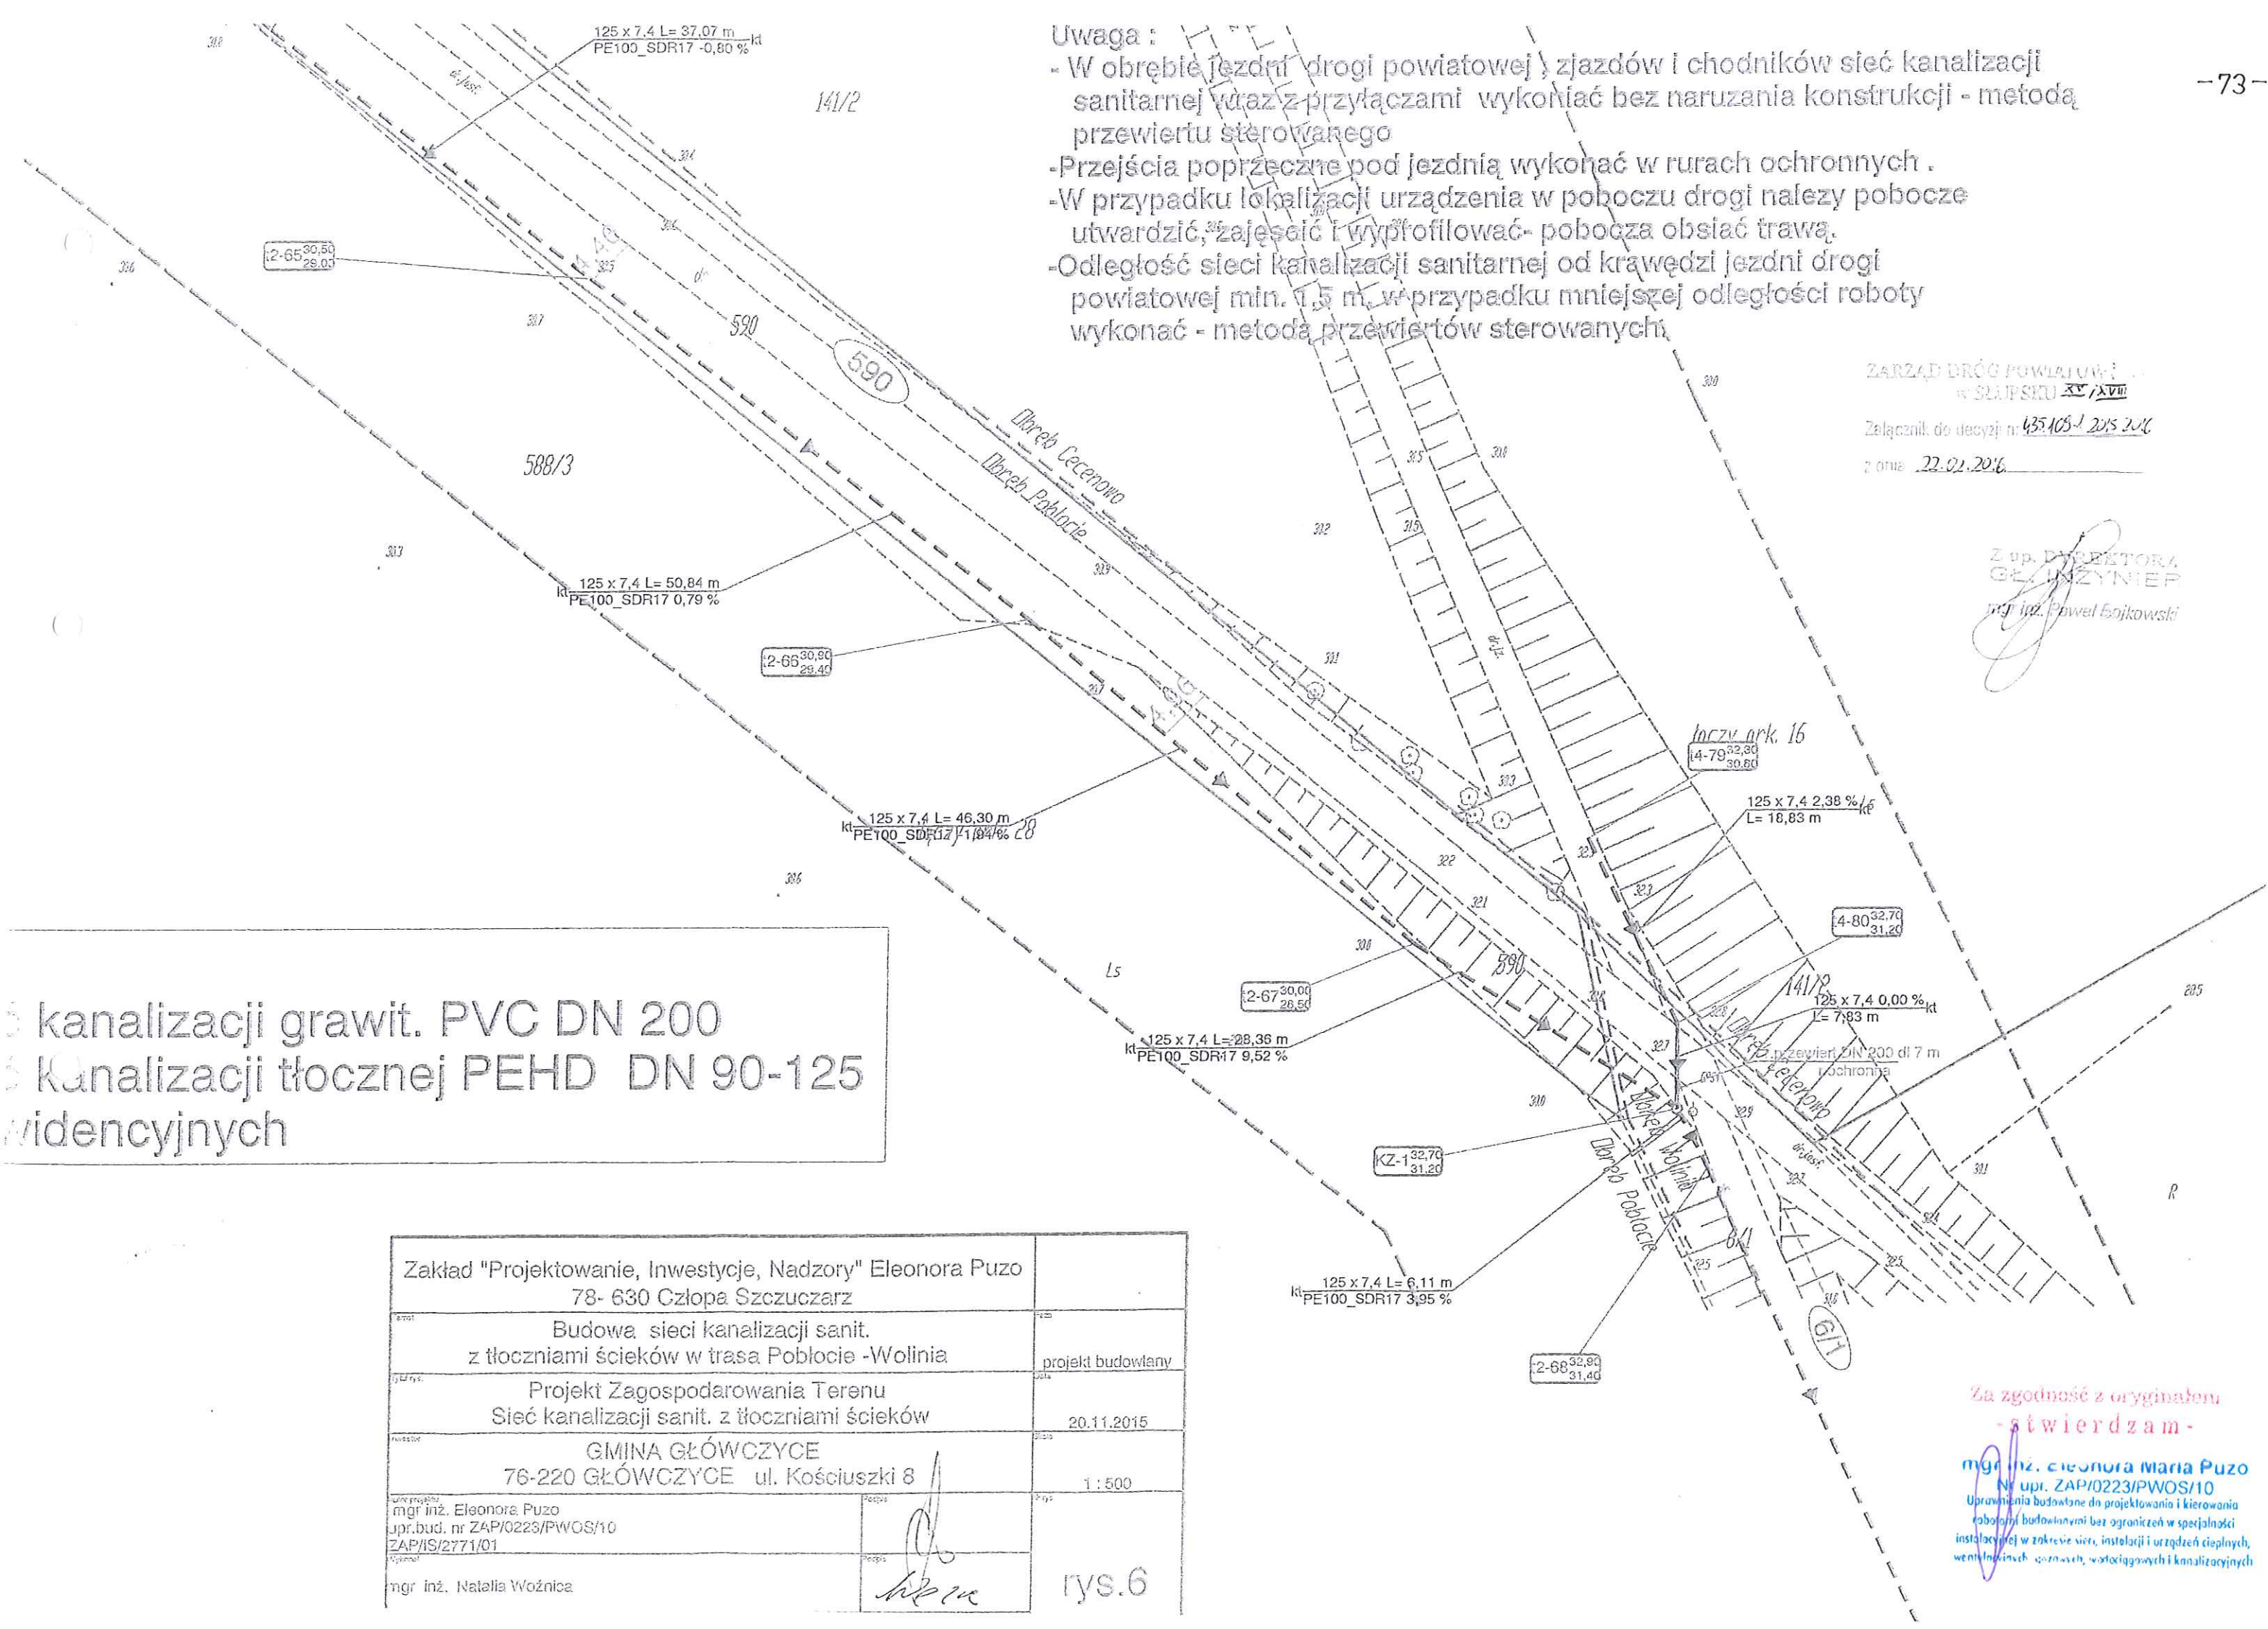

kanalizacji grawit. PVC DN 200
kanalizacji tłocznej PEHD DN 90-125
widencyjnych

Zakład "Projektowanie, Inwestycje, Nadzory" Eleonora Puzo 78- 630 Człopa Szczuczarsz	
temat	Budowa sieci kanalizacji sanit. z tłoczniami ścieków w trasa Poblacie -Wolonia
tytuł rys.	Projekt Zagospodarowania Terenu Sieć kanalizacji sanit. z tłoczniami ścieków
inwestor	GMINA GŁÓWCZYCE 76-220 GŁÓWCZYCE ul. Kościuszki 8
data projektu	20.11.2015
autor projektu	mgr inż. Eleonora Puzo upr.bud. nr ZAP/0223/PWOS/10 ZAP/IS/2771/01
opracowanie	mgr inż. Natalia Woźnica
rys.6	

Za zgodność z oryginałem
- stwierdzam -
mgr inż. Eleonora Maria Puzo
Nr upr. ZAP/0223/PWOS/10
Uprawnienia budowlane do projektowania i kierowania
robotami budowlanymi bez ograniczeń w specjalności
instalacyjnej w zakresie sieci, instalacji i urządzeń ciepłych,
wentylacyjnych, gazowych, wodociągowych i kanalizacyjnych

KERG: 6640.832.2014

-74-

woj. pomorskie
pow. słupski
jednostka ewidencyjna: Głównice 221204_2
obr. Wolinia 0024

Uwaga :

- W obrębie jezdni drogi powiatowej , zjazdów i chodników sieć kanalizacji sanitarnej wraz z przyłączami wykonać bez naruszania konstrukcji - metodą przewiertu sterowanego
- Przejścia poprzeczne pod jezdnią wykonać w rurach ochronnych .
- W przypadku lokalizacji urządzenia w poboczu drogi należy pobocze utwardzić, zajęścić i wyprofilować- pobocza obsiać trawą.
- Odległość sieci kanalizacji sanitarnej od krawędzi jezdni drogi powiatowej min. 1,5 m, w przypadku mniejszej odległości roboty wykonać - metodą przewiertów sterowanych.


ZARZĄD DRÓG POWIATOWYCH
W SŁUPSKU
Załącznik do decyzji nr 433.129.1.2015.20%
z dnia 22.02.2016.

Z up. DYREKTORA
GŁ. INŻYNIER
mgr inż. Paweł Bajkowski


Za zgodność z oryginałem
- stwierdzam -

mgr inż. Eleonora Maria Puzo
Nr upr. ZAP/0223/PWOS/10
Uprawnienia budowlane do projektowania i kierowania
robotami budowlanymi bez ograniczeń w specjalności
instalacyjnej w zakresie sieci, instalacji i urządzeń ciepłych,
wentylacji, ogrzewania, wodociągów i kanalizacyjnych

SZKIC POGLĄDOWY AKKUSZY

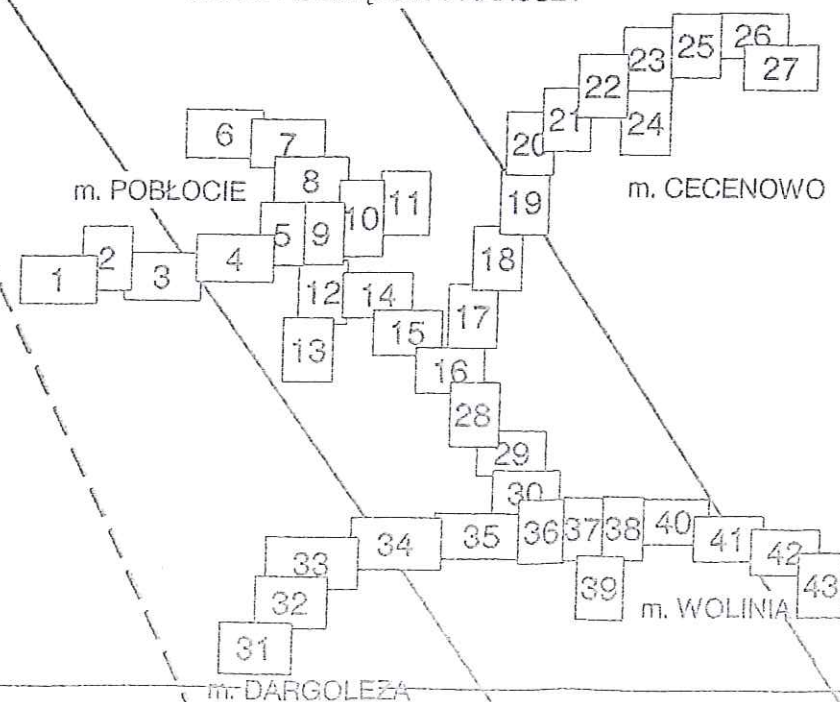

Zakład "Projektowanie, Inwestycje, Nadzory" Eleonora Puzo 78- 630 Człopa Szczuczarsz	
Temat Budowa sieci kanalizacji sanit. z tłoczniami ścieków w trasa Pobłocie -Wolinia	projekt budowlany
Opis Projekt Zagospodarowania Terenu Sieć kanalizacji sanit. z tłoczniami ścieków	20.11.2015
Investor GMINA GŁÓWCZYCE 76-220 GŁÓWCZYCE ul. Kościuszki 8	1 : 500
mgr inż. Eleonora Puzo upr.bud. nr ZAP/0223/PWOS/10 ZAP/IS/2771/01	rys.7
mgr inż. Natalia Woźnica	

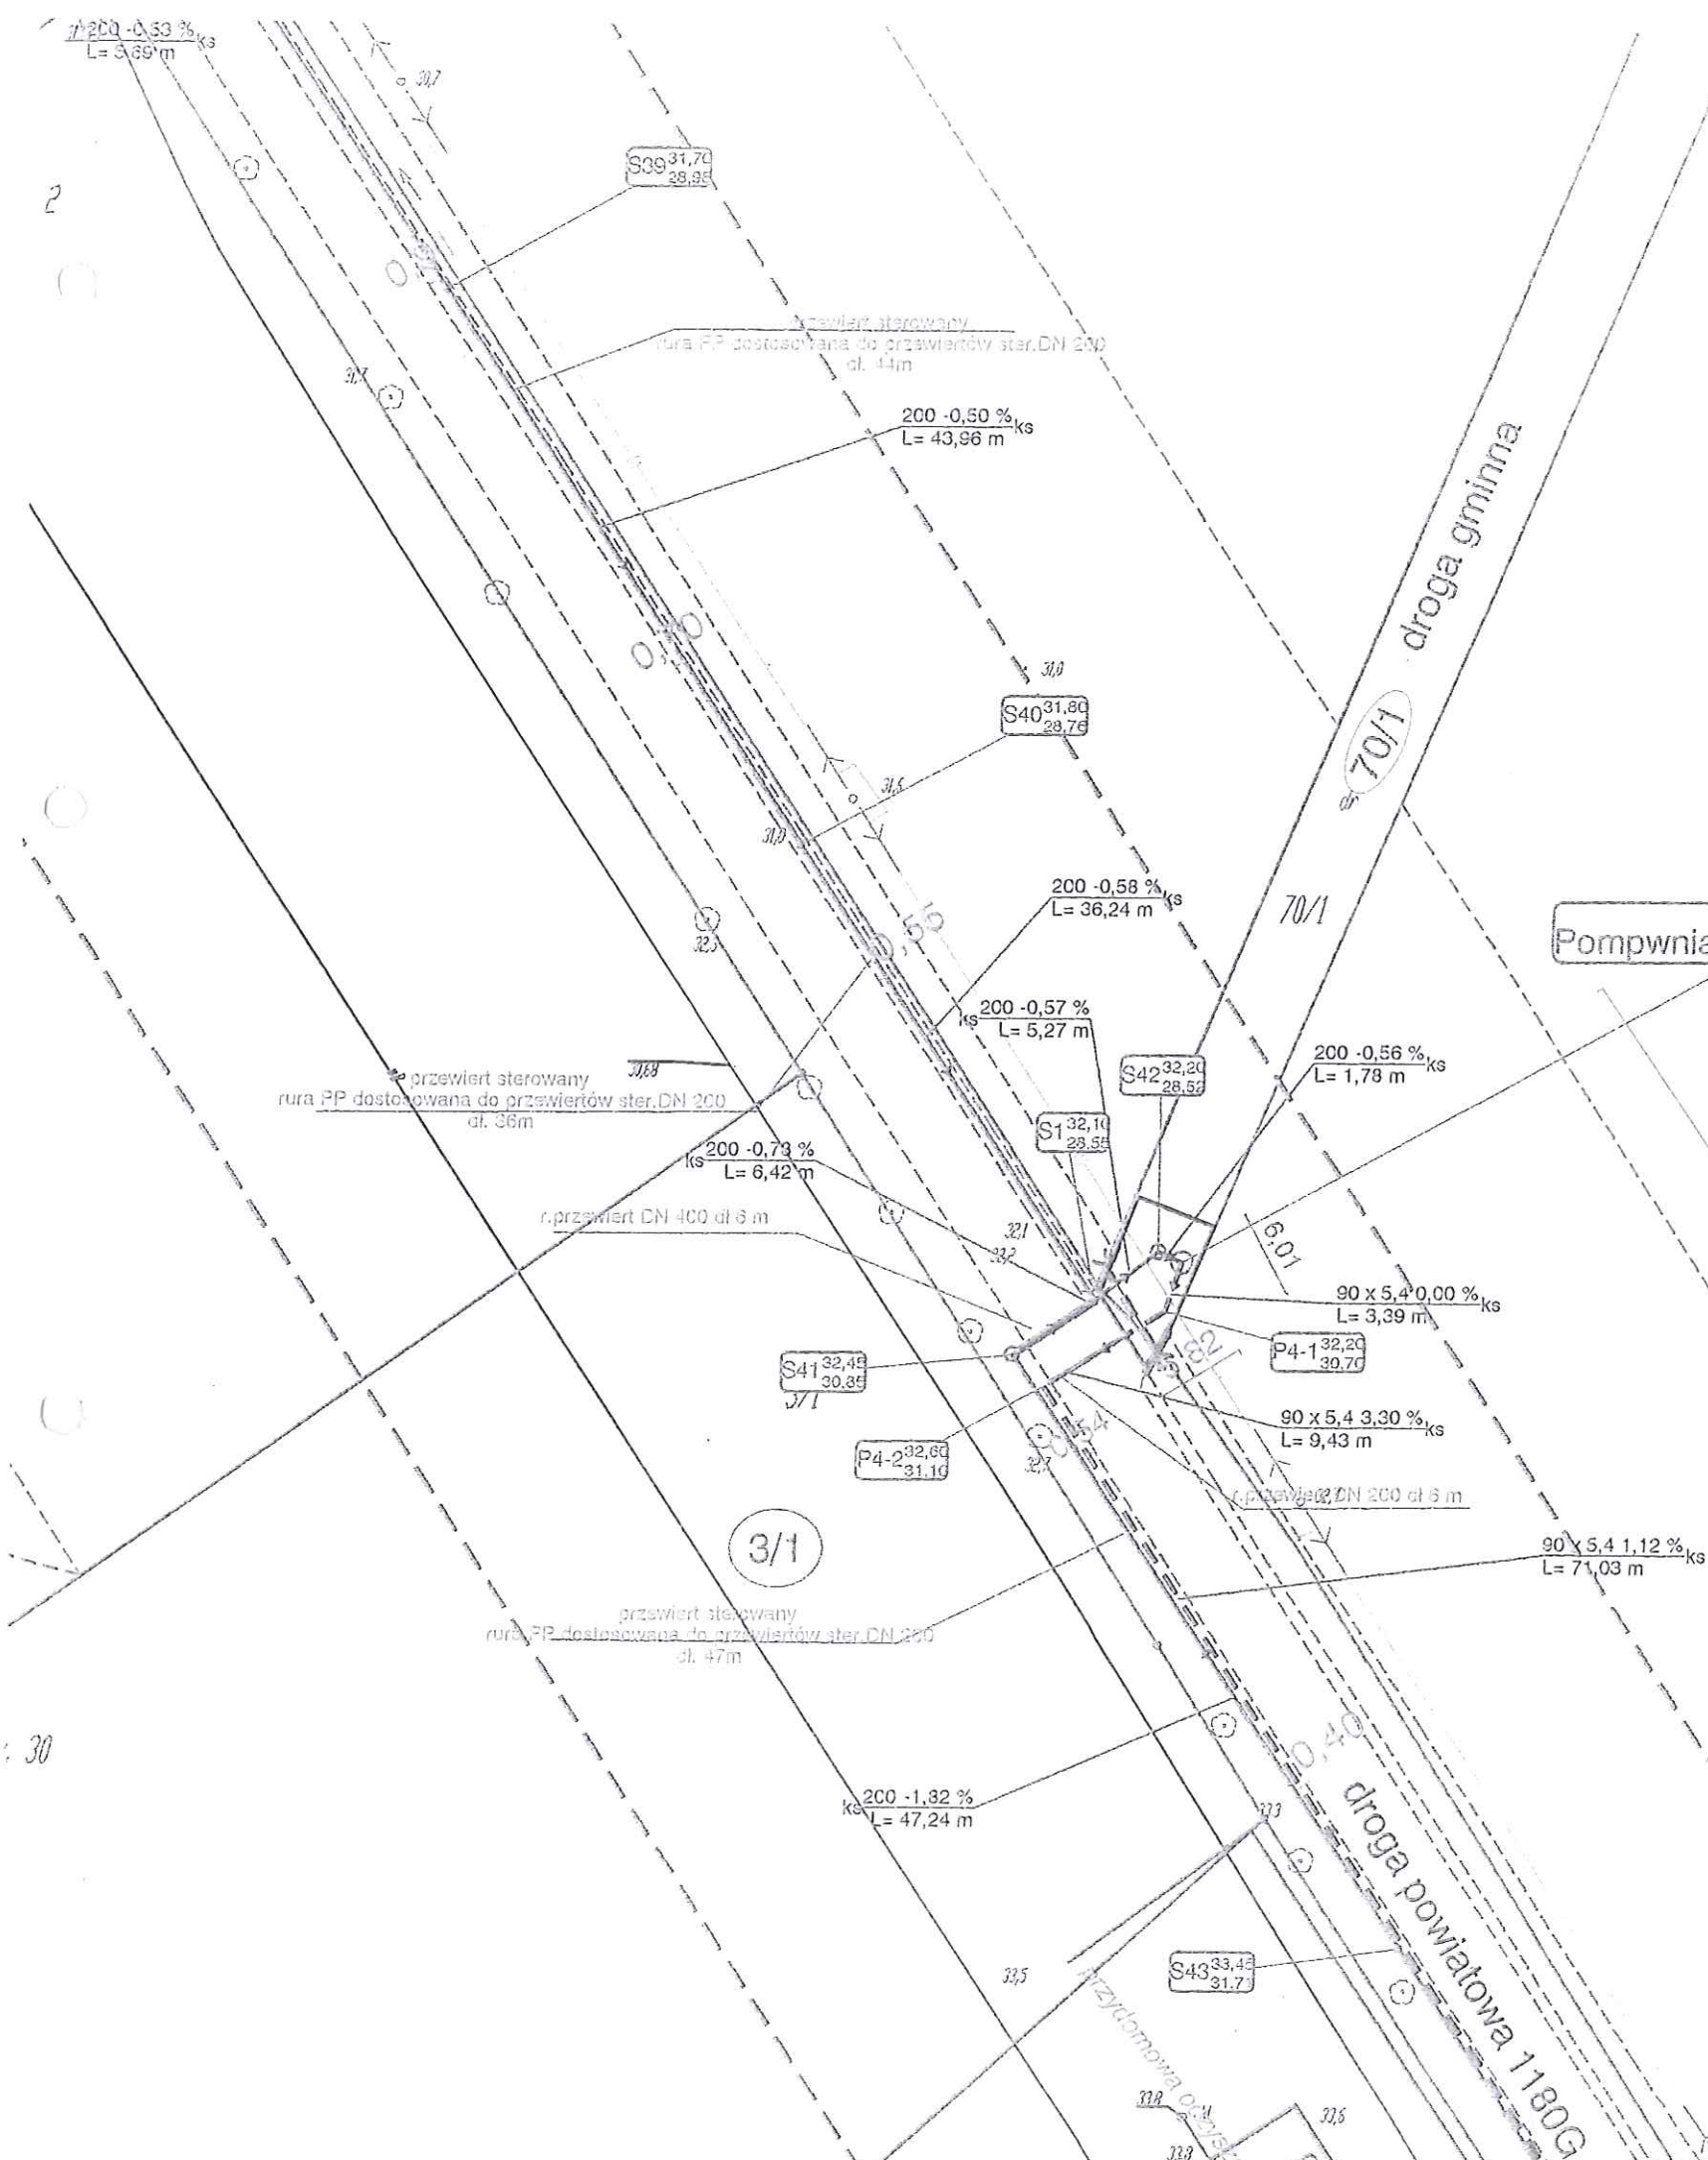

Zakład "Projektowanie, Inwestycje, Nadzory" Eleonora Puzo 78- 630 Człopa Szczuczarsz		
Budowa sieci kanalizacji sanit. z tłoczniami ścieków w m. Wolinia		projekt budowlany
Projekt Zagospodarowania Terenu Sieć kanalizacji sanit. z tłoczniami ścieków		20.11.2015
GMINA GŁÓWCZYCE 76-220 GŁÓWCZYCE ul. Kościuszki 8		1 : 500
mgr inż. Eleonora Puzo upr.bud. nr ZAP/0223/PWOS/10 ZAP/IS/2771/01		rys.8
mgr inż. Natalia Woźnica		

RV
ZARZĄD OROU POWIATOWY
w SŁUPSKU XVII/2016
Załącznik do decyzji nr 435.103-1.2015.2016
z dnia 22.02.2016.

Z up. DYREKTORA
GŁ. INŻYNIER
mgr inż. Paweł Bojkowski

Za zgodność z oryginałem
- stwierdzam -

mgr inż. Eleonora Maria Puzo
Nr upr. ZAP/0223/PWOS/10
Uprawnienia budowlane do projektowania i kierowania
robotami budowlanymi bez ograniczeń w specjalności
instalacyjnej w zakresie sieci, instalacji i urządzeń ciepłych
wentylacyjnych, termicznych, wodociągowych i kanalizacyjnych

m. Wolinia gm. GŁÓWCZYCE
SIECI KANALIZACJI SANIT. W PASIE
DROGI POWIATOWEJ 1180G
skala 1 : 500

MAPA SYTUACYJNO-WYSOKOŚCIOWA
DO CELÓW PROJEKTOWYCH
ARK30(43)

Skala 1 : 500

KERG 6640.832.2014

ZARZĄD DRÓG POWIATOWYCH
w SZUPSKU *XXII/XXIII*

Załącznik do decyzji nr 435.103-1.2015.2016
z dnia 22.02.2016.

Z up. DYREKTORA
GŁ. INŻYNIER
mgr inż. Paweł Bajkowski

Legenda:

- projektowana sieć kanalizacji grawit. PVC DN 200
- projektowana sieć kanalizacji tłocznej PEHD DN 90-125
- granice działek ewidencyjnych

Uwaga:

- W obrębie jezdni drogi powiatowej, zjazdów i chodników sieć kanalizacji sanitarnej wraz z przyłączami wykonać bez naruszania konstrukcji - metoda przewiertu sterowanego
- Przejścia poprzeczne pod jezdnią wykonać w rurach ochronnych.
- W przypadku lokalizacji urządzenia w poboczu drogi należy pobocze utwardzić, zajęść i wyprofilować- pobocza obsiać trawą.
- Odległość sieci kanalizacji sanitarnej od krawędzi jezdni drogi powiatowej min. 1,5 m, w przypadku mniejszej odległości roboty wykonać - metodą przewiertów sterowanych.

Za zgodność z oryginałem
- stwierdzam -

mgr inż. Elżbieta Maria Puzo
Nr upr. 244/P/0223/PWOS/10
Uprawnienia budowlane do projektowania i kierowania
robotami budowlanymi bez ograniczeń w specjalności
instalacyjnej w zakresie sieci, instalacji i urządzeń ciepłych,
wentylacyjnych, gazowych, wodociągowych i kanalizacyjnych