


Projekt Zagospodarowania Działki 48
 Tłocznia ścieków T-1
 w m. Wolinia gm. Głównicy
 - pas drogi gminnej
 skala 1 : 250

ogrodzenie terenu z bramą szer. 3,0m
 tloczni T-1

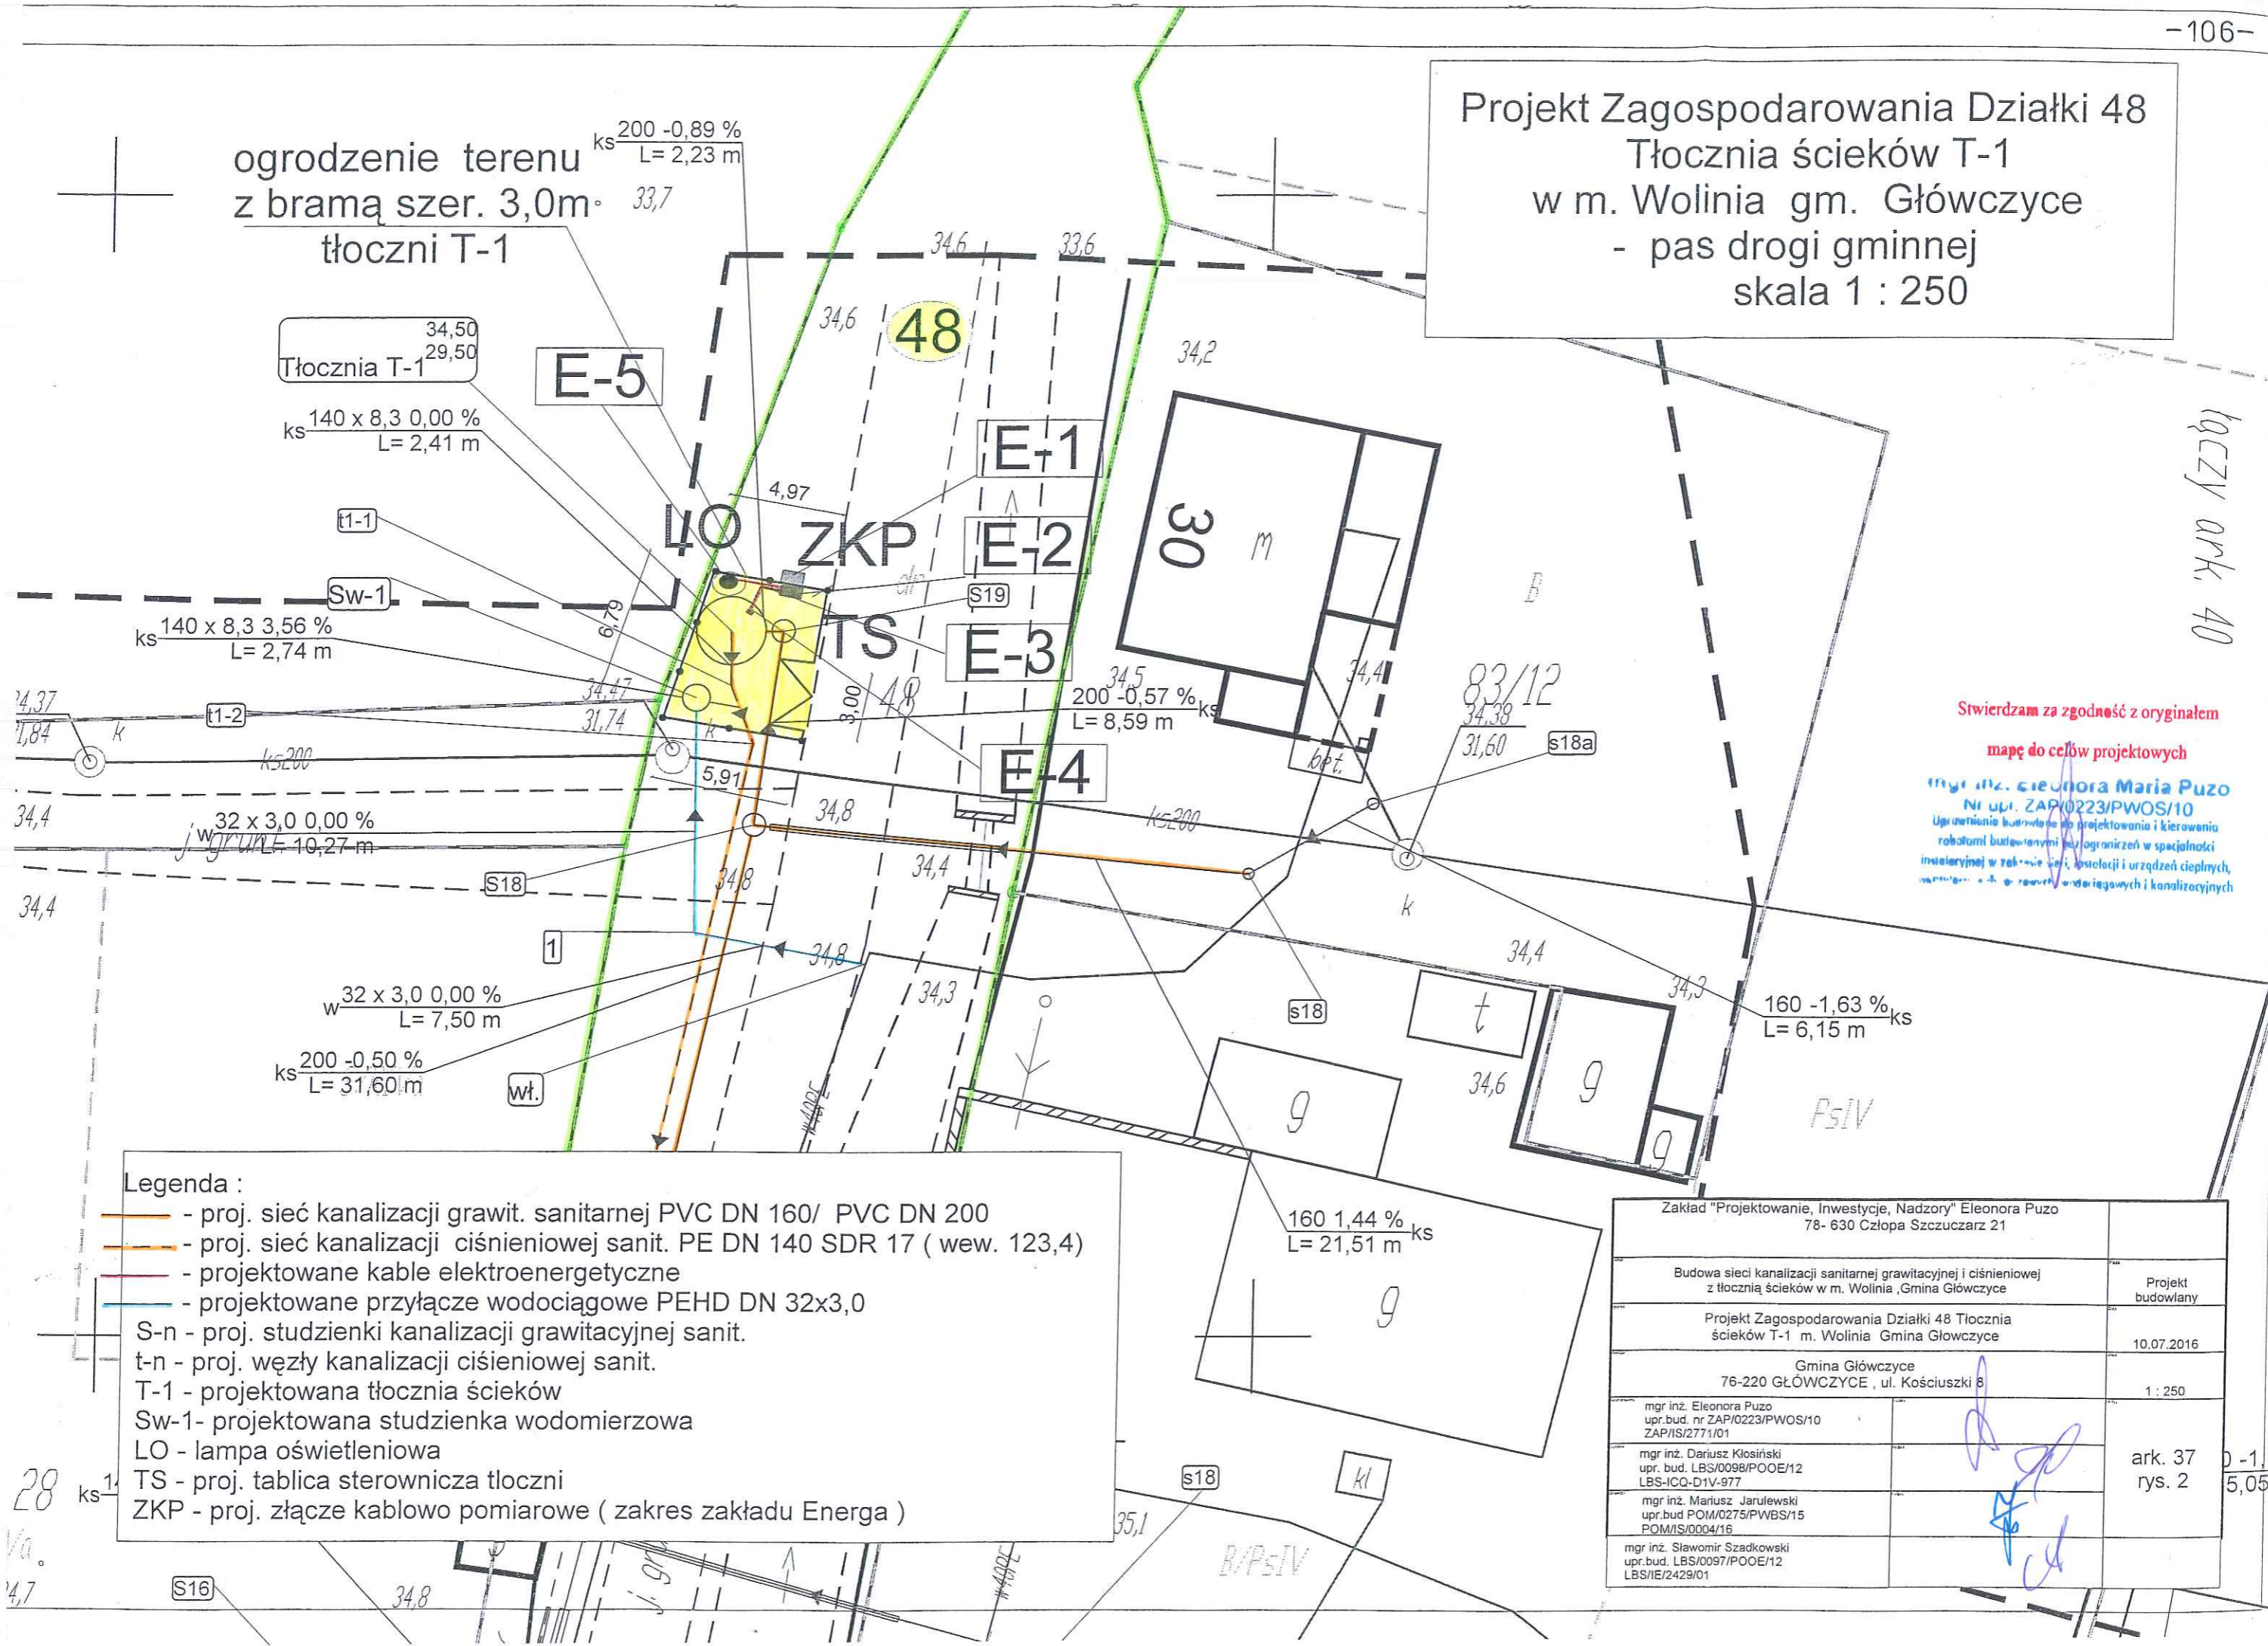

Stwierdzam za zgodność z oryginałem
 mapę do celów projektowych

mgr inż. Eleonora Maria Puzo
 Nr upr. ZAP/0223/PWOS/10
 Uprawnienie budowlane do projektowania i kierowania
 robotami budowlanymi bez ograniczeń w specjalności
 instalacyjnej w zakresie sieci, instalacji i urządzeń ciepłych,
 wentylacji i klimatyzacji, a także w zakresie urządzeń i instalacji kanalizacyjnych

- Legenda :**
- proj. sieć kanalizacji grawit. sanitarnej PVC DN 160/ PVC DN 200
 - proj. sieć kanalizacji ciśnieniowej sanit. PE DN 140 SDR 17 (wew. 123,4)
 - projektowane kable elektroenergetyczne
 - projektowane przyłącze wodociągowe PEHD DN 32x3,0
 - S-n - proj. studzienki kanalizacji grawitacyjnej sanit.
 - t-n - proj. węzły kanalizacji ciśnieniowej sanit.
 - T-1 - projektowana tłocznia ścieków
 - Sw-1- projektowana studzienka wodomierzowa
 - LO - lampa oświetleniowa
 - TS - proj. tablica sterownicza tloczni
 - ZKP - proj. złącze kablowo pomiarowe (zakres zakładu Energa)

Zakład "Projektowanie, Inwestycje, Nadzory" Eleonora Puzo 78- 630 Człopa Szczuczarsz 21	
Budowa sieci kanalizacji sanitarnej grawitacyjnej i ciśnieniowej z tłocznia ścieków w m. Wolinia ,Gmina Głównicy	Projekt budowlany
Projekt Zagospodarowania Działki 48 Tłocznia ścieków T-1 m. Wolinia Gmina Głównicy	10.07.2016
Gmina Głównicy 76-220 GŁÓWCZYCE , ul. Kościuszki 8	1 : 250
mgr inż. Eleonora Puzo upr. bud. nr ZAP/0223/PWOS/10 ZAP/IS/2771/01	ark. 37 rys. 2
mgr inż. Dariusz Kłosiński upr. bud. LBS/0098/POOE/12 LBS-ICQ-D1V-977	
mgr inż. Mariusz Jarulewski upr. bud. POM/0275/PWBS/15 POM/IS/0004/16	D-1 5,05
mgr inż. Sławomir Szadkowski upr. bud. LBS/0097/POOE/12 LBS/IE/2429/01	

łączy ark. 40