

ogrodzenie terenu
z bramą szer. 3,0m

tłoczni T-1

Tłocznia T-1
34,50
29,50

ks 140 x 8,3 0,00 %
L= 2,41 m

t1-1

Sw-1

ks 140 x 8,3 3,56 %
L= 2,74 m

t1-2

32 x 3,0 0,00 %
L= 10,27 m

S18

w 32 x 3,0 0,00 %
L= 7,50 m

ks 200 -0,50 %
L= 31,60 m

Wł.

Legenda :

- proj. sieć kanalizacji grawit. sanitarnej PVC DN 160/ PVC DN 200
- proj. sieć kanalizacji ciśnieniowej sanit. PE DN 140 SDR 17 (wew. 123,4)
- projektowane kable elektroenergetyczne
- projektowane przyłącze wodociągowe PEHD DN 32x3,0

S-n - proj. studzienki kanalizacji grawitacyjnej sanit.

t-n - proj. węzły kanalizacji ciśnieniowej sanit.

T-1 - projektowana tłocznia ścieków

Sw-1- projektowana studzienka wodomierzowa

LO - lampa oświetleniowa

TS - proj. tablica sterownicza tłoczni

ZKP - proj. złącze kablowo pomiarowe (zakres zakładu Energa)

Projekt Zagospodarowania Działki 48
Tłocznia ścieków T-1
w m. Wolinia gm. Główny
- pas drogi gminnej
skala 1 : 250

Stwierdzam za zgodność z oryginałem

mapę do celów projektowych

mgr inż. Eleonora Maria Puzo

Nr upr. ZAP/0223/PWOS/10

Uprawnienie budowlane do projektowania i kierowania
robotami budowlanymi bez ograniczeń w specjalności
instalacyjnej w zakresie sieci, instalacji i urządzeń ciepłych,
wentylacyjnych, gazowych, wodociągowych i kanalizacyjnych

Uwaga :

Zasilanie tablicy sterowniczej TS tłoczni wykonać
ze złącza ZKP kablem YKY 4x16mm². Zasilanie
urządzeń w tłoczni wykonać z tablicy TS. Typ
okablowania wg projektu AKPiA. Zasilanie latarni
wykonać z tablicy TS kablem YKY 3x2,5mm²
W przypadku kolizji z innymi sieciami kable
prowadzić w rurach osłonowych typu DVK 75
Instalacje prowadzić wg N-SEP-E-004
Szczegóły wykonania instalacji przedstawiono
w opisie technicznym.

Zakład "Projektowanie, Inwestycje, Nadzory" Eleonora Puzo
78- 630 Człopa Szczuczarski 21

Budowa sieci kanalizacji sanitarnej grawitacyjnej i ciśnieniowej
z tłocznią ścieków w m. Wolinia ,Gmina Główny

Projekt Zagospodarowania Działki 48 Tłocznia
ścieków T-1 Instalacje elektryczne
m. Wolinia Gmina Główny

Gmina Główny
78-220 GŁÓWCZYCE , ul. Kościuszki 8

mgr inż. Dariusz Kosiński
upr. bud. LBS/0098/POOE/12
LBS-ICQ-D1V-977

mgr inż. Sławomir Szadkowski
upr. bud. LBS/0097/POOE/12
LBS/IE/2429/01

ark. 37
E-01

współrzędne X,Y

pkt.	X	Y
E-1	6054133 23	6470529 55
E-2	6054132 69	6470529 36
E-3	6054132 93	6470527 96
E-4	6054131 54	6470527 73
E-5	6054133 15	6470526 56

łączy ark. 40


160 -1,13
L= 5,05 m

zakres Energa

zakres Inwestora

ZKP (T-1)

TS (T-1)

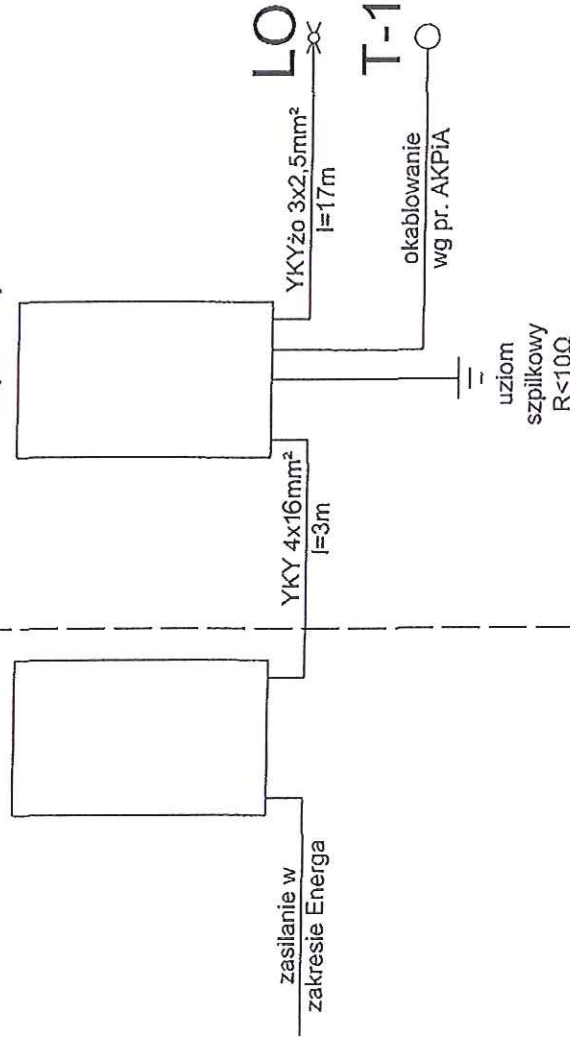

Legenda:


- ZKP - projektowane złącze kablowo pomiarowe (w zakresie Energa)
- TS - tablica sterująca (wg technologicznego wraz z AKPIA)
- T-1 - urządzenie technologiczne przepompowni T-1
- ⚡ LO - latarnia oświetleniowa

W szafie TS dokonać rozdziálu punktu PEN instalacji zasilającej - przejście z układu TN-C na TN-S. Punkt rozdziálu uzziemić.

Napięcie zasilania: 0.4kV
Układ sieci: TN-C-S
Ochrona od porażen: samoczynne wyłączenie zasilania

Wzrost	Zakład "Projektowanie, Inwestycje, Nadzory" Eleonora Puzo 78-630 Człopa Szczuczarsz 21	Instalacje elektryczne
Wzrost	Budowa sieci kanalizacji sanitarnej grawitacyjnej i ciśnieniowej w m. Wolinia Gmina Głównyzyce	Projekt budowlany
Wzrost	Schemat zasilania elektroenergetycznego przepompowni T-1 Budowa sieci kanalizacji sanitarnej grawitacyjnej i ciśnieniowej w m. Wolinia, Gmina Głównyzyce, dz. 48	10.07.2016
Wzrost	GMINA GŁÓWCZYCE 76-220 Głównyzyce, ul Kościuszki 8	
Wzrost	mgr inż. Dariusz Kosiński upr.bud. nr LBS/008/P00E12 w specjalności Instalacje elektryczne bto	
Wzrost	mgr inż. Sławomir Szadłowski upr.bud. nr LBS/009/P00E12 w specjalności Instalacje elektryczne bto	
Wzrost		rys. E-02

Projekt Zagospodarowania Działki 70/1
Pompownia ścieków P-4
w m. Wolinia gm. Główny
- pas drogi gminnej
skala 1 : 250

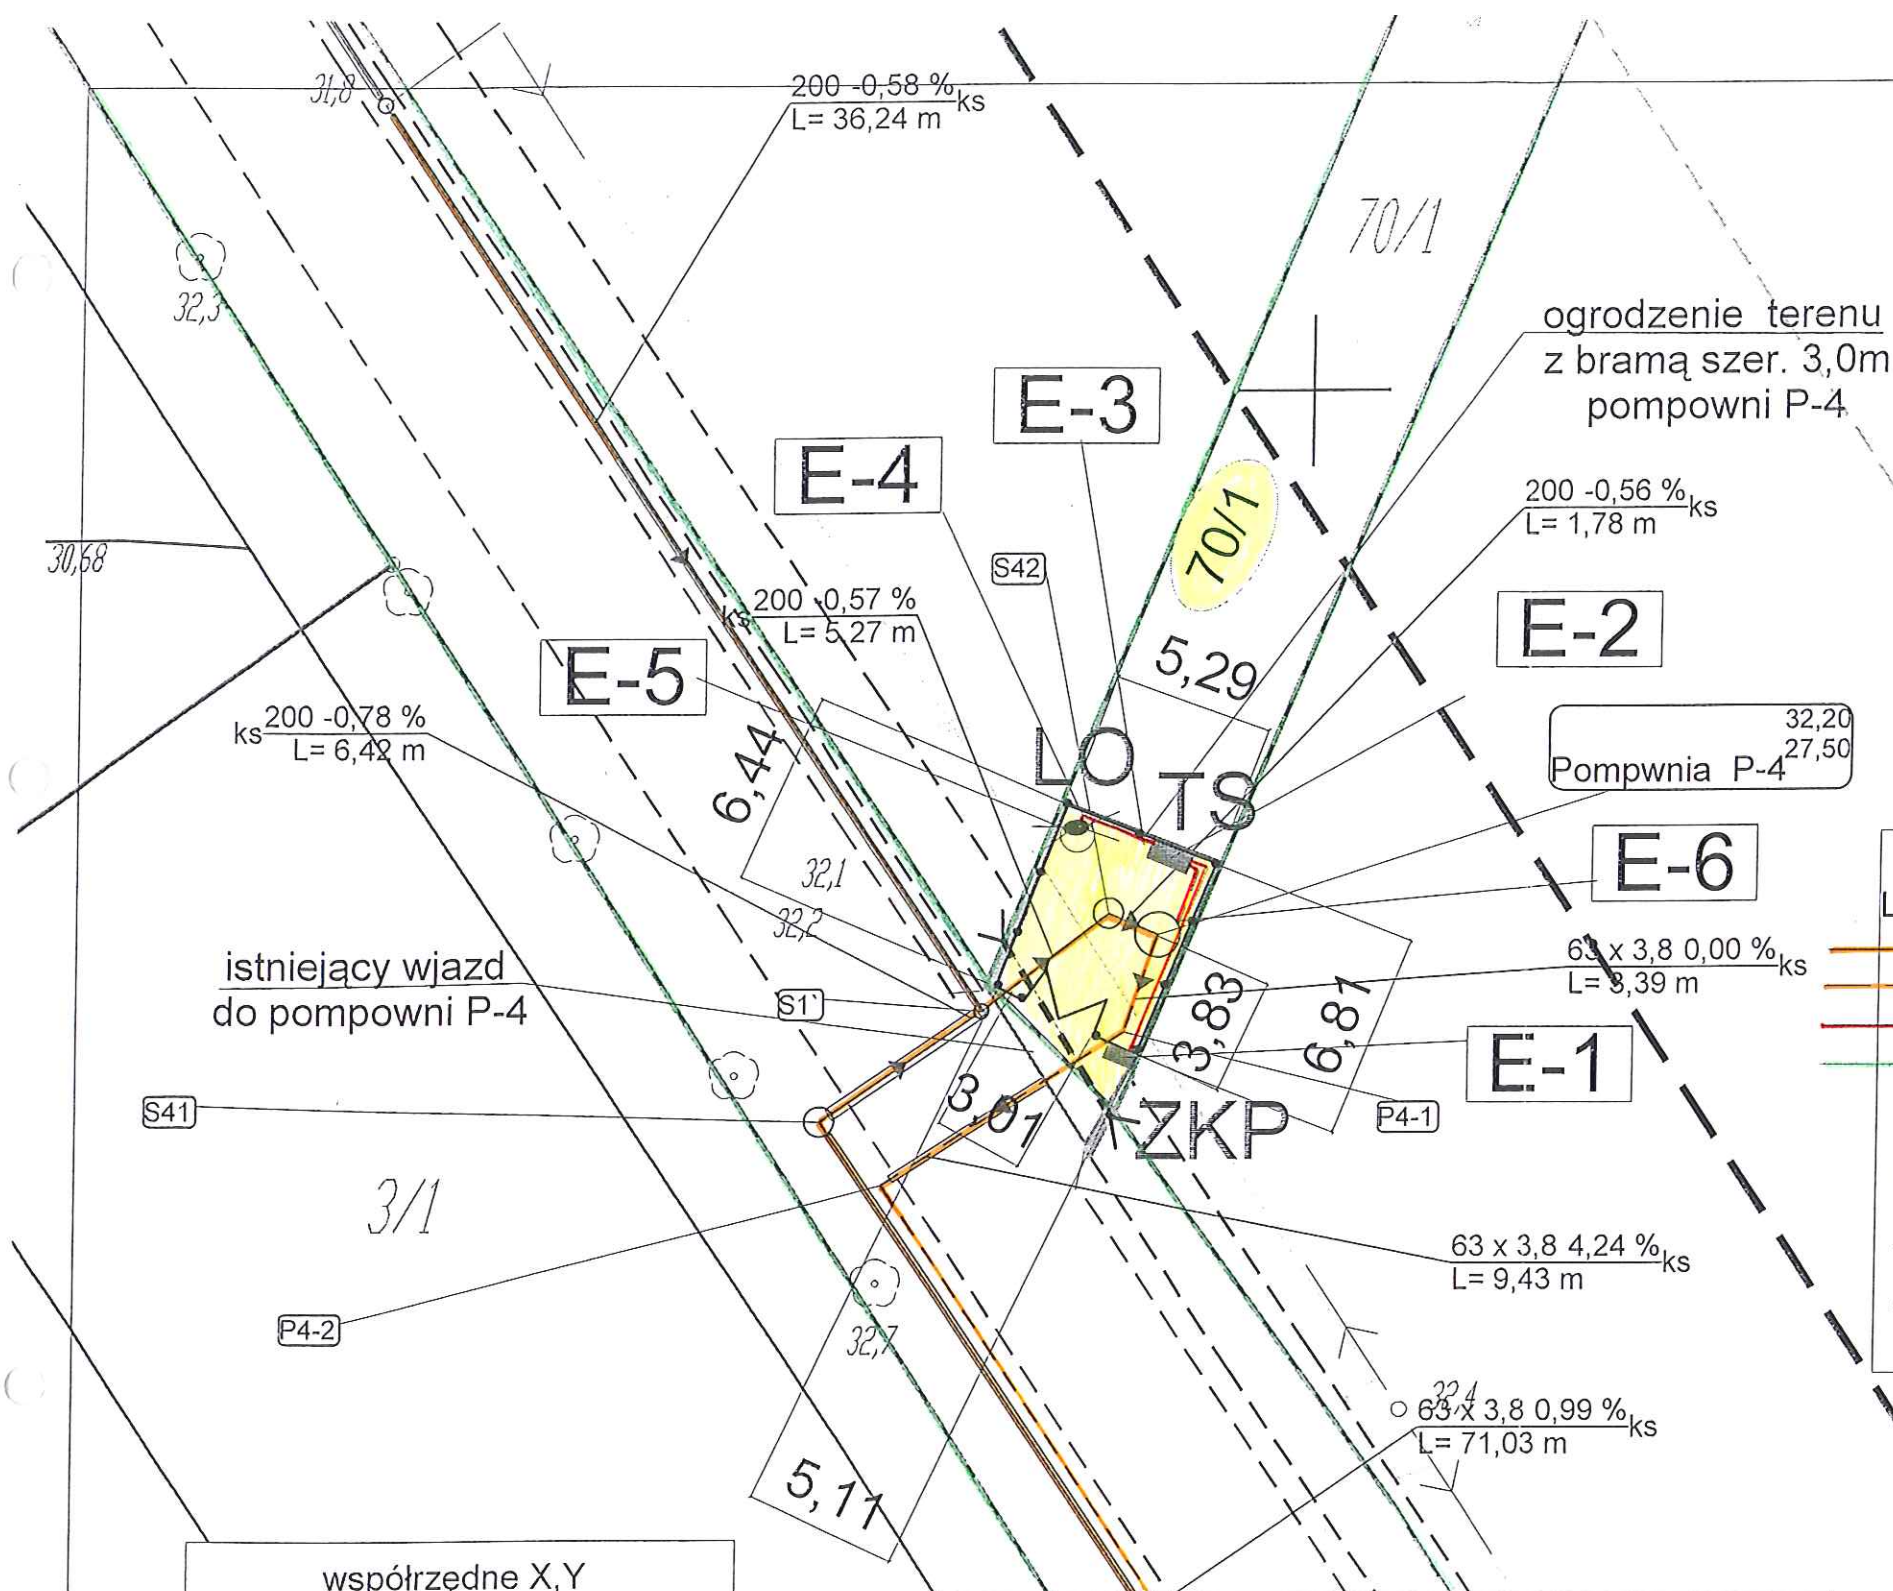

Legenda :

- proj. sieć kanalizacji grawit. sanitarnej PVC DN 160/ PVC DN 200
- proj. sieć kanalizacji ciśnieniowej sanit. PE DN 63 SDR 17
- projektowane kable elektroenergetyczne
- granica działek

S-n - proj. studzienki kanalizacji grawitacyjnej sanit.

P4-n - proj. węzły kanalizacji ciśnieniowej sanit.

P-4 - projektowana pompownia ścieków

LO - lampa oświetleniowa

TS - proj. tablica sterownicza tłoczni

ZKP - proj. złącze kablowo pomiarowe (zakres zakładu Energa)

współrzędne X,Y

pkt.	X	Y
E-1	6054377 87	6469794 29
E-2	6054384 21	6469796 87
E-3	6054384 60	6469795 72
E-4	6054385 92	6469792 64
E-5	6054385 42	6469792 42
E-6	6054382 44	6469795 71

Uwaga :

Zasilanie tablicy sterowniczej TS tłoczni wykonać ze złącza ZKP kablem YKY 4x10mm². Zasilanie urządzeń w tłoczni wykonać z tablicy TS. Typ okablowania wg projektu AKPiA. Zasilanie latarni wykonać z tablicy TS kablem YKY 3x2,5mm². W przypadku kolizji z innymi sieciami kable prowadzić w rurach osłonowych typu DVK 75. Instalacje prowadzić wg N-SEP-E-004. Szczegóły wykonania instalacji przedstawiono w opisie technicznym.

Zakład "Projektowanie, Inwestycje, Nadzory" Eleonora Puzo
78- 630 Człopa Szczuczarski 21

Budowa sieci kanalizacji sanitarnej grawitacyjnej i ciśnieniowej z tłocznią ścieków w m. Wolinia, Gmina Główny

Projekt
budowlany

Projekt Zagospodarowania Działki 70/1 Pompownia
ścieków P-4 m. Wolinia Gmina Główny

10.07.2016

Gmina Główny
76-220 GŁÓWCZYCE, ul. Kościuszki 8

1 : 250

mgr inż. Dariusz Kłoski
upr. bud. LBS/0097/POOE/12
LBS-ICQ-D1V-377

mgr inż. Sławomir Szadkowski
upr. bud. LBS/0097/POOE/12
LBS/IE/2429/01


rys. E-03

zakres Energa

zakres Inwestora

ZKP (P-4)

TS (P-4)

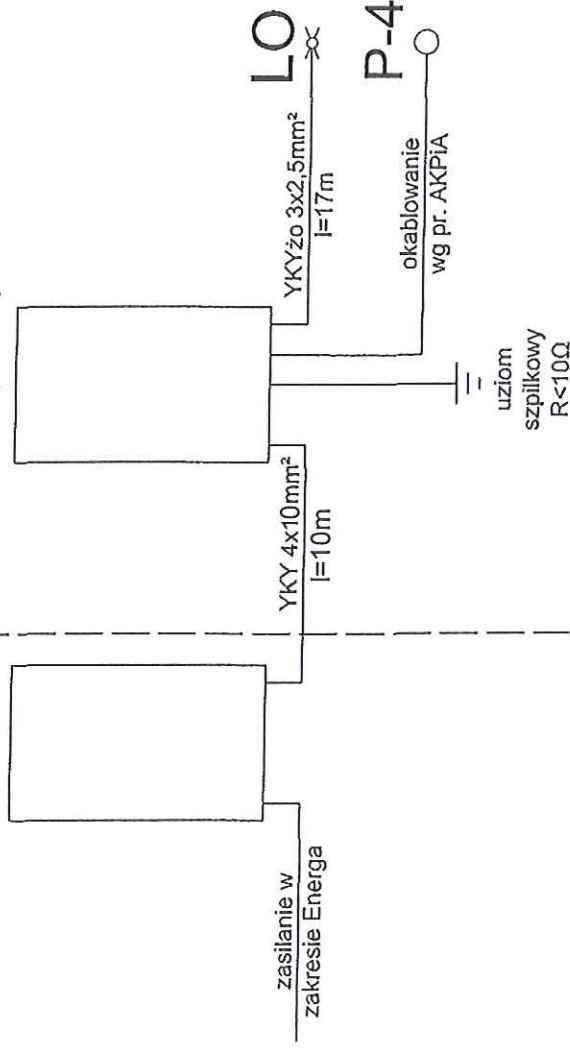

Legenda:

- ZKP - projektowane złącze kablowo pomiarowe (w zakresie Energa)
- TS - tablica sterująca (wg technologicznego wraz z AKPiA)
- P-4 - urządzenia technologiczne przepompowni T-1
- ⚡ LO - latarnia oświetleniowa

W szafie TS dokonać rozdziálu punktu PEN instalacji zasilającej - przejście z układu TN-C na TN-S. Punkt rozdziálu uzmiemnić.

Napięcie zasilania: 0.4kV
Układ sieci: TN-C-S

Ochrona od porażeń: samoczynne wyłączenie zasilania

Wzrost	Zakład "Projektowanie, Inwestycje, Nadzory" Eleonora Puzo 78-630 Człopa Szczuczarsz 21	Instalacje elektryczne
Wzrost	Budowa sieci kanalizacji sanitarnej grawitacyjnej i ciśnieniowej w m. Wolinia Gmina Główny	Projekt budowlany
Wzrost	Schemat zasilania elektroenergetycznego przepompowni P-4 Budowa sieci kanalizacji sanitarnej grawitacyjnej i ciśnieniowej w m. Wolinia, Gmina Główny, dz. 70/1	10.07.2016
Wzrost	GMINA GŁÓWCZYCE 76-220 Główny, ul. Kościuszki 8	
Wzrost	mgr inż. Dariusz Kosiński Pracownia nr LBS/0037P/OE/12 Wzrost	
Wzrost	mgr inż. Sławomir Szadkowski Pracownia nr LBS/0037P/OE/12 Wzrost	
Wzrost		rys. E-04