
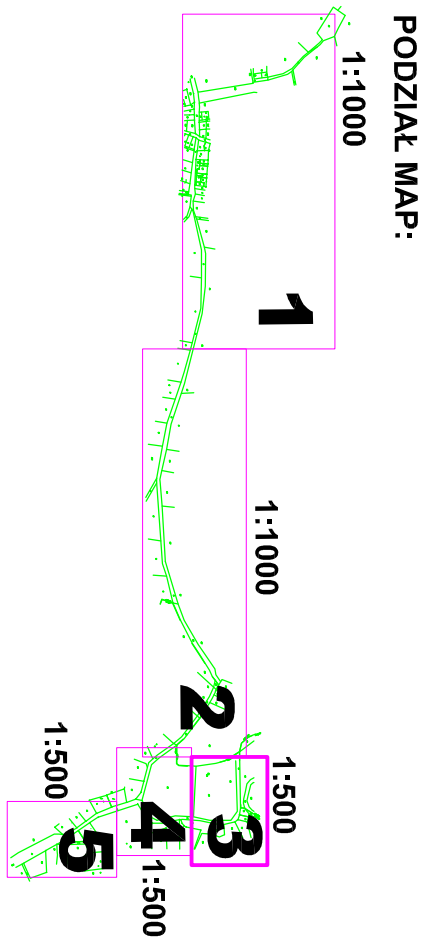


SKALA 1 : 500

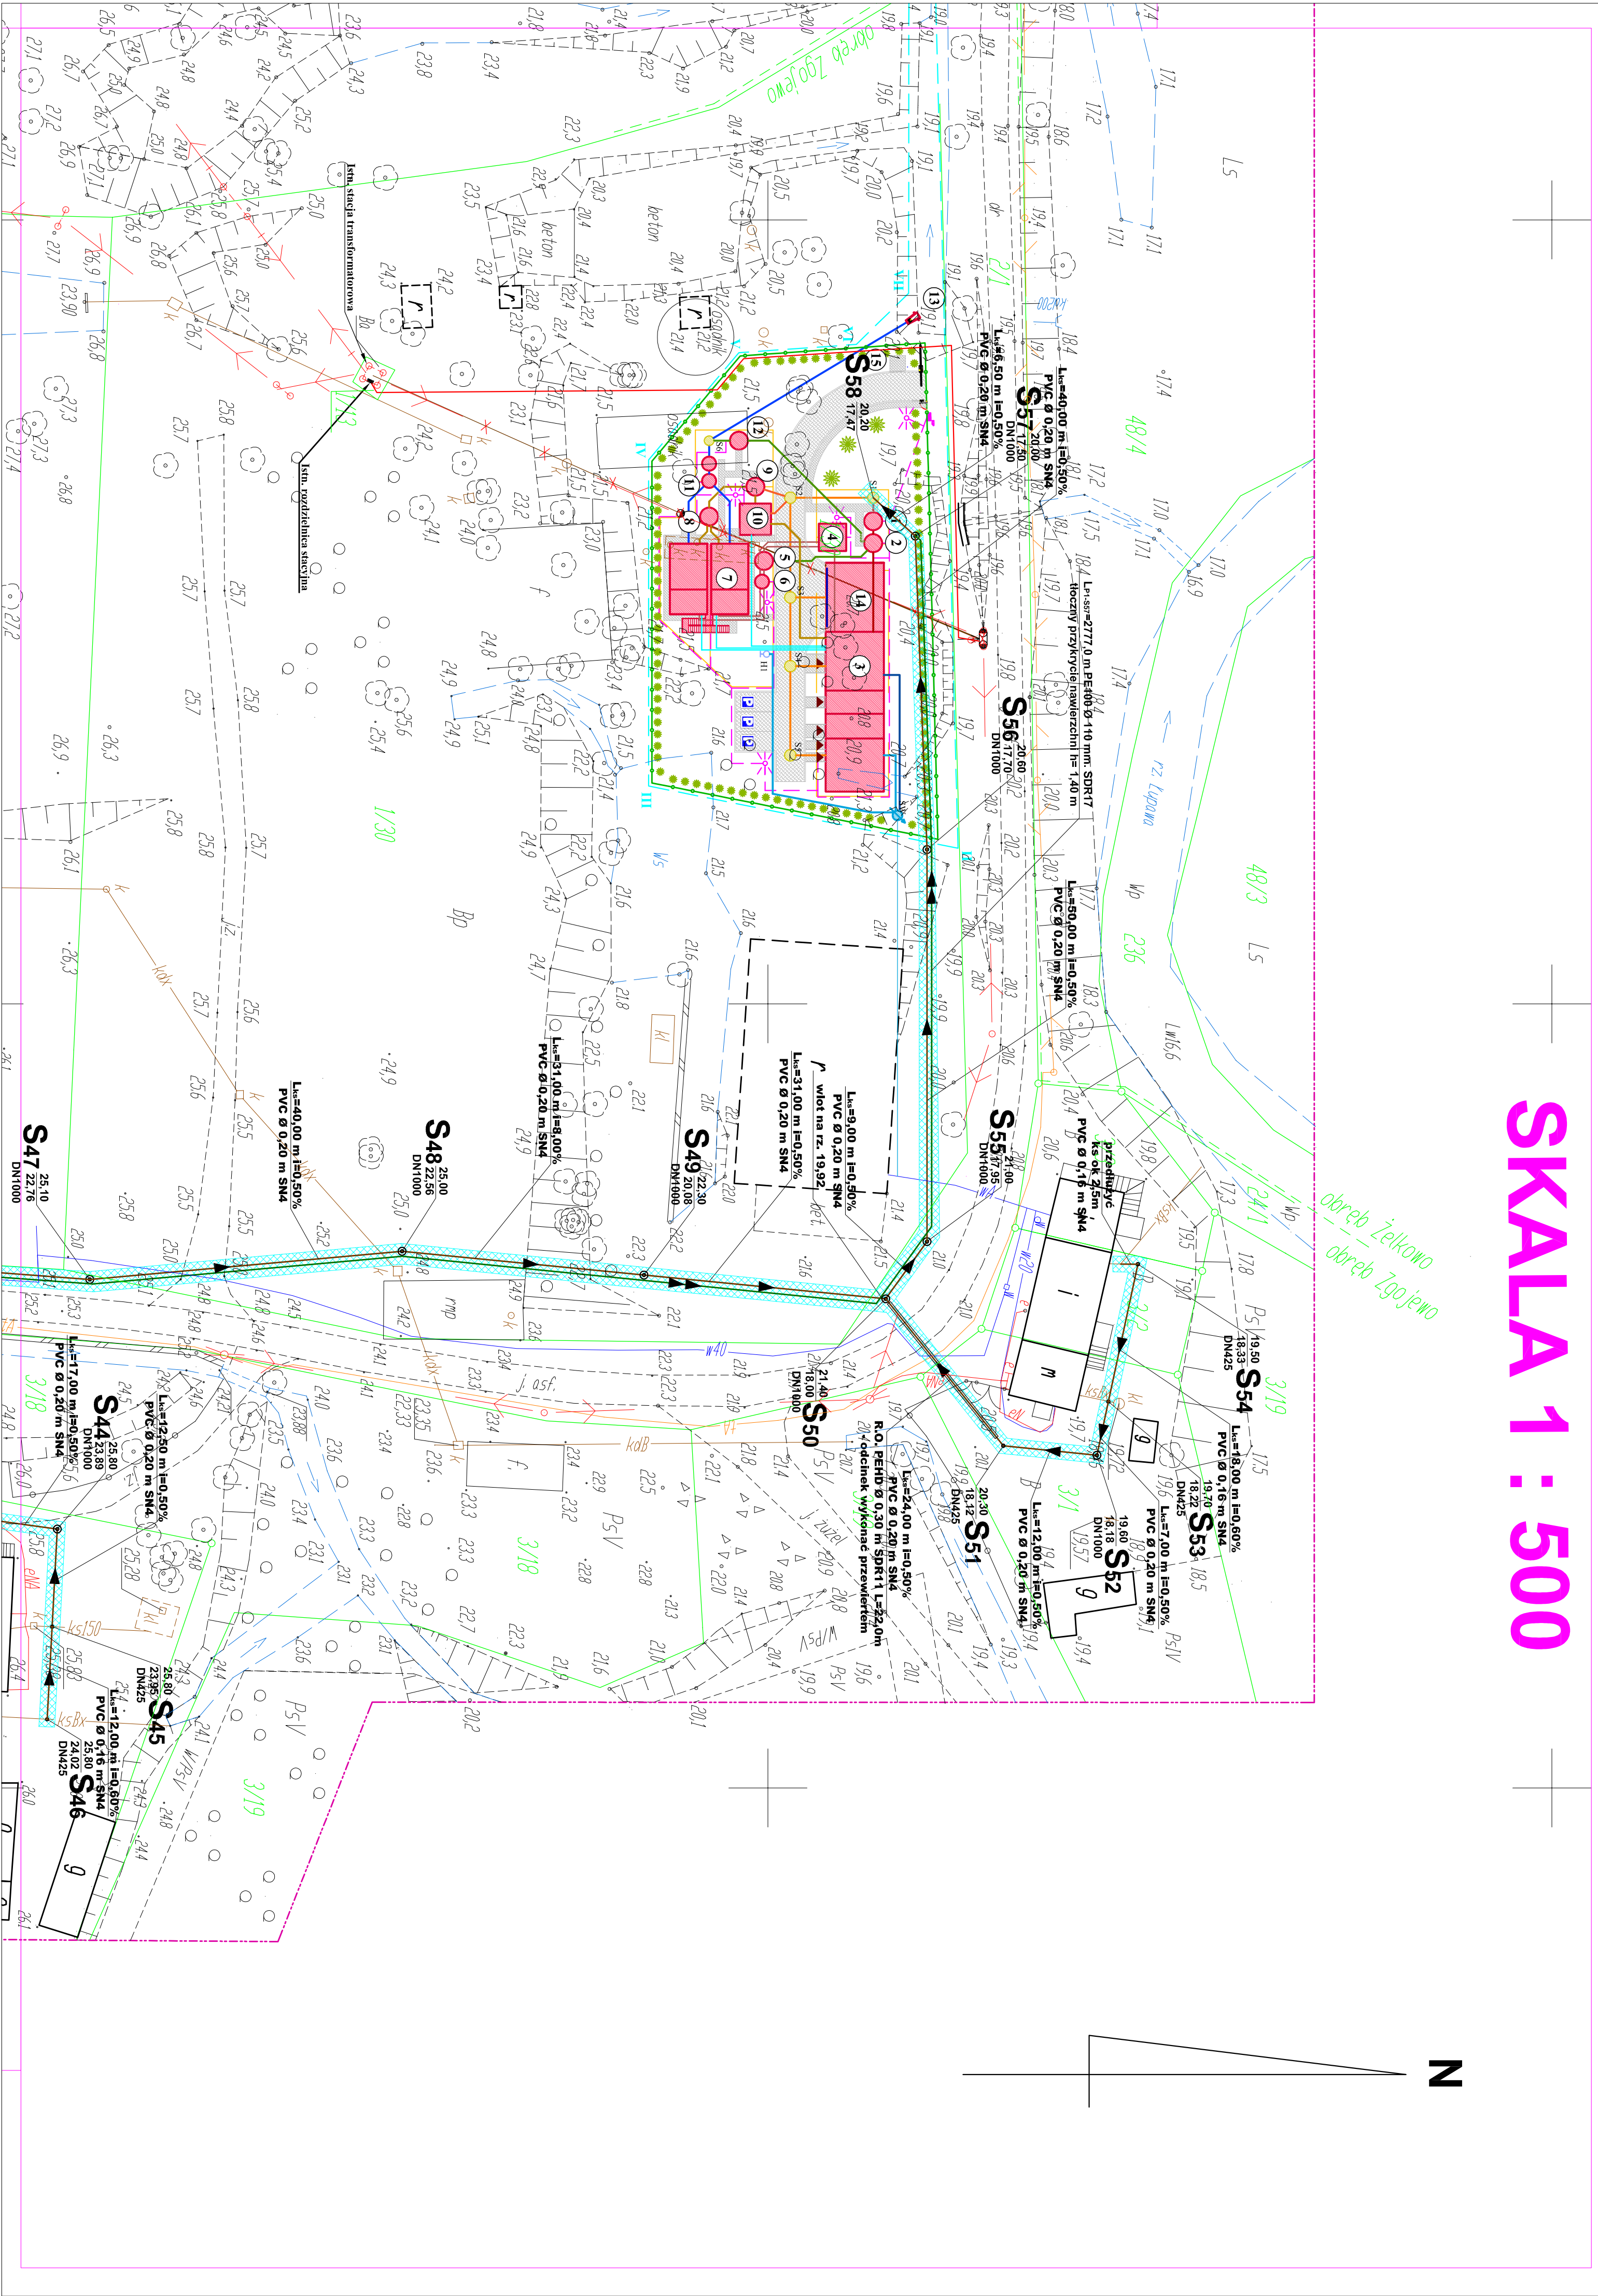

Oznaczenia:

- Projekowana kanalizacja sanitarna grawitacyjna
- Projekowana kanalizacja sanitarna tłoczna
- studzienka betonowa DN1000mm (PEHD DN425 mm)
- istniejące kable energetyczne (zaprojektować Ruze Ochronną)
- istniejące kable telekomunikacyjne (zaprojektować Ruze Ochronną)
- istniejący wodociąg
- istniejący drogiadąg
- Projekowana przepompownia wraz z ogólnym systemem kanalizacji sanitarną
- Wymiary x - y podane na mapie
- Obszar oddziaływania

Niniejsza mapa spełnia kryteria Rozp. MGPiB z dn. 21.02.95.
i Rozp. MSWiA z dn. 08.11.11r. i satyż jako
mapa do celów projektowych
Świadcza się zgodność niniejszej mapy elektronicznej
z mapą do celów projektowych
zawierzoną dnia 14.06.2016r. nr P-2232.2016.1788

ul. Kłodzkiej 108B, 14-200 Iława (tel. (085) 645 515 e-mail: projsanit_lawa@wp.pl)		Projekt zagospodarowania terenu		Data:	
PROJSANIT				03.2017 r.	
Temat:		Budowa kanalizacji sanitarnej grawitacyjnej i tłocznej wraz z przepompownią ścieków.		Skala:	
Inwestor:		Gmina Głównyocice		1:500	
ul. Kosciuszki 8, 76-220 Głównyocice		Adres inwestycji:		Branża:	
Projektant:		Na trasie Zoruchowo - Zogiewo		SANITARNIA	
mgr inż. Piotr Dąbrowski upr. projekt. w zakresie PROJEKTOWANIA		Sprawdził:		Rys. nr	
		mgr inż. Włodek Projsanit		3	