


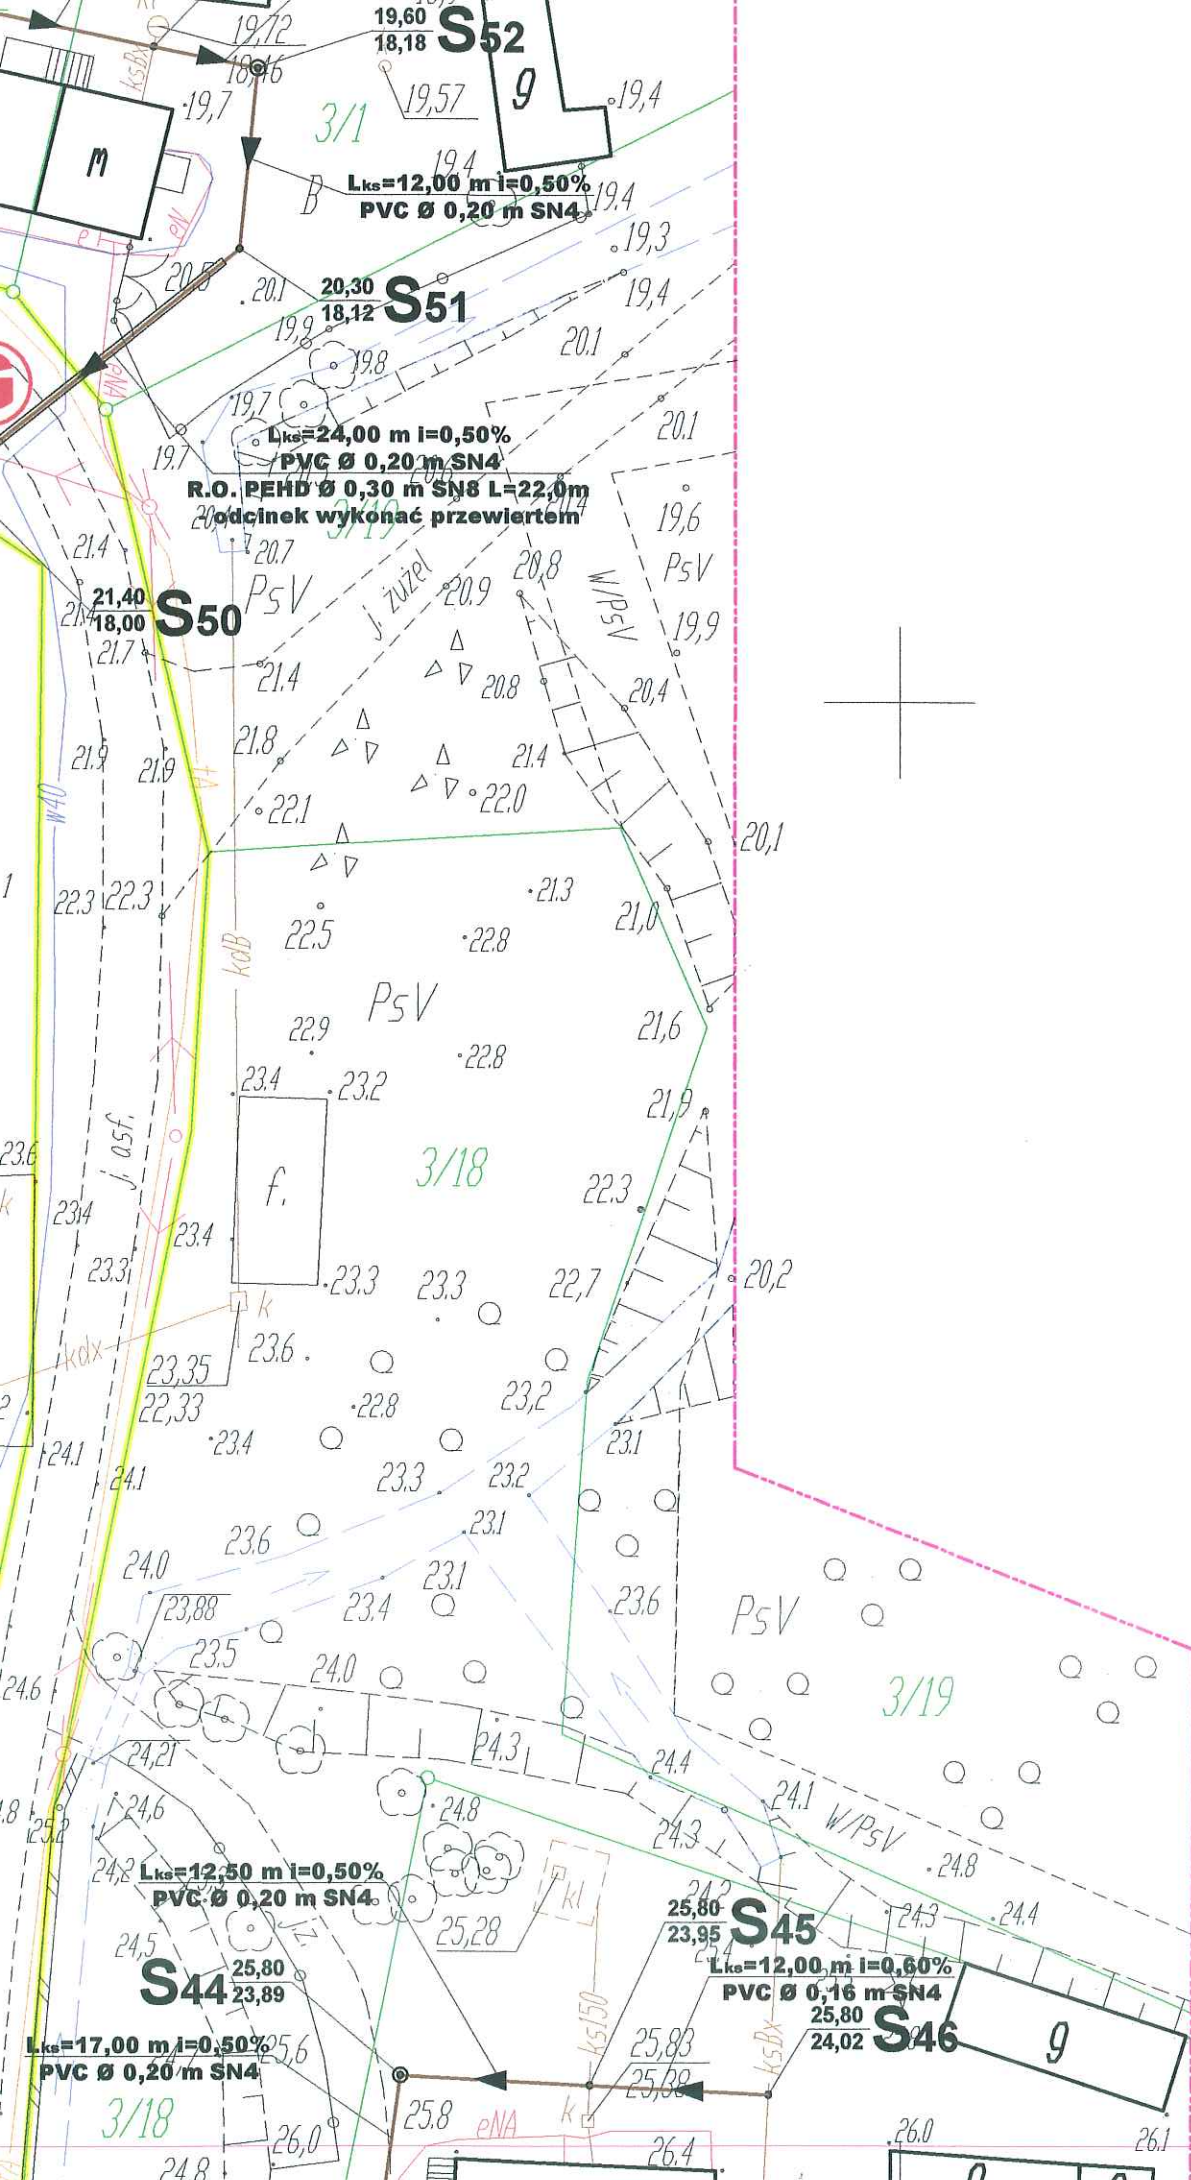

ZARZĄD DRÓG POWIATOWYCH
w SŁUPSKU I/VII
Załącznik do decyzji nr 4421.64-1.2016
z dnia 20.09.2016.

Z up. DYREKTORA
GŁ. INŻYNIER
mgr inż. Paweł Bojkowski

PODZIAŁ MAP:




Oznaczenia:

- Projektowana kanalizacja sanitarna grawitacyjna
- Projektowana kanalizacja sanitarna tłoczna
- studzienka betonowa Ø 1000mm i PEHD Ø 425 mm
- istniejące kable energetyczny (zaprojektować Rure Ochronną)
- istniejące kable telekomunikacyjne (zaprojektować Rure Ochronną)
- istniejący wodociąg
- Istniejący ciepłociąg
- Projektowana przepompownia wraz z ogrodzeniem systemowym pokazująca wjazd na teren Wymiary x - y patrz na mapie.
- Obszar oddziaływania

Niniejsza mapa spełnia kryteria Rozp. MGPIB z dn. 21.02.95r.
i Rozp. MSWiA z dn. 09.11.11r. i służy jako
mapa do celów projektowych

Stwierdza się zgodność niniejszej mapy elektronicznej
z mapą do celów projektowych
zatwierdzoną dnia 14.06.2016r. nr P.2212.2016.1788

PROJSANIT		
ul. Królowej Jadwigi 18B, 14 - 200 Ilawa, tel/fax (089) 6491513 e-mail: projsanit_ilawa@wp.pl		
Projekt zagospodarowania terenu		Data: 06.2016 r.
Temat: Budowa kanalizacji sanitarnej grawitacyjnej i tłocznej wraz z przepompownią ścieków.		Skala: 1:500
Investor: Gmina Główny ul. Kościuszki 8, 76-220 Główny	Adres inwestycji: Na trasie Żoruchowo - Zgojewo, gmina Główny	Branża: SANITARNA
Projektował: inż. Piotr Święcki upr. prof. nr WAM/0125/POOS/06	Sprawdził: nr ewid. WAM/0050/POOS/06 inż. Damian Trzebiatowski	Rys. nr 1

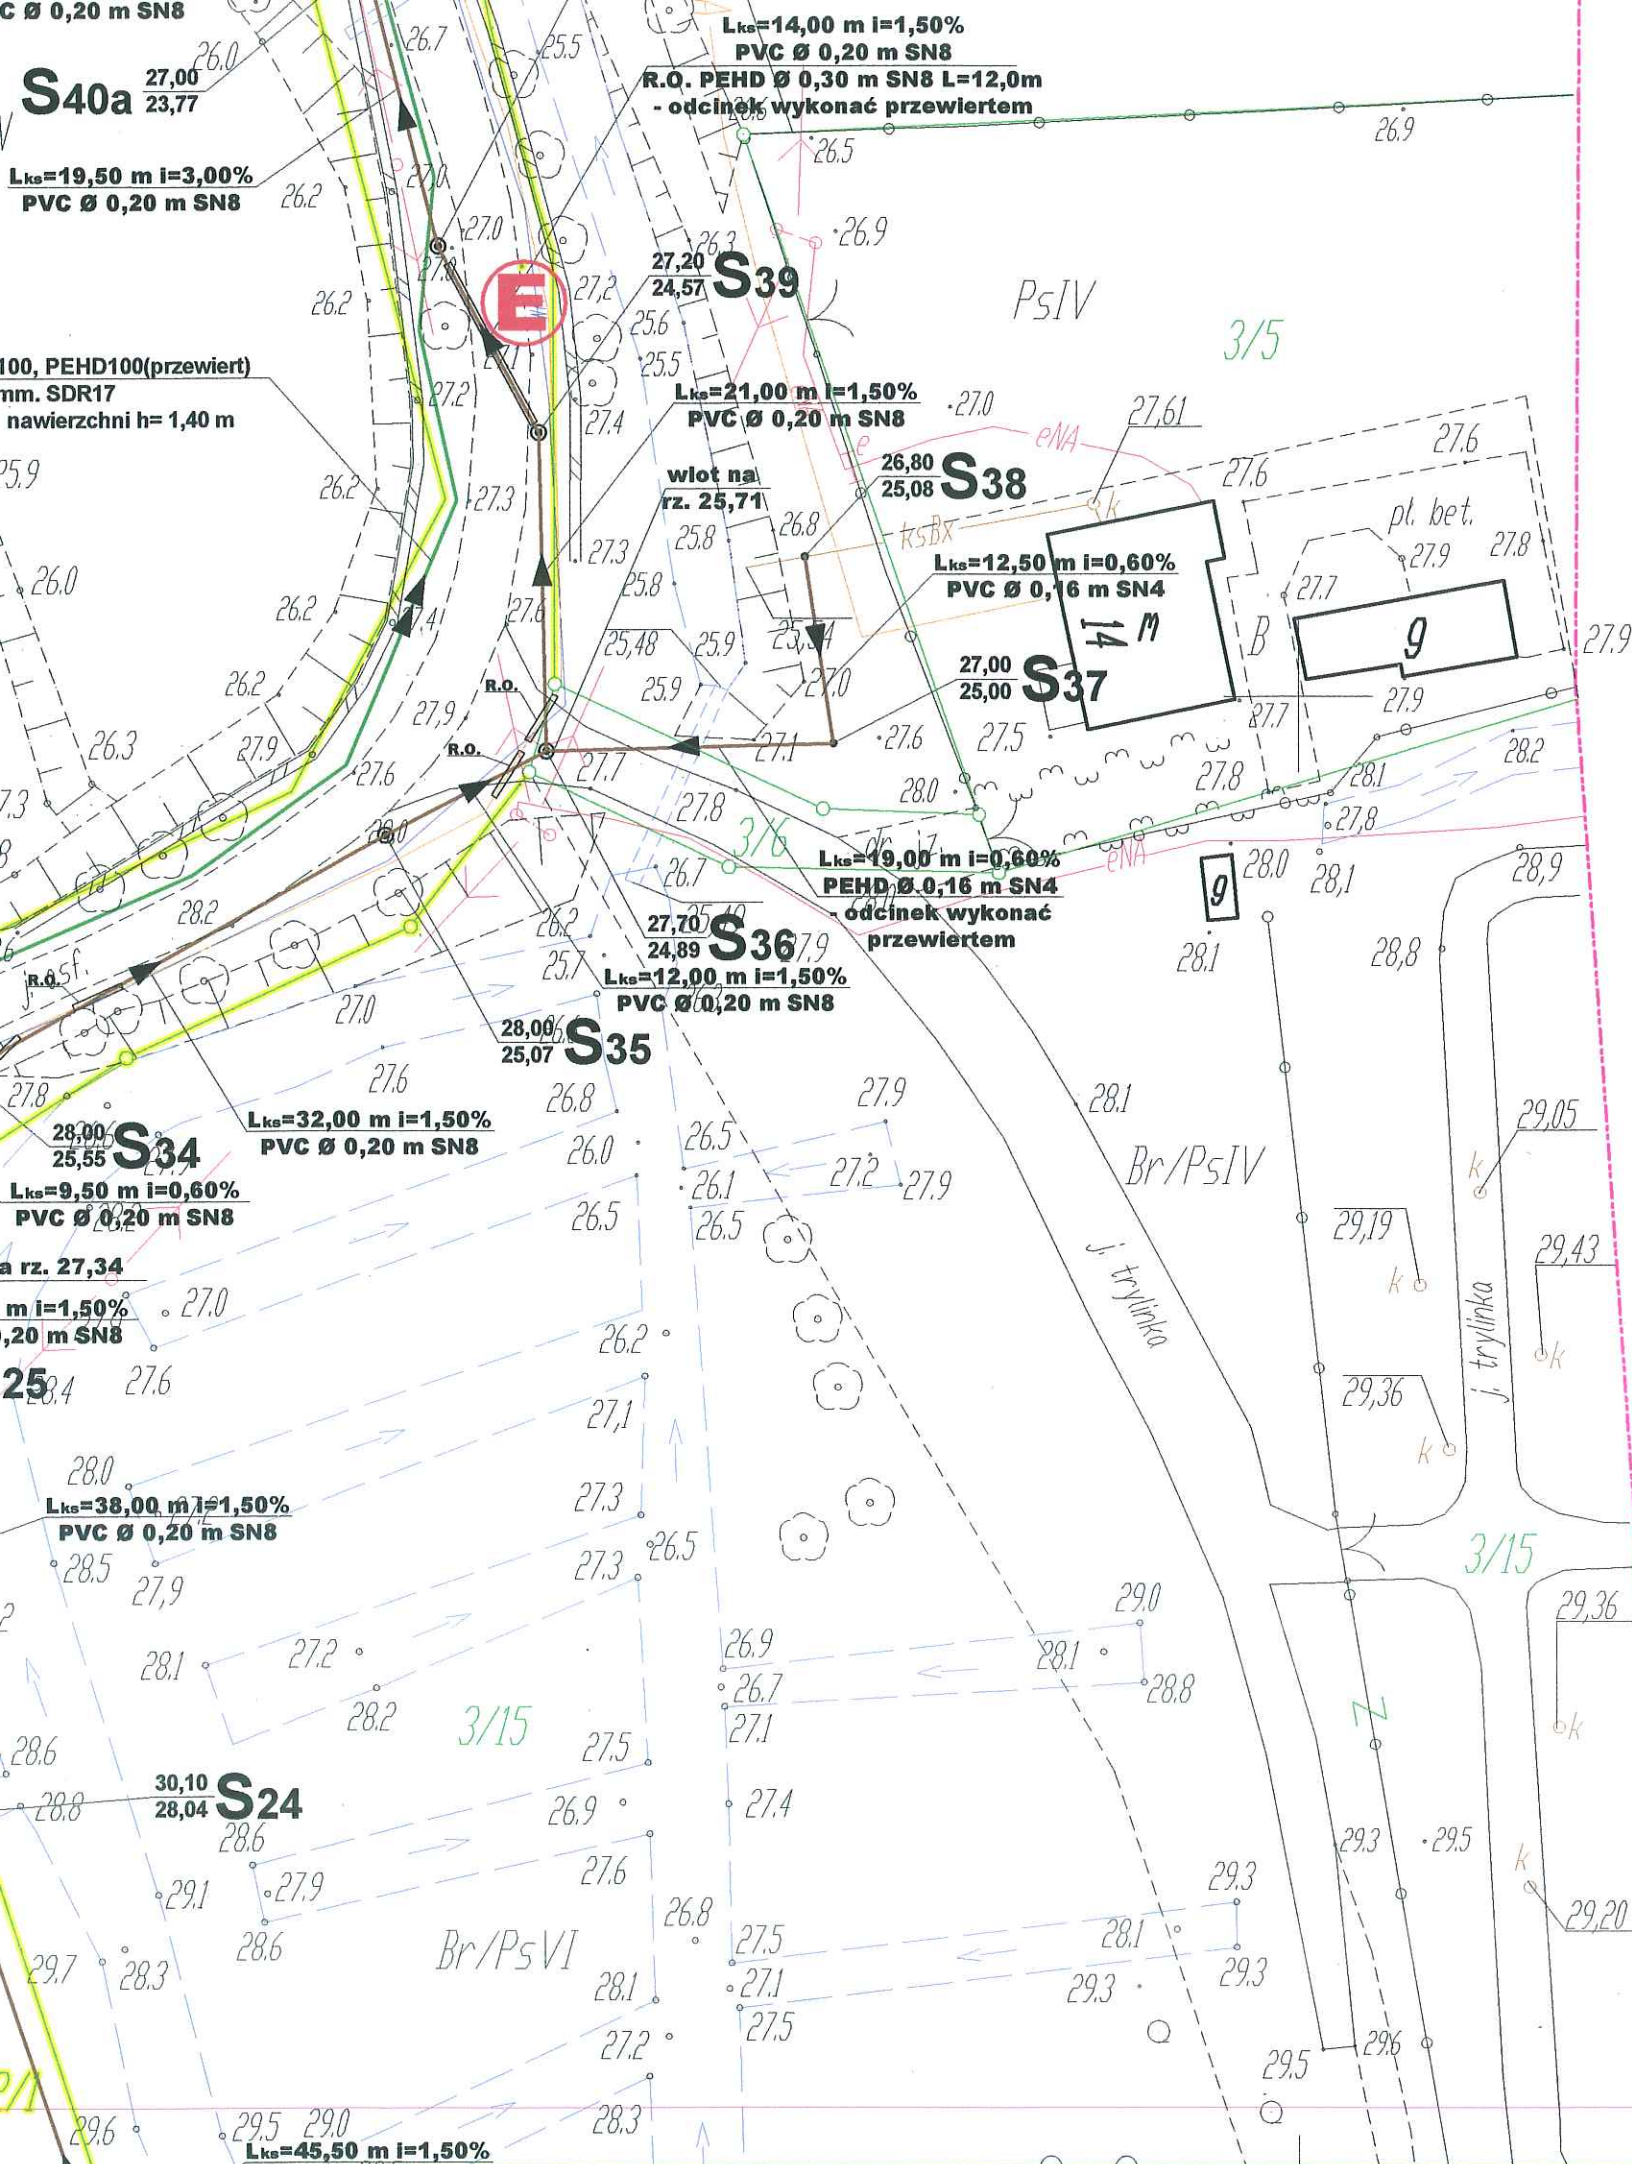

PODZIAŁ MAP:




Oznaczenia:

- Projektowana kanalizacja sanitarna grawitacyjna
- Projektowana kanalizacja sanitarna tłoczna
- studzienka betonowa Ø 1000mm i PEHD Ø 425 mm
- istniejące kable energetyczny (zaprojektować Rure Ochronną)
- istniejące kabtelekomunikacyjne (zaprojektować Rure Ochronną)
- istniejący wodociąg
- Istniejący ciepłociąg
- Projektowana przepompownia wraz z ogrodzeniem systemowym pokazująca wjazd na teren. Wymiary x - y patrz na mapie.
- Obszar oddziaływania

Niniejsza mapa spełnia kryteria Rozp. MGPIB z dn. 21.02.95r.
 i Rozp. MSWiA z dn. 09.11.11r. i służy jako
mapa do celów projektowych

Stwierdza się zgodność niniejszej mapy elektronicznej
 z mapą do celów projektowych
 zatwierdzoną dnia 14.06.2016r. nr P.2212.2016.1788

PROJSANIT		
ul. Królowej Jadwigi 18B, 14 - 200 Ilawa, tel/fax (089) 6491513 e-mail: projsanit_ilawa@wp.pl		
Projekt zagospodarowania terenu		Data: 06.2016 r.
Temat: Budowa kanalizacji sanitarnej grawitacyjnej i tłocznej wraz z przepompownią ścieków.		Skala: 1:500
Inwestor: Gmina Główny ul. Kościuszki 8, 76-220 Główny	Adres inwestycji: Na trasie Żoruchowo - Zgojewo, gmina Główny	Branża: SANITARNA
Projektował: inż. Piotr Świątek upr. proj. nr WAM/0125/POOS/06	Sprawdził: nr ewid. WAM/0050/POOS/06 inż. Damian Trzebiński	Rys. nr 2

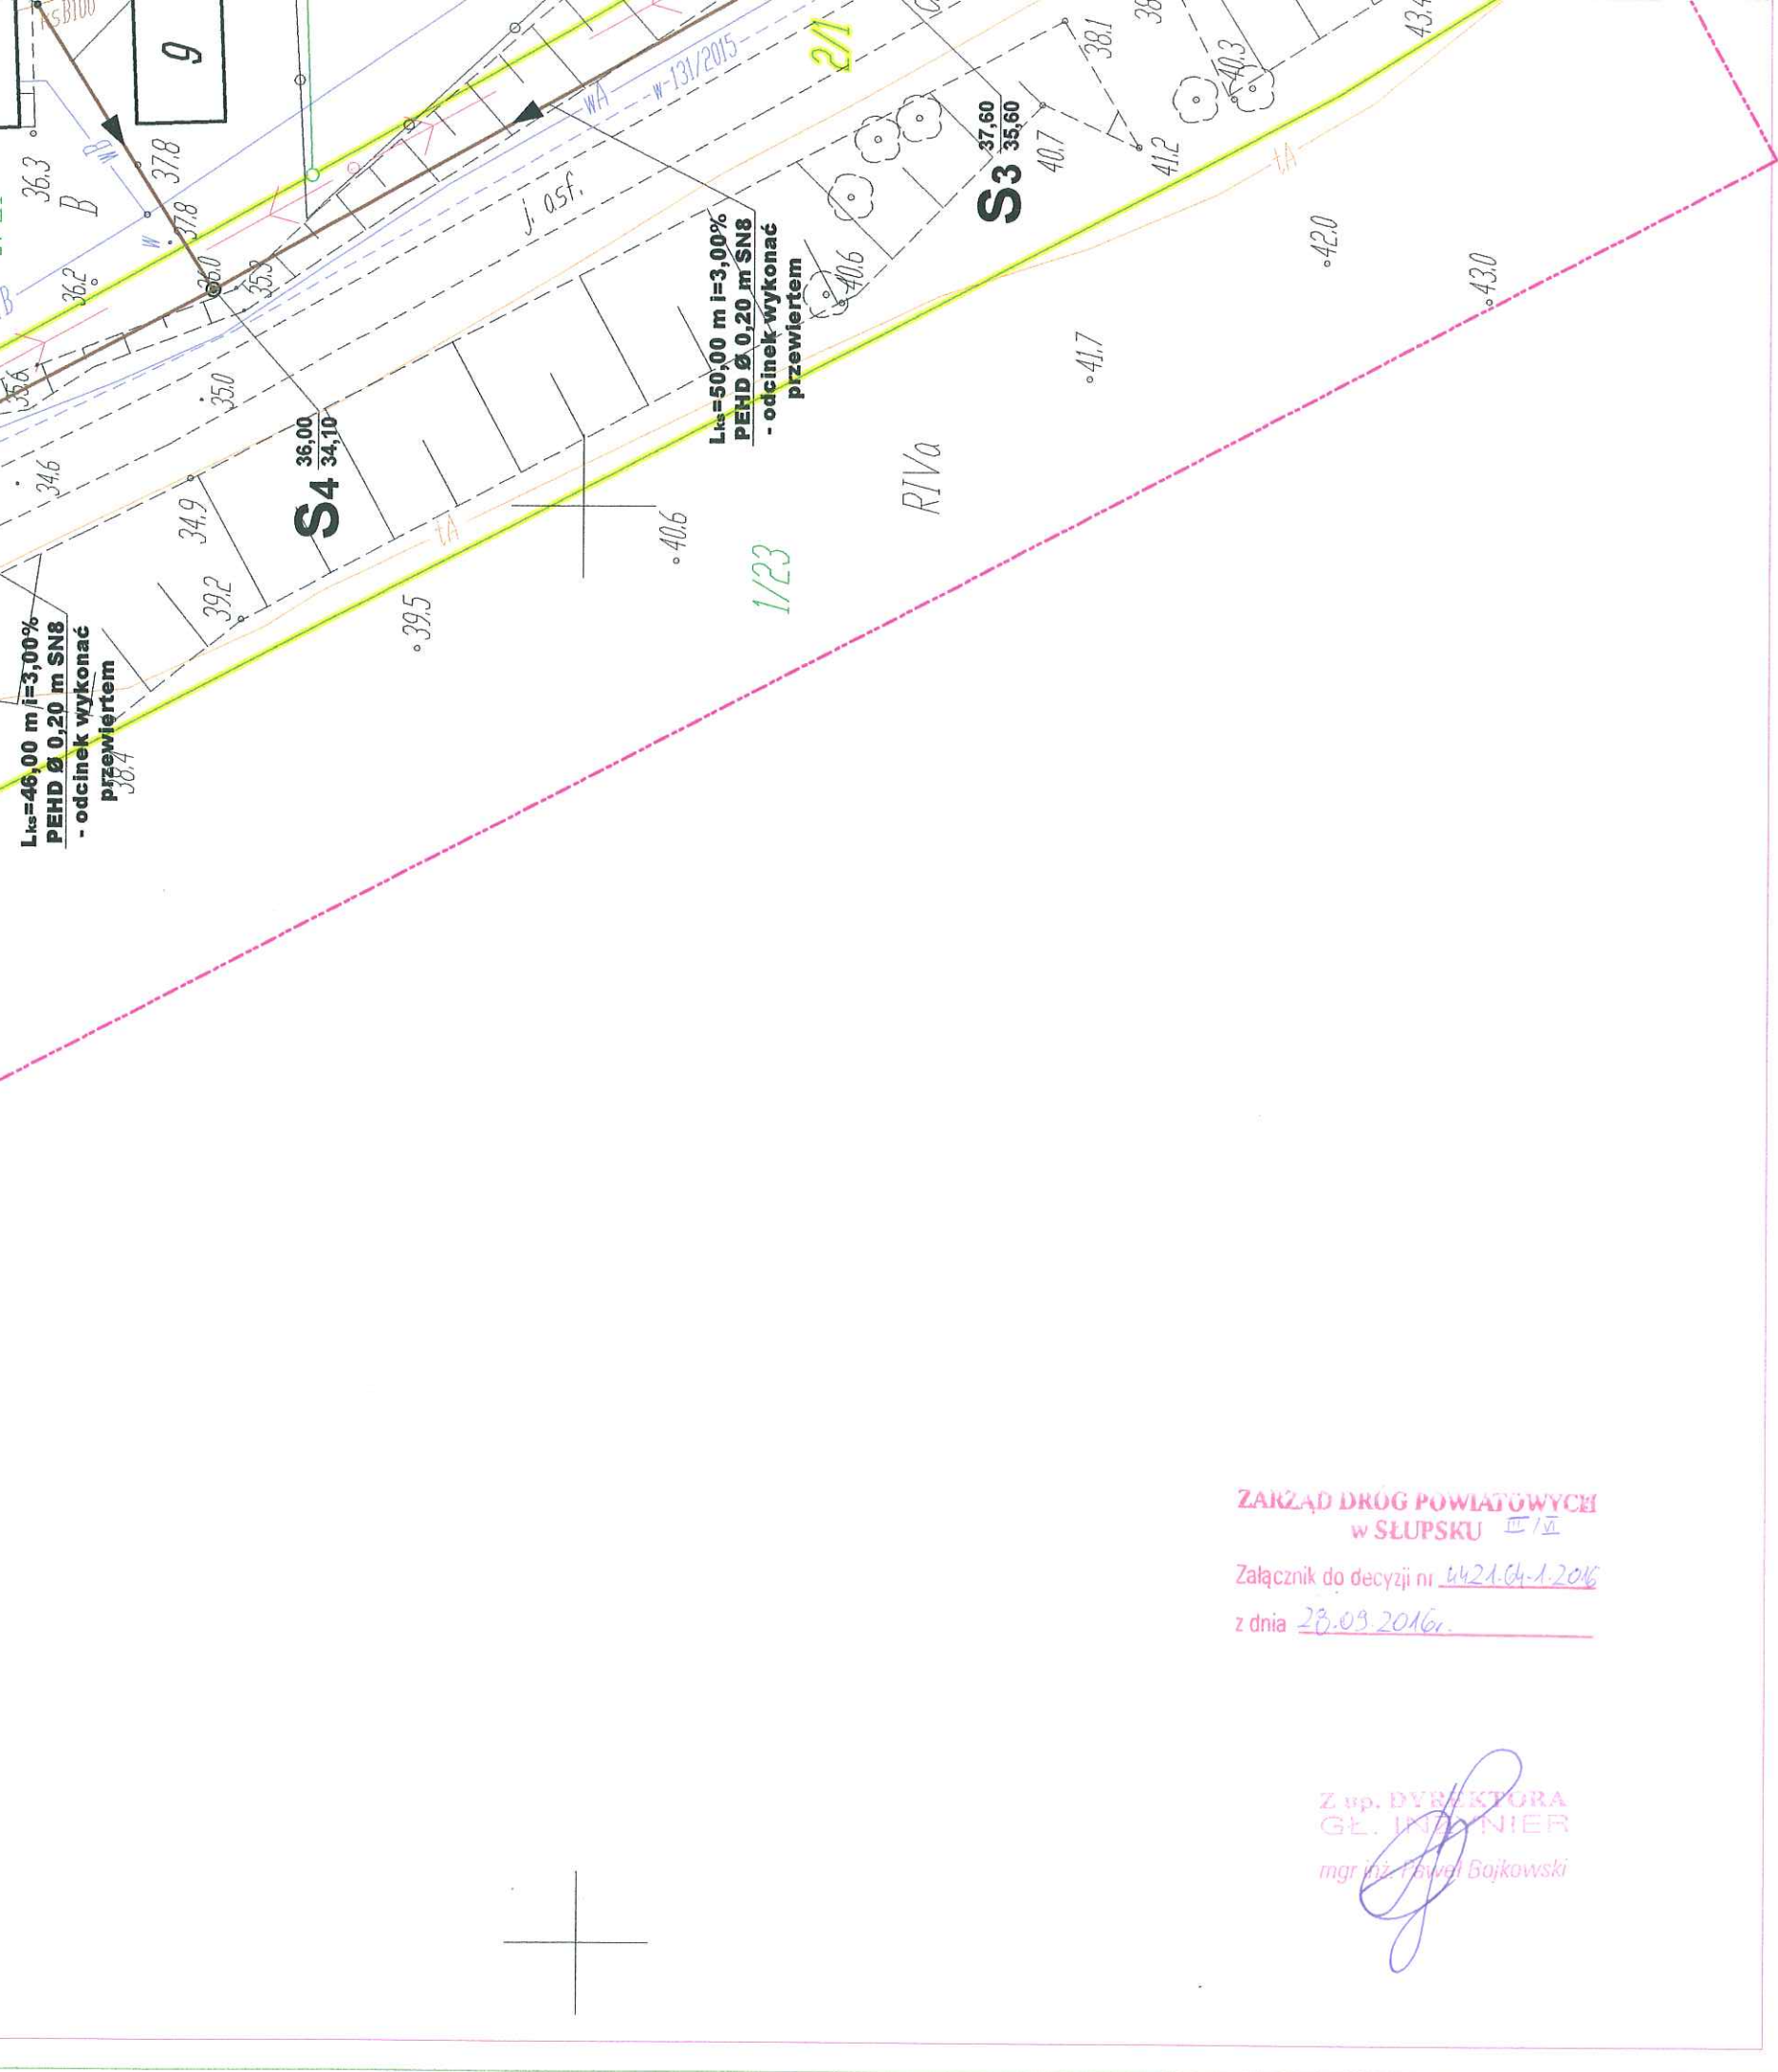

ZARZĄD DRÓG POWIATOWYCH
W SŁUPSKU

Załącznik do decyzji nr 4421.04-1.2016

z dnia 23.09.2016r.

Z up. DYREKTORA
GŁ. INŻYNIER
mgr inż. Paweł Bojkowski

PODZIAŁ MAP:



Oznaczenia:

- Projektowana kanalizacja sanitarna grawitacyjna
- Projektowana kanalizacja sanitarna tłoczna
- studzienka betonowa $\varnothing 1000$ mm i PEHD $\varnothing 425$ mm
- istniejące kable energetyczny (zaprojektować Rure Ochronną)
- istniejące kabletelekomunikacyjne (zaprojektować Rure Ochronną)
- istniejący wodociąg
- Istniejący ciepłociąg
- Projektowana przepompownia wraz z ogrodzeniem systemowym pokazująca wjazd na teren Wymiary x - y patrz na mapie.
- Obszar oddziaływania

Niniejsza mapa spełnia kryteria Rozp. MGPIB z dn. 21.02.95r.
i Rozp. MSWiA z dn. 09.11.11r. i służy jako
mapa do celów projektowych
Stwierdza się zgodność niniejszej mapy elektronicznej
z mapą do celów projektowych
zatwierdzoną dnia 14.06.2016r. nr P.2212.2016.1788

PROJSANIT		
ul. Królowej Jadwigi 18B, 14 - 200 Ilawa, tel/fax (089) 6491513 e-mail: projsanit_ilawa@wp.pl		
Projekt zagospodarowania terenu		Data: 06.2016 r.
Temat: Budowa kanalizacji sanitarnej grawitacyjnej i tłocznej wraz z przepompownią ścieków.		Skala: 1:500
Investor: Gmina Główny ul. Kościuszki 8, 76-220 Główny	Adres inwestycji: Na trasie Żoruchowo - Zgojewo, gmina Główny	Branża: SANITARNA
Projektował: inż. Piotr Święcki upr. proj. nr WAM/0125/POOS/06	Sprawdził: nr ewid. WAM/0050/POOS/06 inż. Damian Trzebiński	Rys. nr 3