

URZĄD GMINY
w Główczych
76-220 GŁÓWCZYCE
tel. (059) 11-60-10, fax (059) 11-61-59


Uzgodniono pozytywnie jak w projekcie
budowę kanalizacji sanitarnej
grawitacyjnej i tłocznej tak jak w piśmie
nr. G.N. 6853.22.2016 z dnia 20.10.2016 r.
oraz decyzji nr. RL. 7230.4.2016 z dnia
25.10.2016 r.

INSPEKTOR
ds. gospodarki nieruchomościami
Piotr Pszczółkowski

6049400


6448200

LP1-S57=2777,0 m PE100, PEHD100(przewiert)
Ø 110 mm. SDR17 tłoczny
przykrycie nawierzchni h= 1,40 m

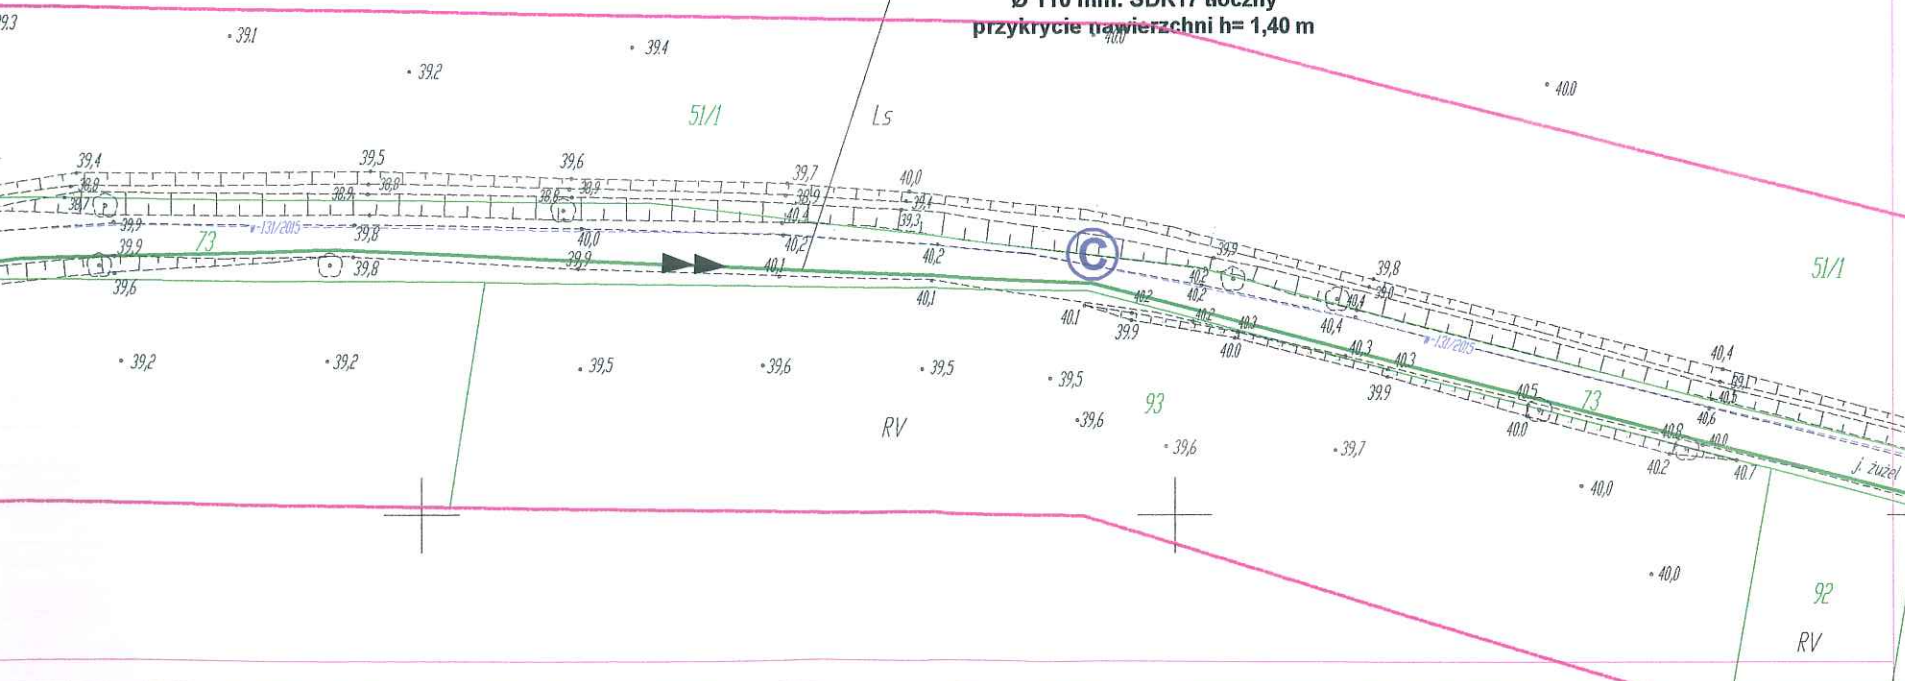

PODZIAŁ MAP:

1:1000

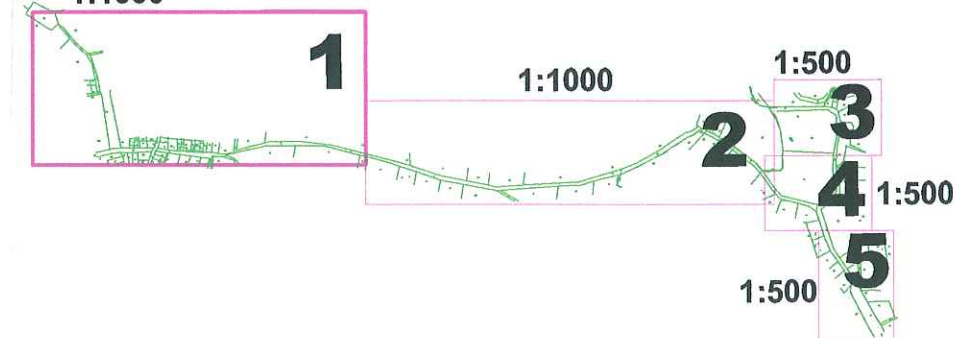

Oznaczenia:

- Projektowana kanalizacja sanitarna grawitacyjna
- Projektowana kanalizacja sanitarna tłoczna
- studzienka betonowa DN1000mm i PEHD DN425 mm
- istniejące kable energetyczny (zaprojektować Rure Ochronną)
- istniejące kable telekomunikacyjne (zaprojektować Rure Ochronną)
- istniejący wodociąg
- Istniejący ciepłociąg
- Projektowana przepompownia wraz z ogrodzeniem systemowym pokazująca wjazd na teren. Wymiary x - y patrz na mapie.
- Obszar oddziaływania


Niniejsza mapa spełnia kryteria Rozp. MGPIB z dn. 21.02.95r.
i Rozp. MSWiA z dn. 09.11.11r. i służy jako
mapa do celów projektowych

Stwierdza się zgodność niniejszej mapy elektronicznej
z mapą do celów projektowych
zatwierdzoną dnia 14.06.2016r. nr P.2212.2016.1788

PROJSANIT


ul. Królowej Jadwigi 18B, 14 - 200 Ława, tel/fax (089) 6491513 e-mail: projsanit_ilawa@wp.pl

Projekt zagospodarowania terenu		Data: 06.2016 r.
Temat: Budowa kanalizacji sanitarnej grawitacyjnej i tłocznej wraz z przepompownią ścieków.		Skala: 1:1000
Inwestor: Gmina Główczyce ul. Kościuszki 8, 76-220 Główczyce	Adres inwestycji: Na trasie Żoruchowo - Zgojewo, gmina Główczyce	Branża: SANITARNA
Projektował: inż. Piotr Święcki upr. proj. nr WAM/0125/POOS/06	Sprawdził: nr ewid. WAM/0050/POOS/06 inż. Damian Trzebiatowski	Rys. nr 1

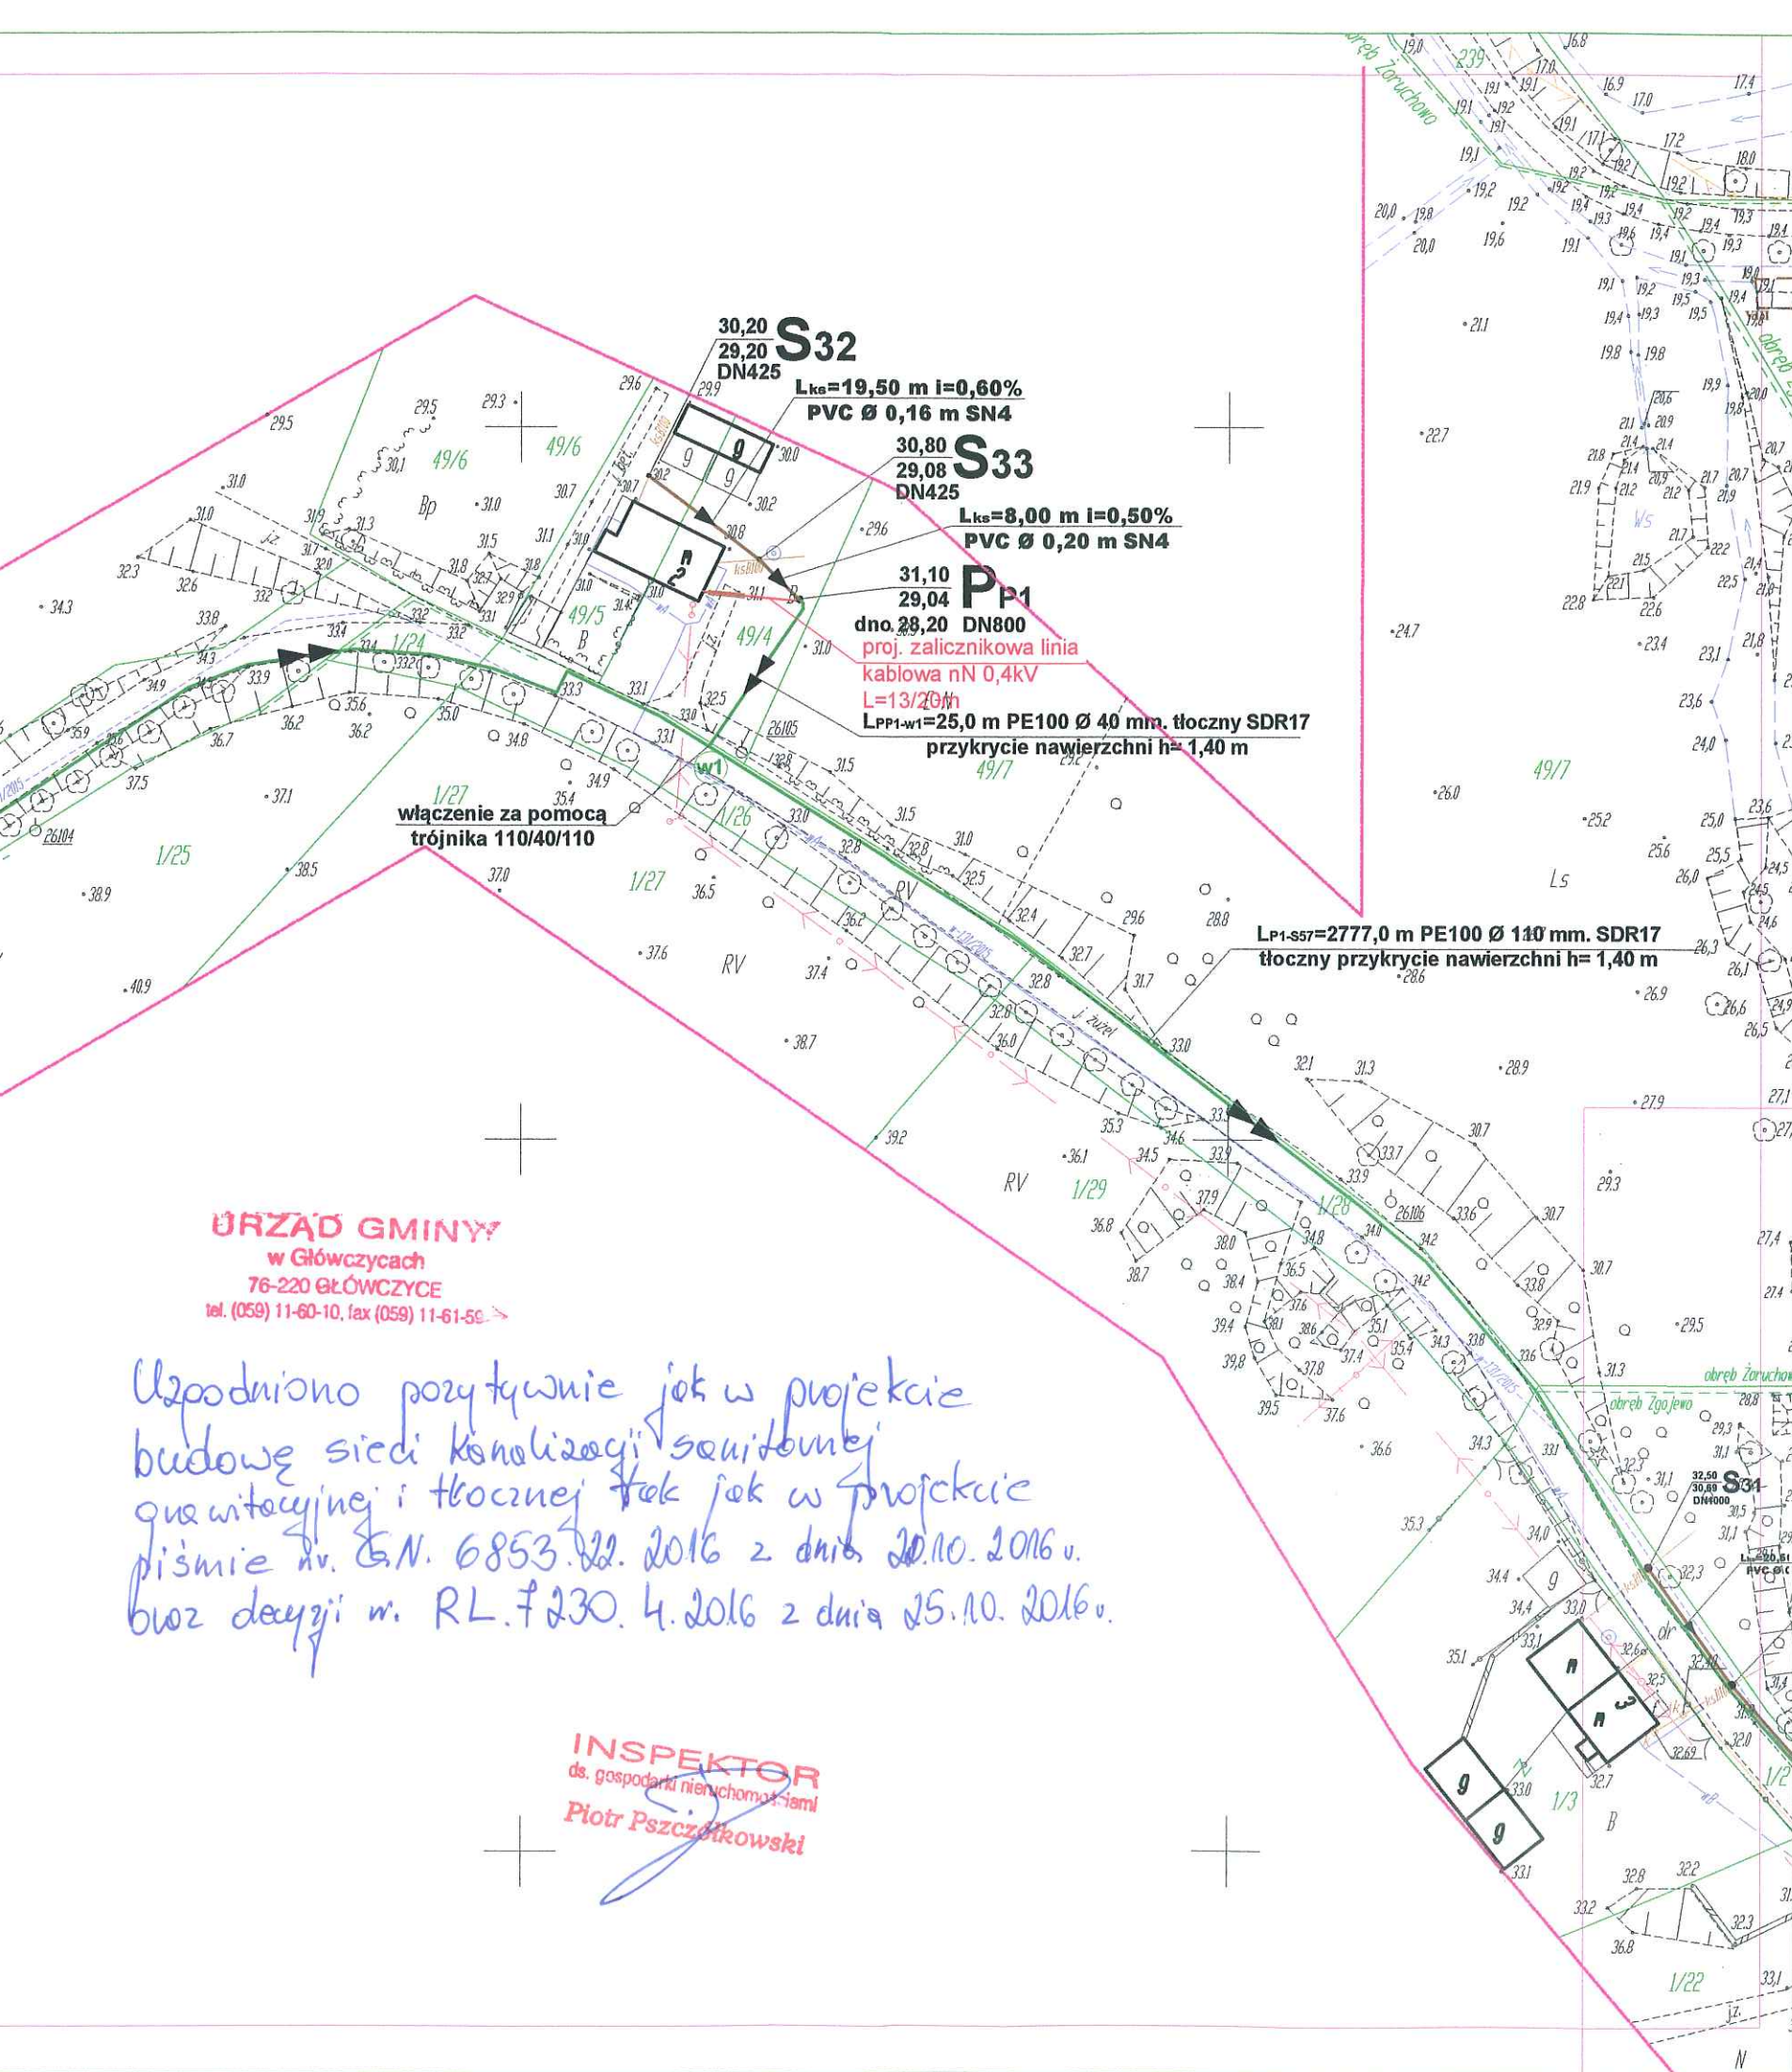

PODZIAŁ MAP:

1:1000

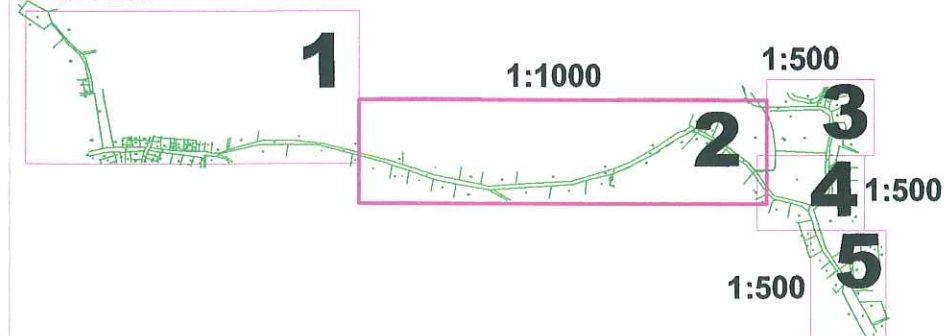

Oznaczenia:

- Projektowana kanalizacja sanitarna grawitacyjna
- Projektowana kanalizacja sanitarna tłoczna
- studzienka betonowa DN1000mm i PEHD DN425 mm
- istniejące kable energetyczny (zaprojektować Rure Ochronną)
- istniejące kabletelekomunikacyjne (zaprojektować Rure Ochronną)
- istniejący wodociąg
- Istniejący ciepłociąg
- Projektowana przepompownia wraz z ogrodzeniem systemowym pokazująca wjazd na teren Wymiary x - y patrz na mapie.
- Obszar oddziaływania

Niniejsza mapa spełnia kryteria Rozp. MGPIB z dn. 21.02.95r. i Rozp. MSWiA z dn. 09.11.11r. i służy jako mapa do celów projektowych

Stwierdza się zgodność niniejszej mapy elektronicznej z mapą do celów projektowych zatwierdzoną dnia 14.06.2016r. nr P.2212.2016.1788


Uzgodniono pozytywnie jak w projekcie budowę sieci kanalizacji sanitarnej grawitacyjnej i tłocznej tak jak w projekcie piśmie nr. G.N. 6853.22.2016 z dnia 20.10.2016 r. oraz decyzji nr. RL.7230.4.2016 z dnia 25.10.2016 r.

INSPEKTOR
ds. gospodarki nieruchomościami
Piotr Pszczółkowski

PROJSANIT

ul. Królowej Jadwigi 18B, 14 - 200 Ilawa, tel/fax (089) 6491513 e-mail: projsanit_ilawa@wp.pl

Projekt zagospodarowania terenu		Data: 06.2016 r.
Temat: Budowa kanalizacji sanitarnej grawitacyjnej i tłocznej wraz z przepompownią ścieków.		Skala: 1:1000
Inwestor: Gmina Głowczycy ul. Kościuszki 8, 76-220 Głowczycy	Adres inwestycji: Na trasie Żoruchowo - Zgojewo, gmina Głowczycy	Branża: SANITARNA
Projektował: inż. Piotr Świecki upr. proj. nr WAM/0125/POCS/06	Sprawdził: nr ewid. WAM/0050/POCS/06 inż. Damian Trzebiński	Rys. nr 2

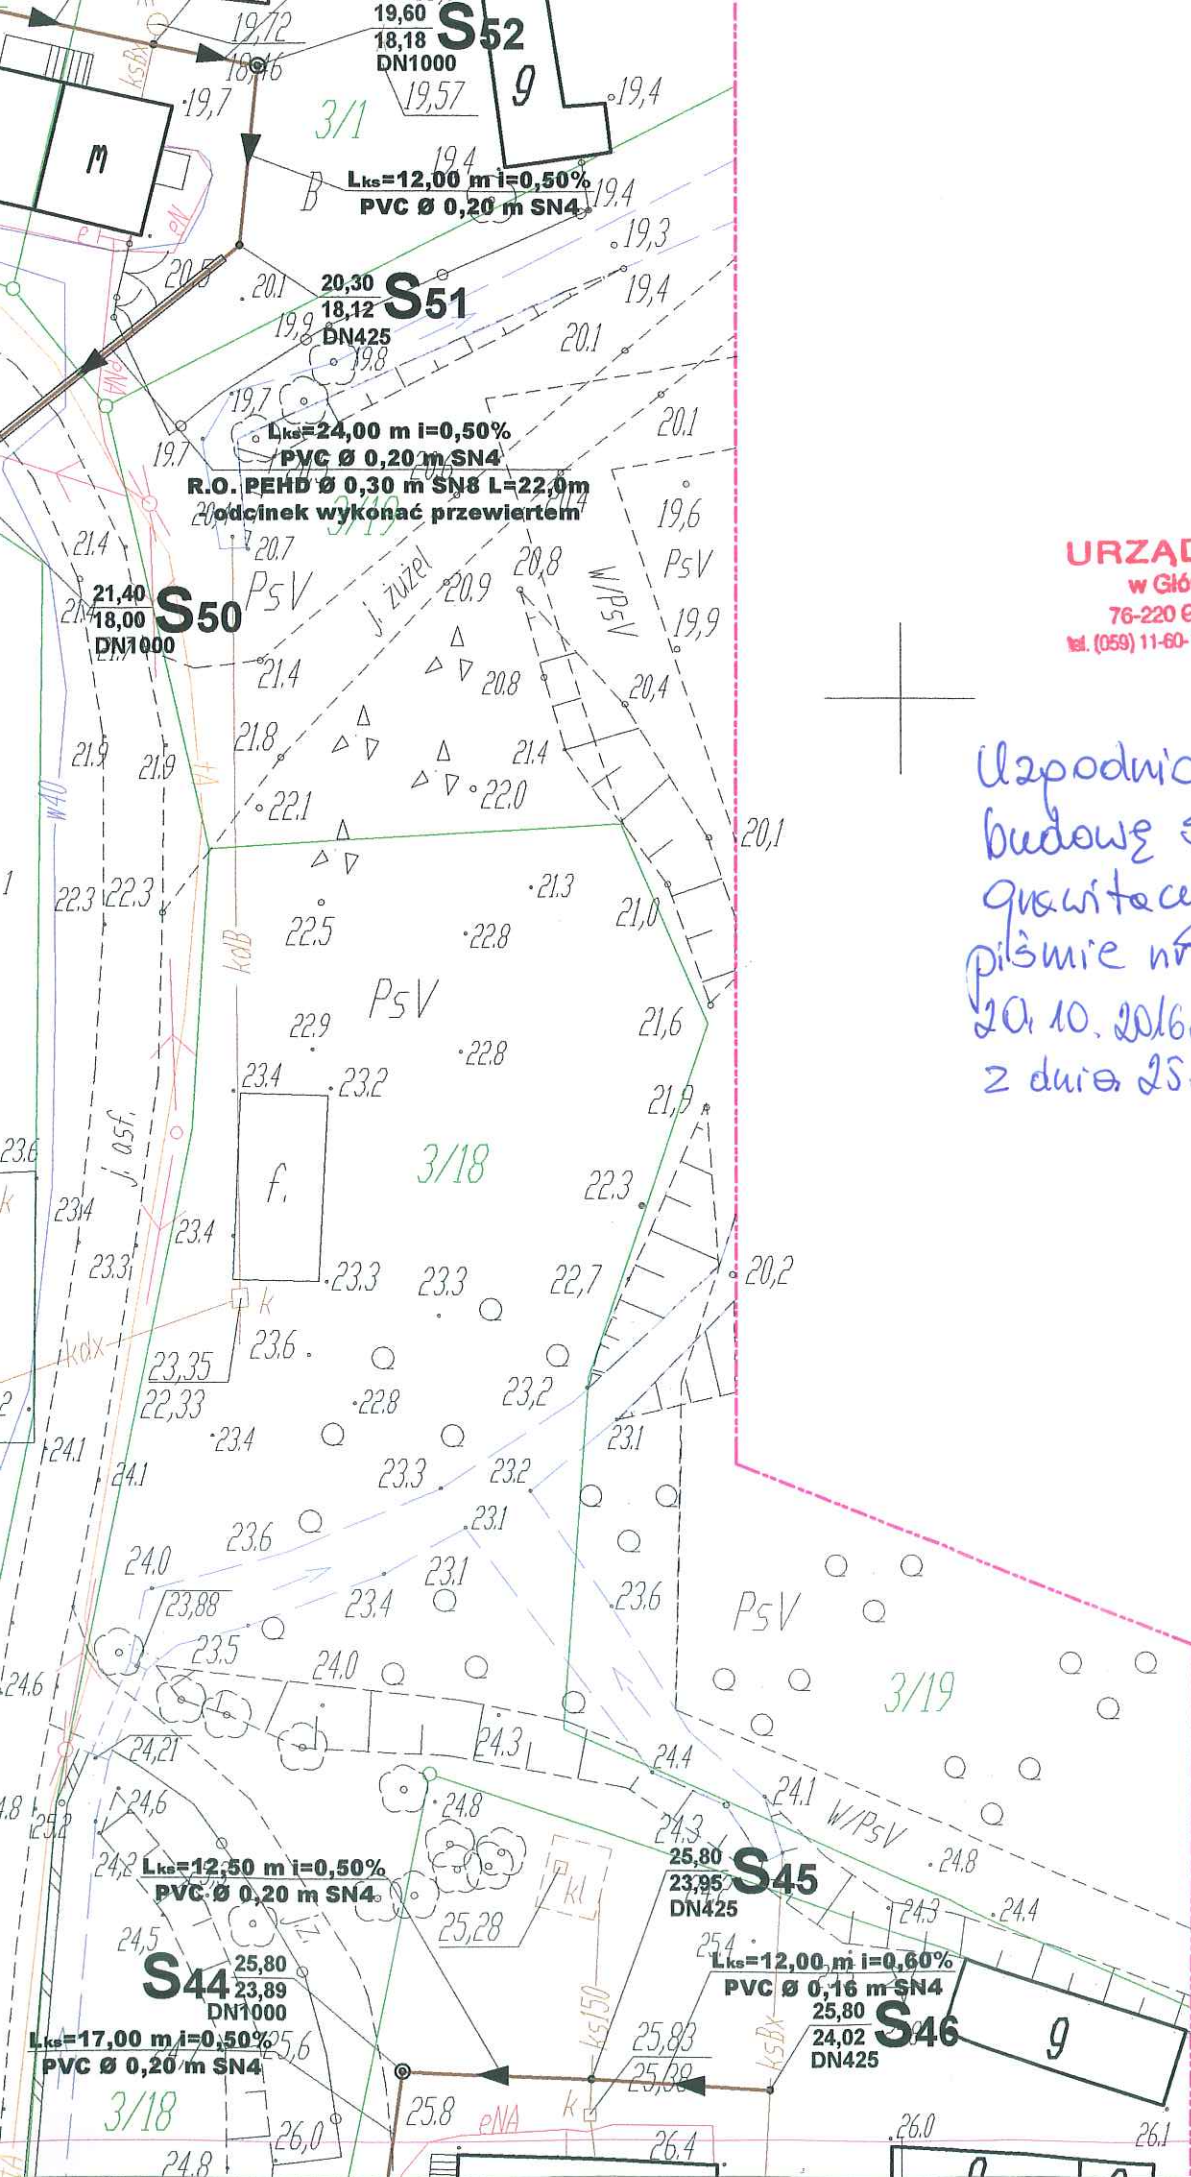


URZĄD GMINY
w Główczytach
76-220 GŁÓWCZYCE
tel. (059) 11-60-10, fax (059) 11-61-54

Uzgodniono pozytywnie jak w projekcie
budowę sieci kanalizacji sanitarnej
grawitacyjnej i tłocznej, tak jak w
piśmie nr. GN.6853.22.2016 z dnia
20.10.2016r. oraz decyzji nr. RL.130.4.2016
z dnia 25.10.2016r.

INSPEKTOR
ds. gospodarki nieruchomościami
Piotr Pszczółkowski

PODZIAŁ MAP:

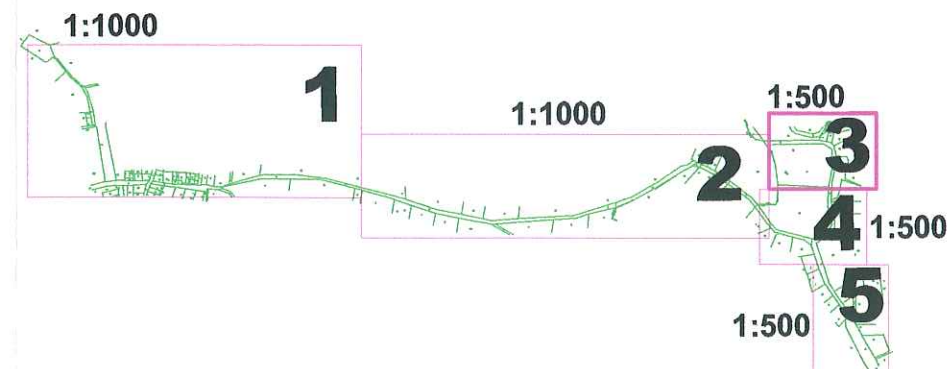

Oznaczenia:

- Projektowana kanalizacja sanitarna grawitacyjna
- Projektowana kanalizacja sanitarna tłoczna
- studzienka betonowa DN1000mm i PEHD DN425 mm
- istniejące kable energetyczny (zaprojektować Rure Ochronną)
- istniejące kable telekomunikacyjne (zaprojektować Rure Ochronną)
- istniejący wodociąg
- Istniejący ciepłociąg
- Projektowana przepompownia wraz z ogrodzeniem systemowym pokazująca wjazd na teren. Wymiary x - y patrz na mapie.
- Obszar oddziaływania


Niniejsza mapa spełnia kryteria Rozp. MGPIB z dn. 21.02.95r.
i Rozp. MSWiA z dn. 09.11.11r. i służy jako
mapa do celów projektowych

Stwierdza się zgodność niniejszej mapy elektronicznej
z mapą do celów projektowych
zatwierdzoną dnia 14.06.2016r. nr P.2212.2016.1788


PROJSANIT

ul. Królowej Jadwigi 18B, 14 - 200 Ilawa, tel/fax (089) 6491513 e-mail: projsanit_ilawa@wp.pl

Projekt zagospodarowania terenu		Data: 06.2016 r.
Temat:	Budowa kanalizacji sanitarnej grawitacyjnej i tłocznej wraz z przepompownią ścieków.	Skala: 1:500
Inwestor:	Gmina Główczyce ul. Kościuszki 8, 76-220 Główczyce	Branża: SANITARNA
Projektował:	inż. Piotr Świącki upr. proj. nr WAM/0125/PODS/06	Rys. nr 3
Sprawdził:	nr ewid. WAM/0050/PODS/06 inż. Damian Trzebiński	

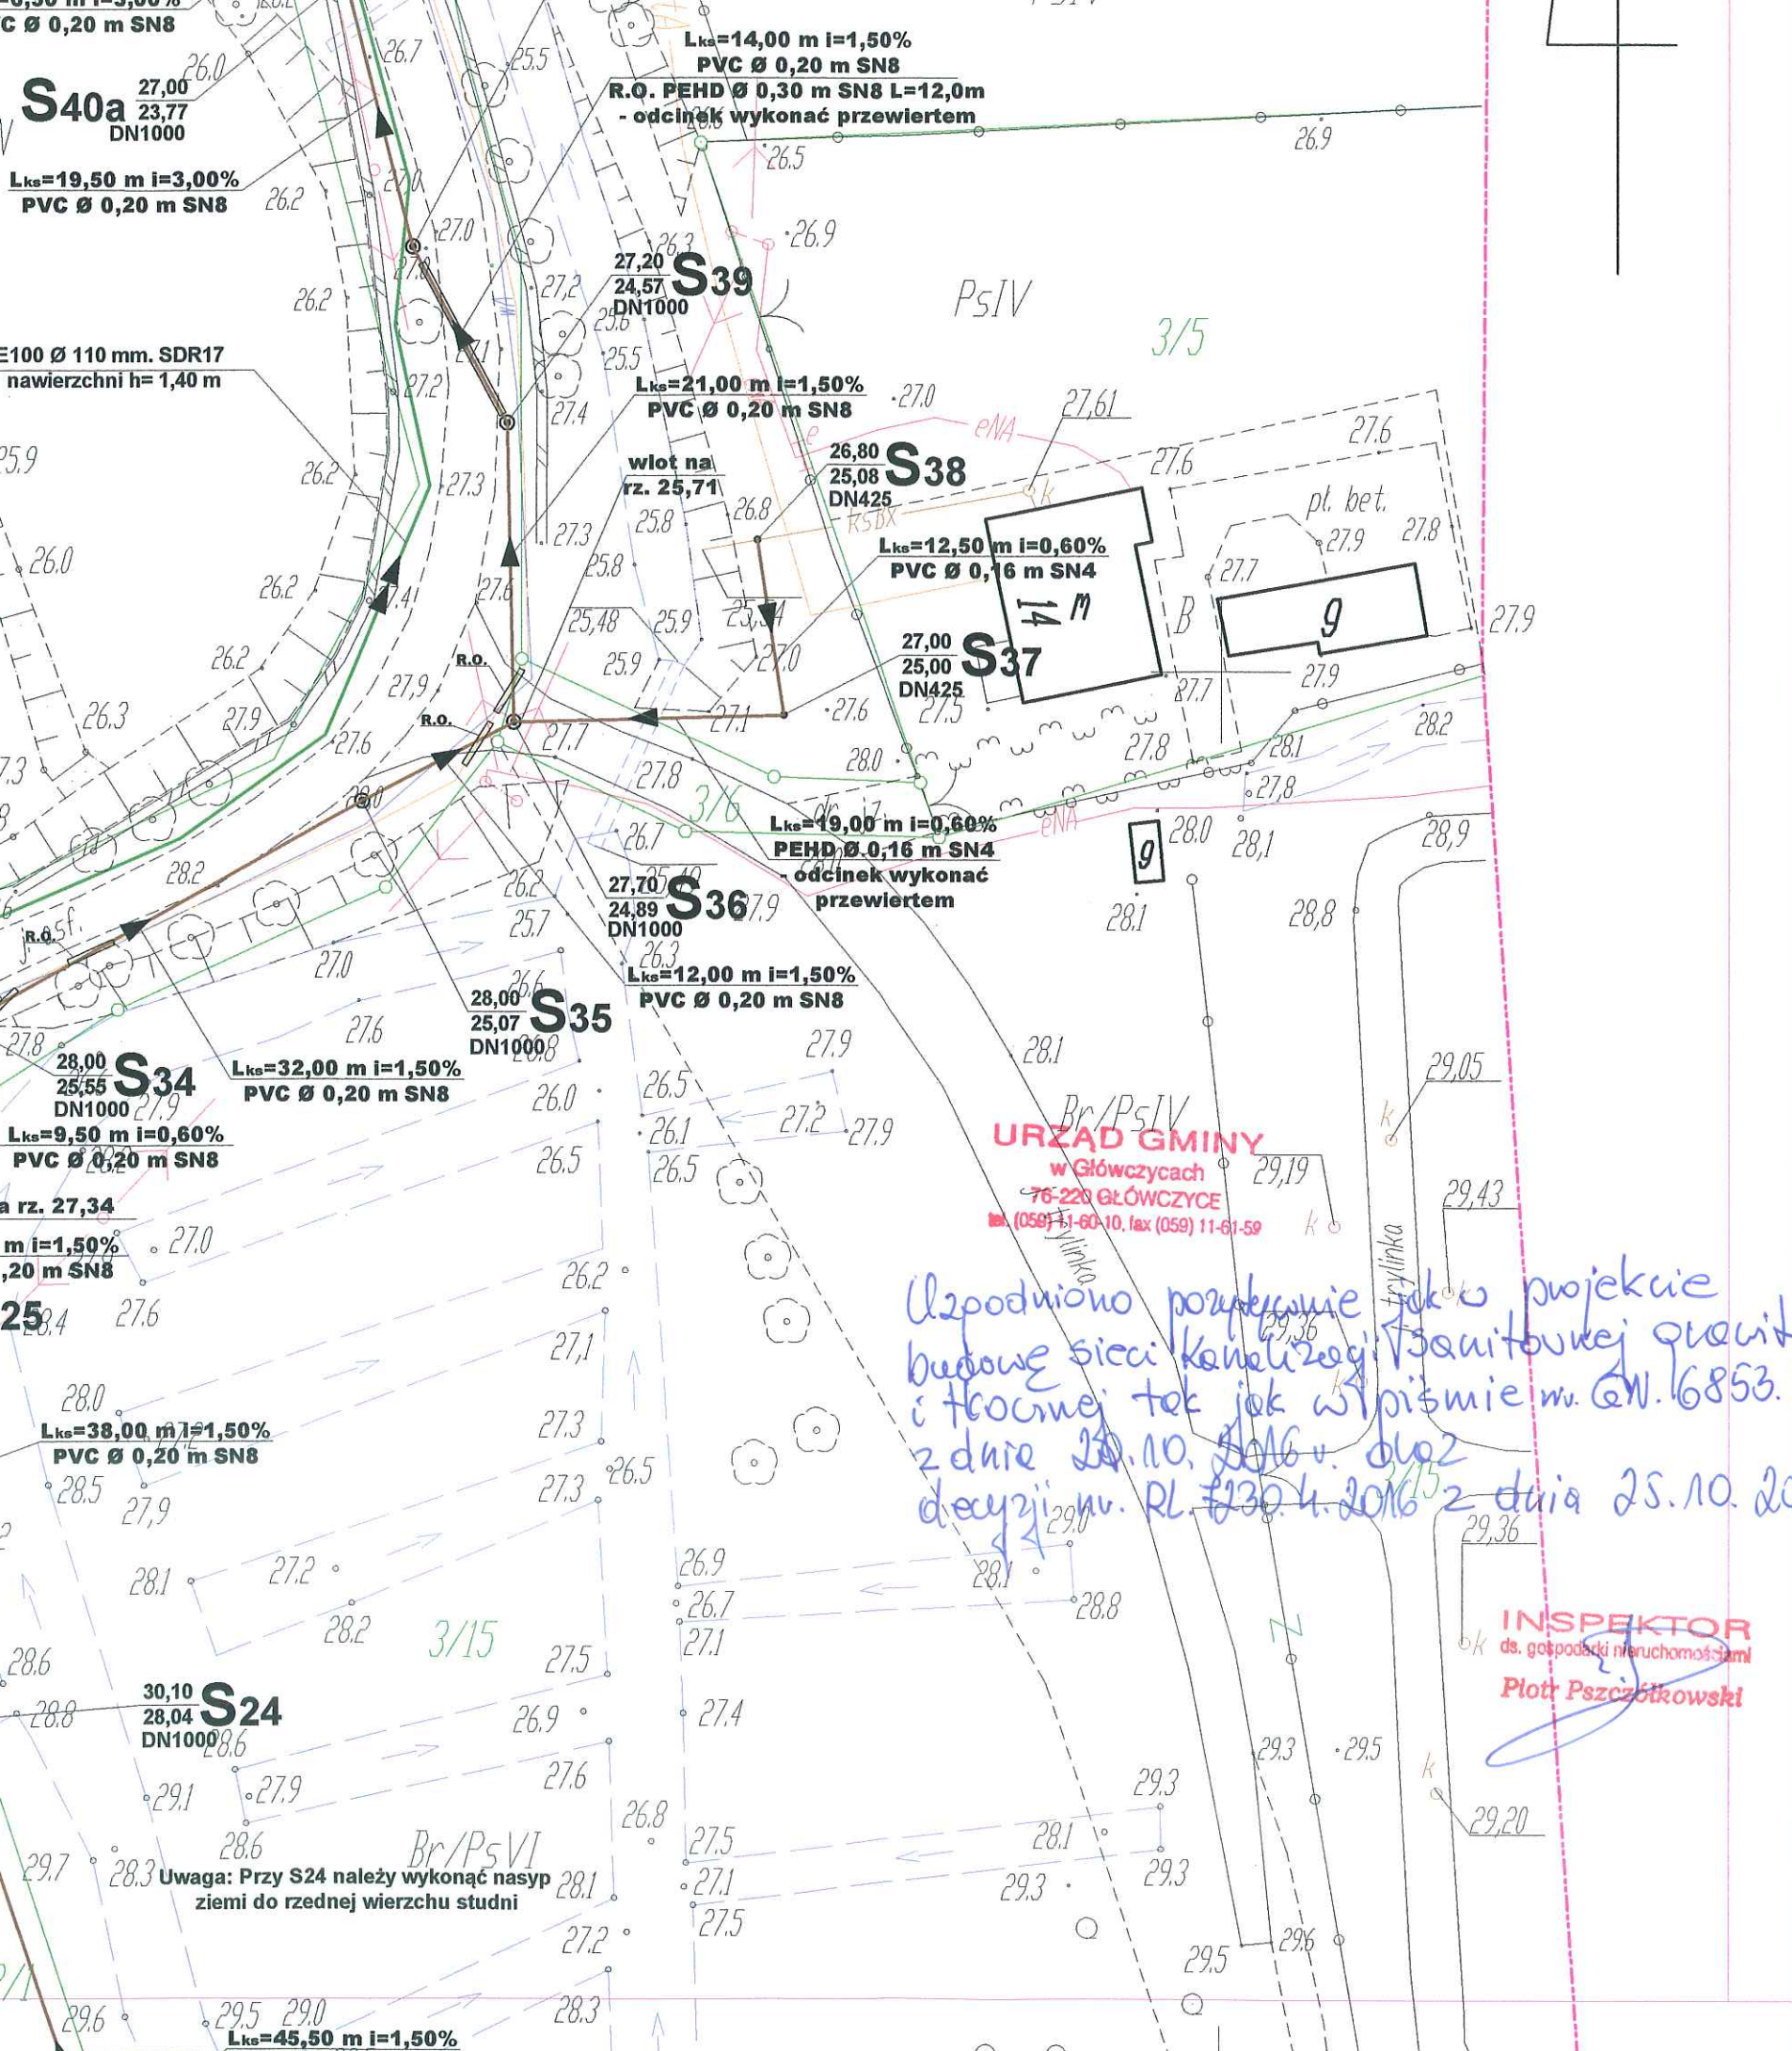

PODZIAŁ MAP:

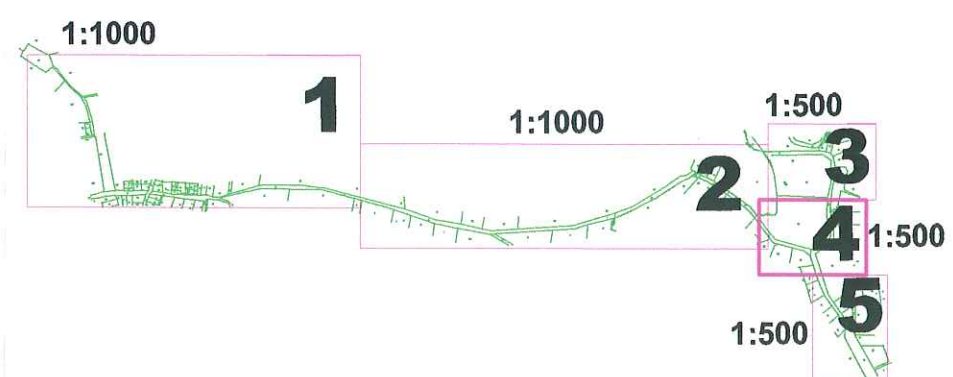


Oznaczenia:

- Projektowana kanalizacja sanitarna grawitacyjna
- Projektowana kanalizacja sanitarna tłoczna
- studzienka betonowa DN1000mm i PEHD DN425 mm
- istniejące kable energetyczny (zaprojektować Rure Ochronną)
- istniejące kabtelekomunikacyjne (zaprojektować Rure Ochronną)
- istniejący wodociąg
- Istniejący ciepłociąg
- Projektowana przepompownia wraz z ogrodzeniem systemowym pokazująca wjazd na teren. Wymiary x - y patrz na mapie.
- Obszar oddziaływania


Niniejsza mapa spełnia kryteria Rozp. MGPIB z dn. 21.02.95r. i Rozp. MSWiA z dn. 09.11.11r. i służy jako mapa do celów projektowych

Stwierdza się zgodność niniejszej mapy elektronicznej z mapą do celów projektowych zatwierdzoną dnia 14.06.2016r. nr P.2212.2016.1788

PROJSANIT			
ul. Królowej Jadwigi 18B, 14 - 200 Ilawa, tel/fax (089) 6491513 e-mail: projsanit_ilawa@wp.pl			
Projekt zagospodarowania terenu			Data: 06.2016 r.
Temat: Budowa kanalizacji sanitarnej grawitacyjnej i tłocznej wraz z przepompownią ścieków.			Skala: 1:500
Inwestor: Gmina Główny ul. Kościuszki 8, 76-220 Główny	Adres inwestycji: Na trasie Żoruchowo - Zgojewo, gmina Główny		Branża: SANITARNA
Projektował: inż. Piotr Święcki upr. proj. nr WAM/0125/POCS/06	Sprawdził: nr ewid. WAM/0050/POCS/06 inż. Damian Trzaskowski		Rys. nr 4

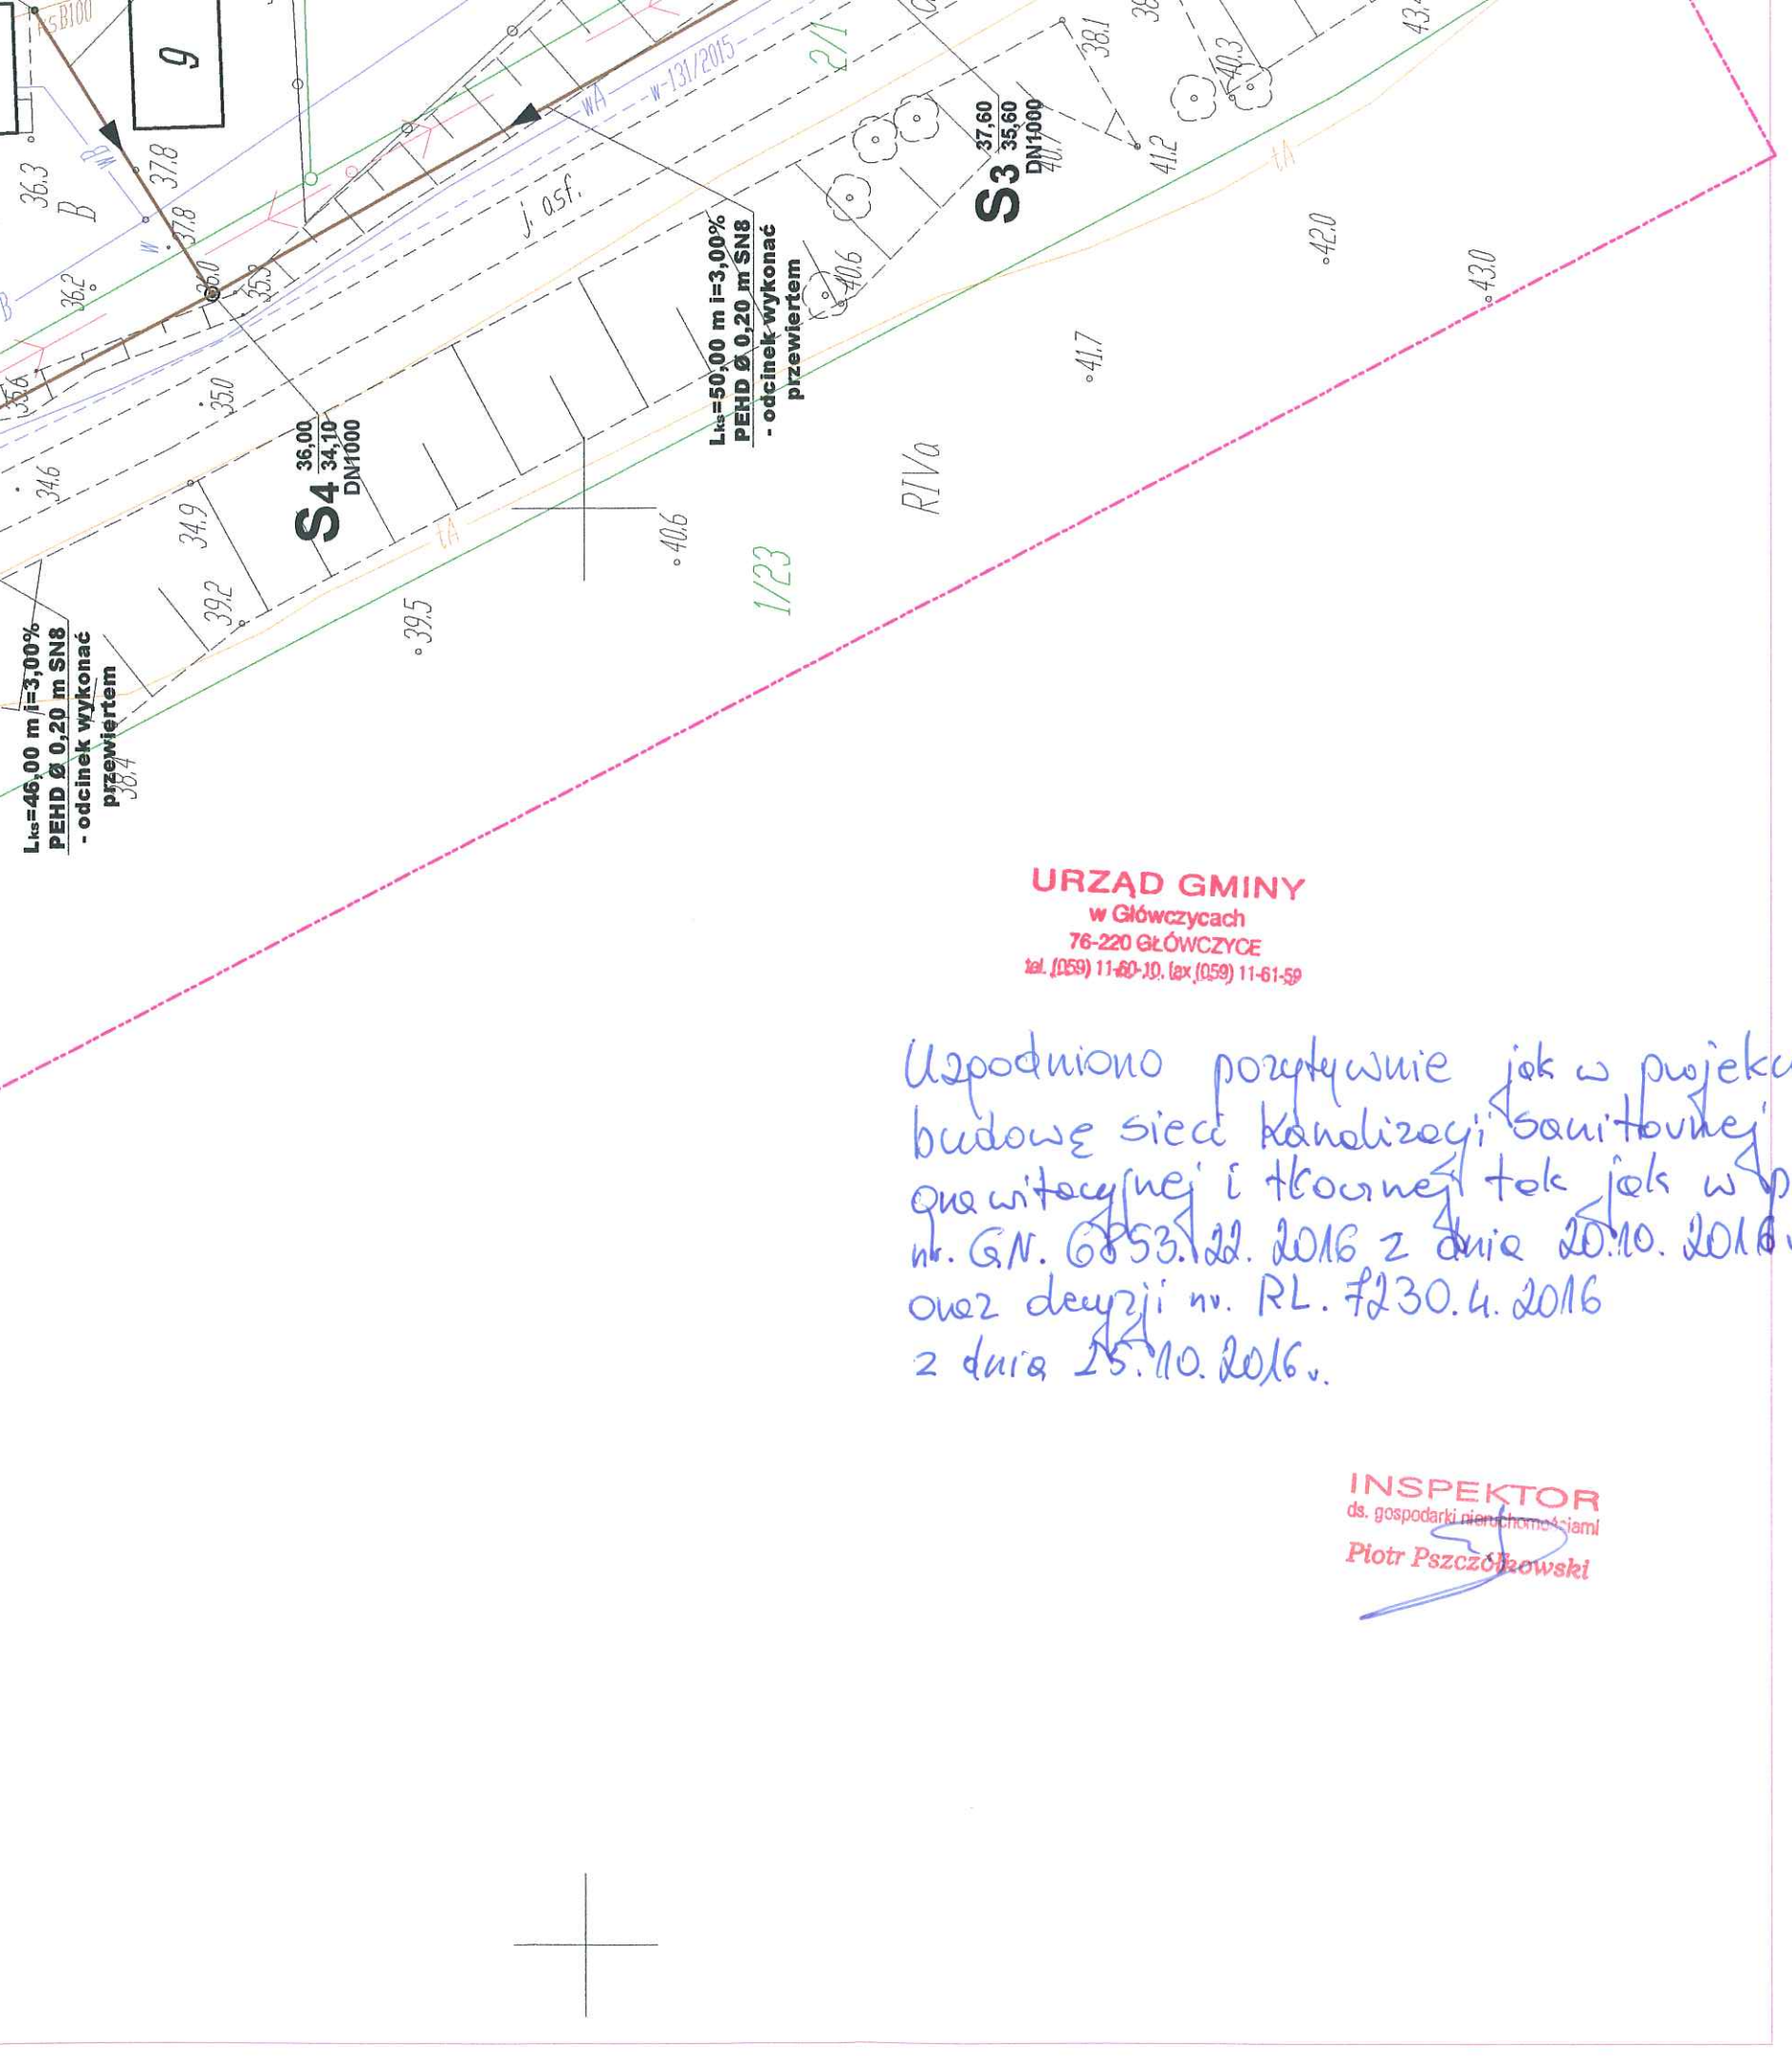

PODZIAŁ MAP:

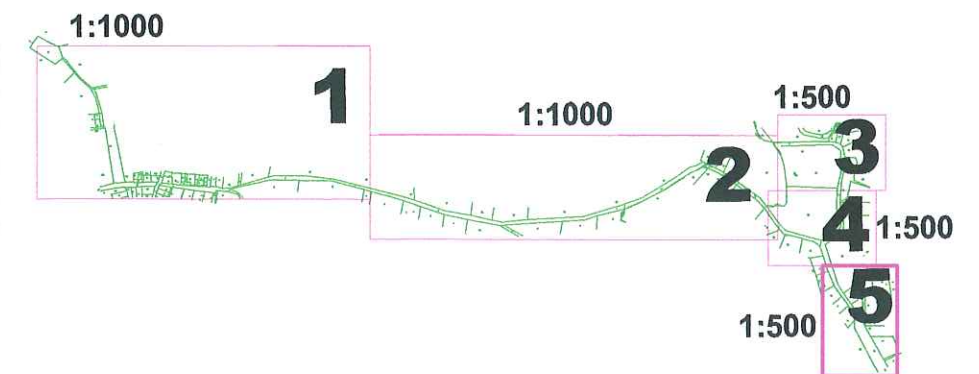

Oznaczenia:

- Projektowana kanalizacja sanitarna grawitacyjna
- Projektowana kanalizacja sanitarna tłoczna
- studzienka betonowa DN1000mm i PEHD DN425 mm
- istniejące kable energetyczny (zaprojektować Rure Ochronną)
- istniejące kable telekomunikacyjne (zaprojektować Rure Ochronną)
- istniejący wodociąg
- Istniejący ciepłociąg
- Projektowana przepompownia wraz z ogrodzeniem systemowym pokazująca wjazd na teren. Wymiary x - y patrz na mapie.
- Obszar oddziaływania

Niniejsza mapa spełnia kryteria Rozp. MGPIB z dn. 21.02.95r. i Rozp. MSWiA z dn. 09.11.11r. i służy jako **mapa do celów projektowych**

Stwierdza się zgodność niniejszej mapy elektronicznej z mapą do celów projektowych zatwierdzoną dnia 14.06.2016r. nr P.2212.2016.1788

PROJSANIT		
ul. Królowej Jadwigi 18B, 14 - 200 Ilawa, tel/fax (089) 6491513 e-mail: projsanit_ilawa@wp.pl		
Projekt zagospodarowania terenu		Data: 06.2016 r.
Temat: Budowa kanalizacji sanitarnej grawitacyjnej i tłocznej wraz z przepompownią ścieków.		Skala: 1:500
Inwestor: Gmina Główczyce ul. Kościuszki 8, 76-220 Główczyce	Adres inwestycji: Na trasie Żoruchowo - Zgojewo, gmina Główczyce	Branża: SANITARNA
Projektował: inż. Piotr Świącki upr. proj. nr WAM/0125/POOS/06	Sprawił: nr ewid. WAM/0050/POOS/06 inż. Damian Trzebiński	Rys. nr 5